

令和5年度

神崎市防災行政無線更新
実施設計業務委託

設 計 図 面

令和6年2月

株式会社エイト日本技術開発

図面目録


図面番号	図 面 名 称	図面番号	図 面 名 称
1	図面目録	36	屋外拡声子局 1 2 0 W 龍尾局 参考図(新設)
2	位置図	37	遠隔解除キーボックス取付 参考図(新設)
3	システム系統図	38	神崎市役所 空中線取付平面図(撤去)
4	神崎市役所 空中線取付平面図(新設)	39	神崎市役所 空中線取付立面図(撤去)
5	神崎市役所 空中線取付立面図(新設)	40	屋外拡声子局 1 2 0 W 標準局 参考図(新設)
6	神崎市役所 防災無線室機器配置図(新設)	41	神崎市役所 配線系統図(1)(撤去)
7	神崎市役所 配線系統図(1)(新設)	42	神崎市役所 配線系統図(2)(撤去)
8	神崎市役所 配線系統図(2)(新設)	43	神崎市役所 配線系統図(3)(撤去)
9	神崎市役所 配線系統図(3)(新設)	44	神崎市役所 屋上配線図(撤去)
10	神崎市役所 屋上配線図(新設)	45	神崎市役所 5階配線図(撤去)
11	神崎市役所 5階配線図(新設)	46	神崎市役所 3階配線図(1)(撤去)
12	神崎市役所 3階配線図(1)(新設)	47	神崎市役所 3階配線図(2)(撤去)
13	神崎市役所 3階配線図(2)(新設)	48	神崎市役所 3階配線図(3)(撤去)
14	神崎市役所 3階配線図(3)(新設)	49	神崎市役所 1階配線図(撤去)
15	神崎市役所 1階配線図(新設)	50	神崎市役所 標準普通 子局240W装柱図(撤去)
16	千代田交流センター R階平面図(新設)	51	千代田交流センター R階平面図(撤去)
17	千代田交流センター 3階平面図(新設)	52	千代田交流センター 3階平面図(撤去)
18	千代田交流センター 2階平面図(新設)	53	千代田交流センター 2階平面図(撤去)
19	千代田交流センター 1階平面図(新設)	54	千代田交流センター 1階平面図(撤去)
20	千代田交流センター 配線系統図(新設)	55	千代田交流センター 配線系統図(撤去)
21	脊振交流センター R階 平面図(新設)	56	脊振交流センター R階 平面図(撤去)
22	脊振交流センター 3階 平面図(新設)	57	脊振交流センター 3階 平面図(撤去)
23	脊振交流センター 2階 平面図(新設)	58	脊振交流センター 2階 平面図(撤去)
24	脊振交流センター 1階 平面図(新設)	59	脊振交流センター 1階 平面図(撤去)
25	脊振交流センター 配線系統図(新設)	60	脊振交流センター 配線系統図(撤去)
26	神崎消防署 2階 平面図(新設)	61	神崎消防署 2階 平面図(撤去)
27	神崎消防署 1階 平面図(新設)	62	神崎消防署 1階 平面図(撤去)
28	神崎消防署 配線系統図(新設)	63	神崎消防署 配線系統図(撤去)
29	三継山中継所 敷地平面図(新設)	64	三継山中継所 敷地平面図(撤去)
30	三継山中継局 機器配置図(新設)	65	三継山中継局 機器配置図(撤去)
31	三継山中継所_ 配線系統図(新設)	66	三継山中継所_ 配線系統図(撤去)
32	三継山中継局 空中線立面図	67	三継山中継局 空中線立面図(撤去)
33	屋外拡声子局 1 2 0 W 標準局 参考図(新設)	68	屋外拡声子局 1 2 0 W 標準局 参考図(撤去)
34	屋外拡声子局 2 4 0 W 標準局 参考図(新設)	69	屋外拡声子局 2 4 0 W 標準局 参考図(撤去)
35	龍尾移設局 平面図(新設)	70	伊福再送信拡声子局120W装柱図(撤去)
		71～103	001～131_神崎市位置図(新設)

位置図




 株式会社 エイト日本技術開発	承認	設計	担当		縮尺	工事名称 令和5年度 神崎市防災行政無線更新実施設計業務委託 図面名称 位置図	No. 002
					NPS 設計年度 令和6年度		

システム系統図

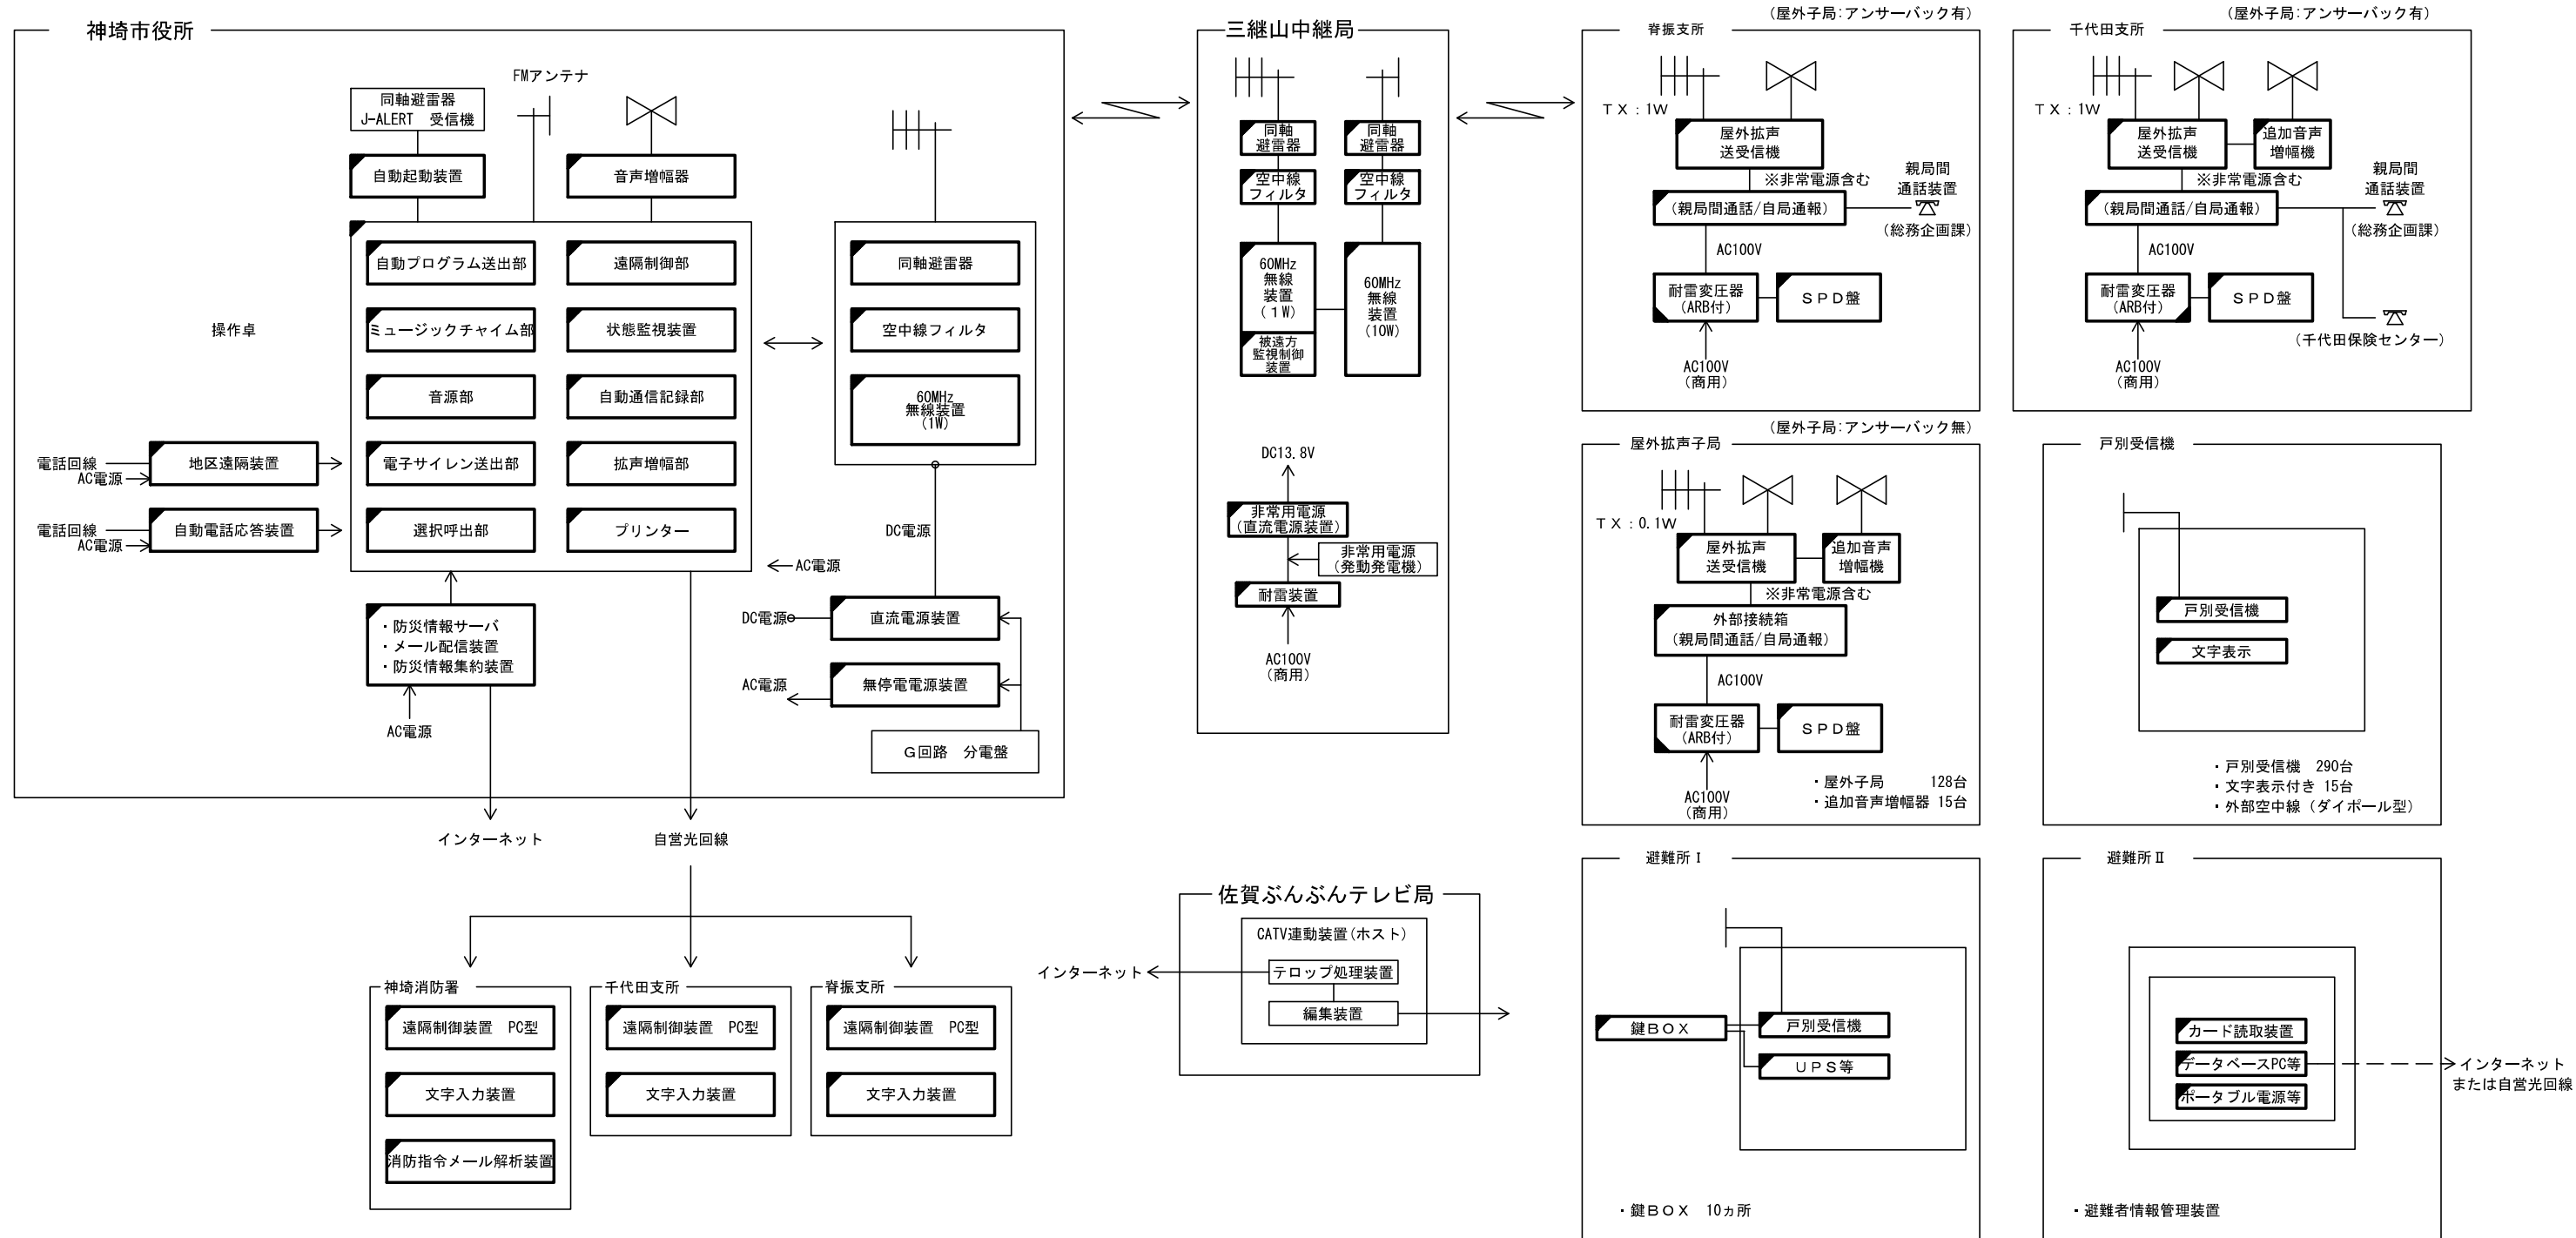

凡 例			
	: 新 設		: 既 設
	: 新 設 配 線		: 既 設 配 線
	: 改 造		: 撤 去
	: 撤 去 配 線		

神崎市役所 空中線取付平面図(新設)

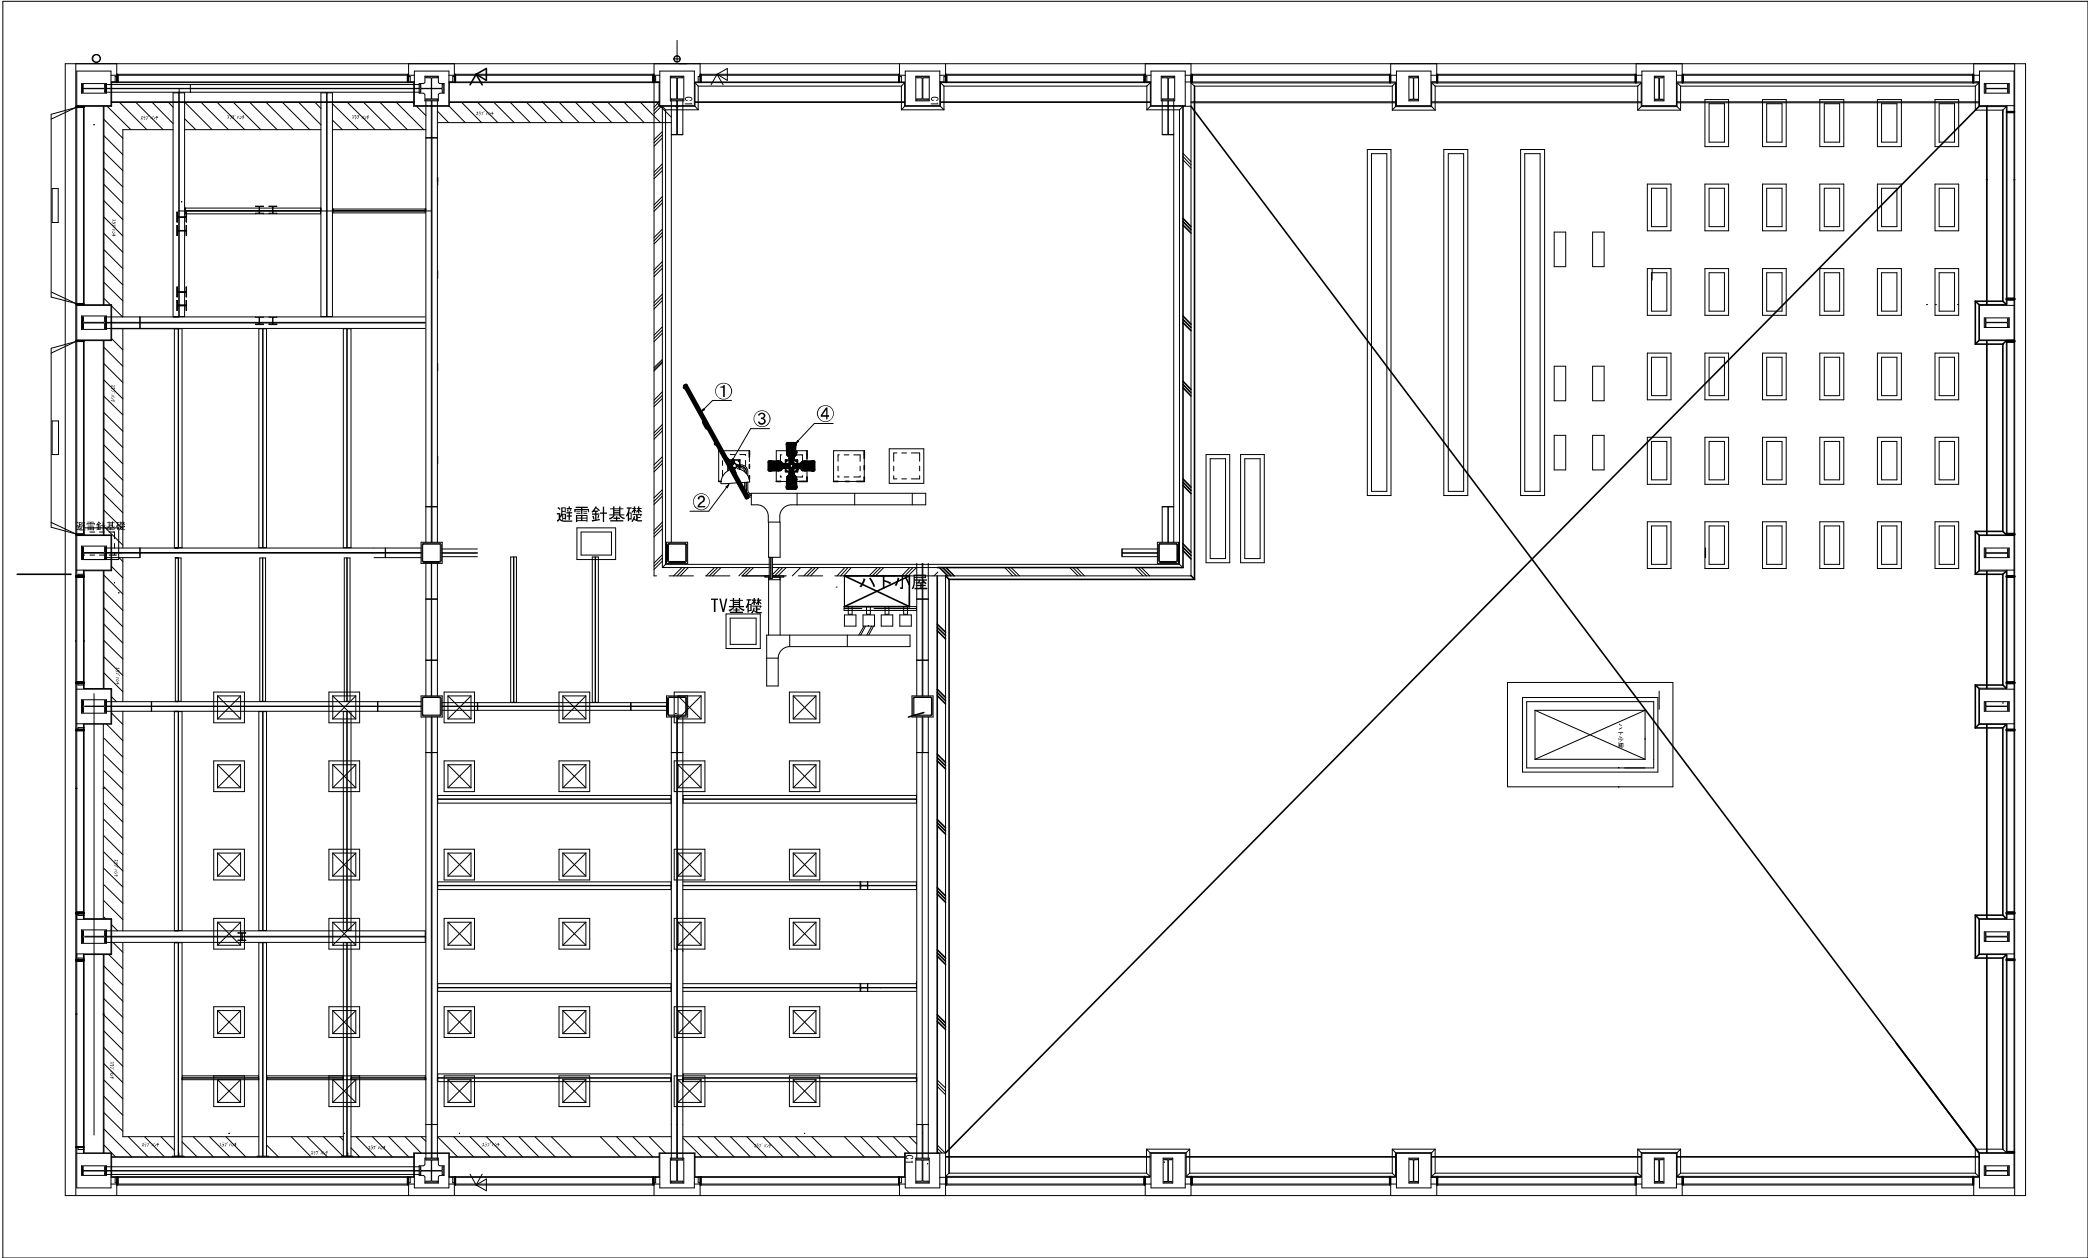

番号	装置名	備考
①	60MHz帯3素子八木型空中線(3DV-060)	新設
②	J-ALERT空中線	既設
③	F Mラジオ用空中線	新設
④	スピーカ(中型HA6連)×4	新設

凡 例			
	: 新 設		: 既 設
	: 改 造		: 撤 去
	: 新設配線		: 撤去配線
	: 既設配線		




株式会社 エイト日本技術開発

承認	設計	担当	縮尺
			1 : 200
			設計年度 令和 6 年度

工事名称 令和5年度 神崎市防災行政無線更新実施設計業務委託
図面名称 神崎市役所 空中線取付平面図(新設)

No. 004

神崎市役所 空中線取付立面図(新設)

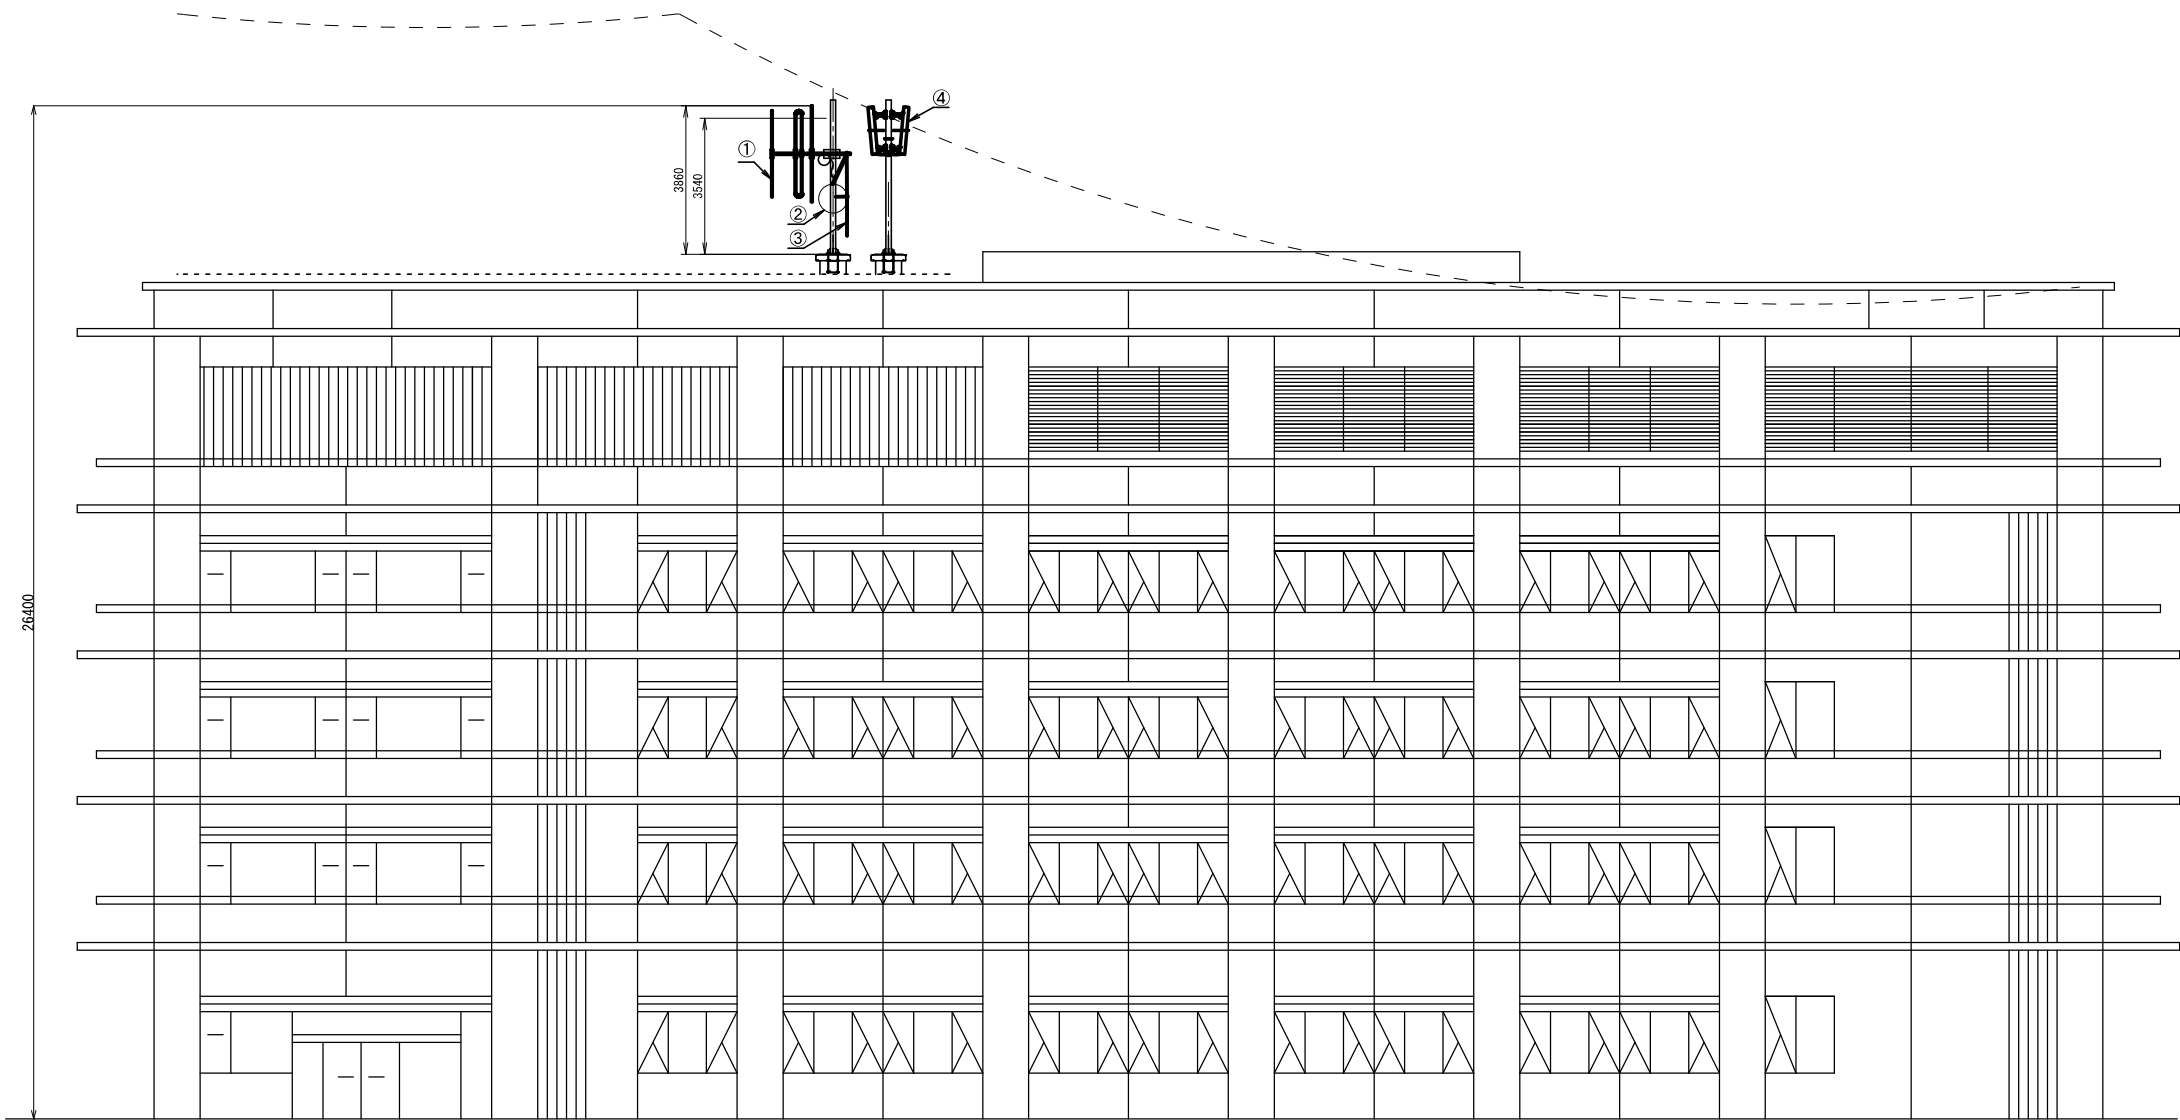

立面図

番号	装置名	備考
①	60MHz帯3素子八木型空中線(3DV-060)	新設
②	J-ALERT空中線	既設
③	F Mラジオ用空中線	新設
④	スピーカ(中型HA6連)×4	新設

凡 例			
	: 新 設		: 既 設
	: 改 造		: 撤 去
	: 新設配線		: 既設配線
	: 撤去配線		




株式会社 エイト日本技術開発

承認	設計	担当	

縮尺
1 : 200
設計年度
令和6年度

工事名称
令和5年度 神崎市防災行政無線更新実施設計業務委託
図面名称
神崎市役所 空中線取付立面図(新設)

神崎市役所 防災無線室機器配置図(新設)

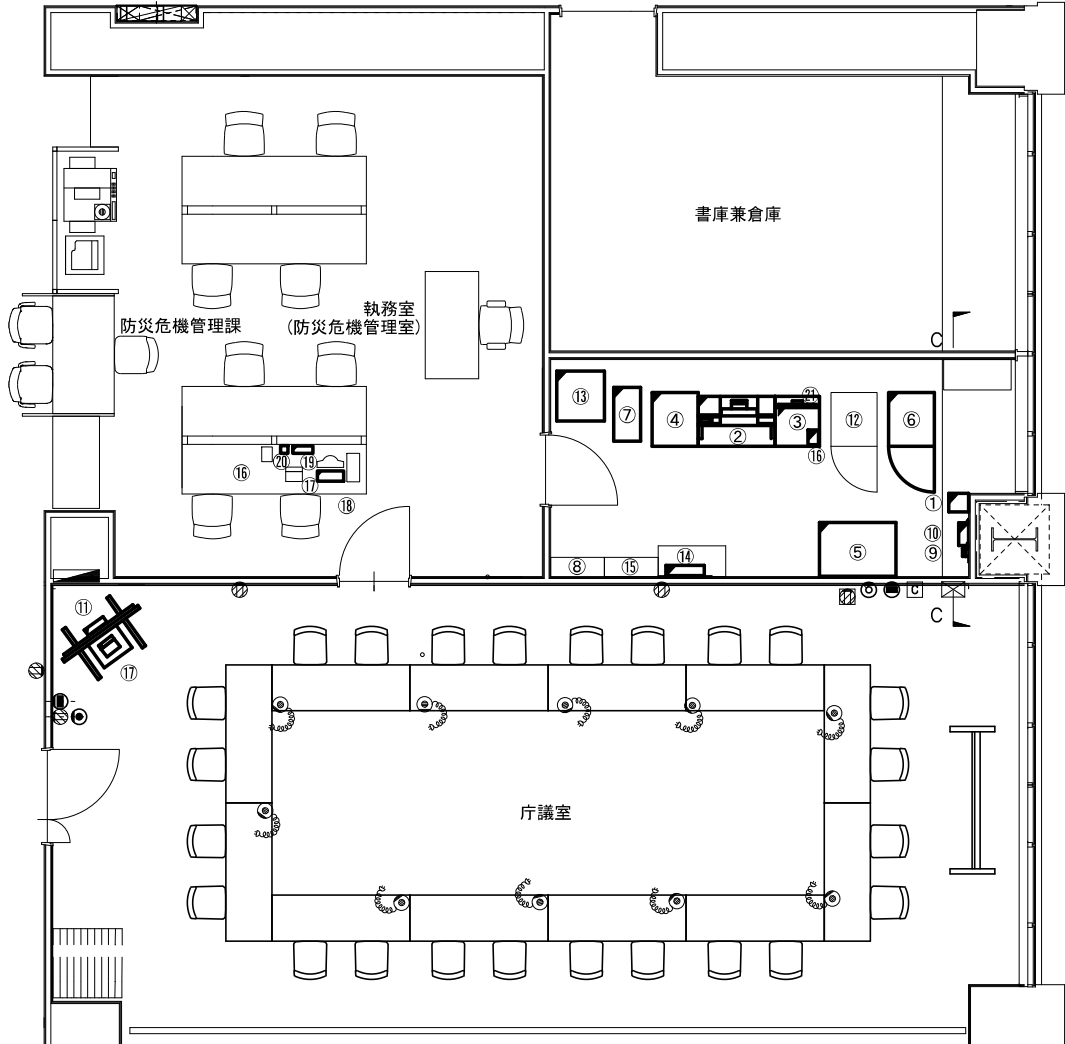

5 階 平 面 図

番号	設 備 名 称	備 考
①	6 0 M H z 帯送受信装置 (中継局向け)	新設
②	操作卓	新設
③	袖卓	新設
④	収納ラック (地区遠隔・電話応答装置)	新設
⑤	サーバ収納架	新設
⑥	直流電源装置 (500AH)	新設
⑦	無停電電源装置 (5KVA)	新設
⑧	分電盤	既設
⑨	同軸避雷器	新設
⑩	バンドパスフィルター	新設
⑪	情報表示モニター	新設
⑫	J - A L E R T 収容架	既設
⑬	プリンター (複合機)	新設
⑭	子局間音声通話装置 (交換機)	新設
⑮	防災用分電盤	既設
⑯	防災無線電話機	新設
⑰	文字入力装置	新設
⑱	J - A L E R T 端末装置	既設
⑲	戸別受信機	新設
⑳	J - A L E R T バトロイト	既設
㉑	地図表示装置用モニタ (22インチ)	新設

凡 例			
	新 設		既 設
	新 設		既 設
	改 造		撤 去
	新 設		既 設
	撤 去		既 設




株式会社 エイト日本技術開発

承認	設計	担当

縮尺
1 : 100
設計年度 令和 6 年度

工事名称 令和5年度 神崎市防災行政無線更新実施設計業務委託
図面名称 神崎市役所 防災無線室機器配置図(新設)

神崎市役所 配線系統図(1) (新設)

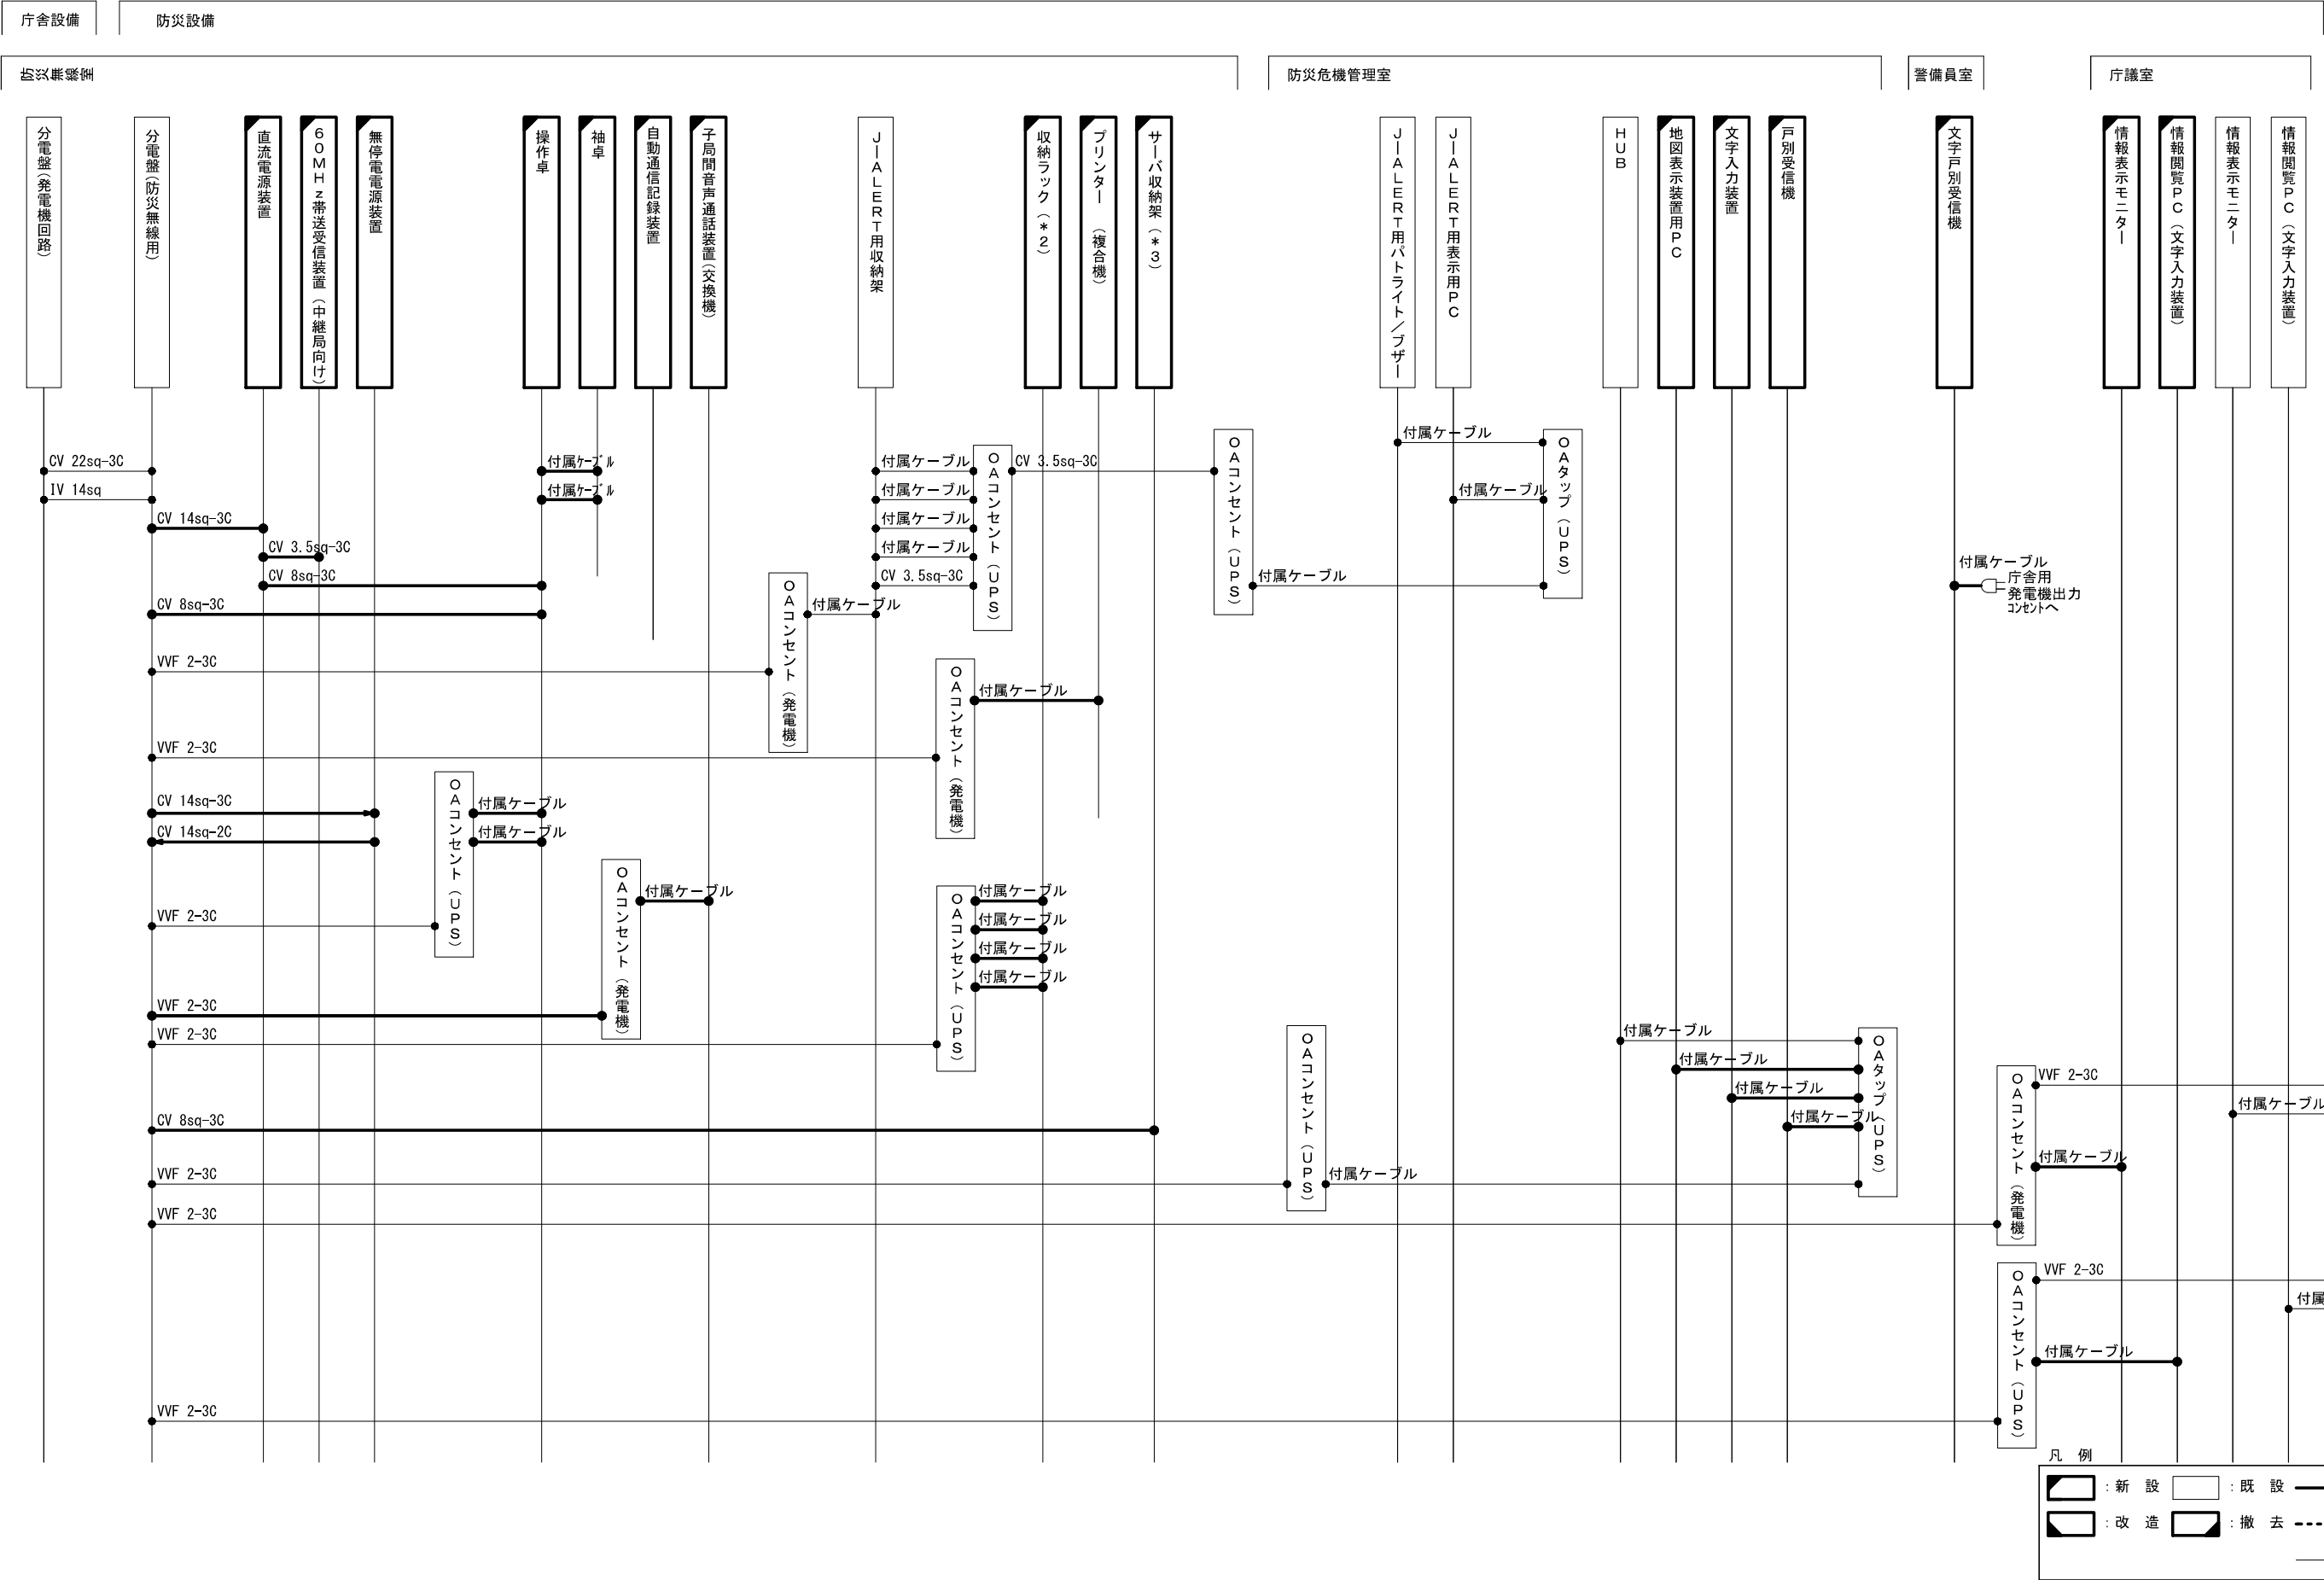




株式会社 エイト日本技術開発

承認	設計	担当		縮尺
				NPS
				設計年度
				令和6年度

工事名称 令和5年度 神崎市防災行政無線更新実施設計業務委託
図面名称 神崎市役所 配線系統図(1) (新設)

No. 007

神崎市役所 配線系統図(2) (新設)

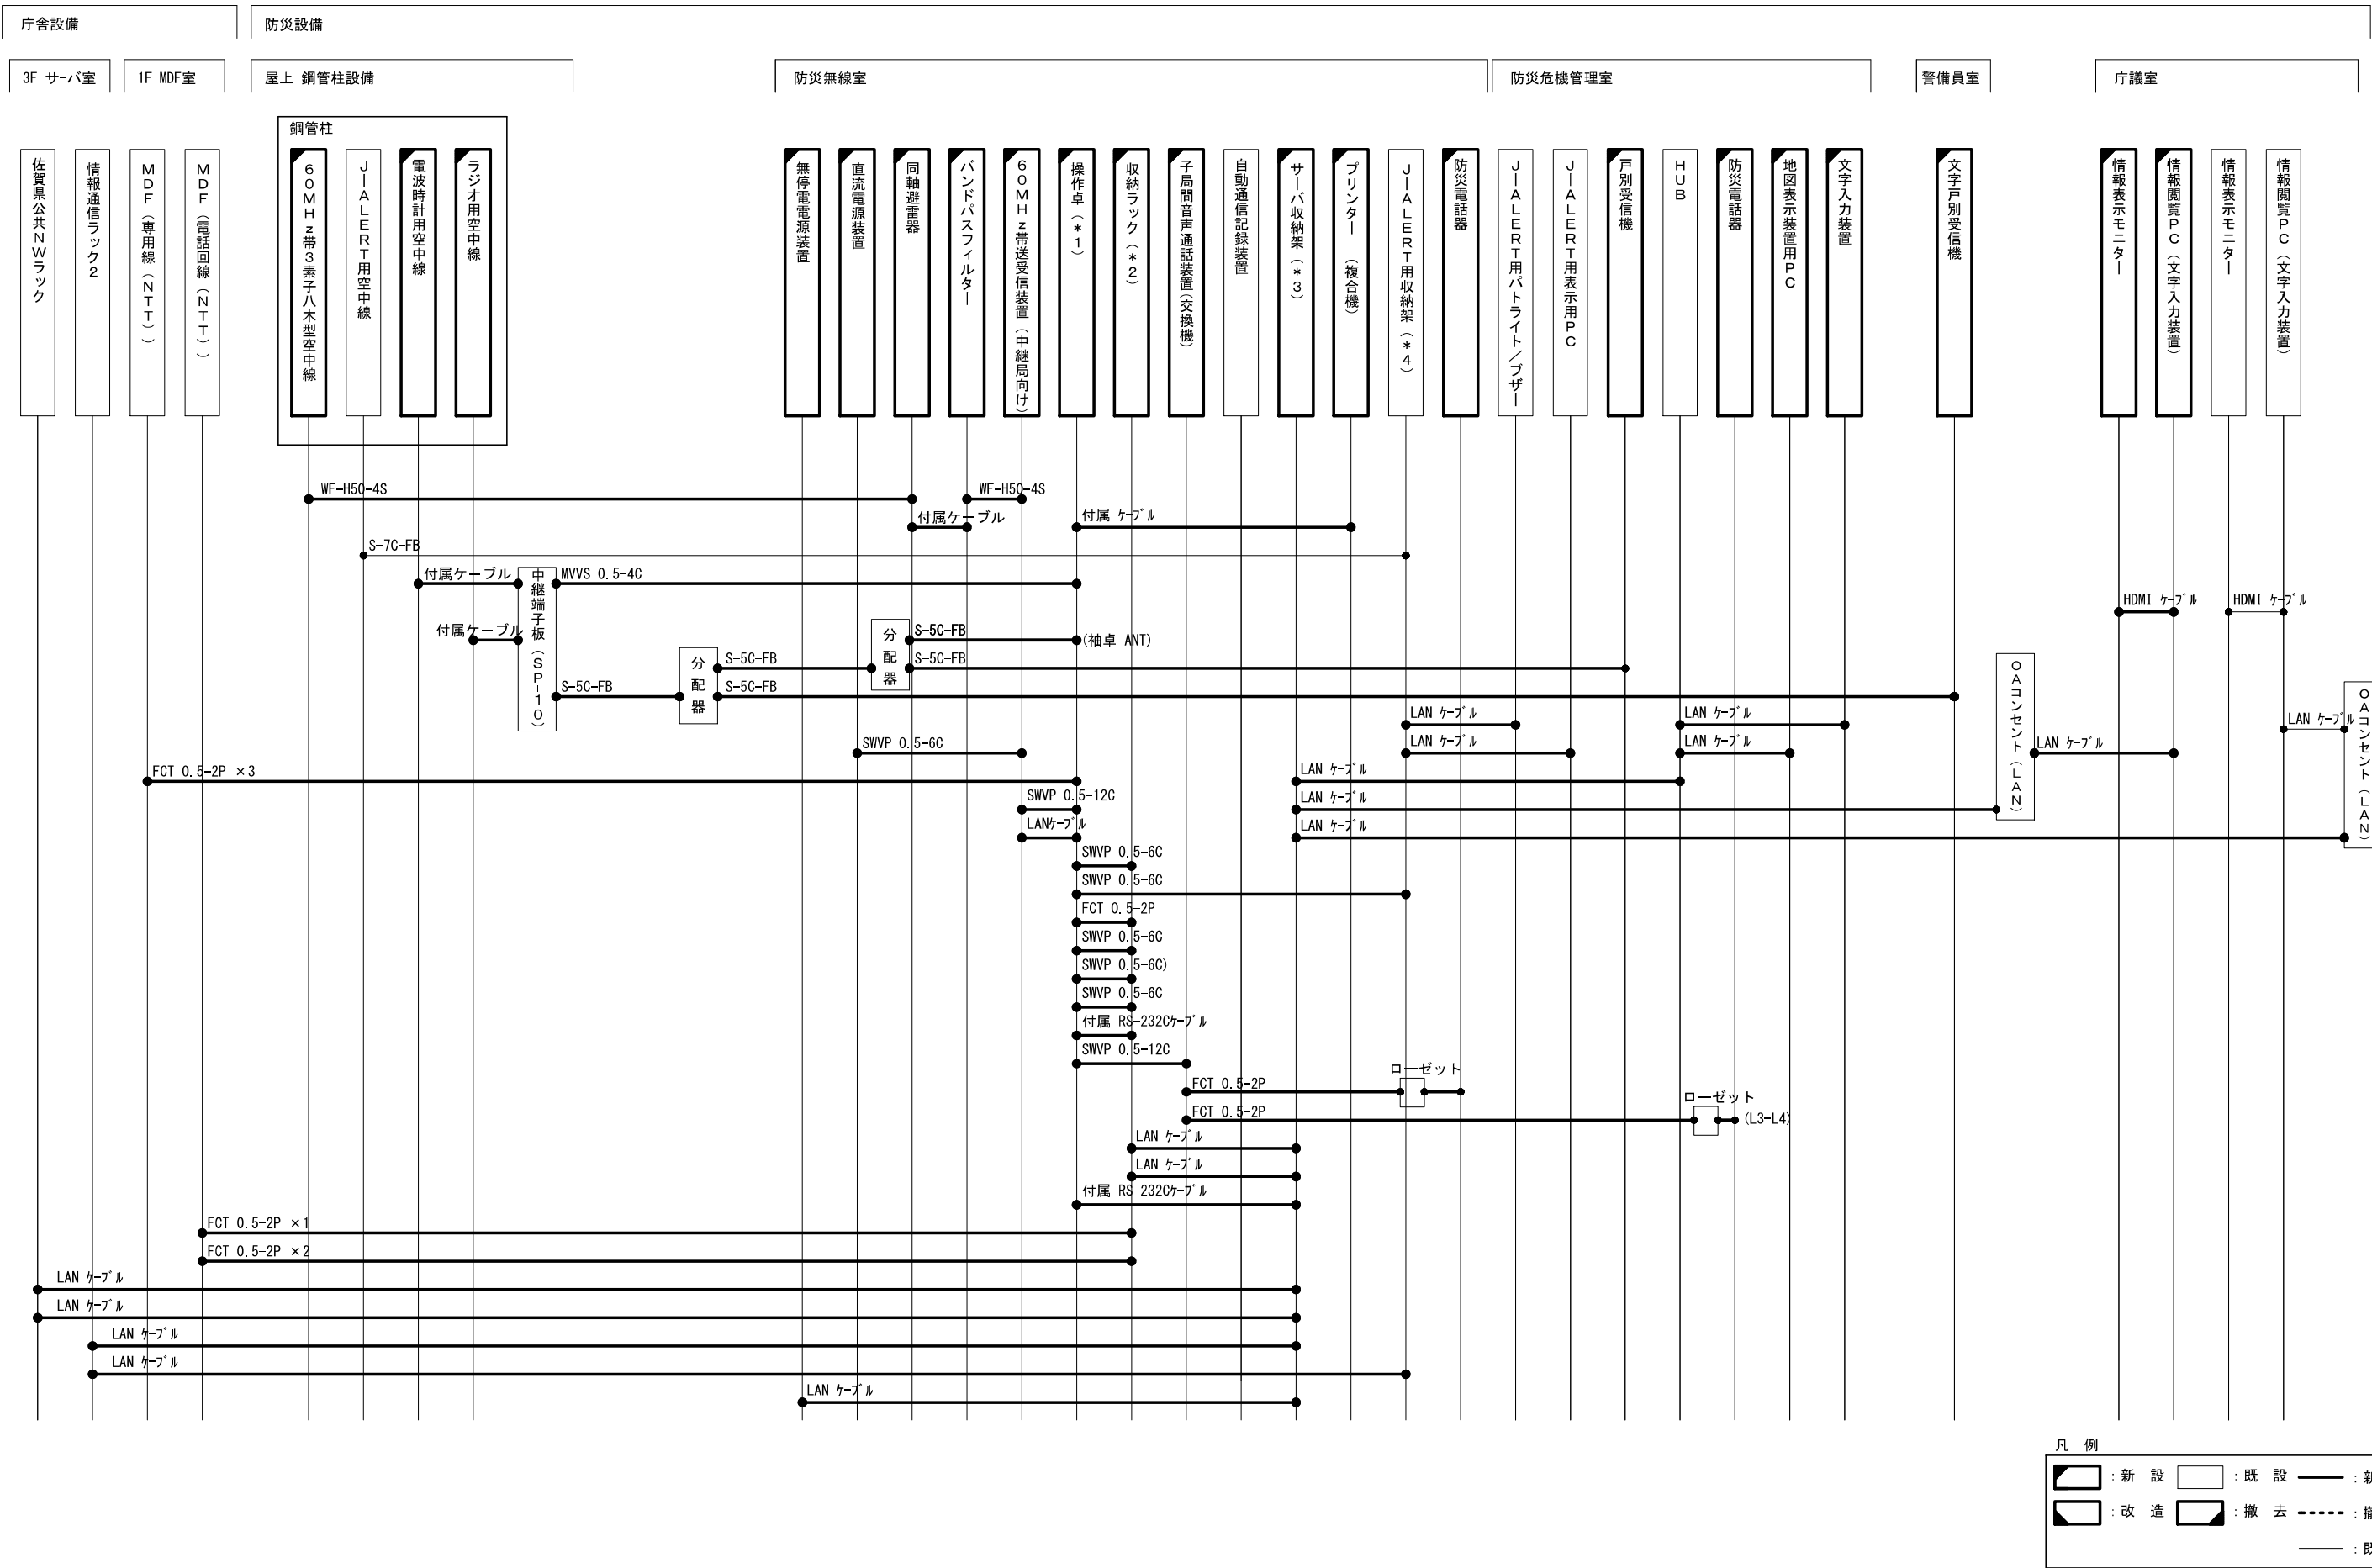




株式会社 エイト日本技術開発

承認	設計	担当	
縮尺			
NPS			
設計年度			
令和6年度			




工事名称	令和5年度 神崎市防災行政無線更新実施設計業務委託
図面名称	神崎市役所 配線系統図(2) (新設)

No. 008

神崎市役所 配線系統図(3) (新設)

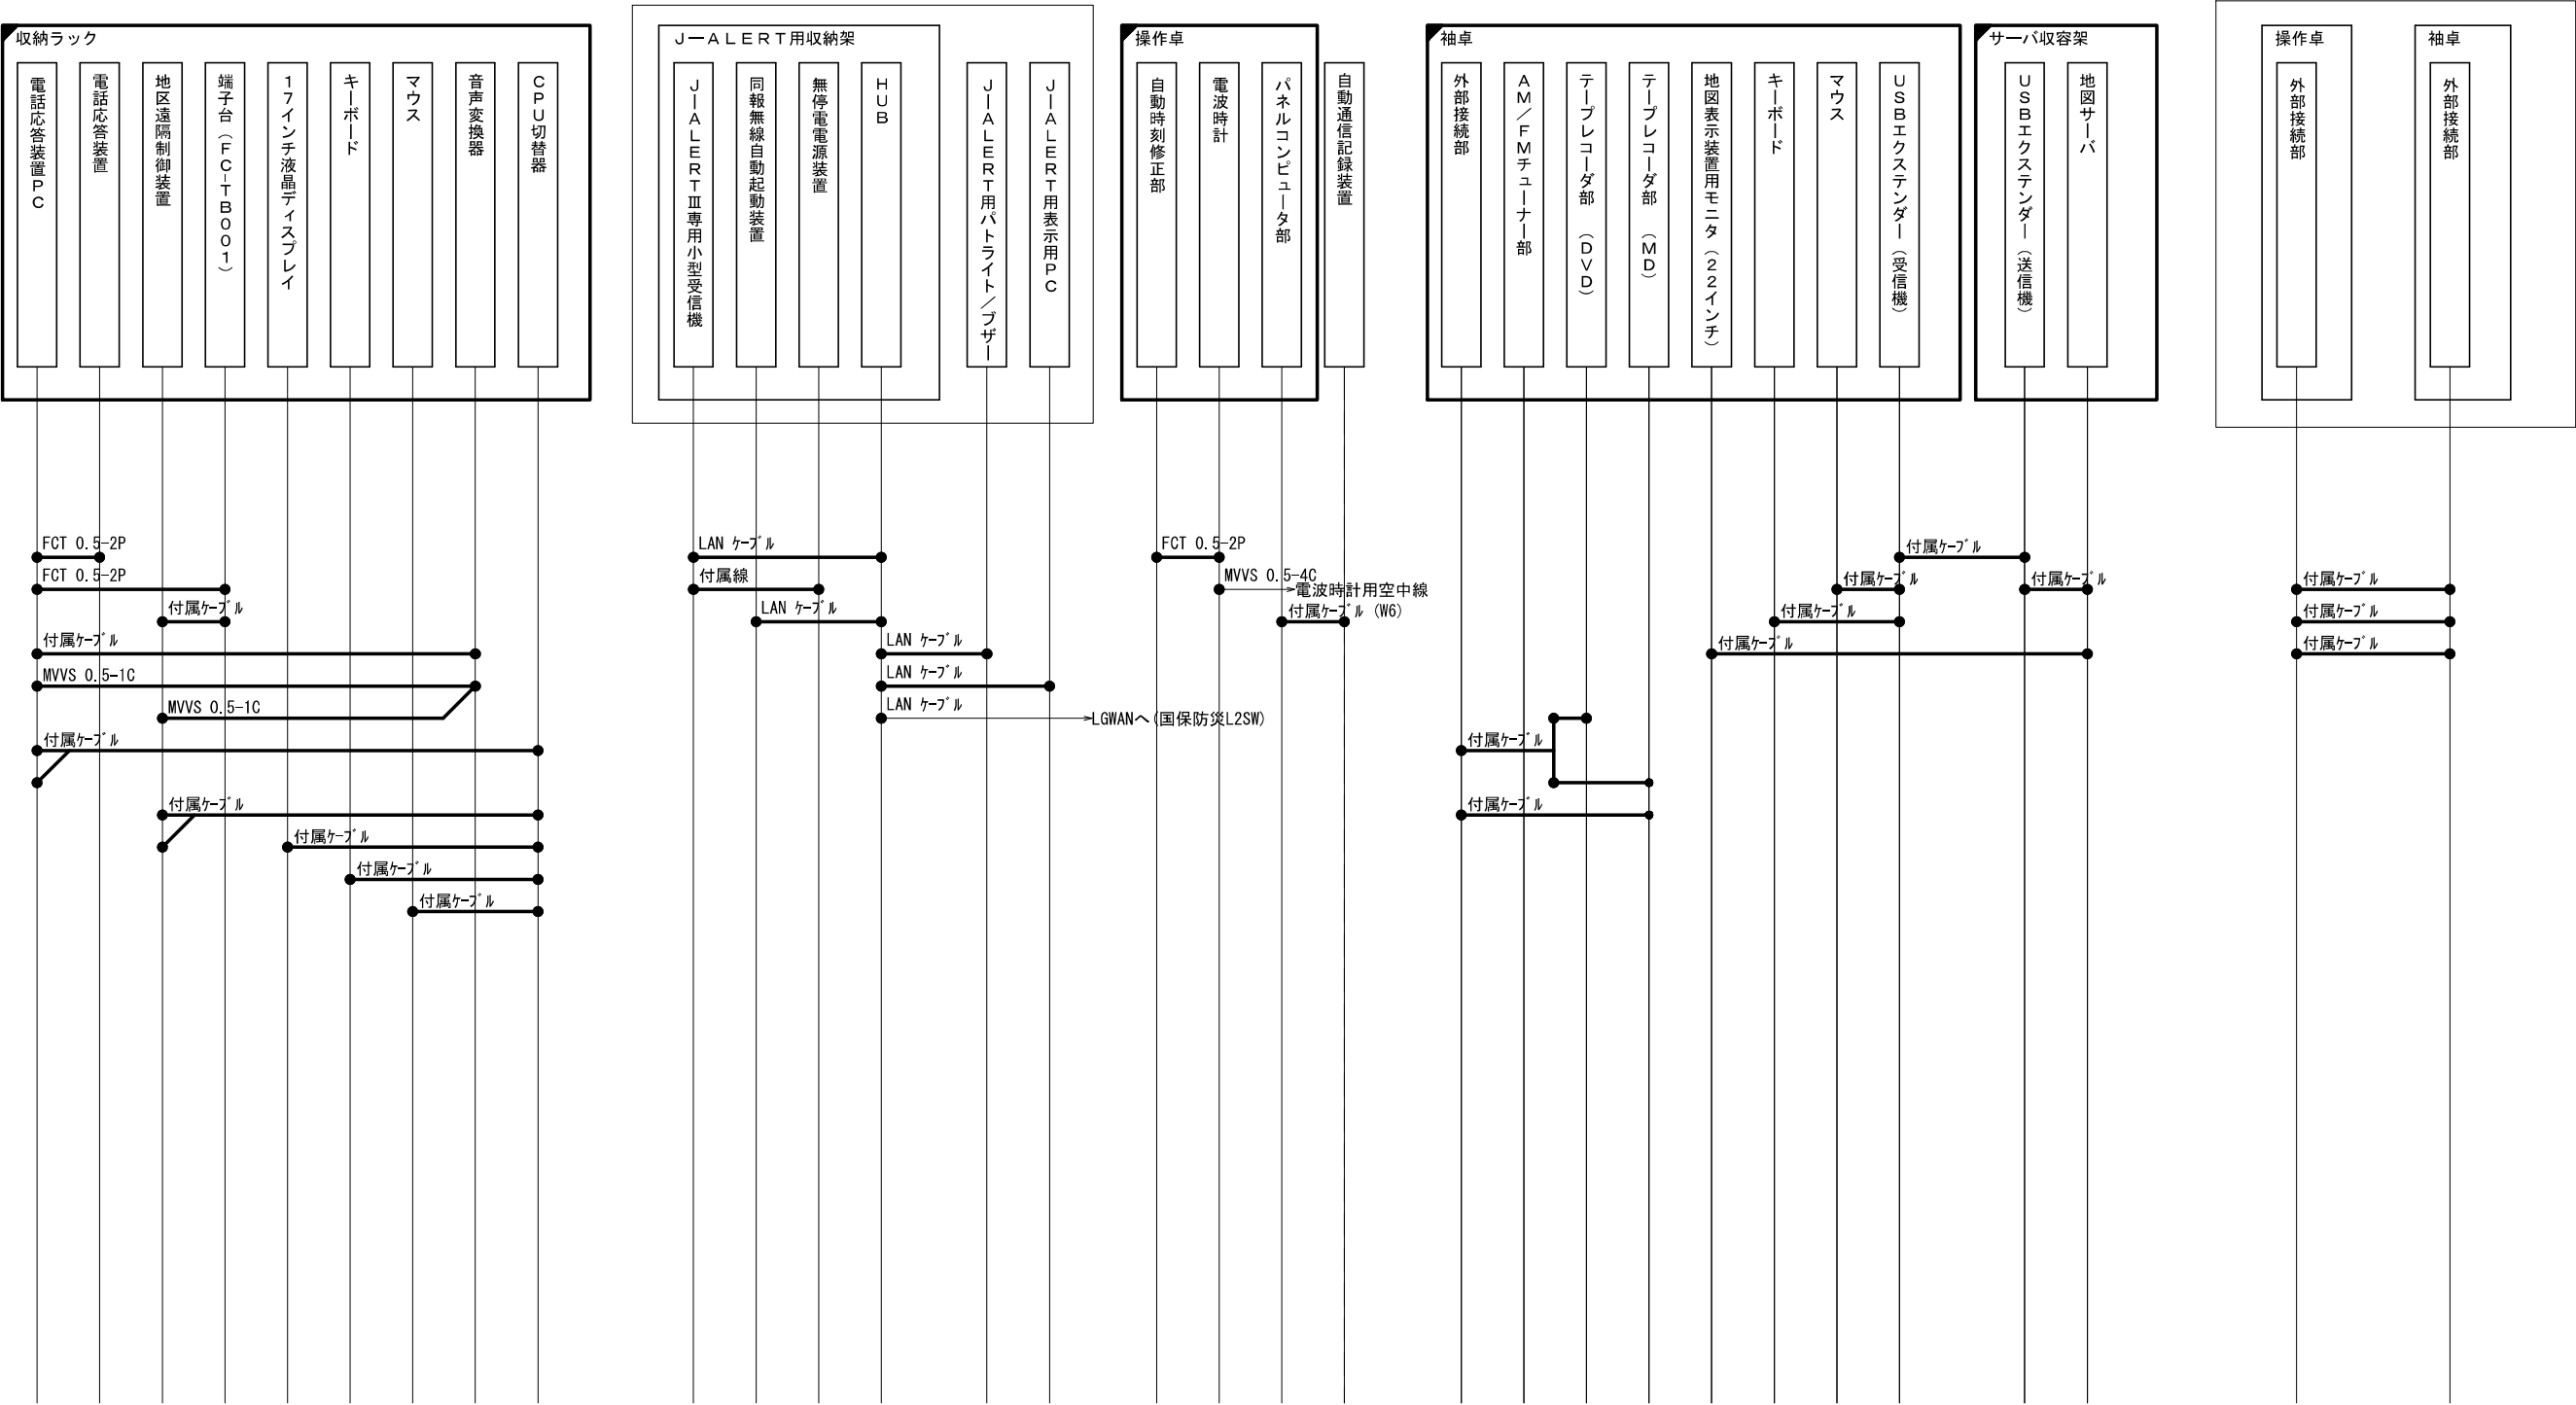

凡 例

   	: 新 設		: 既 設		: 新設配線
	: 改 造		: 撤 去		: 撤去配線
					: 既設配線




株式会社 エイト日本技術開発

承認	設計	担当	

縮尺
NPS
設計年度
令和 6 年度

工事名称 令和5年度 神崎市防災行政無線更新実施設計業務委託
図面名称 神崎市役所 配線系統図(3) (新設)

神崎市役所 屋上配線図(新設)

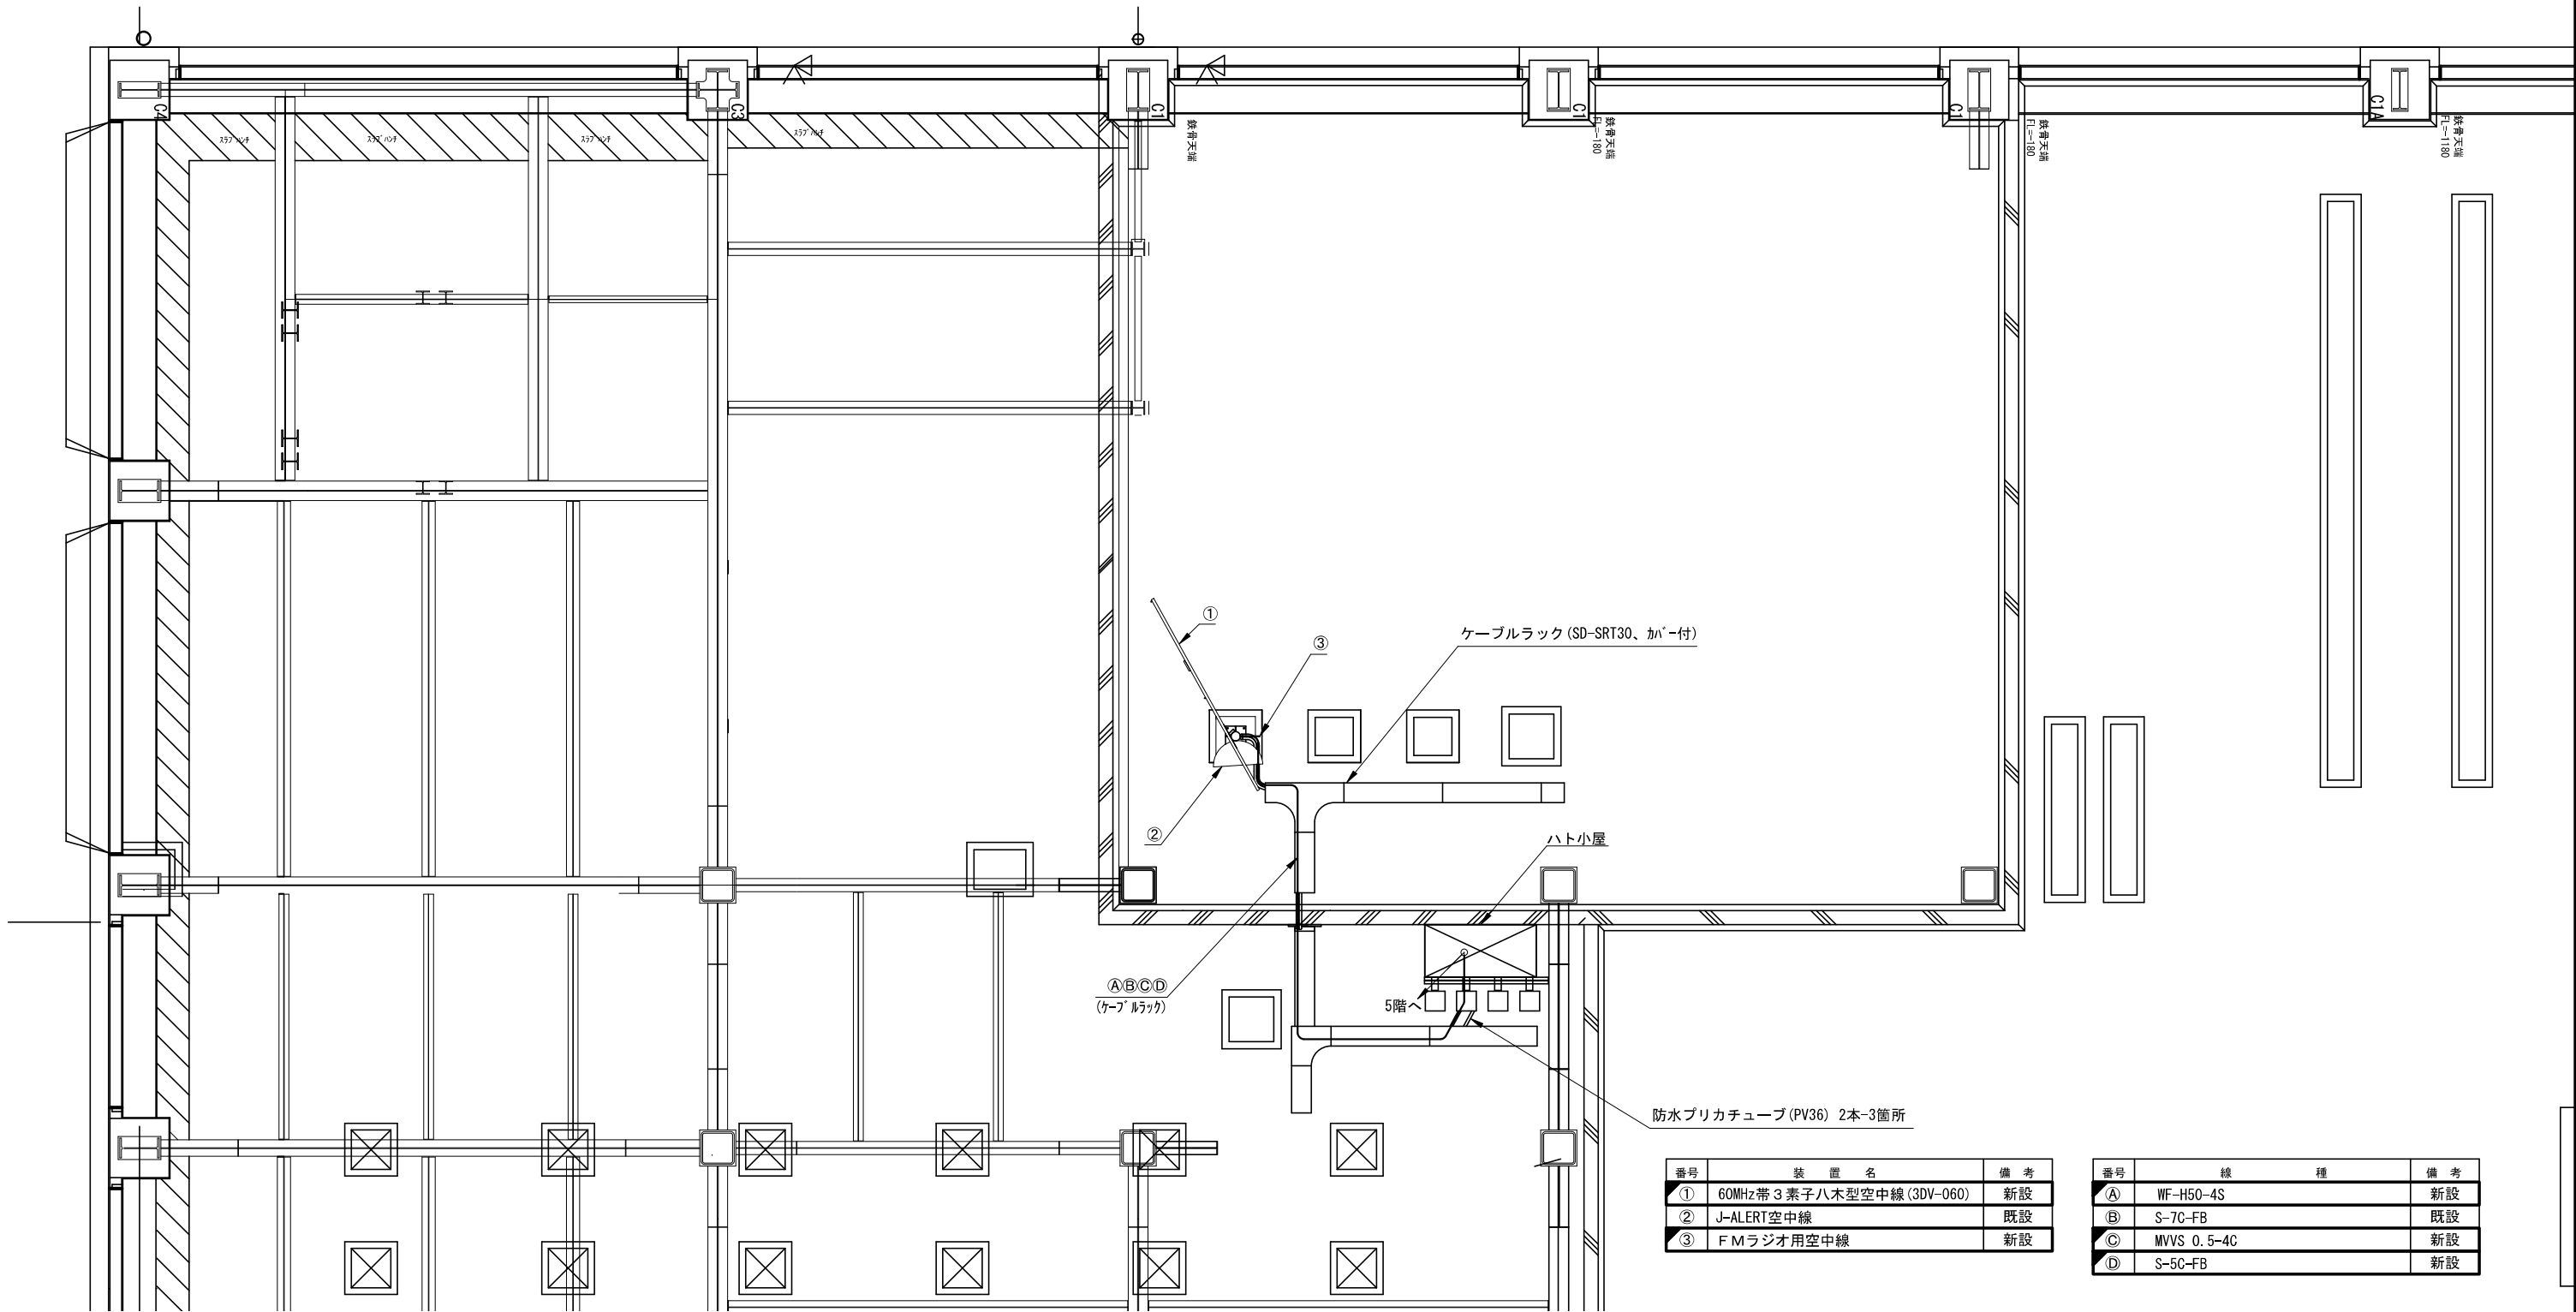

番号	装置名	備考
①	60MHz帯 3素子八木型空中線 (3DV-060)	新設
②	J-ALERT空中線	既設
③	F Mラジオ用空中線	新設

番号	線種	備考
A	WF-H50-4S	新設
B	S-7C-FB	既設
C	MVVS 0.5-4C	新設
D	S-5C-FB	新設

凡 例			
	: 新 設		: 既 設
	: 改 造		: 撤 去
			: 撤去配線
			: 既設配線




株式会社 エイト日本技術開発

承認	設計	担当	縮尺
			1:100
			設計年度 令和6年度

工事名称 令和5年度 神崎市防災行政無線更新実施設計業務委託
図面名称 神崎市役所 屋上配線図(新設)

神崎市役所 5階配線図(新設)

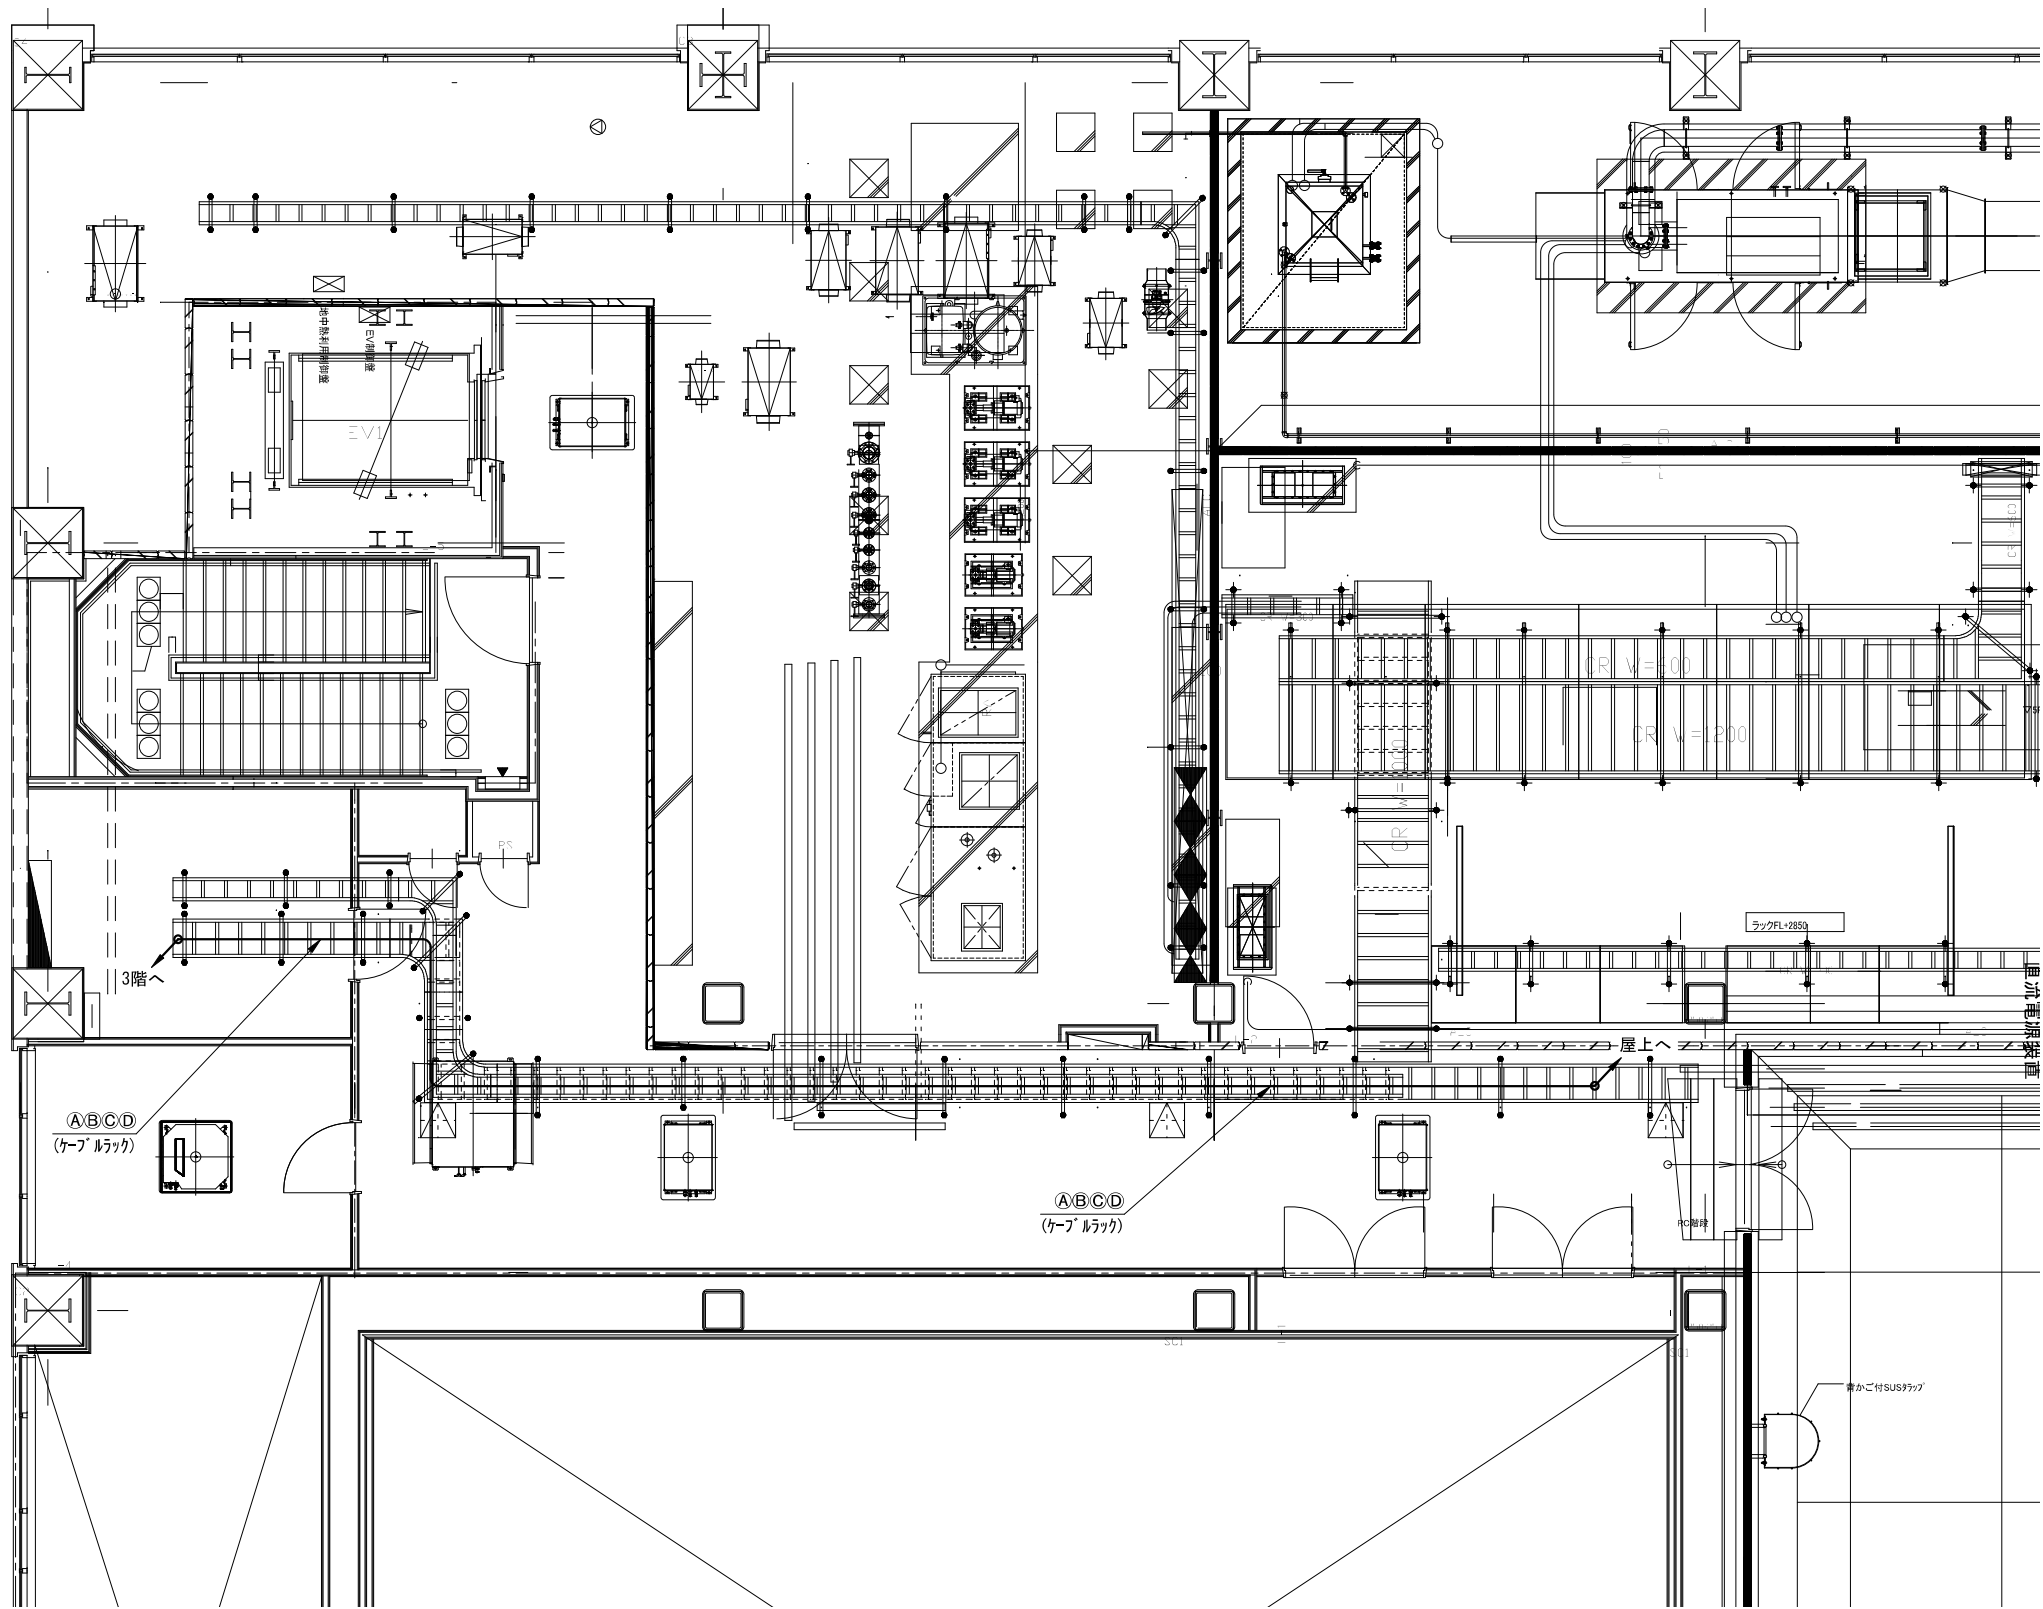

番号	線種	備考
①	WF-H50-4S	新設
②	S-70-FB	既設
③	MVVS 0.5-4C	新設
④	S-50-FB	新設

凡 例

	新 設		既 設		新設配線
	改 造		撤 去		撤去配線
					既設配線




株式会社 エイト日本技術開発

承認	設計	担当	縮尺
			1 : 200
			設計年度
			令和 6 年度

工事名称 令和5年度 神崎市防災行政無線更新実施設計業務委託
図面名称 神崎市役所 5階配線図(新設)

神崎市役所 3階配線図(1) (新設)

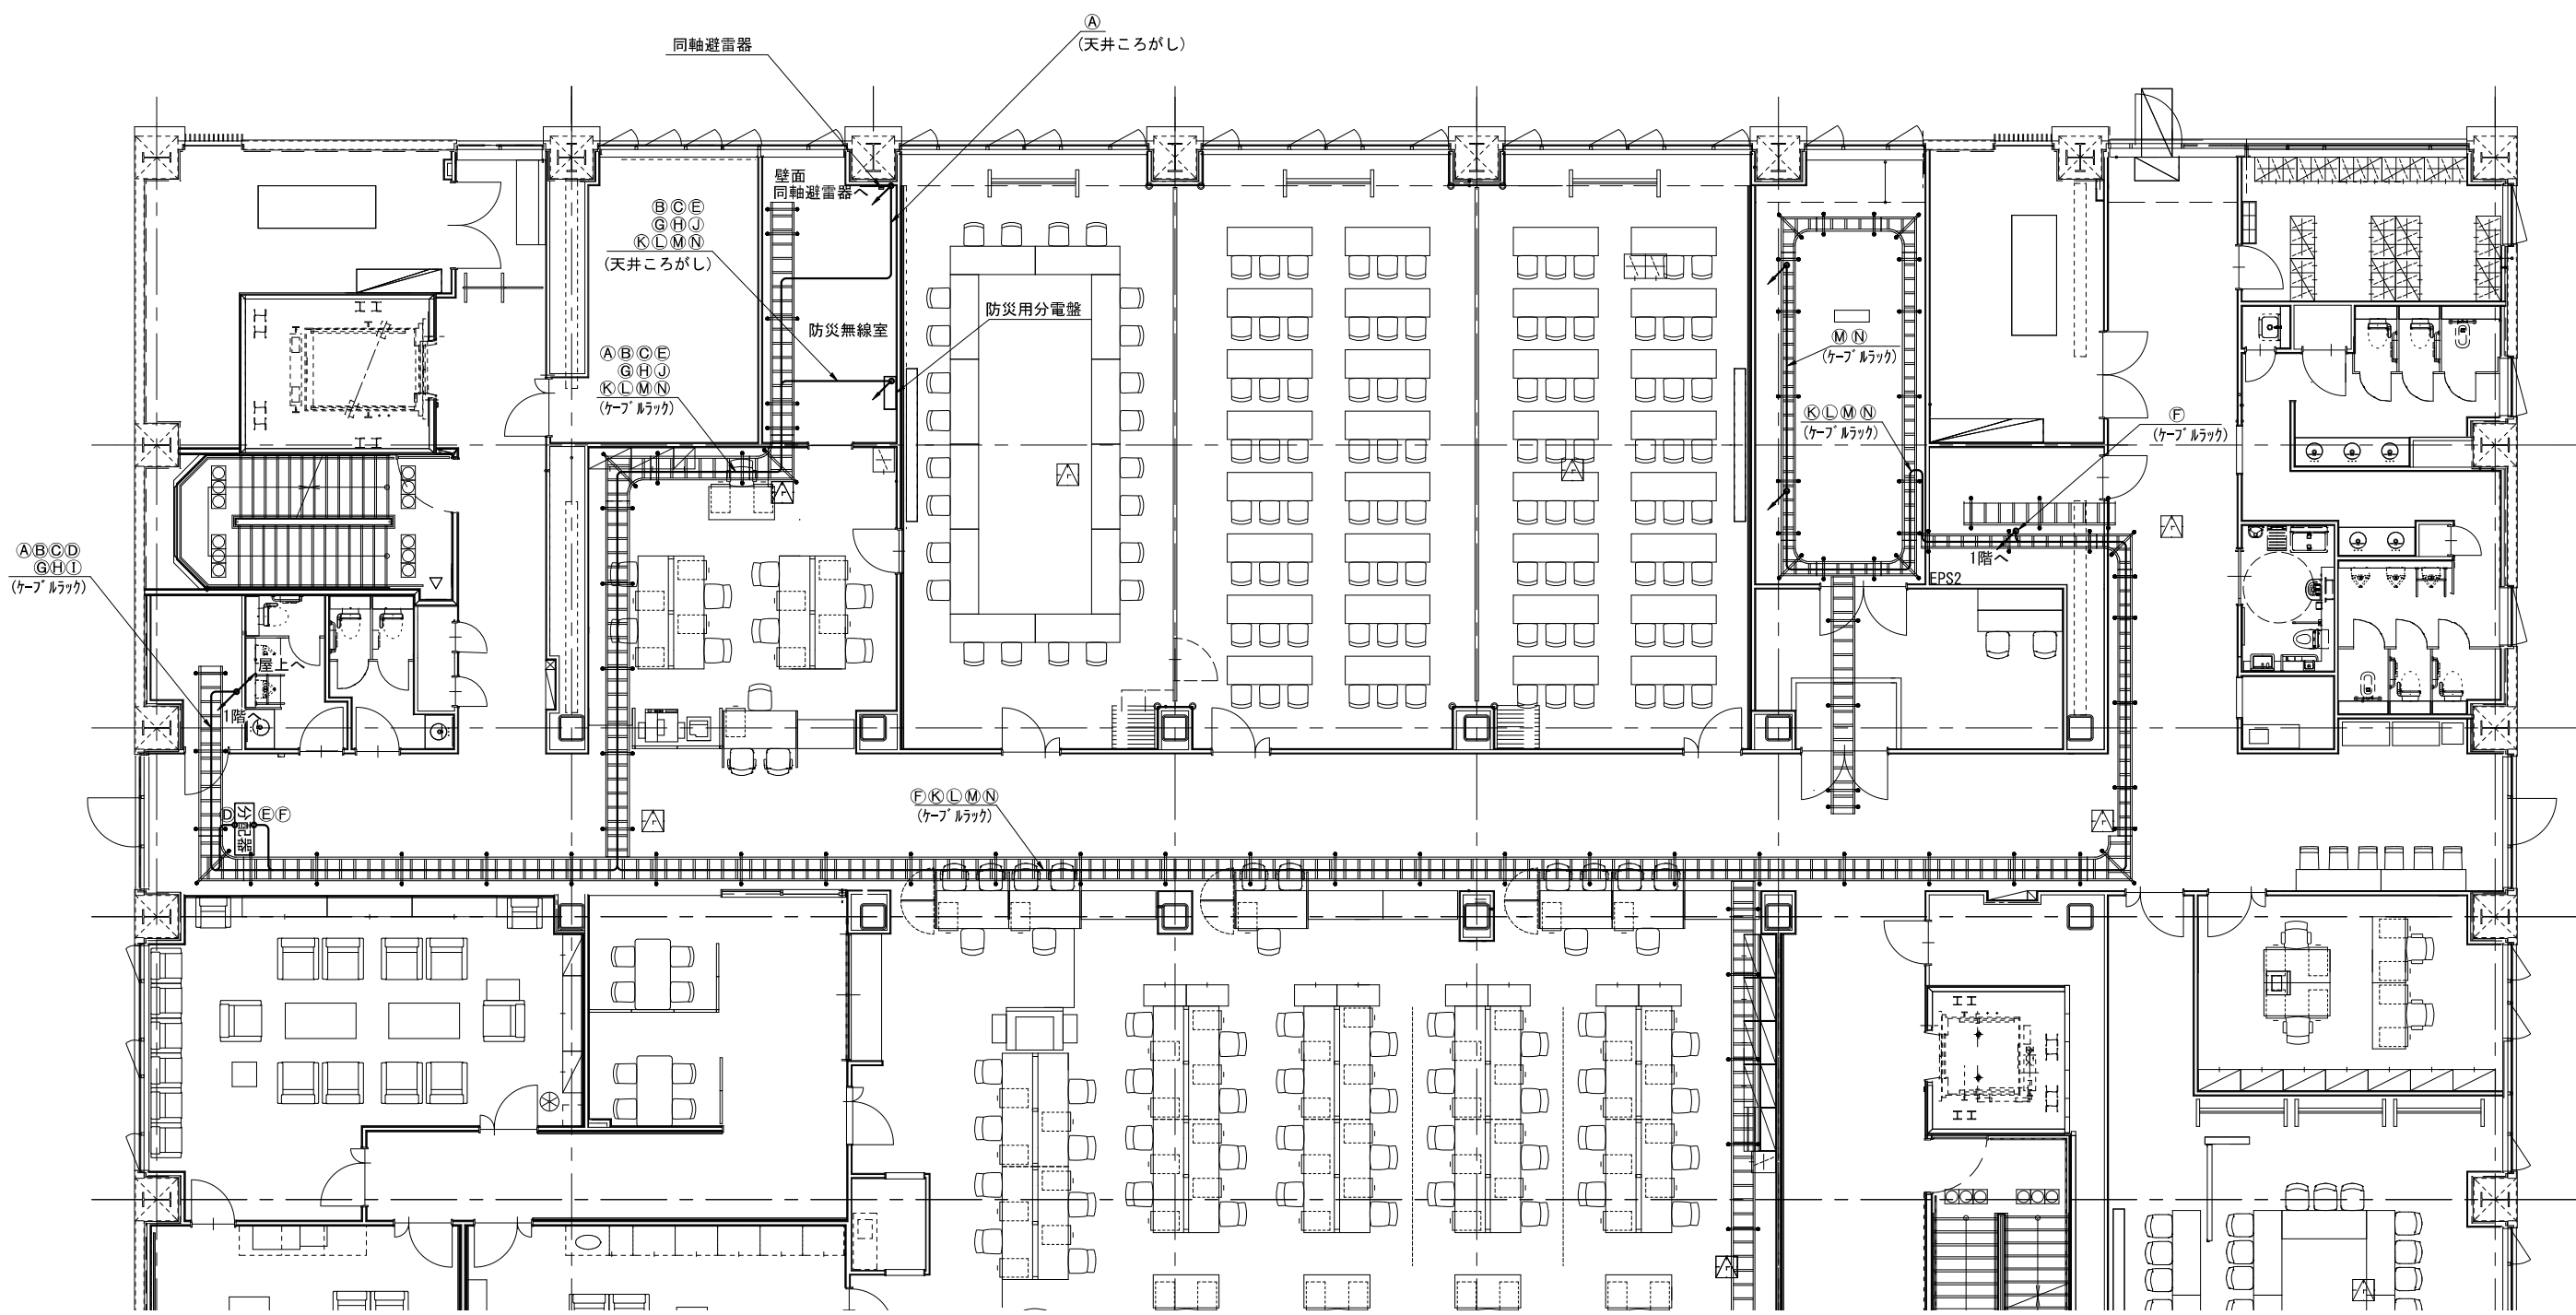

番号	線	種	備 考	番号	線	種	備 考
①	WF-H50-4S		新設	⑩	LANケーブル		新設
②	S-7C-FB		既設	⑪	VVF 2-3C		既設
③	MVVS 0.5-4C		新設	⑫	VVF 2-3C		既設
④	S-5C-FB		新設	⑬	VVF 2-3C		既設
⑤	S-5C-FB		新設	⑭	VVF 2-3C		既設
⑥	S-5C-FB		新設	⑮	LANケーブル		既設
⑦	FCT 0.5-2P × 3本		新設	⑯	LANケーブル		既設
⑧	FCT 0.5-2P × 2本		既設	⑰	S-5C-FB		新設
⑨	FCT 0.5-2P × 4本		既設	⑱	LANケーブル		新設
⑪	LANケーブル		新設	⑲	CV 3.5sq-3C		既設
⑫	LANケーブル		新設	⑳	VVF 2-3C		既設
⑬	LANケーブル		新設	㉑	S-5C-FB		新設
⑭	LANケーブル		既設				
⑮	LANケーブル		新設				

凡 例

新 設

改 造

既 設


撤 去

新設配線

撤去配線

既設配線

神崎市役所 3階配線図(2)(新設)

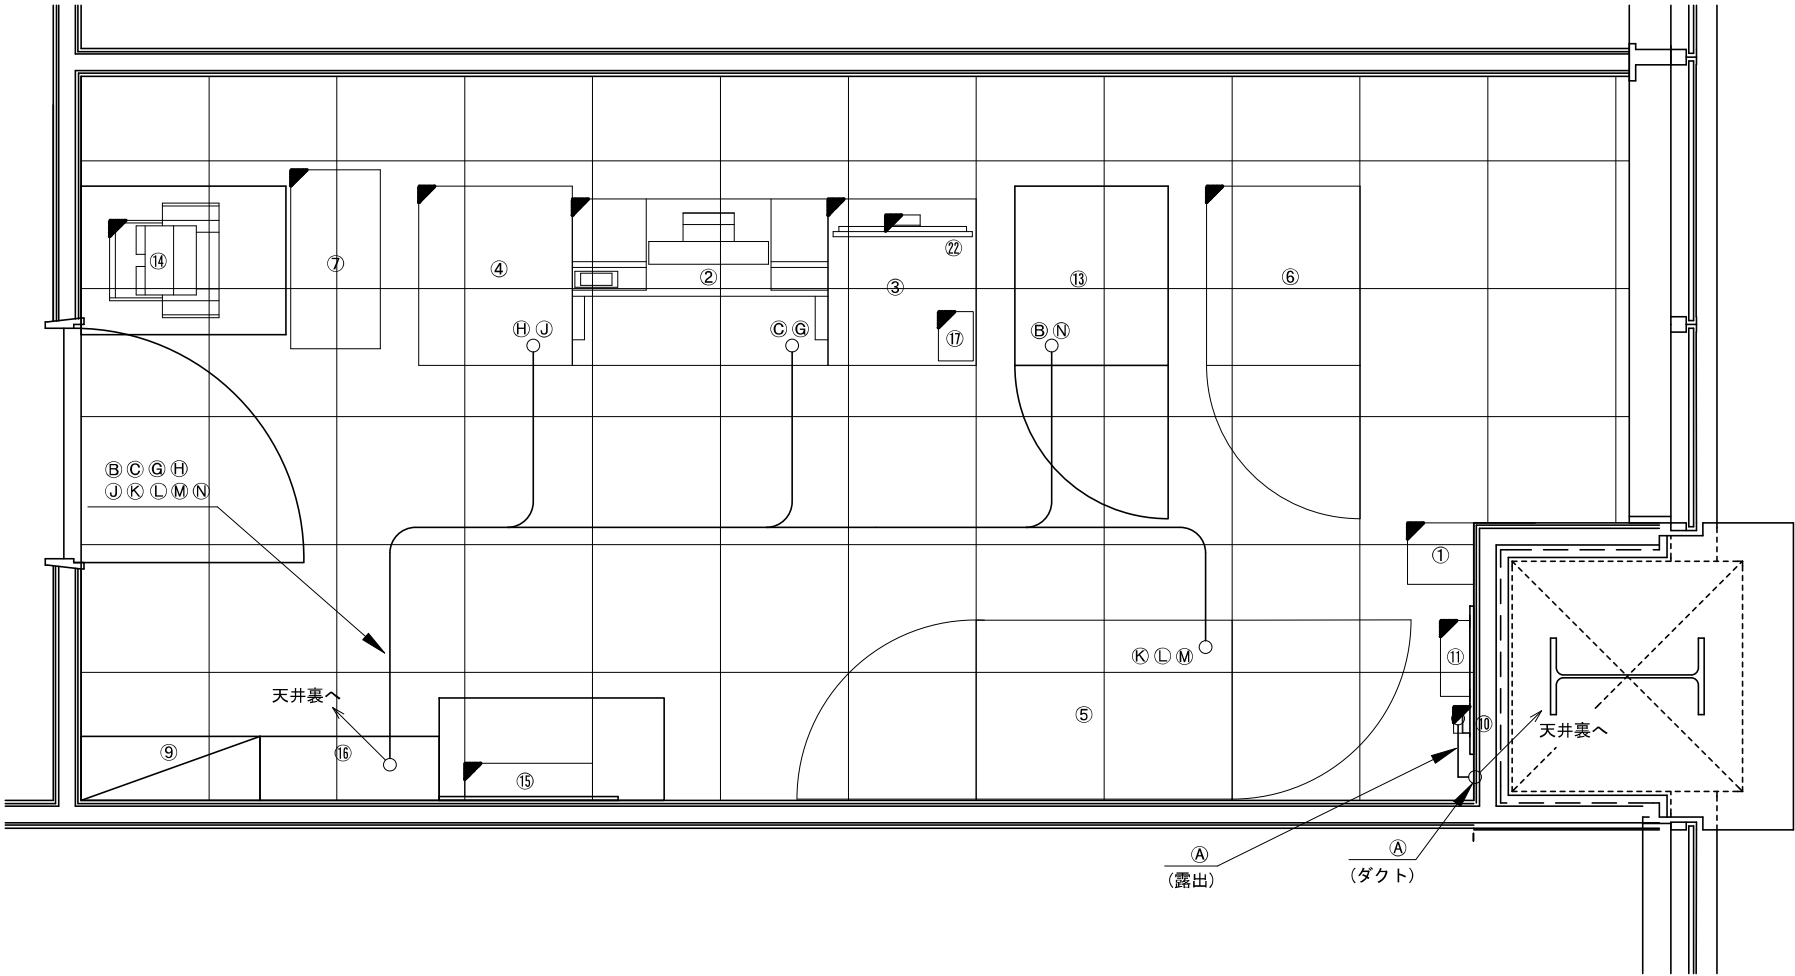

番号	線	種	備 考	番号	線	種	備 考
①	WF-H50-4S		新設	①	LANケーブル		新設
②	S-7C-FB		既設	②	VVF 2-3C		既設
③	MVVS 0.5-4C		新設	③	VVF 2-3C		既設
④	S-5C-FB		新設	④	VVF 2-3C		既設
⑤	S-5C-FB		新設	⑤	VVF 2-3C		既設
⑥	S-5C-FB		新設	⑥	LANケーブル		既設
⑦	FCT 0.5-2P × 3本		新設	⑦	LANケーブル		既設
⑧	FCT 0.5-2P × 2本		既設	⑧	S-5C-FB		新設
⑨	FCT 0.5-2P × 4本		既設	⑨	LANケーブル		新設
⑩	LANケーブル		新設	⑩	CV 3.5sq-3C		既設
⑪	LANケーブル		新設	⑪	VVF 2-3C		既設
⑫	LANケーブル		新設	⑫	S-5C-FB		新設
⑬	LANケーブル		既設				
⑭	LANケーブル		新設				

番号	設 備 名 称	備 考	番号	設 備 名 称	備 考
①	60MHz帯送受信装置(中継局向け)		⑬	J-ALERT収容架	
②	操作卓		⑭	プリンター(複合機)	
③	袖卓		⑮	子局間音声通話装置(交換機)	
④	収納ラック(地区遠隔・電話応答装置)		⑯	防災用分電盤	
⑤	サーバ収納架		⑰	防災無線電話機	
⑥	直流電源装置(500AH)		⑱	文字入力装置	
⑦	無停電電源装置(5KVA)		⑲	J-ALERT端末装置	
⑧	—		⑳	戸別受信機	
⑨	分電盤		㉑	J-ALERTパトライト	
⑩	同軸避雷器		㉒	地図表示装置用モニター(22インチ)	
⑪	バンドパスフィルター				
⑫	情報表示モニター				

凡 例

新 設

既 設

新設配線

改 造

撤 去

撤去配線

既設配線




株式会社 エイト日本技術開発

承認	設計	担当

縮尺
1 : 30
設計年度
令和6年度

工事名称	令和5年度 神崎市防災行政無線更新実施設計業務委託
図面名称	神崎市役所 3階配線図(2)(新設)

神崎市役所 3階配線図(3)(新設)

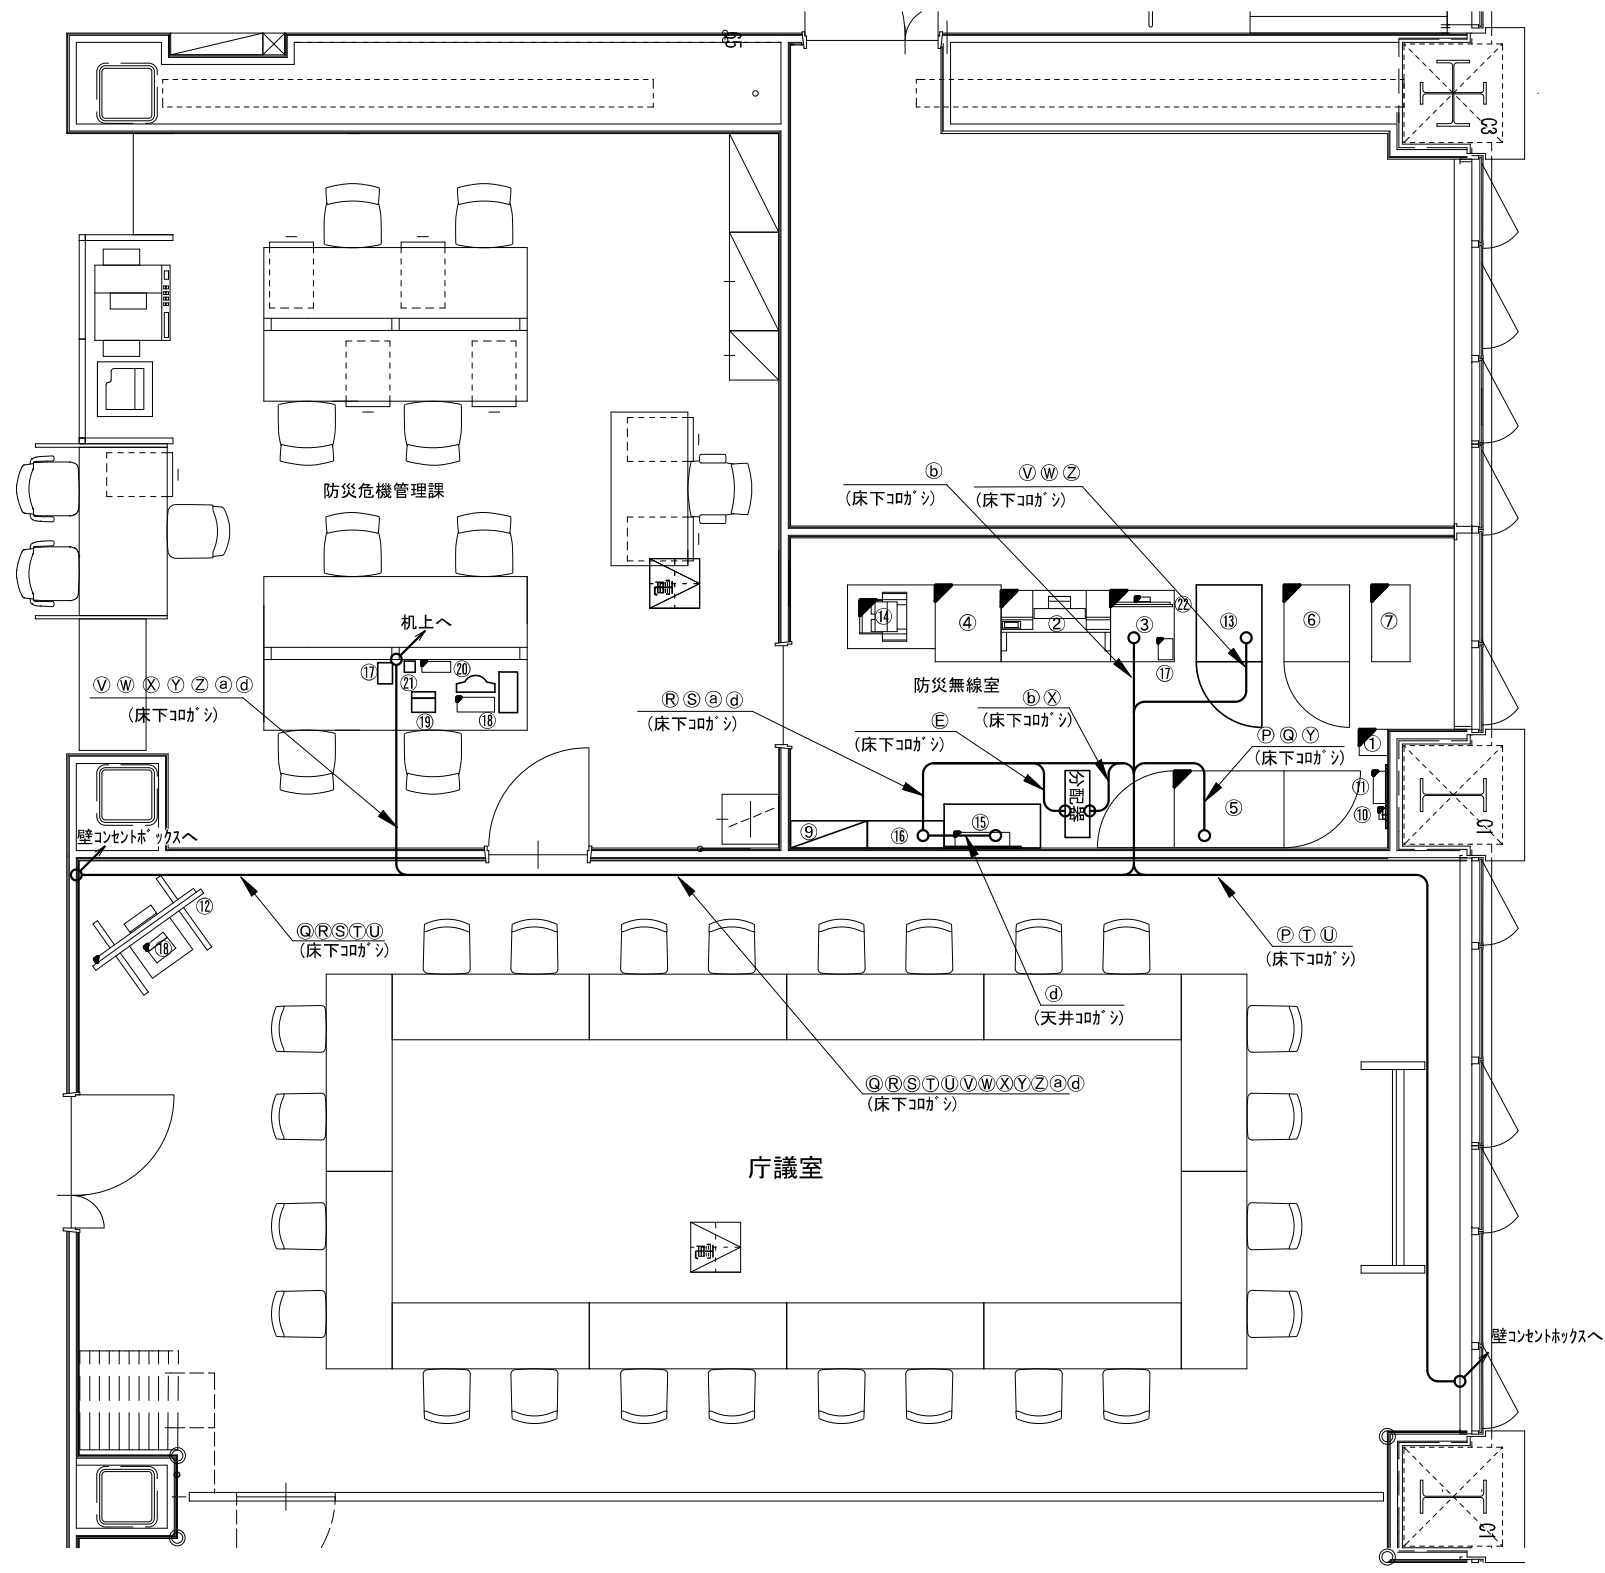

番号	線	種	備 考	番号	線	種	備 考
A	WF-H50-4S		新設	Q	LANケーブル		新設
B	S-7C-FB		既設	R	VVF 2-3C		既設
C	MVVS 0.5-4C		新設	S	VVF 2-3C		既設
D	S-5C-FB		新設	T	VVF 2-3C		既設
E	S-5C-FB		新設	U	VVF 2-3C		既設
F	S-5C-FB		新設	V	LANケーブル		既設
G	FCT 0.5-2P × 3本		新設	W	LANケーブル		既設
H	FCT 0.5-2P × 2本		既設	X	S-5C-FB		新設
I	FCT 0.5-2P × 4本		既設	Y	LANケーブル		新設
K	LANケーブル		新設	Z	CV 3.5sq-3C		既設
L	LANケーブル		新設	a	VVF 2-3C		既設
M	LANケーブル		新設	b	S-5C-FB		既設
N	LANケーブル		既設	d	FCT 0.5-2P		新設
P	LANケーブル		新設				

番号	設 備 名 称	備 考
①	60MHz帯受信装置(中継局向け)	新設
②	操作卓	新設
③	袖卓	新設
④	収納ラック(地区遠隔・電話応答装置)	新設
⑤	サーバ収納架	新設
⑥	直流電源装置(500AH)	新設
⑦	無停電電源装置(5KVA)	新設
⑧	—	
⑨	分電盤	既設
⑩	同軸避雷器	新設
⑪	バンドパスフィルター	新設
⑫	情報表示モニター	新設
⑬	J-ALERT収容架	既設
⑭	プリンター(複合機)	新設
⑮	子局間音声通話装置(交換機)	新設
⑯	防災用分電盤	既設
⑰	防災無線電話機	新設
⑱	文字入力装置	新設
⑲	J-ALERT端末装置	既設
⑳	戸別受信機	新設
㉑	J-ALERTパトライト	既設
㉒	地図表示装置用モニター(22インチ)	新設

凡 例

新 設

既 設

新設配線


改 造

撤 去

撤去配線

既設配線

神崎市役所 1階配線図(新設)

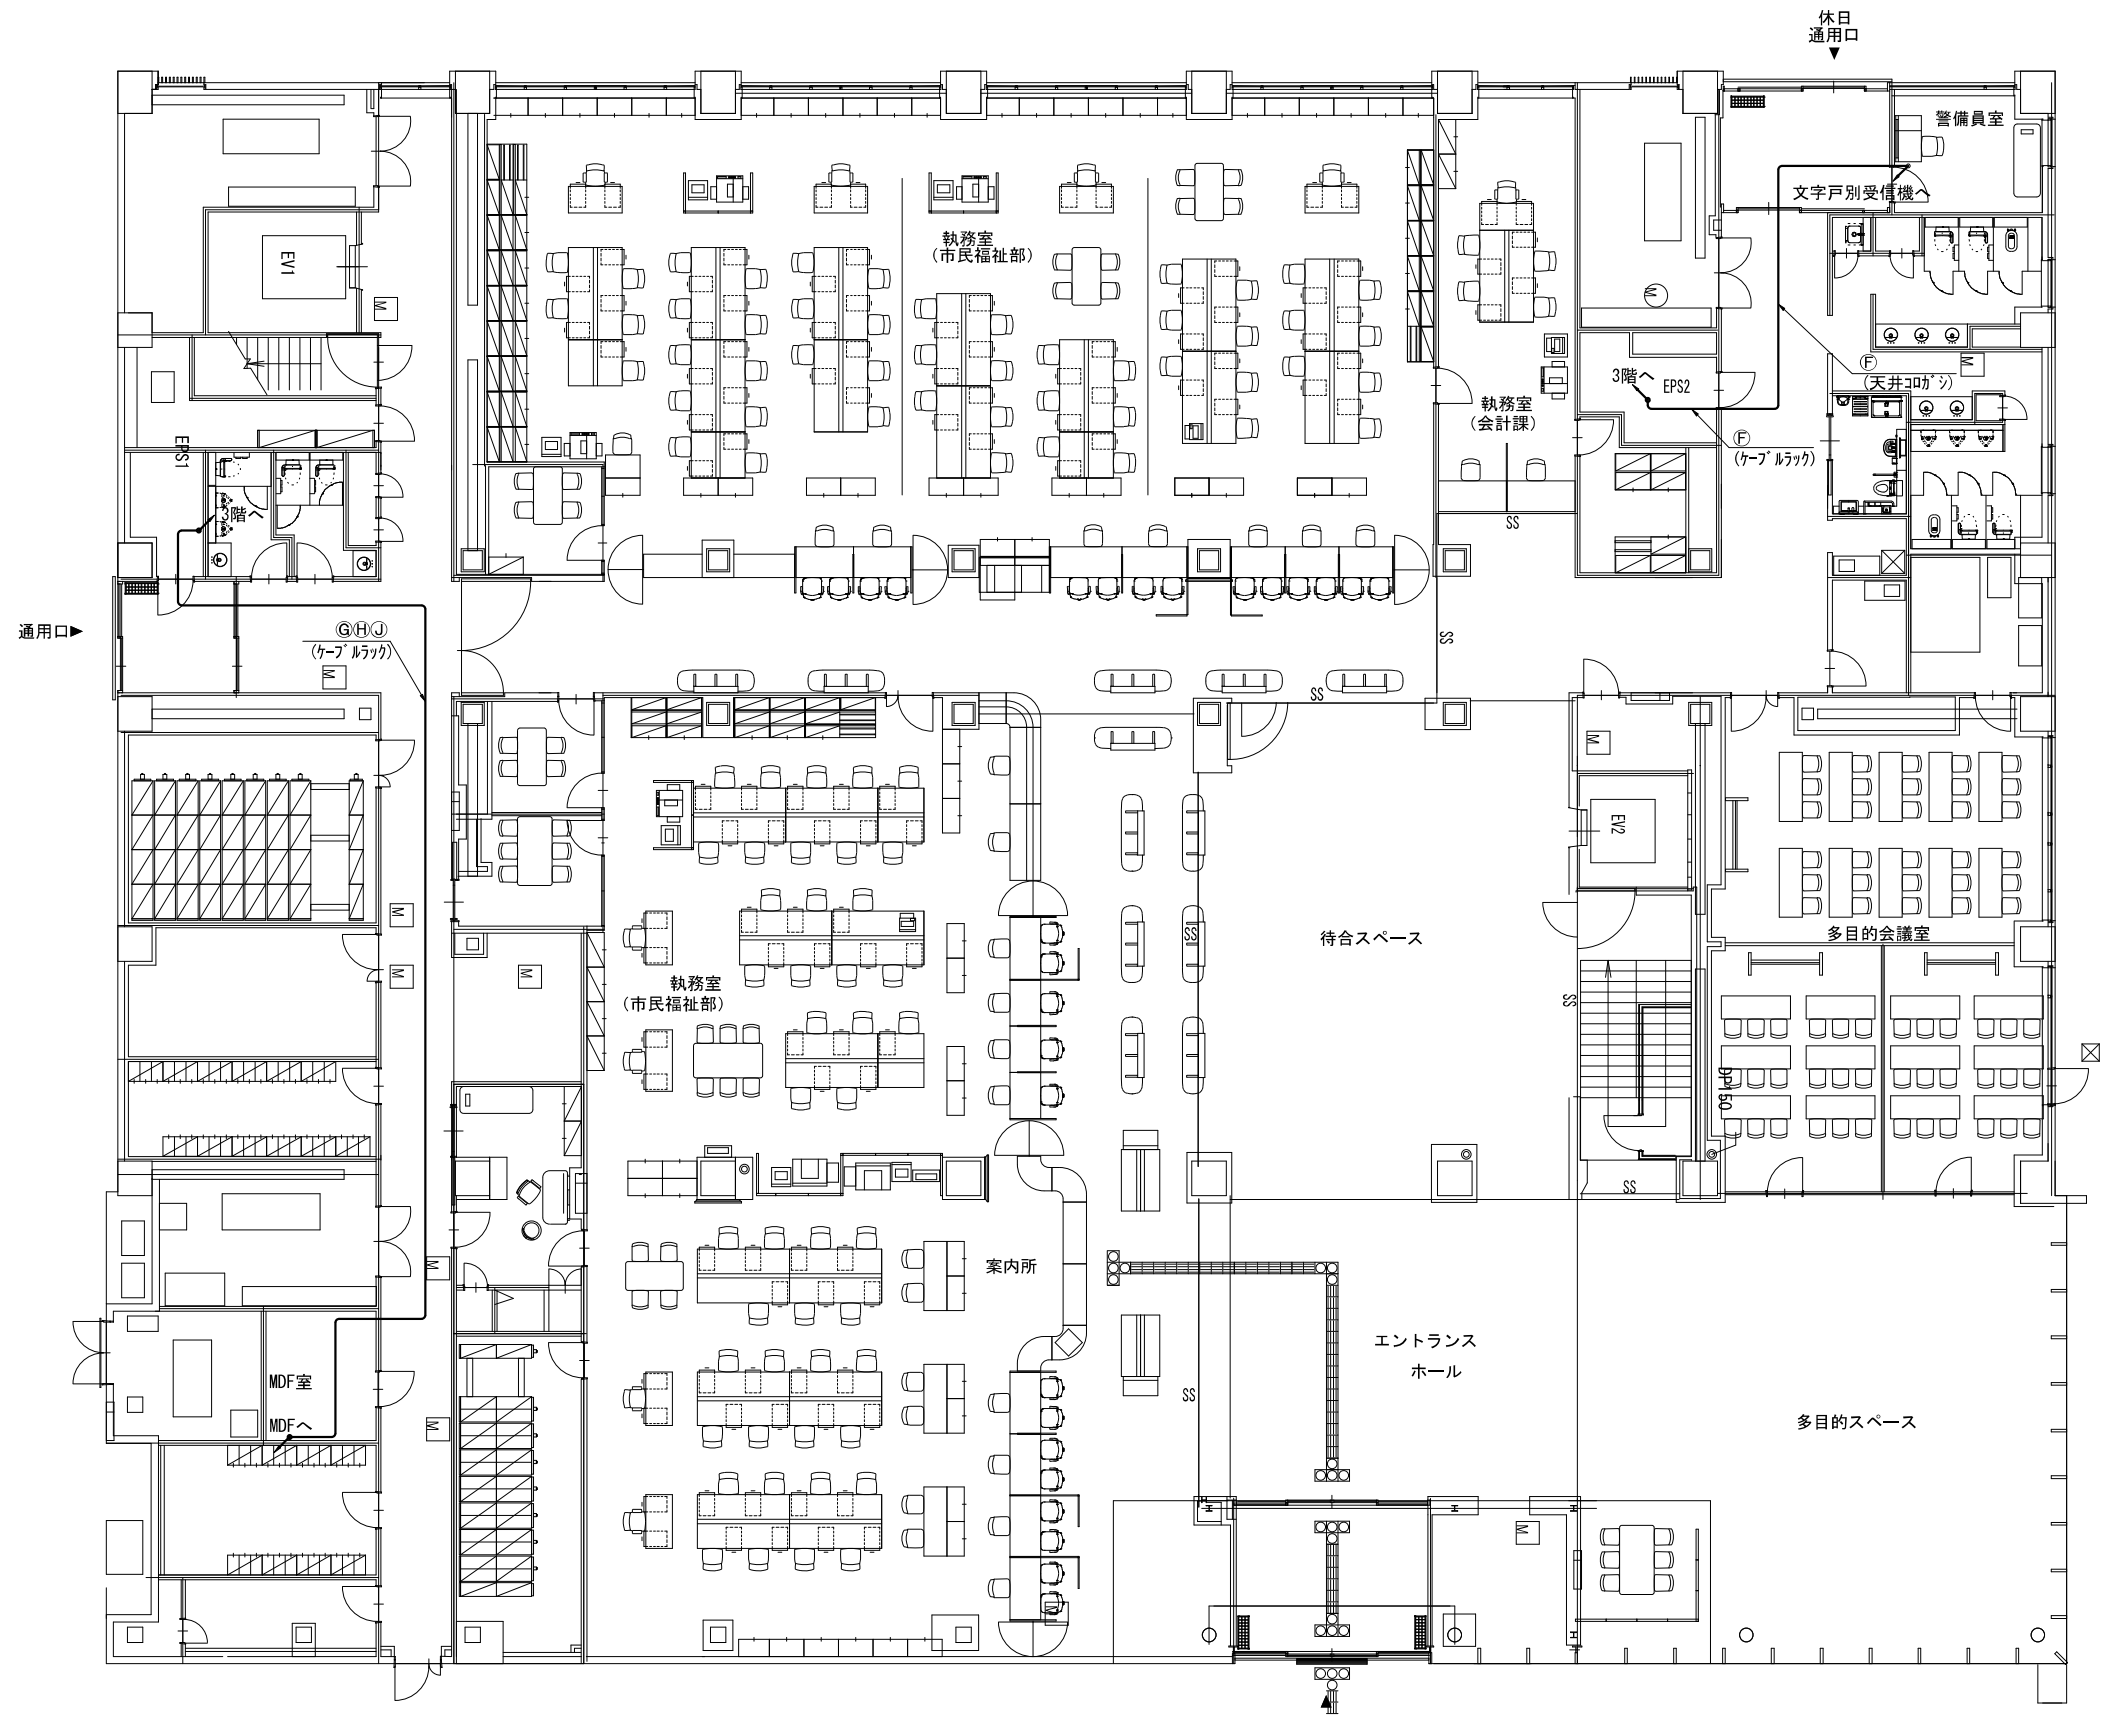

番号	線種	備考
①	S-5C-FB	新設
②	FCT 0.5-2P × 3本	新設
③	FCT 0.5-2P × 1本	既設
④	FCT 0.5-2P × 2本	既設

凡例			
	新設		既設
	改造		撤去
	新設配線		撤去配線
	既設配線		





株式会社 エイト日本技術開発

承認	設計	担当	縮尺
			1 : 200
			設計年度 令和6年度

工事名称 令和5年度 神崎市防災行政無線更新実施設計業務委託

図面名称 神崎市役所 1階配線図(新設)

千代田交流センター R階平面図(新設)

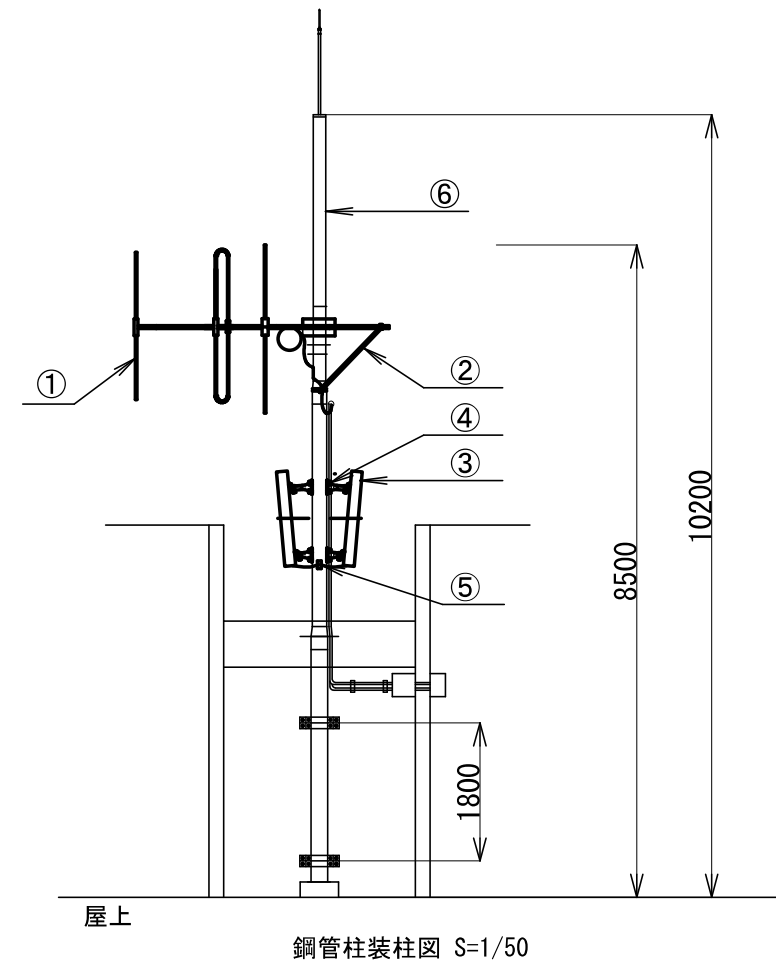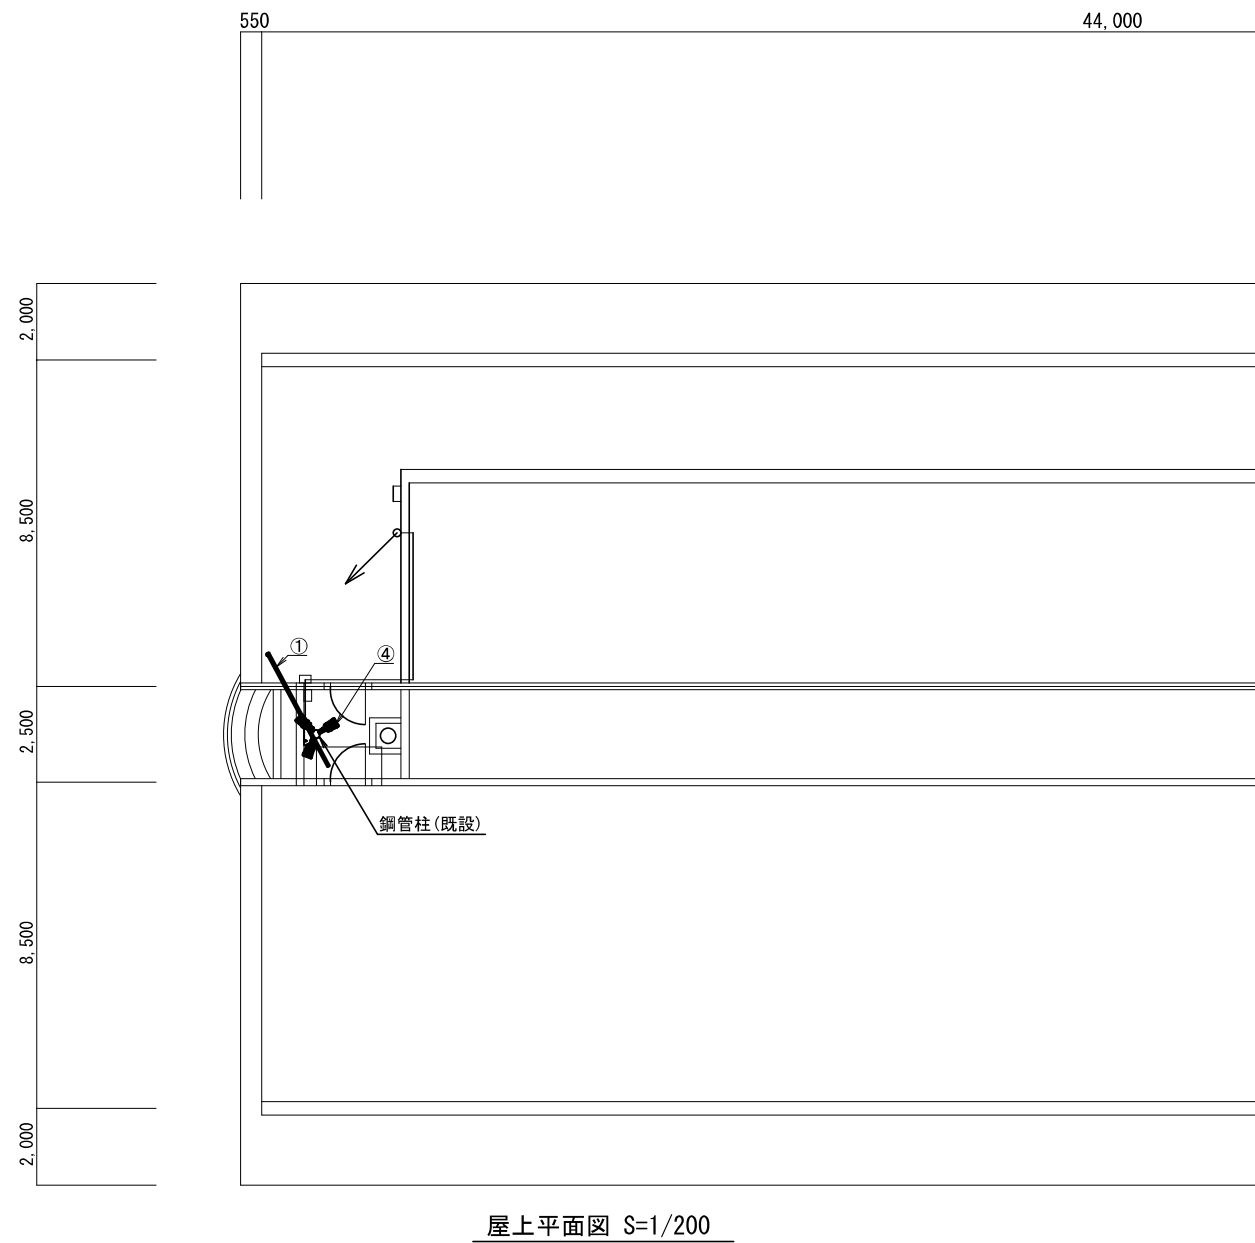

番号	設 備 名 称	備 考
①	60MHz帯3素子八木型空中線	新設
②	空中線取付金具	新設
③	高性能スピーカー60W×3	新設
④	スピーカー取付金具	新設
⑤	スピーカー端子箱	新設
⑥	鋼管柱 S-10B	既設

凡 例			
	: 新 設		: 既 設
	: 改 造		: 撤 去
	: 新設配線		: 既設配線
	: 撤去配線		




株式会社 エイト日本技術開発

承認	設計	担当	縮尺
図示			
設計年度 令和6年度			

工事名称 令和5年度 神崎市防災行政無線更新実施設計業務委託

図面名称 千代田交流センター R階平面図(新設)

千代田交流センター 3階平面図(新設)

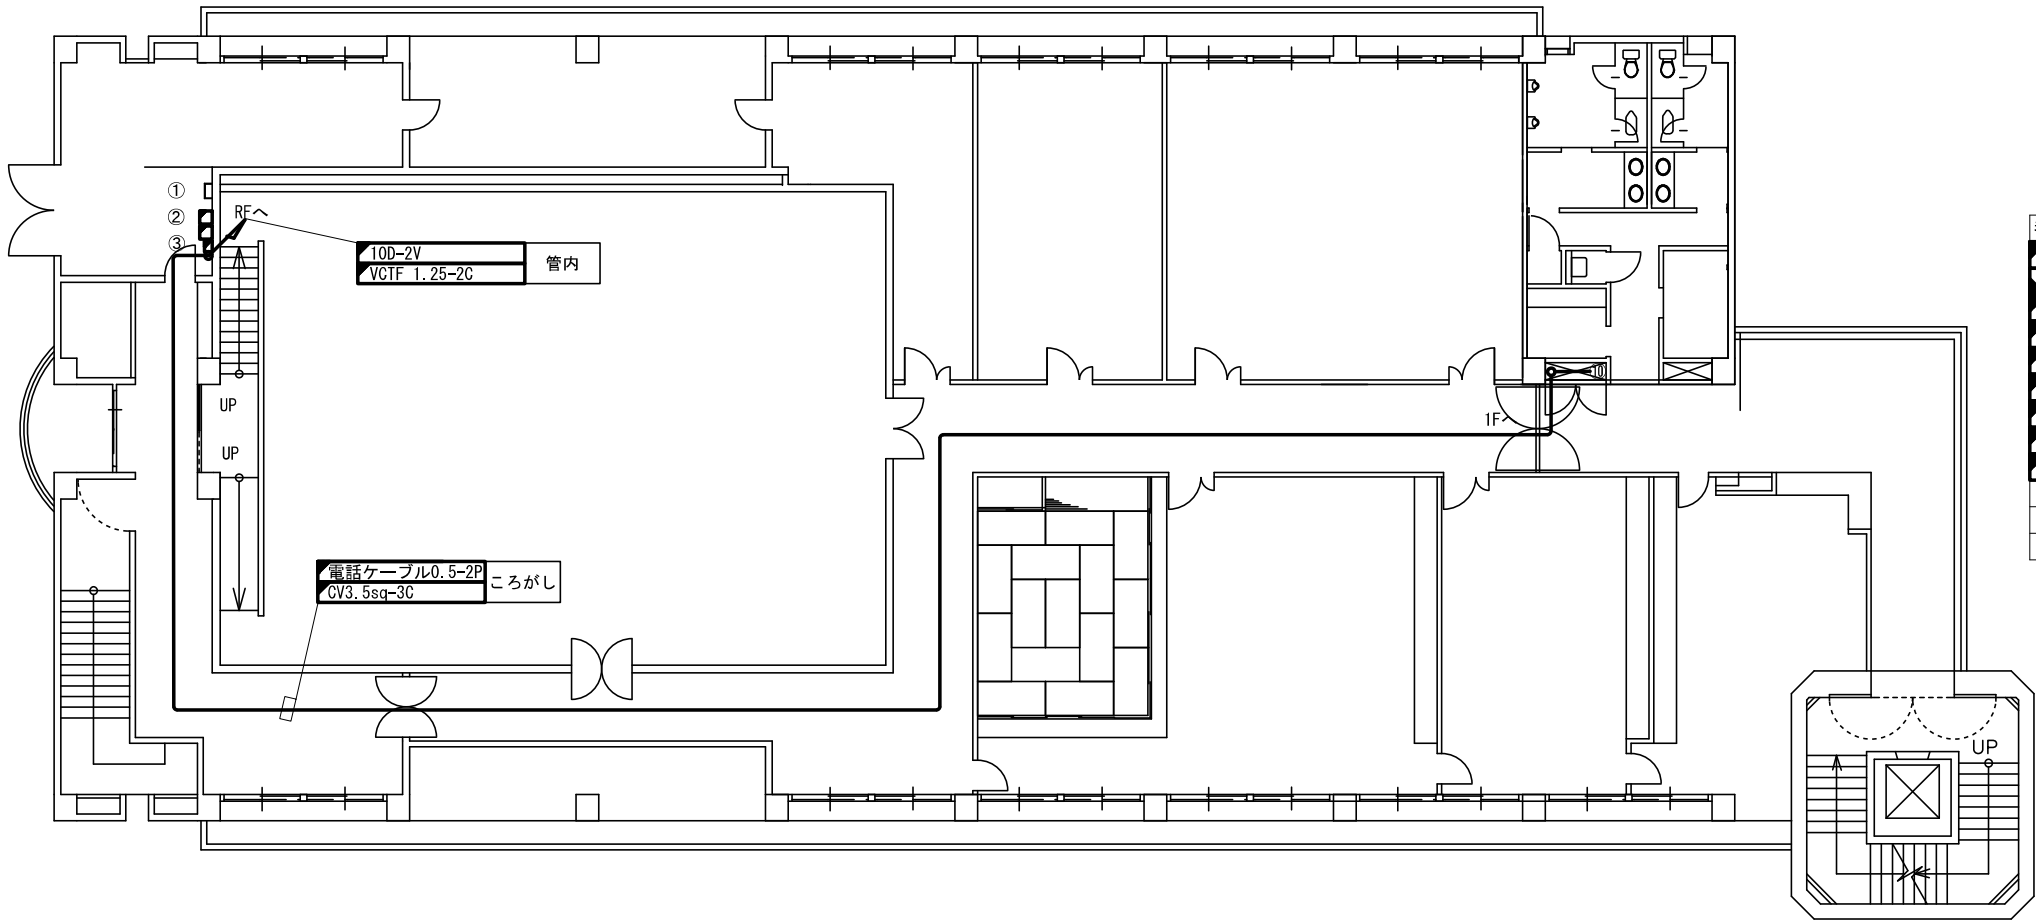

番号	設備名称	備考
①	拡声子局設備	新設
②	耐雷変圧器	改造
③	外部接続箱	新設
④	戸別受信機	新設
⑤	文字戸別受信機	新設
⑥	遠隔制御装置	新設
⑦	防災電話	新設
⑧	文字入力装置	新設
⑨	避難者情報管理装置	新設
⑩	分電盤 (L-3B、T-3B)	既設
⑪	L3-SW	既設
⑫	MDF	既設

凡 例

	: 新 設		: 既 設		: 新設配線
	: 改 造		: 撤 去		: 撤去配線
					: 既設配線



株式会社 エイト日本技術開発

承認 設計 担当

縮尺


1 : 200
設計年度
令和 5 年度

工事名称 令和5年度 神崎市防災行政無線更新実施設計業務委託

図面名称 千代田交流センター 3階平面図(新設)

No. 017

千代田交流センター 2階平面図(新設)

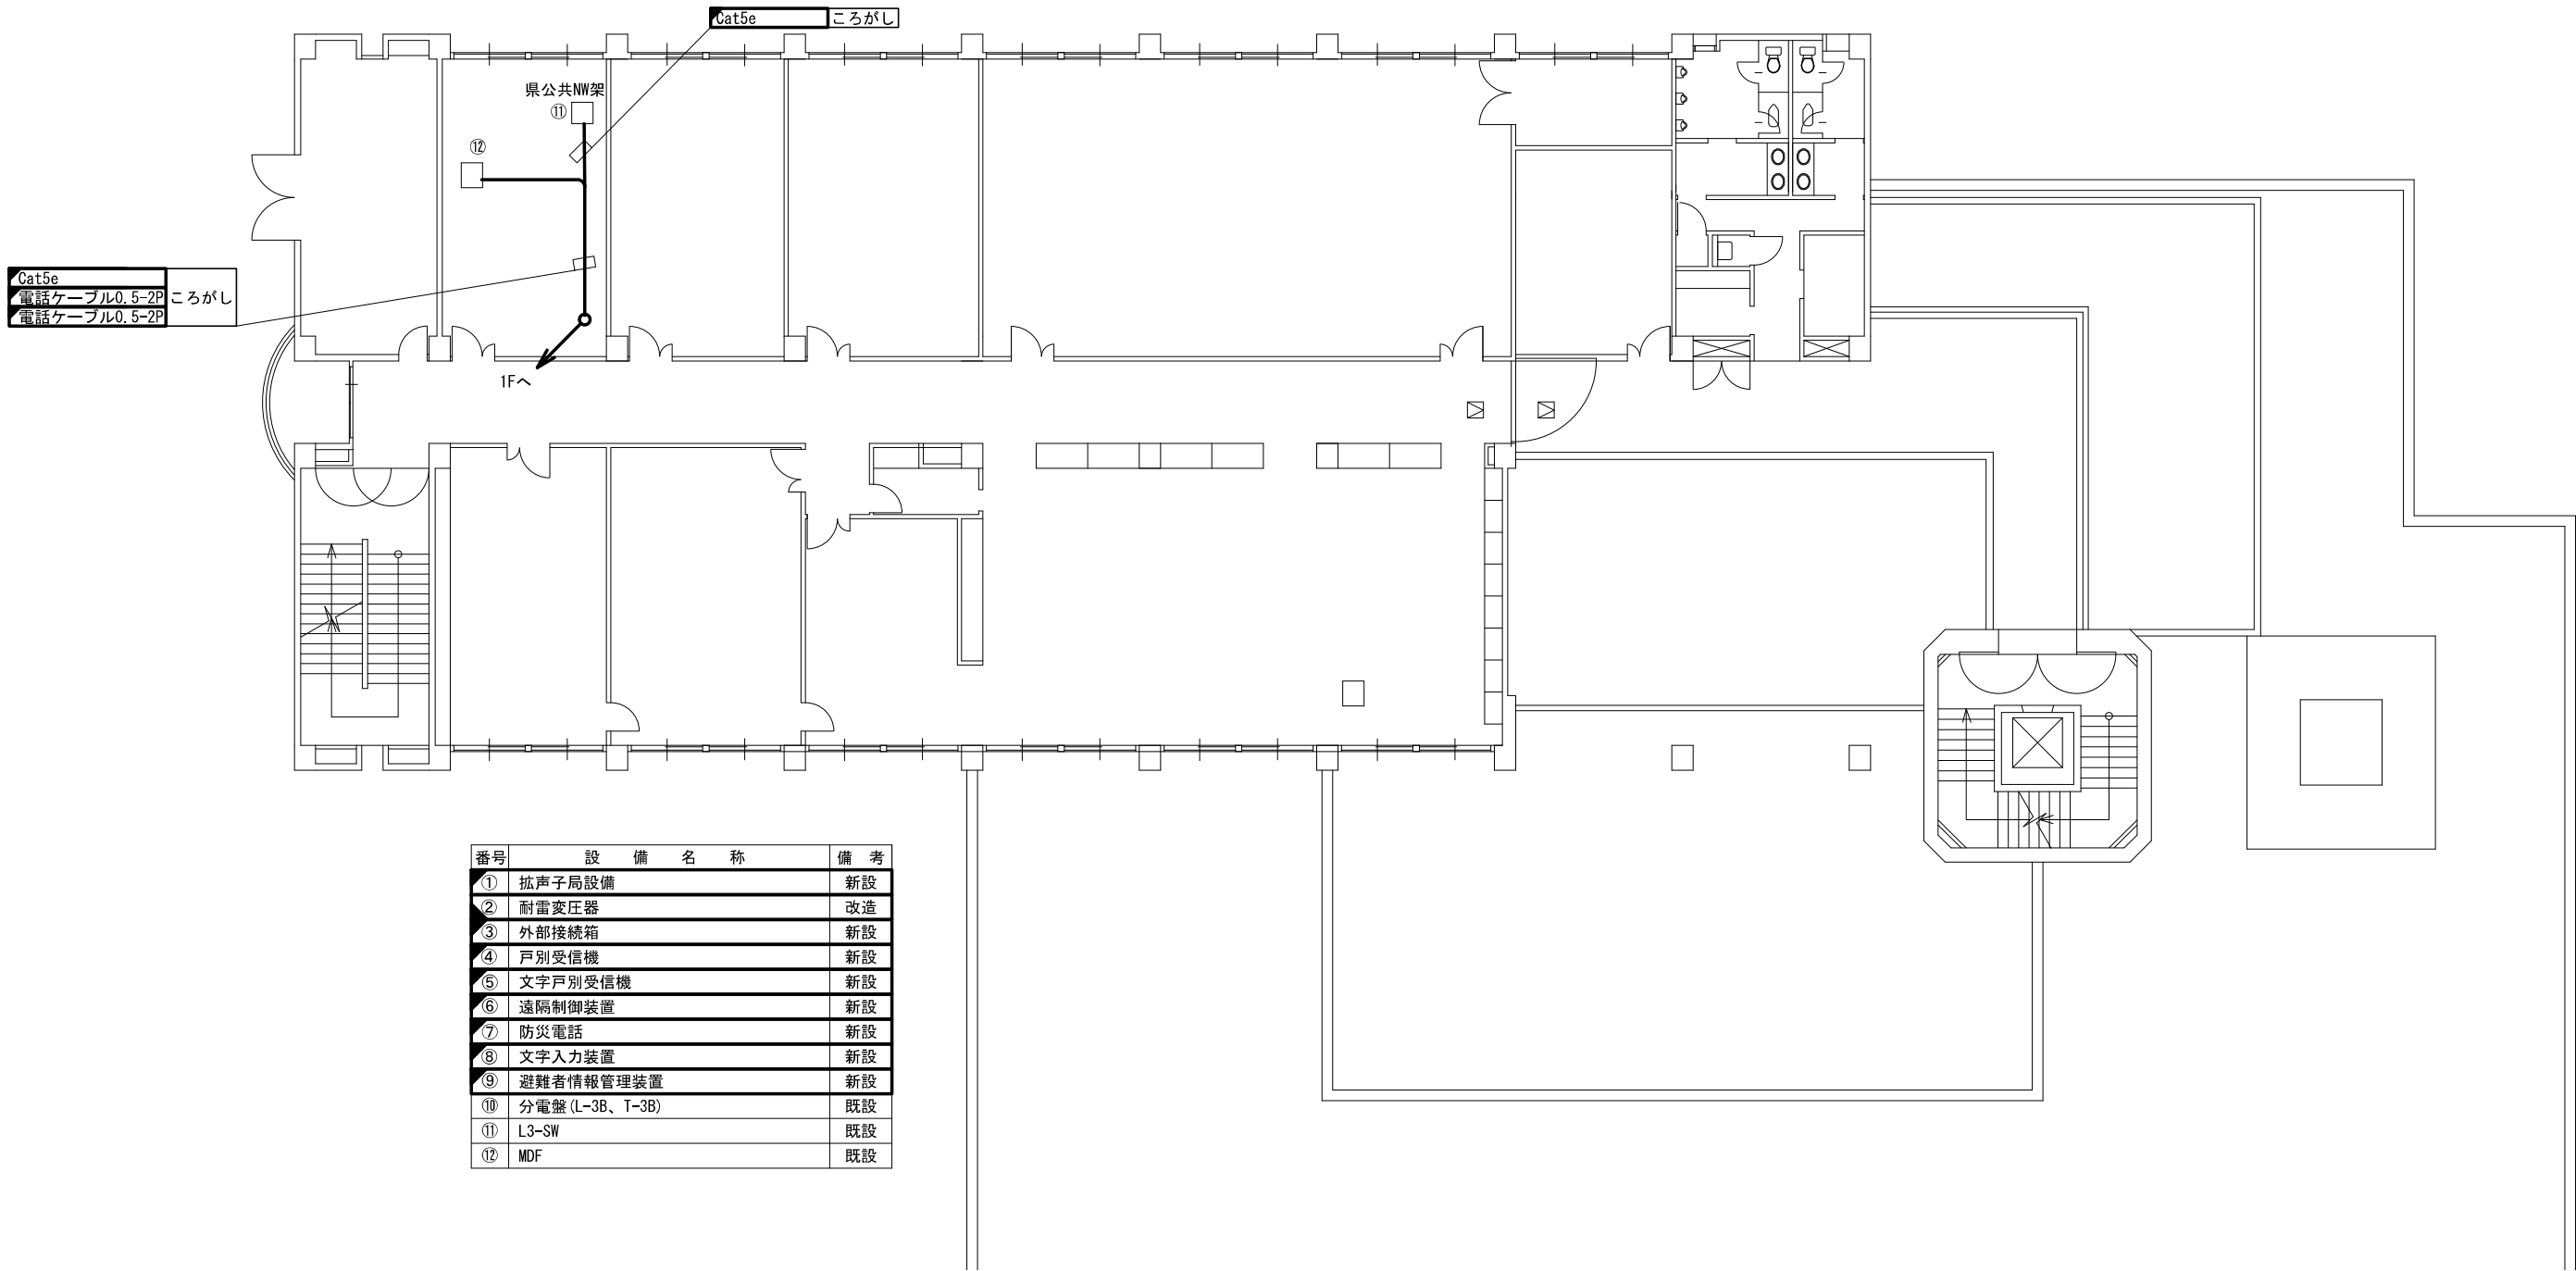

番号	設 備 名 称	備 考
①	拡声子局設備	新設
②	耐雷変圧器	改造
③	外部接続箱	新設
④	戸別受信機	新設
⑤	文字戸別受信機	新設
⑥	遠隔制御装置	新設
⑦	防災電話	新設
⑧	文字入力装置	新設
⑨	避難者情報管理装置	新設
⑩	分電盤 (L-3B、T-3B)	既設
⑪	L3-SW	既設
⑫	MDF	既設

凡 例

新 設

改 造

既 設

撤 去

新設配線

撤去配線

既設配線



株式会社 エイト日本技術開発


承認	設計	担当	

縮尺
1 : 250
設計年度
令和 6 年度

工事名称 令和5年度 神埼市防災行政無線更新実施設計業務委託

図面名称 千代田交流センター 2階平面図(新設)

千代田交流センター 1階平面図(新設)

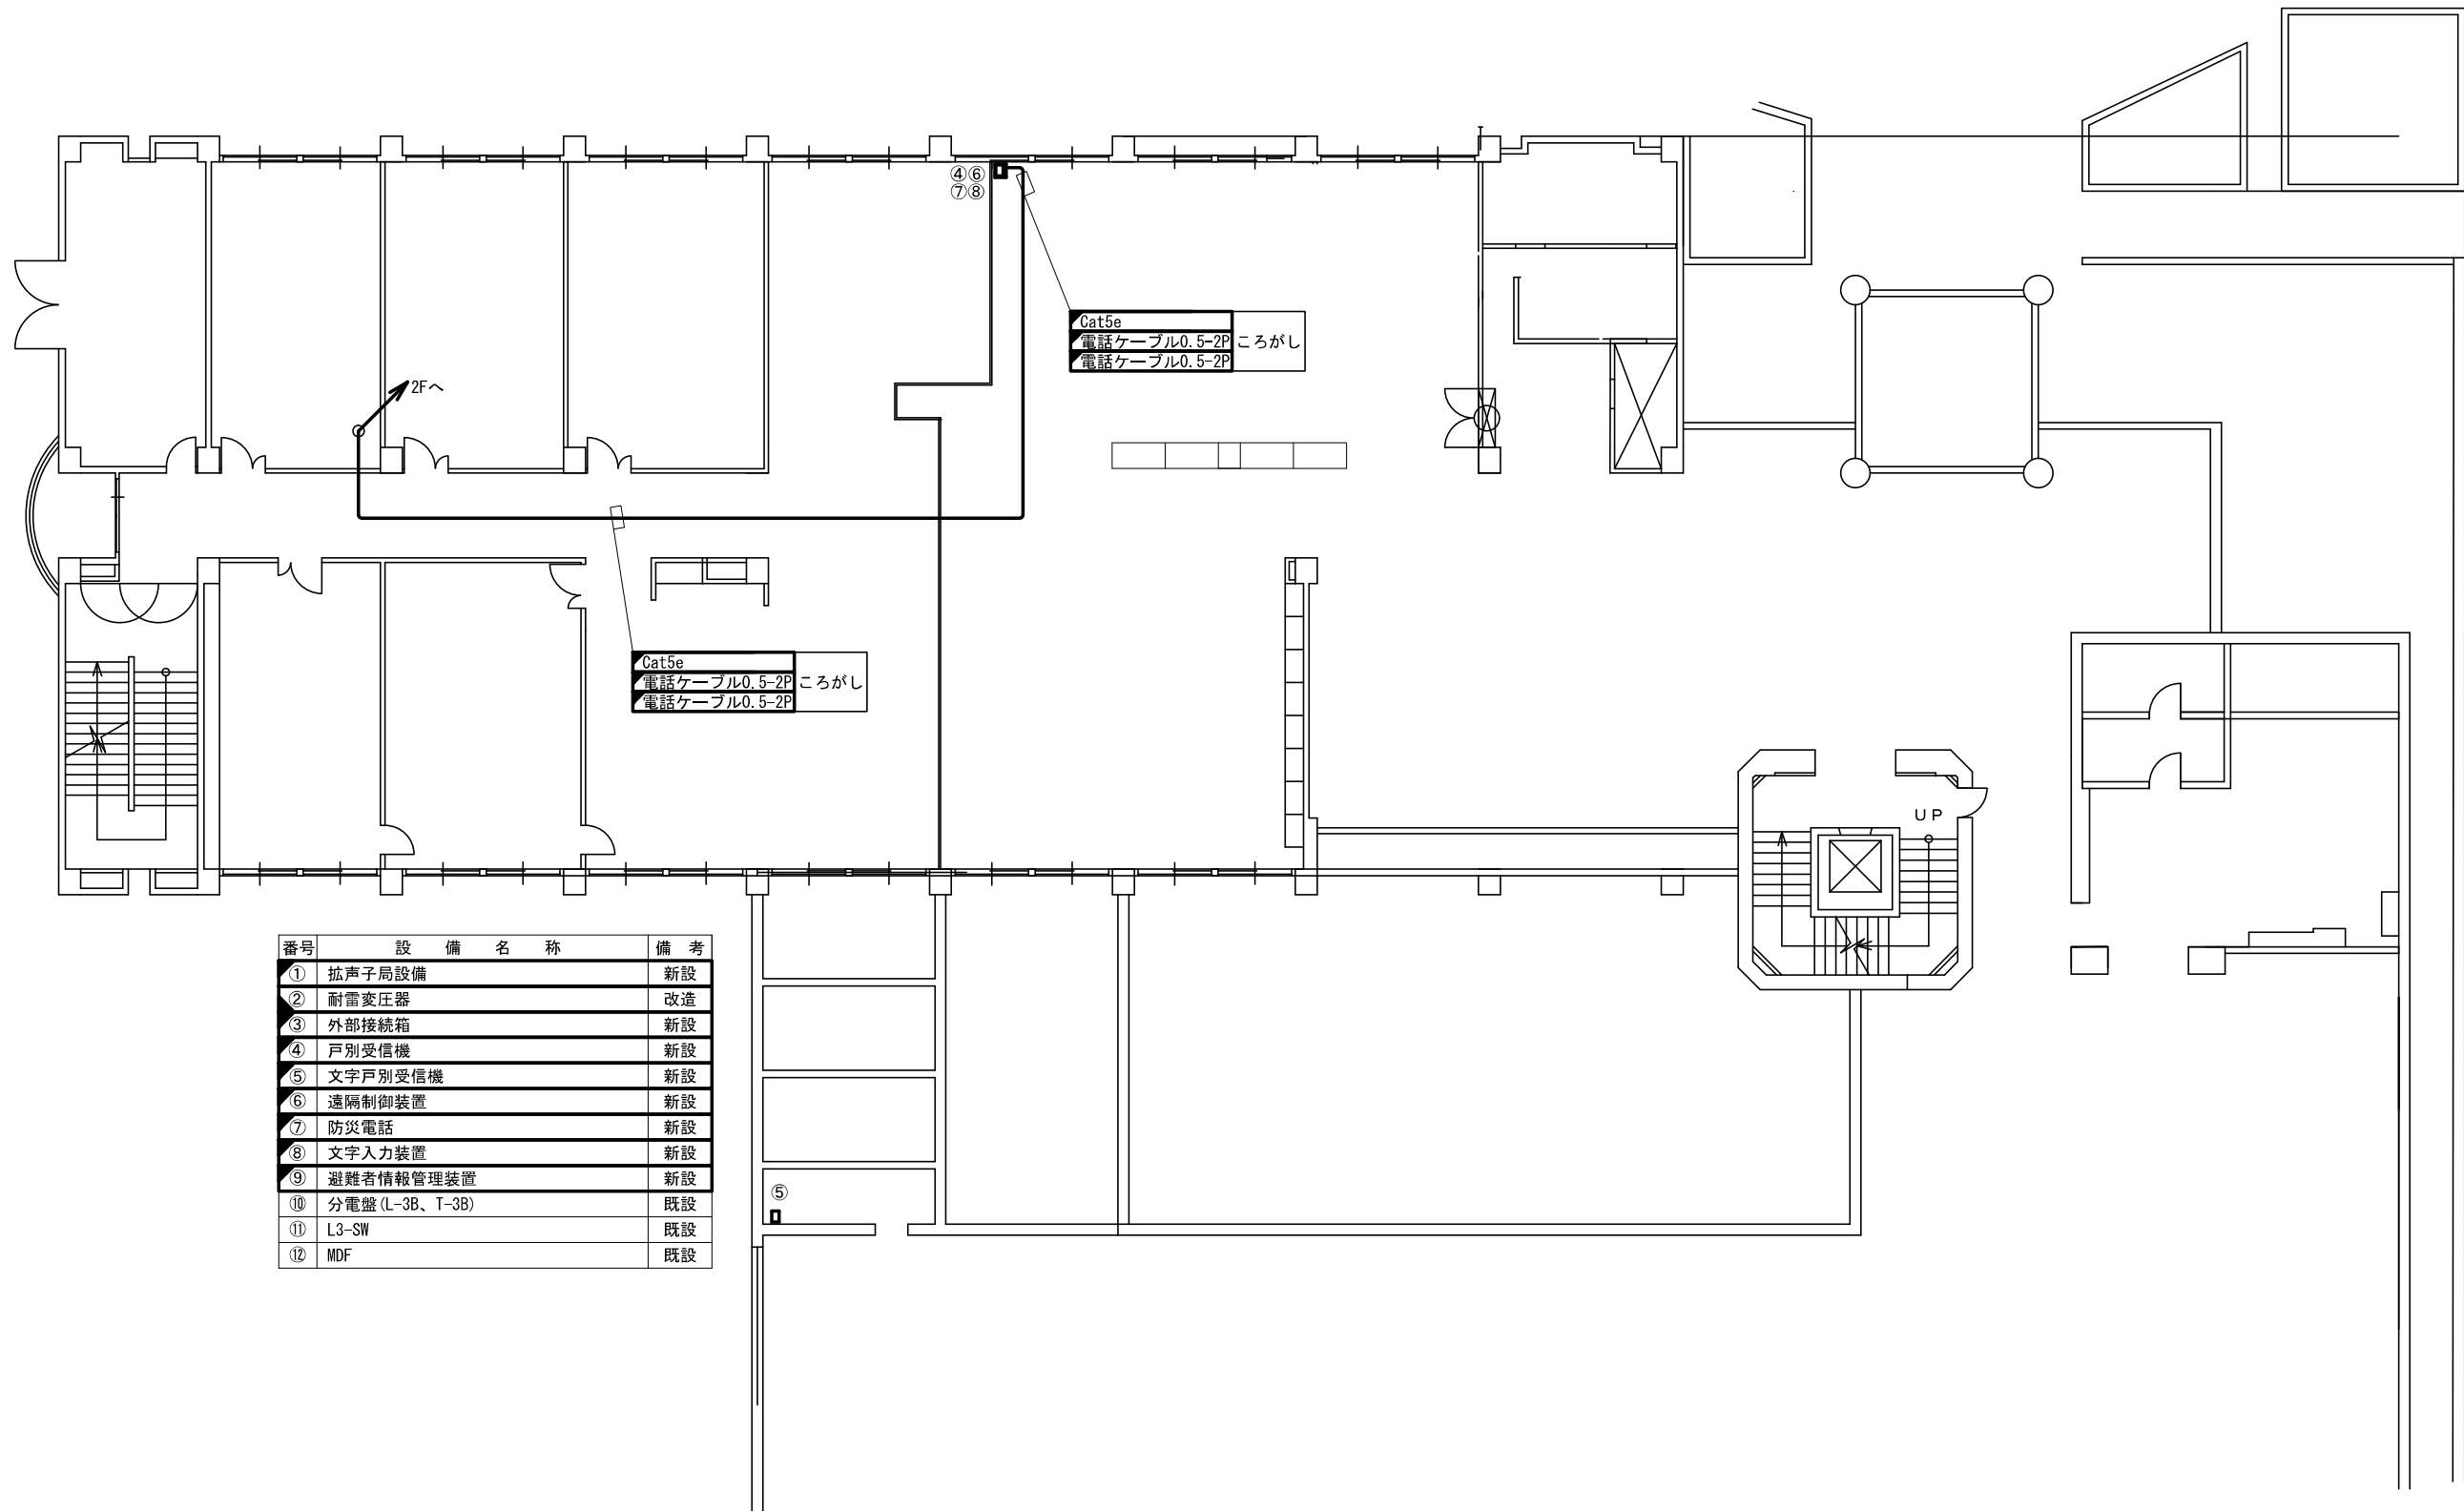




株式会社 エイト日本技術開発

承認	設計	担当		縮尺
				1 : 250
設計年度				令和6年度

工事名称 令和5年度 神崎市防災行政無線更新実施設計業務委託
図面名称 千代田交流センター 1階平面図(新設)

千代田交流センター 配線系統図(新設)

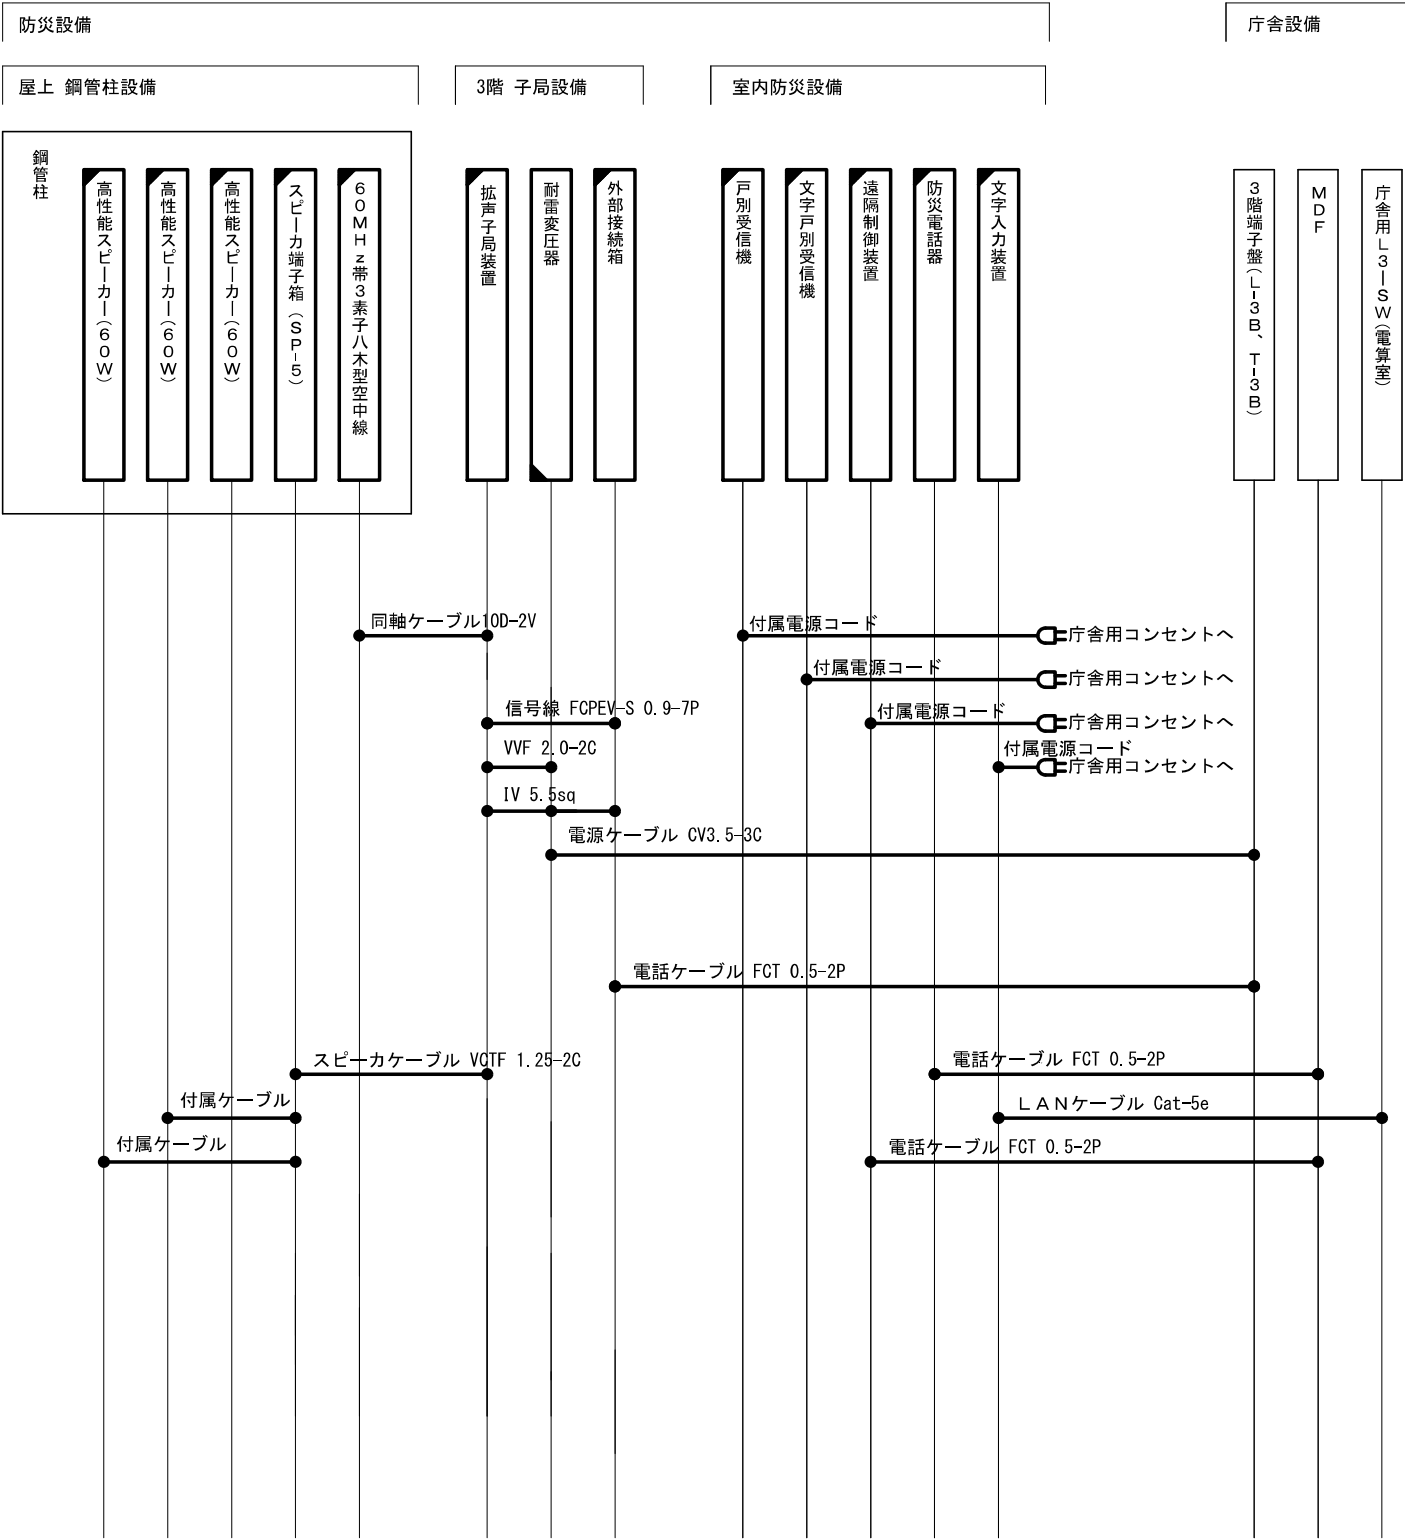

凡 例

新 設

改 造

既 設


撤 去

新設配線


撤去配線

既設配線

脊振交流センター R階 平面図(新設)

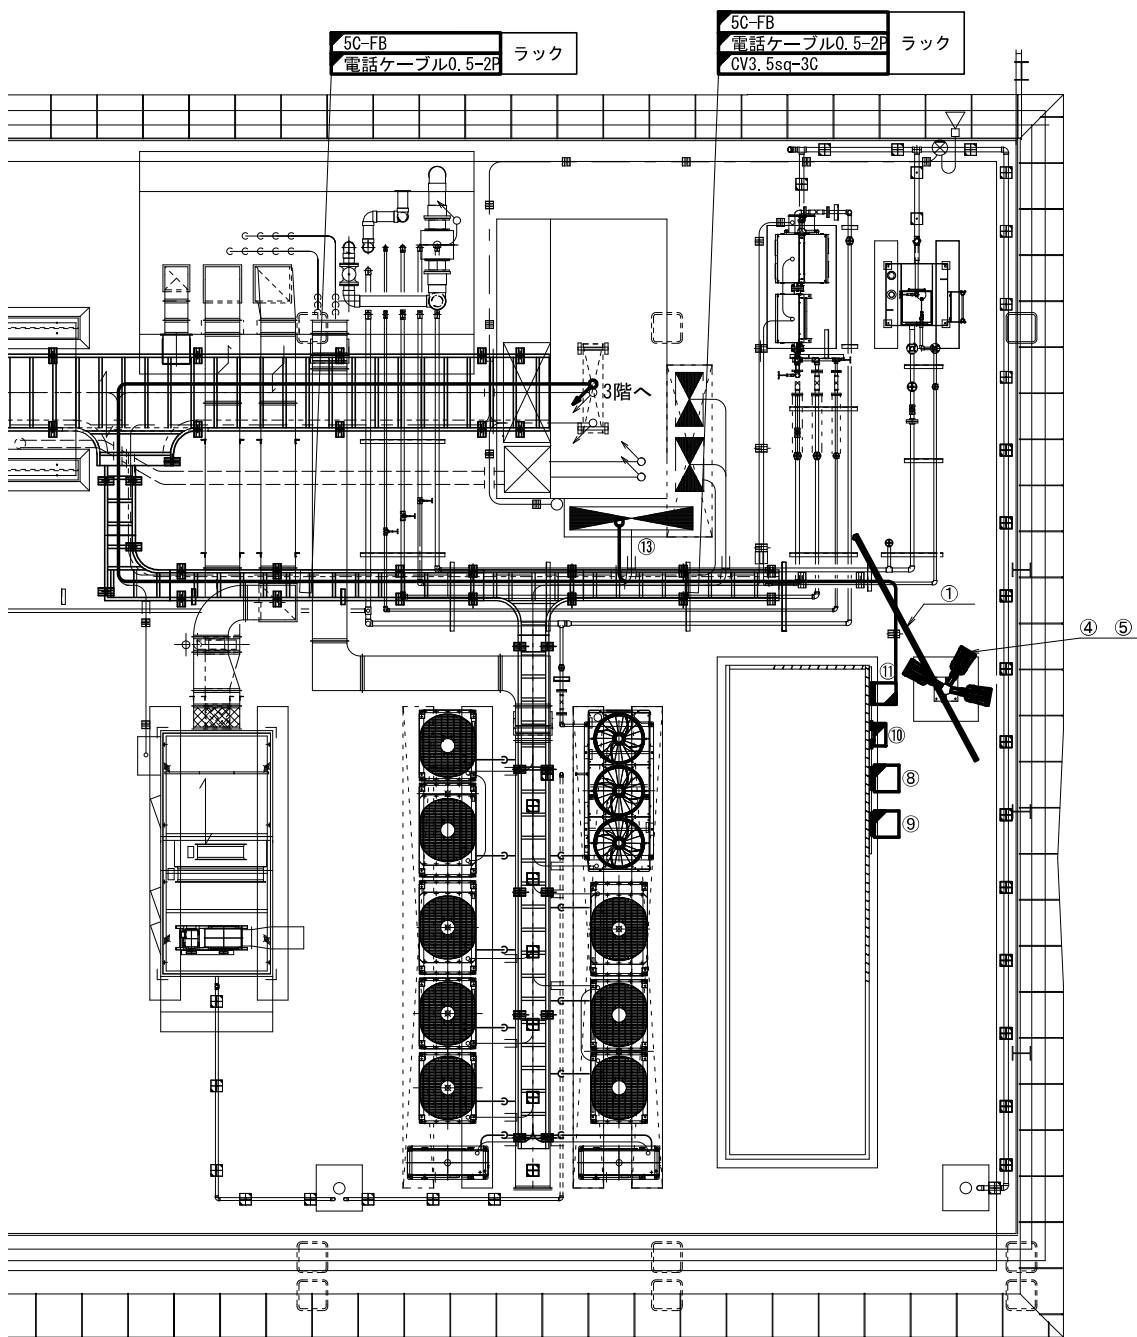

屋上平面図 S=1/100

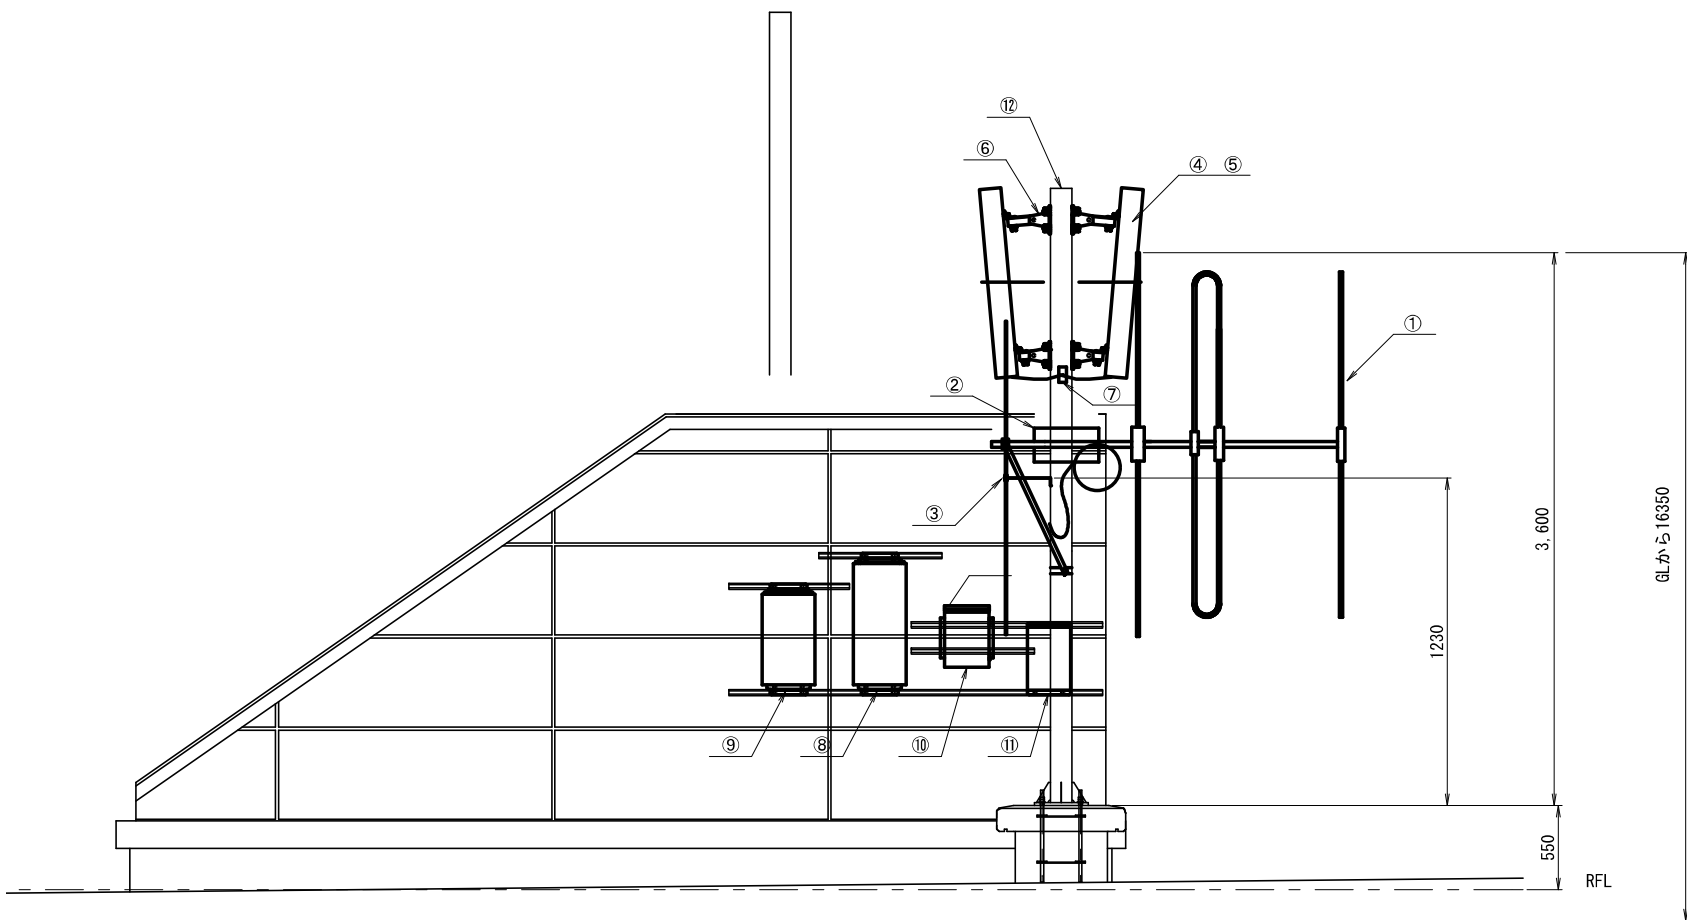

鋼管柱装柱図 S=1/50

設備名称		
番号	設備名称	備考
①	60MHz帯3素子八木型空中線	新設
②	空中線取付金具	新設
③	戸別受信機用ダイポールアンテナ	新設
④	高性能スピーカー 30W×2	新設
⑤	高性能スピーカー 60W	新設
⑥	スピーカー取付金具	新設
⑦	スピーカ端子箱	新設
⑧	拡声子局装置(1)	新設
⑨	拡声子局装置(2)	新設
⑩	外部接続箱	新設
⑪	耐雷変圧器(0.5KW)	改造
⑫	鋼管柱(125A-4m)	既設
⑬	空調機盤(分電盤)	既設

凡例			
	: 新設		: 既設
	: 改造		: 撤去
			: 撤去配線
			: 既設配線



株式会社 エイト日本技術開発

承認 設計 担当 縮尺

図示

設計年度


令和6年度

工事名称 令和5年度 神崎市防災行政無線更新実施設計業務委託

図面名称 脊振交流センター R階 平面図(新設)

No. 021

脊振交流センター 3階 平面図(新設)

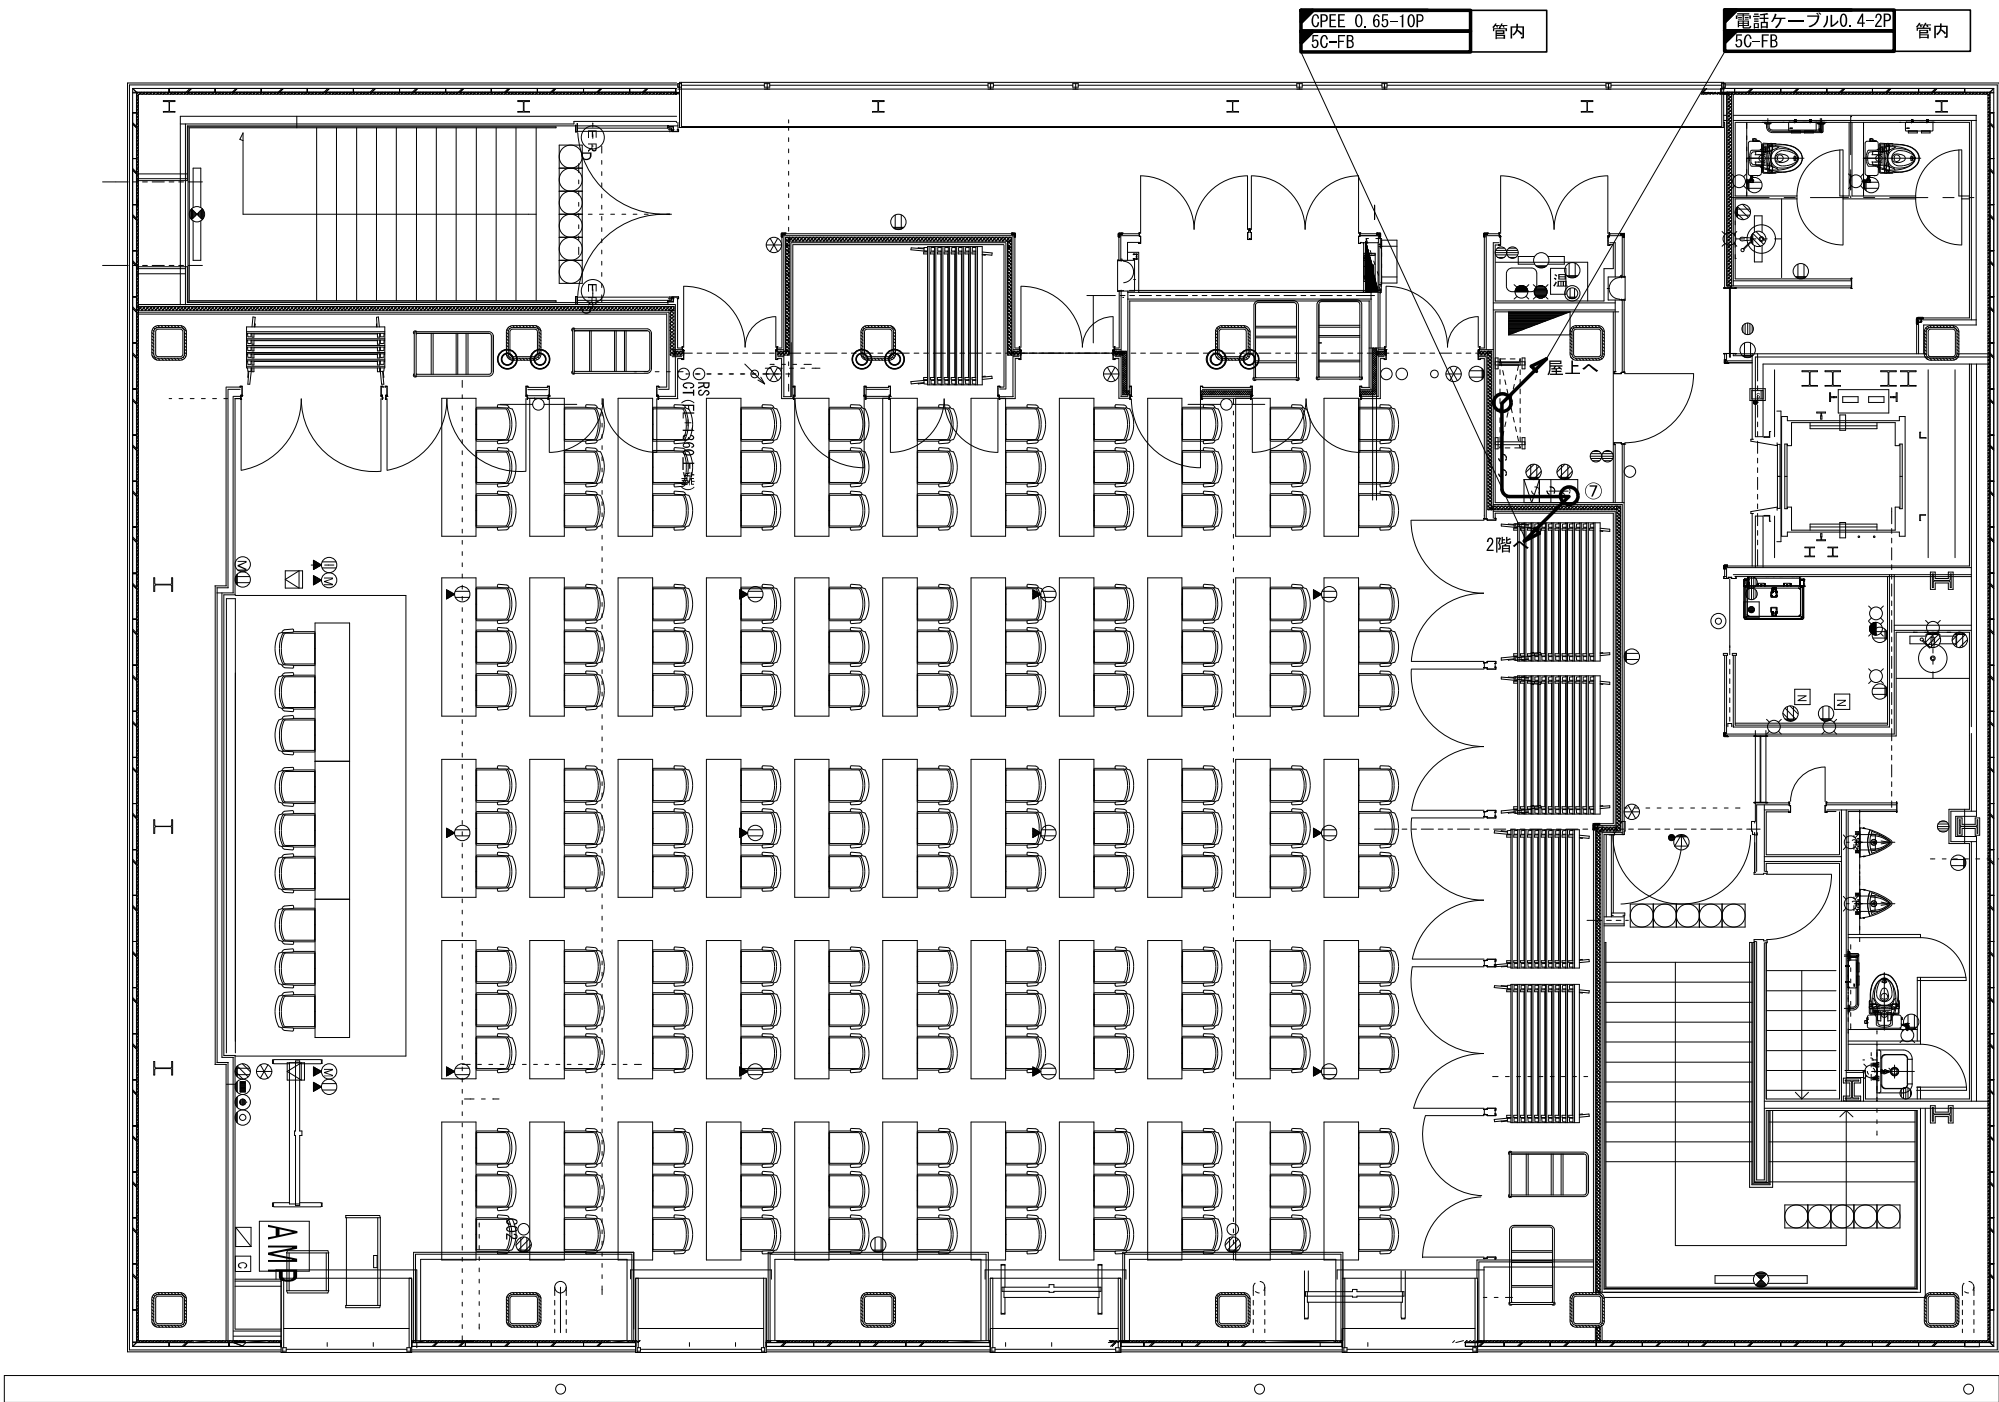

番号	設備名称	備考
①	戸別受信機	新設
②	文字戸別受信機	新設
③	遠隔制御装置	新設
④	防災電話	新設
⑤	文字入力装置	新設
⑥	避難者情報管理装置	新設
⑦	3階端子盤(3T-1)	既設
⑧	2階端子盤(2T-2)	既設
⑨	専用線(2階端子盤(2T-1))	既設
⑩	庁舎用L3-SW(電算室)	既設

凡 例

新 設

改 造

既 設

撤 去

新設配線

撤去配線

既設配線




株式会社 エイト日本技術開発

承認	設計	担当	縮尺
			1 : 150
			設計年度 令和6年度

工事名称 令和5年度 神崎市防災行政無線更新実施設計業務委託

図面名称 脊振交流センター 3階 平面図(新設)

脊振交流センター 2階 平面図(新設)

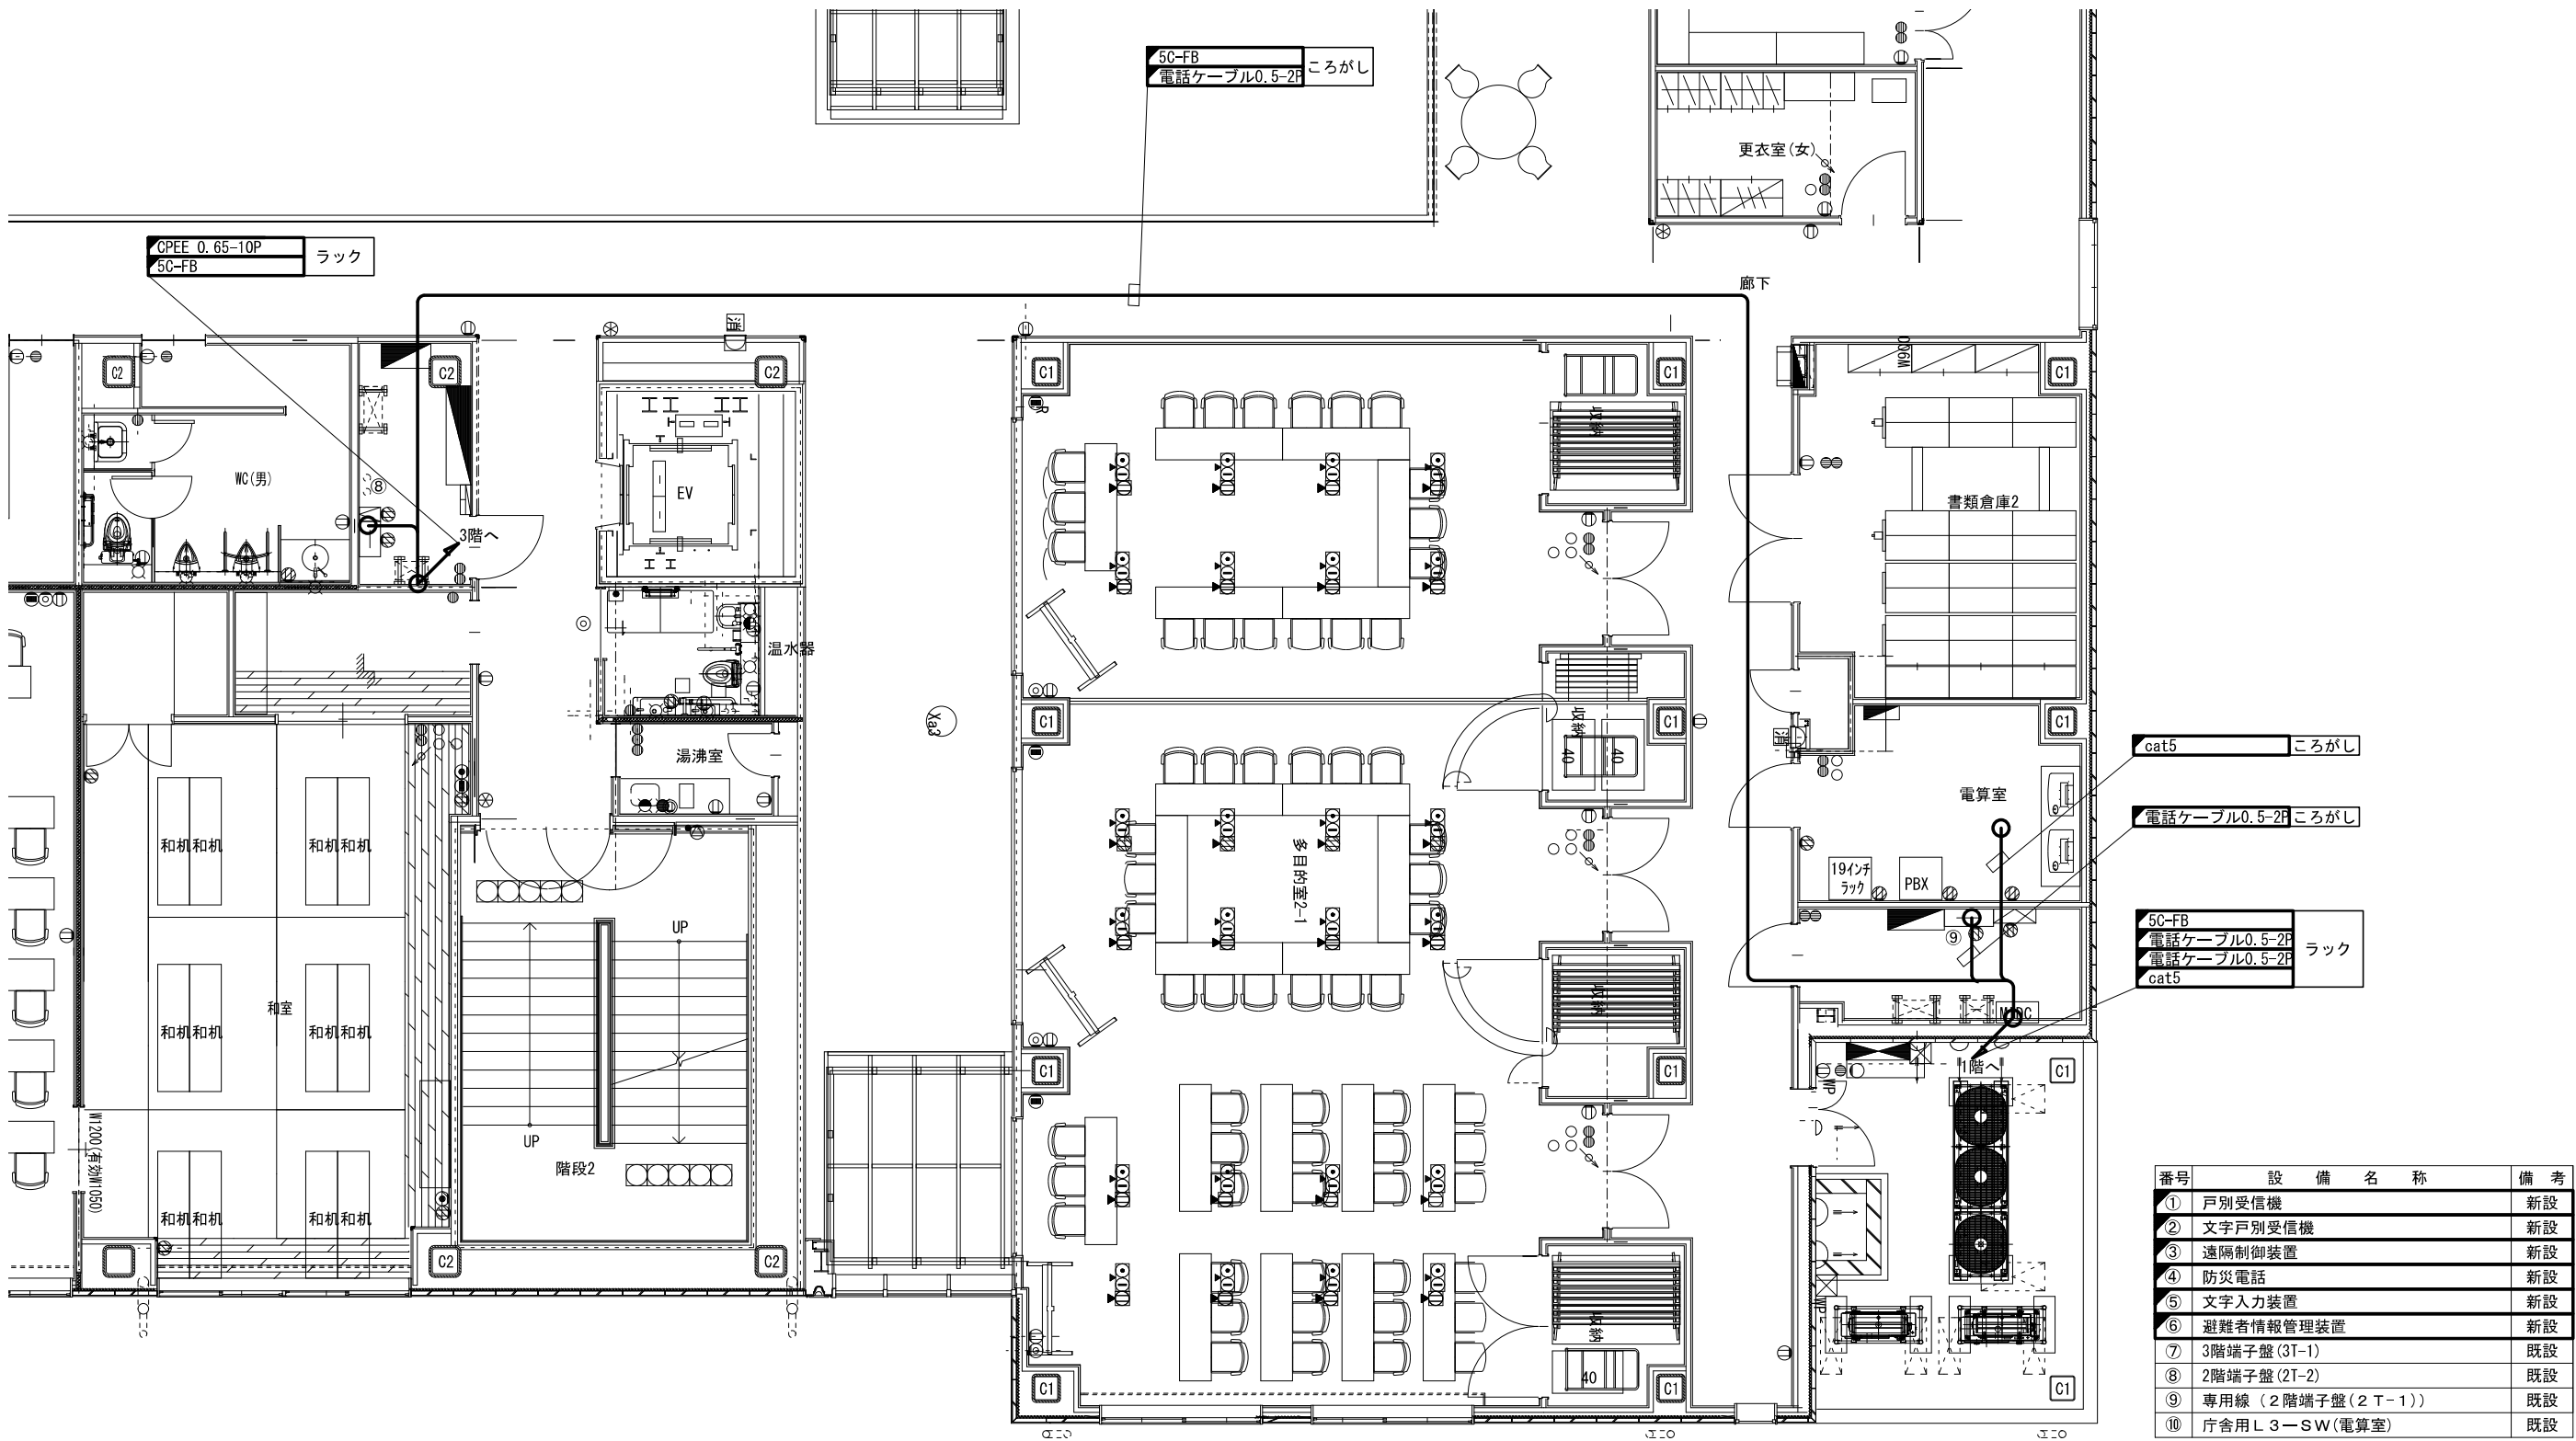

番号	設備名称	備考
①	戸別受信機	新設
②	文字戸別受信機	新設
③	遠隔制御装置	新設
④	防災電話	新設
⑤	文字入力装置	新設
⑥	避難者情報管理装置	新設
⑦	3階端子盤(3T-1)	既設
⑧	2階端子盤(2T-2)	既設
⑨	専用線(2階端子盤(2T-1))	既設
⑩	庁舎用L3-SW(電算室)	既設

凡 例			
	新 設		既 設
	改 造		撤 去
	新設配線		撤去配線
	既設配線		




株式会社 エイト日本技術開発

承認	設計	担当	縮尺
			1 : 100
			設計年度
			令和6年度

工事名称 令和5年度 神崎市防災行政無線更新実施設計業務委託
図面名称 脊振交流センター 2階 平面図(新設)

No. 023

脊振交流センター 1階 平面図(新設)

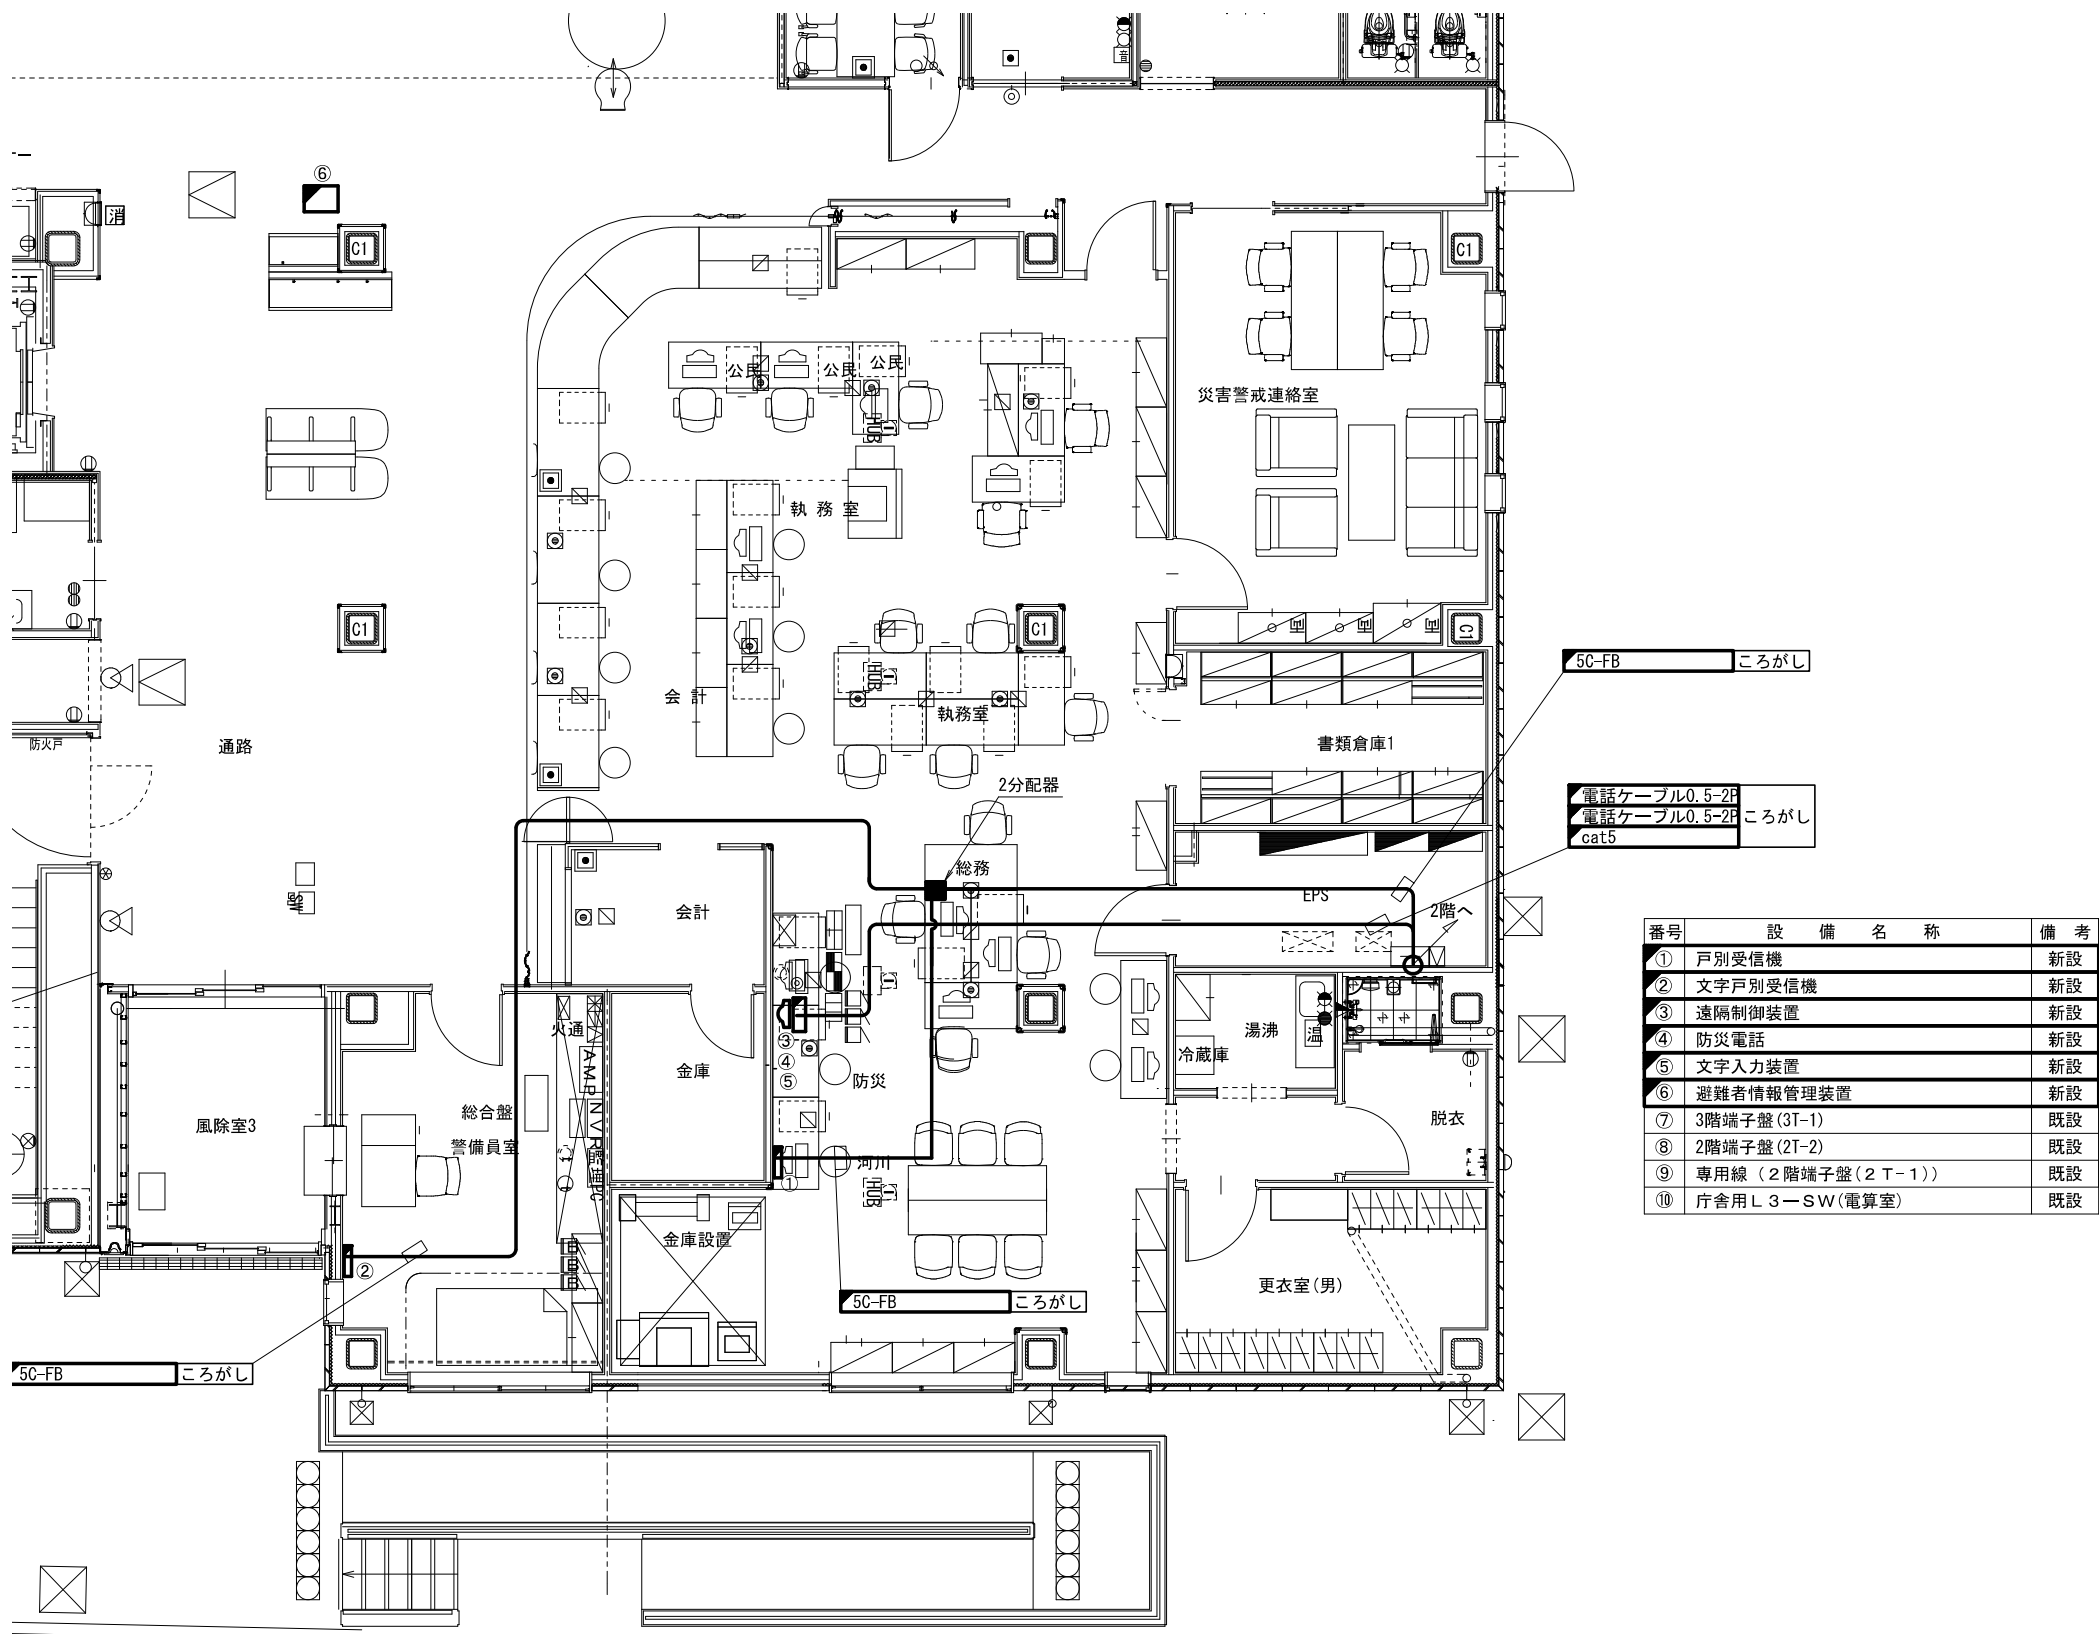

凡 例			
	新 設		既 設
	改 造		撤 去
			新設配線
			撤去配線
			既設配線




株式会社 エイト日本技術開発

承認	設計	担当	

縮尺	1 : 200
設計年度	令和 6 年度

工事名称 令和5年度 神崎市防災行政無線更新実施設計業務委託
図面名称 脊振交流センター 1階 平面図(新設)


脊振交流センター 配線系統図(新設)

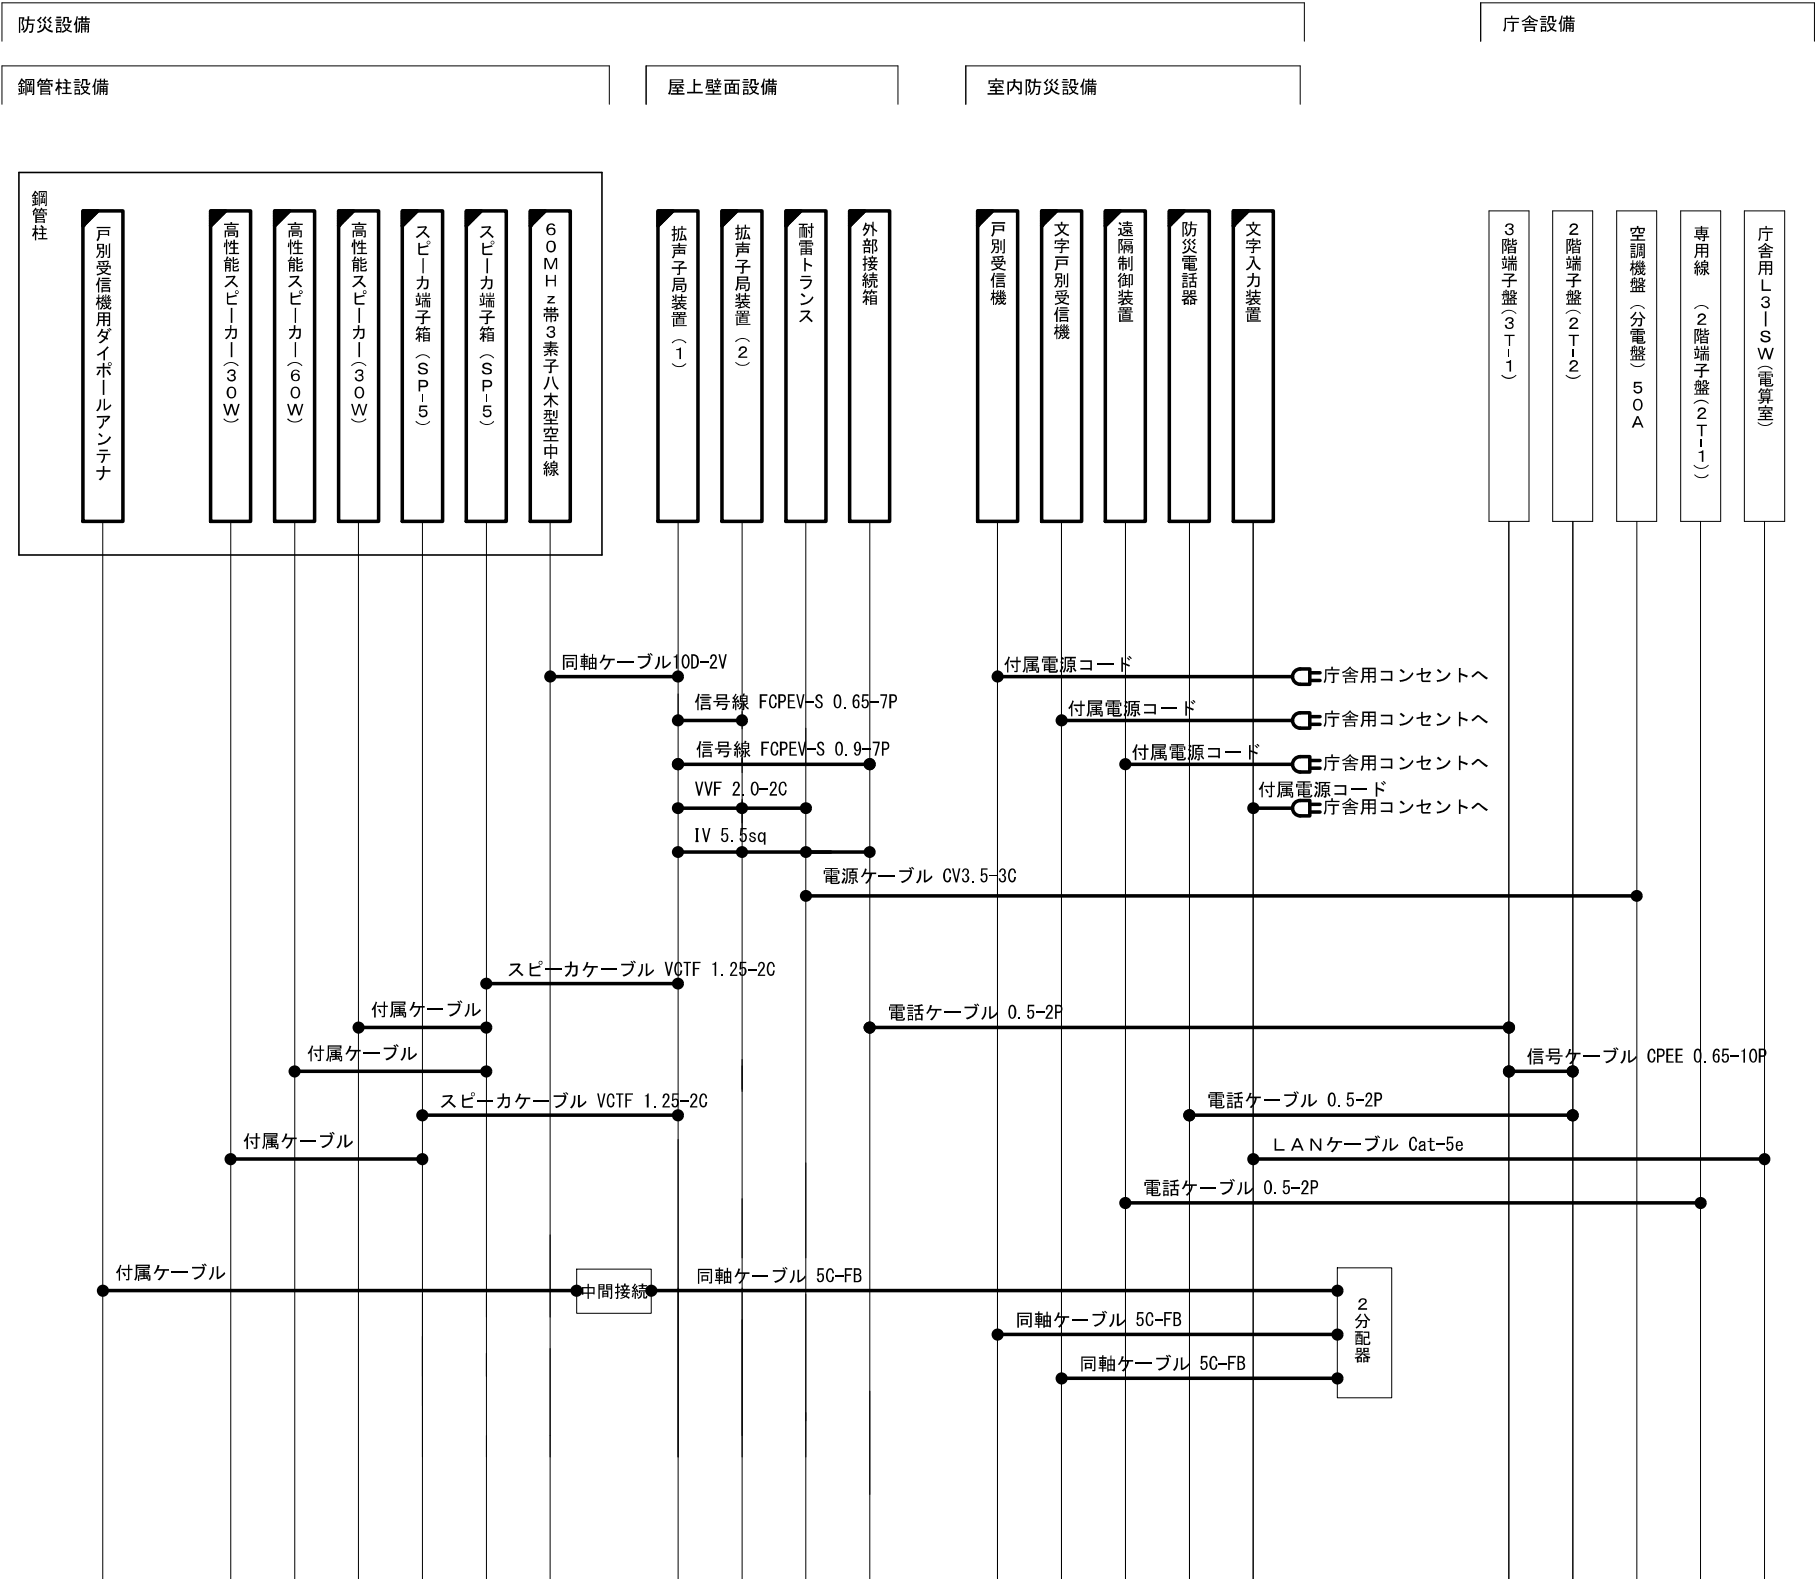

凡 例

	: 新 設		: 既 設		: 新設配線
	: 改 造		: 撤 去		: 撤去配線
					: 既設配線

神埼消防署 2階 平面図(新設)

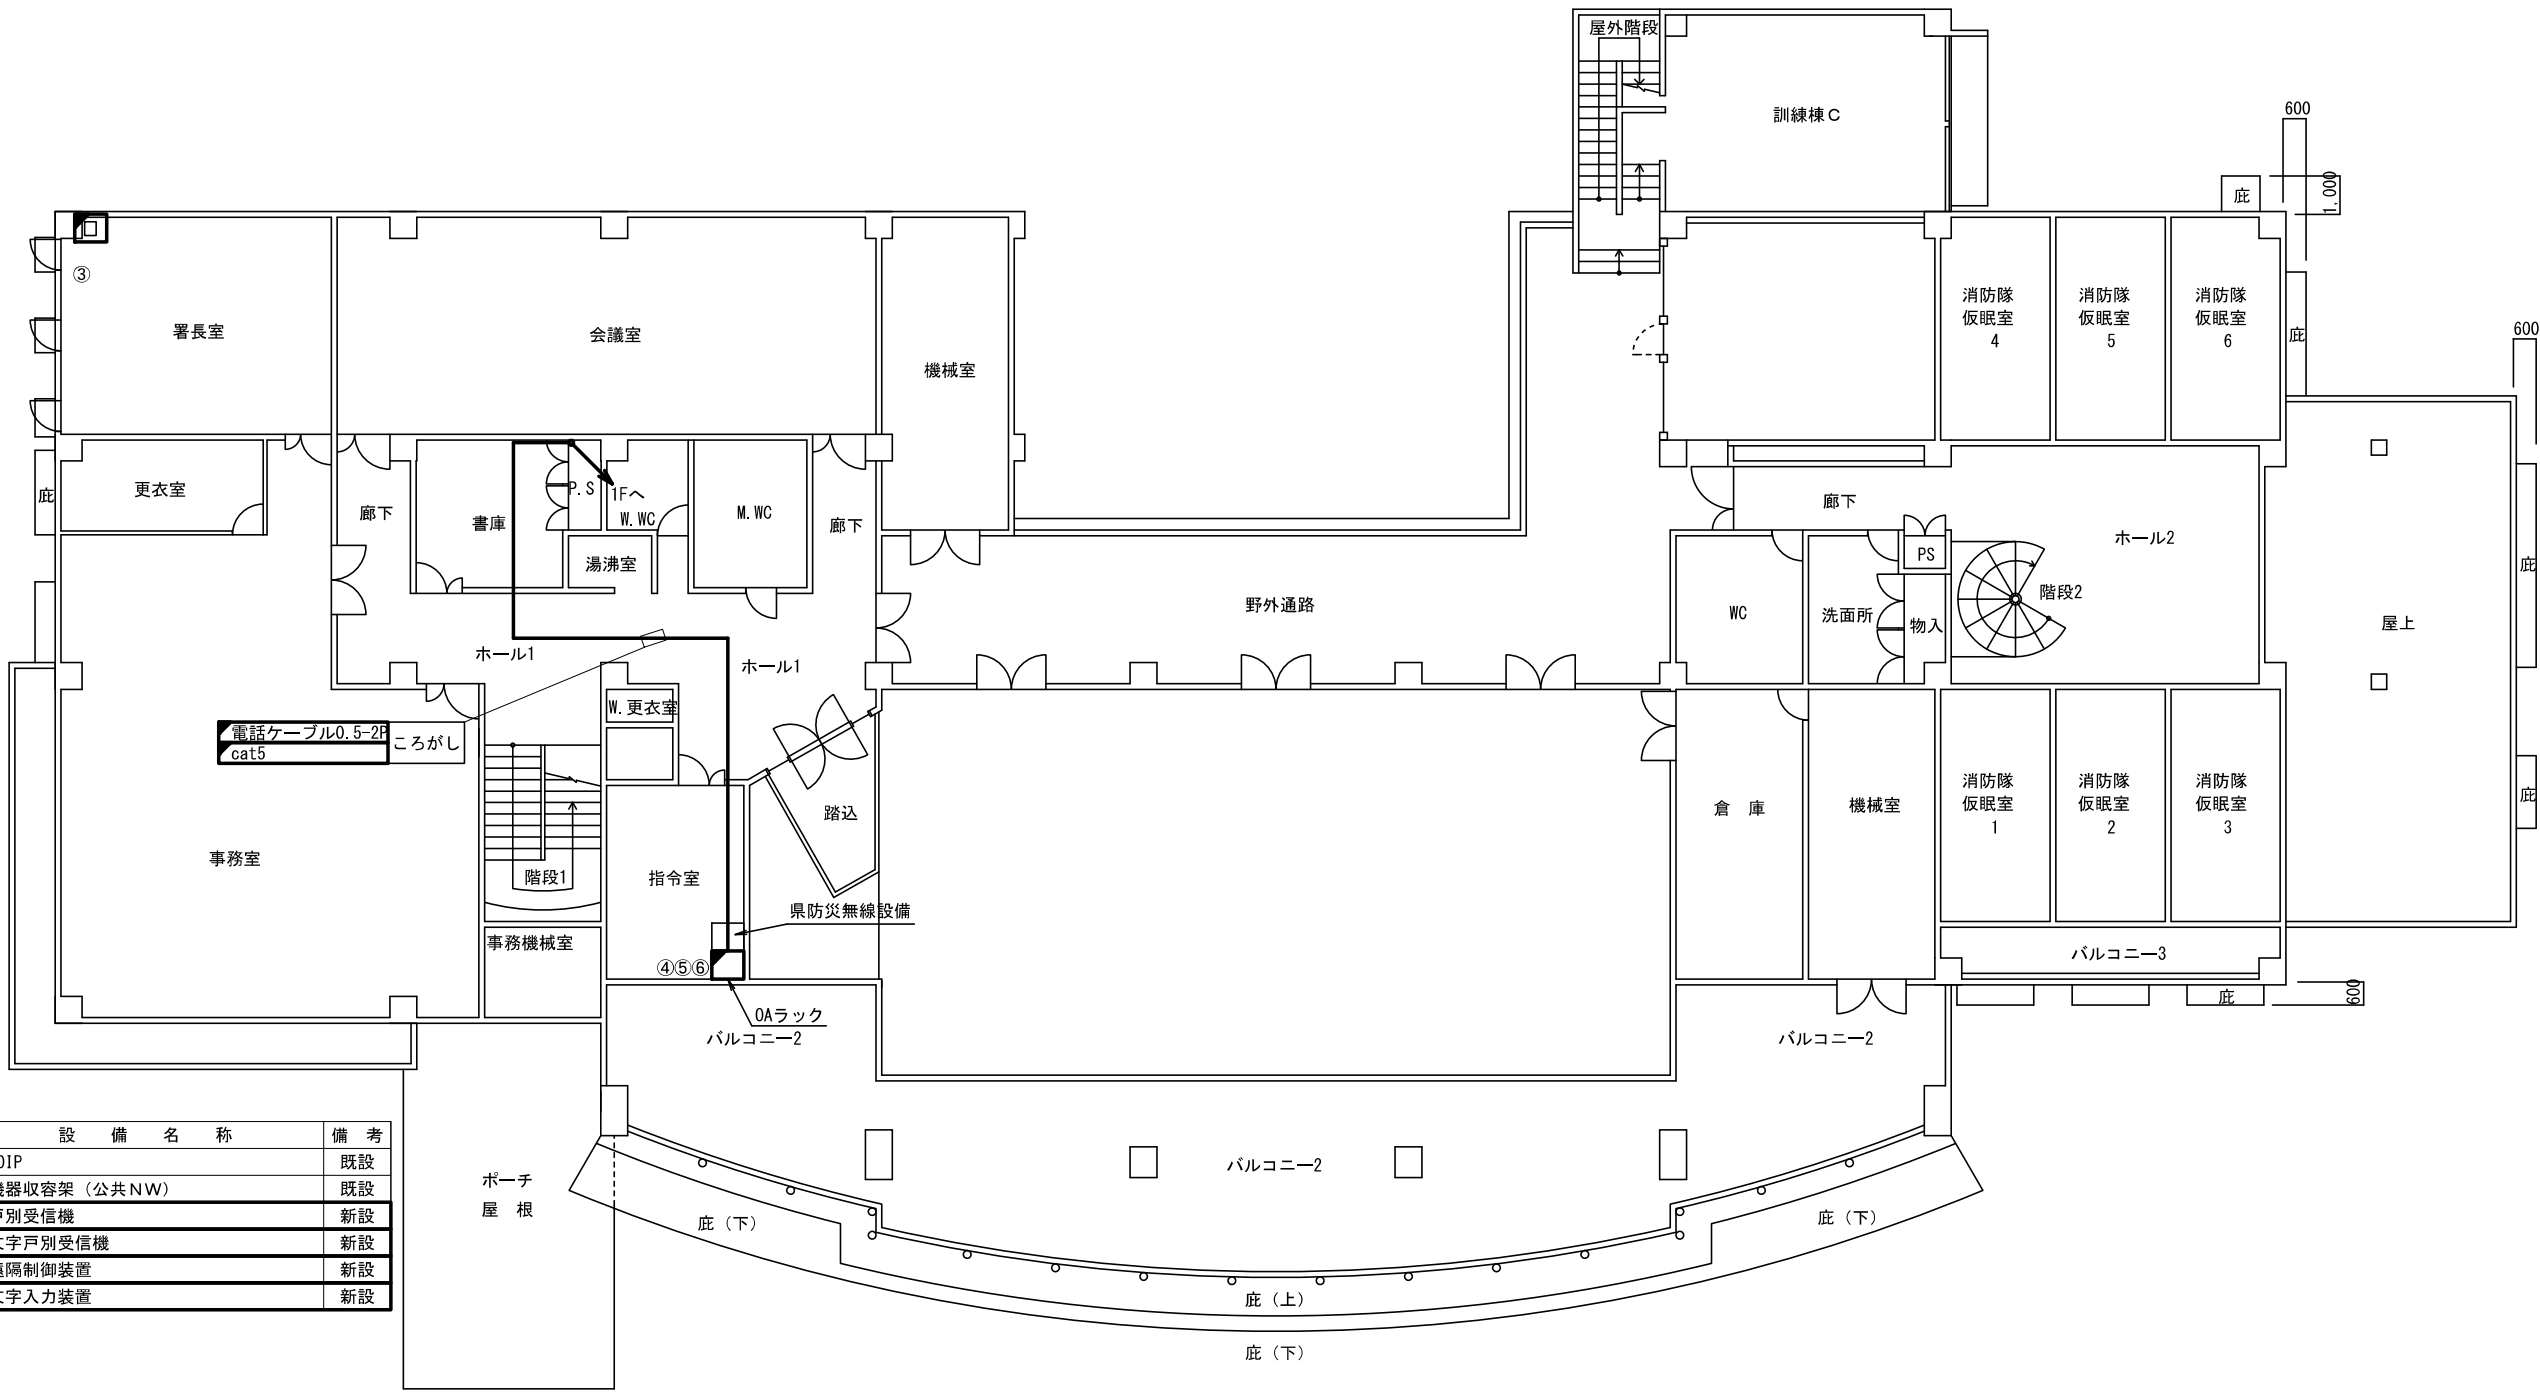

番号	設備名称	備考
①	VOIP	既設
②	機器収容架（公共NW）	既設
③	戸別受信機	新設
④	文字戸別受信機	新設
⑤	遠隔制御装置	新設
⑥	文字入力装置	新設

凡 例			
	新 設		既 設
	改 造		撤 去
	新設配線		撤去配線
	既設配線		




株式会社 エイト日本技術開発

承認	設計	担当	

縮尺
1 : 200
設計年度
令和 6 年度

工事名称 令和5年度 神崎市防災行政無線更新実施設計業務委託
図面名称 神埼消防署 2階 平面図(新設)

神埼消防署 1階 平面図(新設)

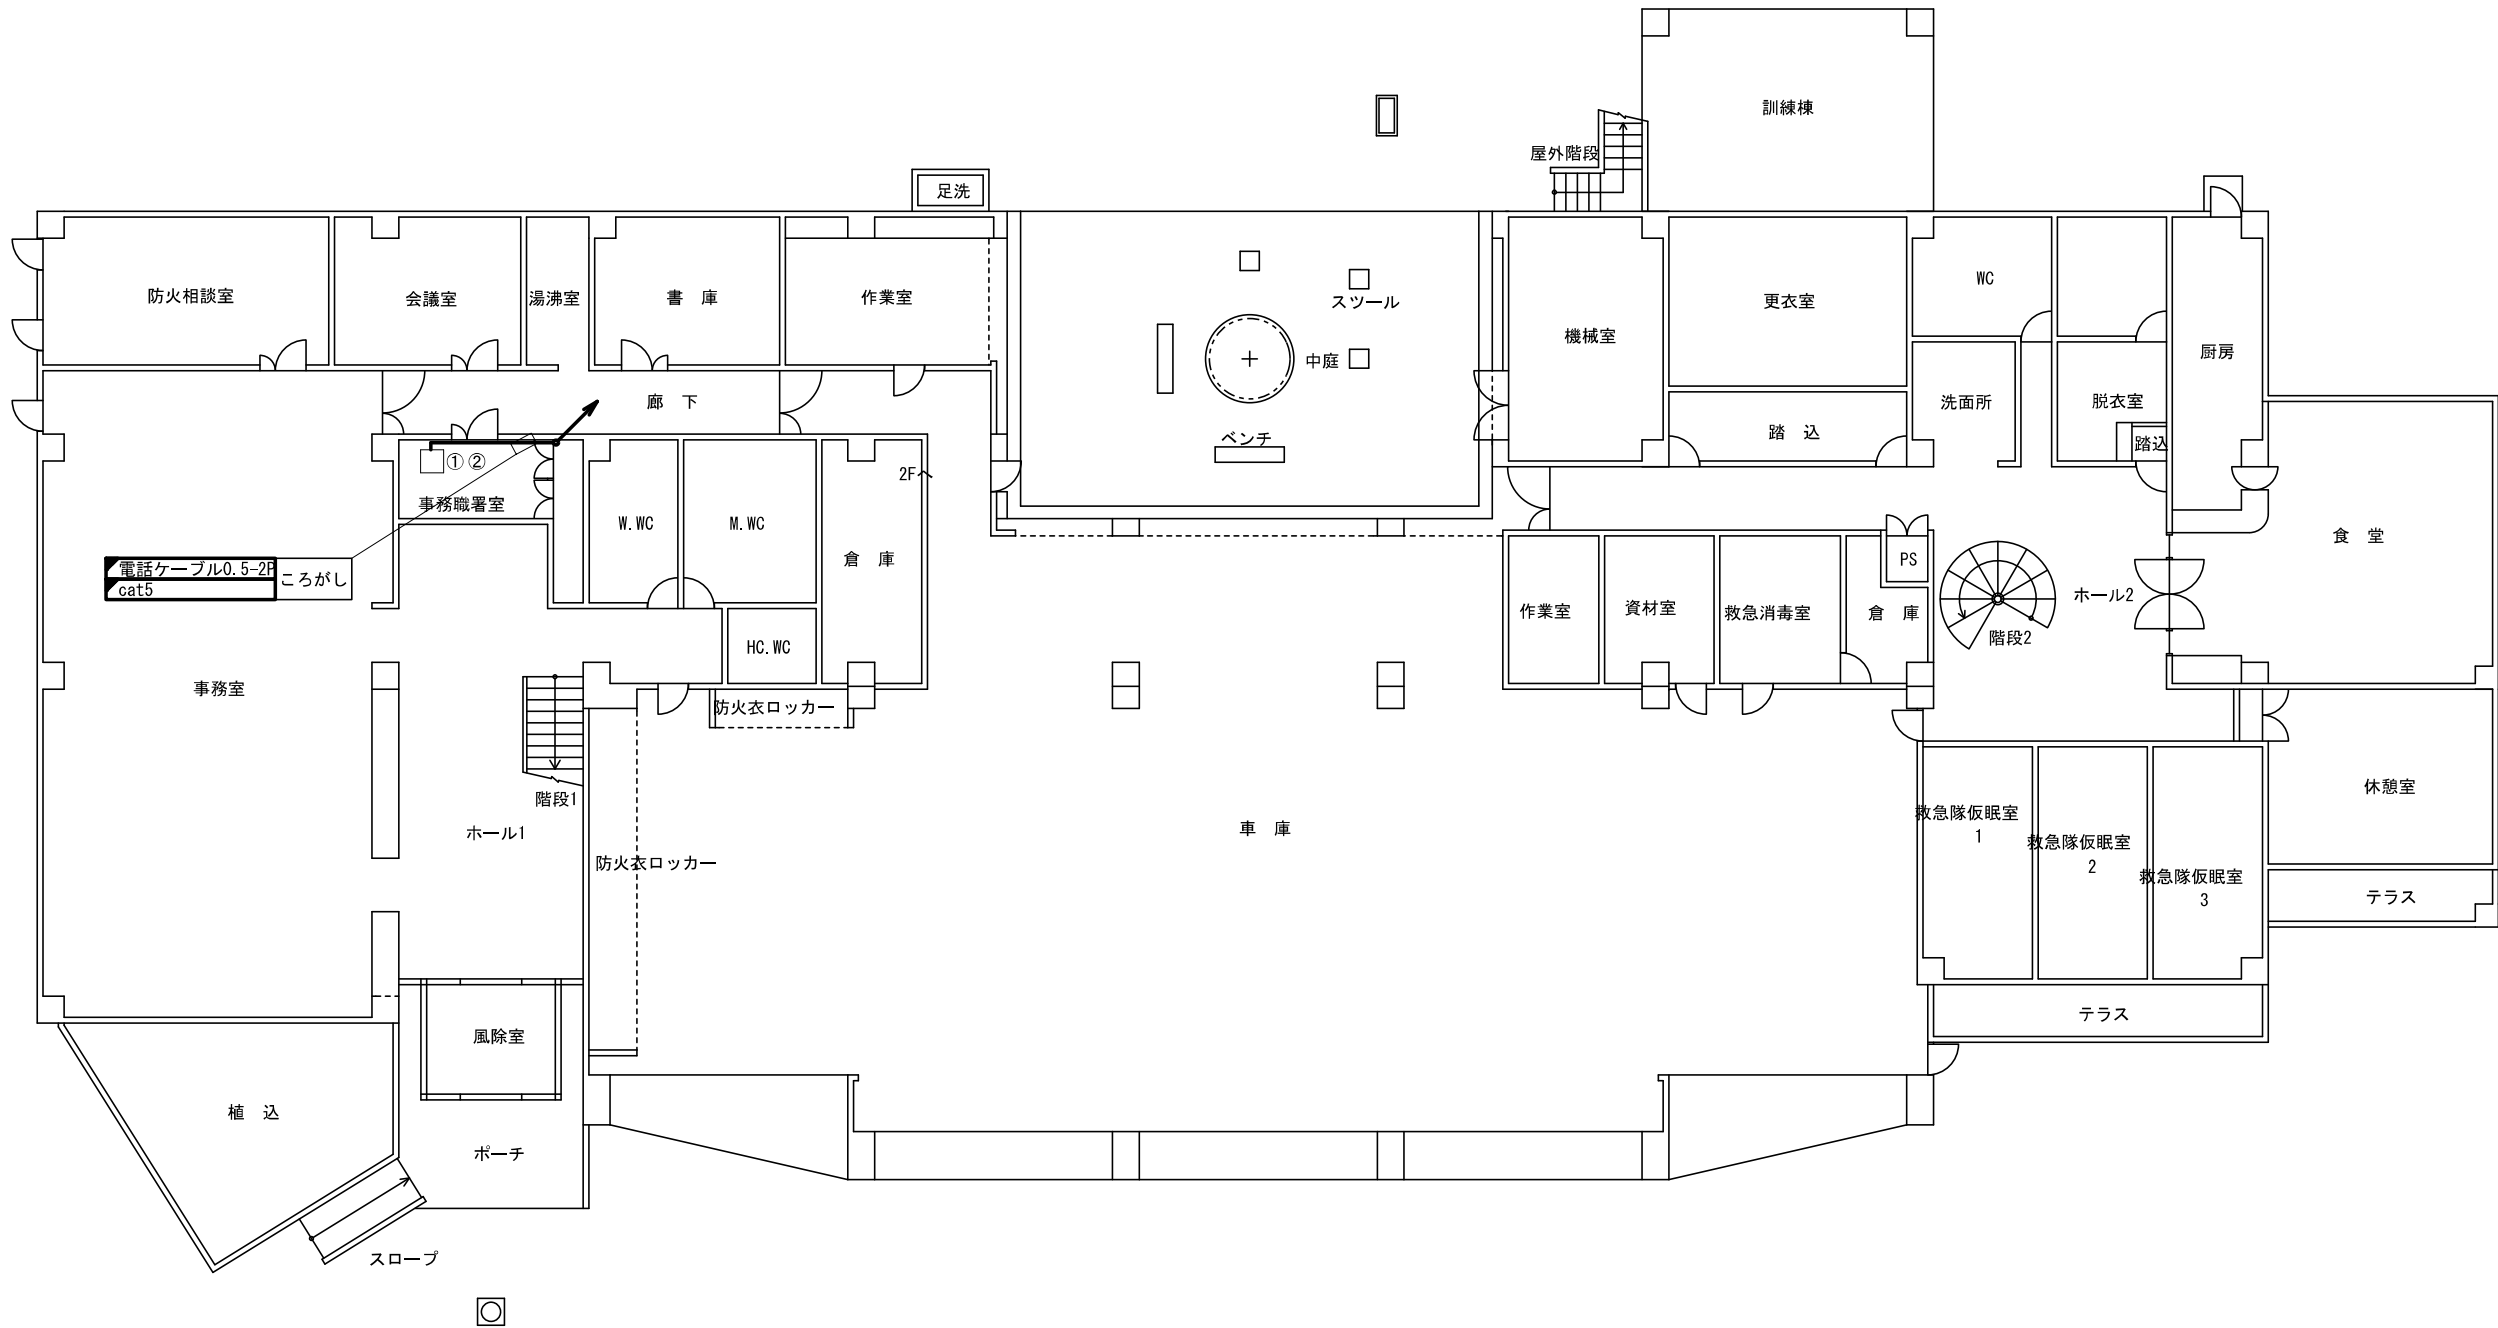

番号	設備名称	備考
①	V01P	既設
②	機器収容架 (公共NW)	既設
③	戸別受信機	新設
④	文字戸別受信機	新設
⑤	遠隔制御装置	新設
⑥	文字入力装置	新設

凡 例

新 設

既 設

新設配線

改 造

撤 去

撤去配線

既設配線




株式会社 エイト日本技術開発

承認	設計	担当	

縮尺
1 : 300
設計年度
令和6年度

工事名称 令和5年度 神崎市防災行政無線更新実施設計業務委託
図面名称 神埼消防署 1階 平面図(新設)


神埼消防署 配線系統図(新設)

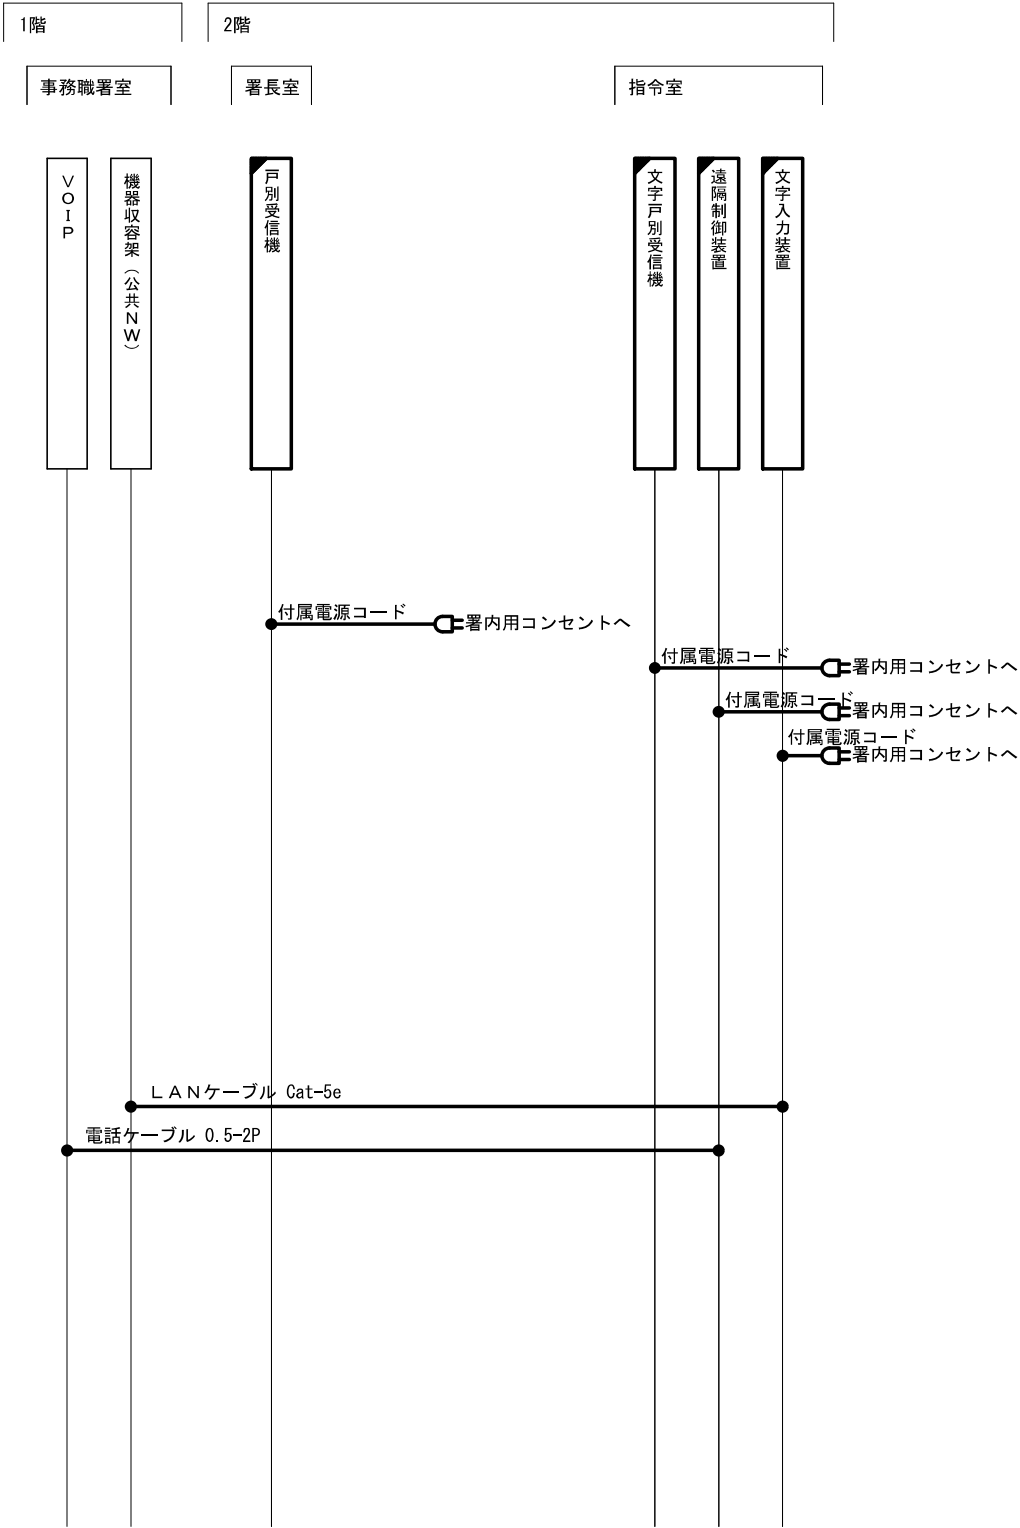

凡 例

	: 新 設		: 既 設		: 新設配線
	: 改 造		: 撤 去		: 撤去配線
					: 既設配線

三継山中継局 敷地平面図(新設)

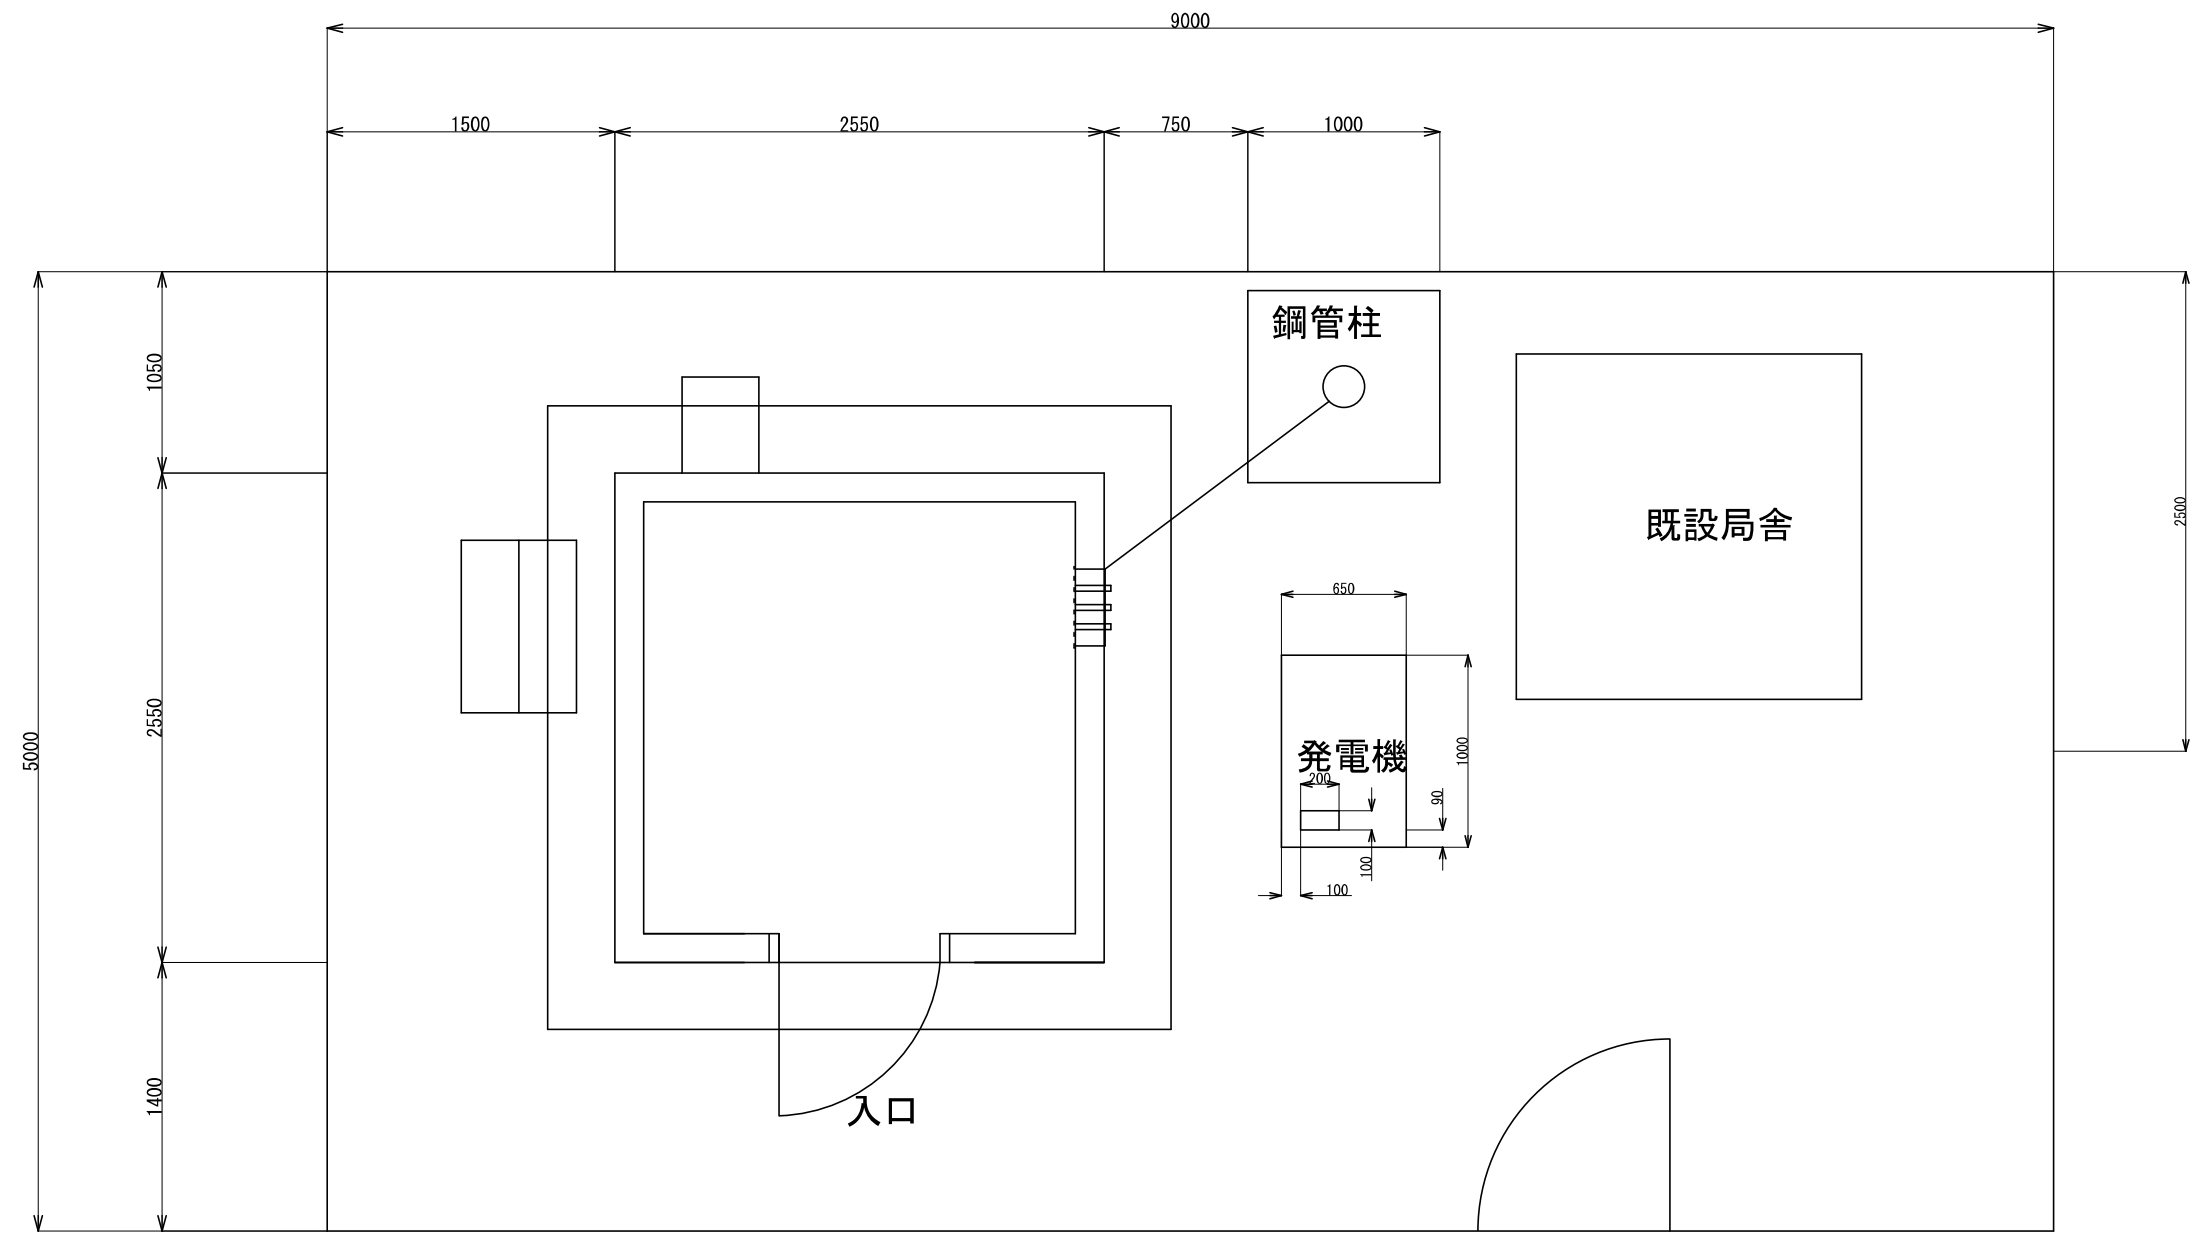

凡 例			
	: 新 設		: 既 設
	: 改 造		: 撤 去
			: 新設配線
			: 撤去配線
			: 既設配線



株式会社 エイト日本技術開発

承認	設計	担当	


縮尺
1 : 150
設計年度
令和 6 年度

工事名称 令和5年度 神崎市防災行政無線更新実施設計業務委託



図面名称 三継山中継局 敷地平面図(新設)

No. 029

三継山中継局 機器配置図(新設)

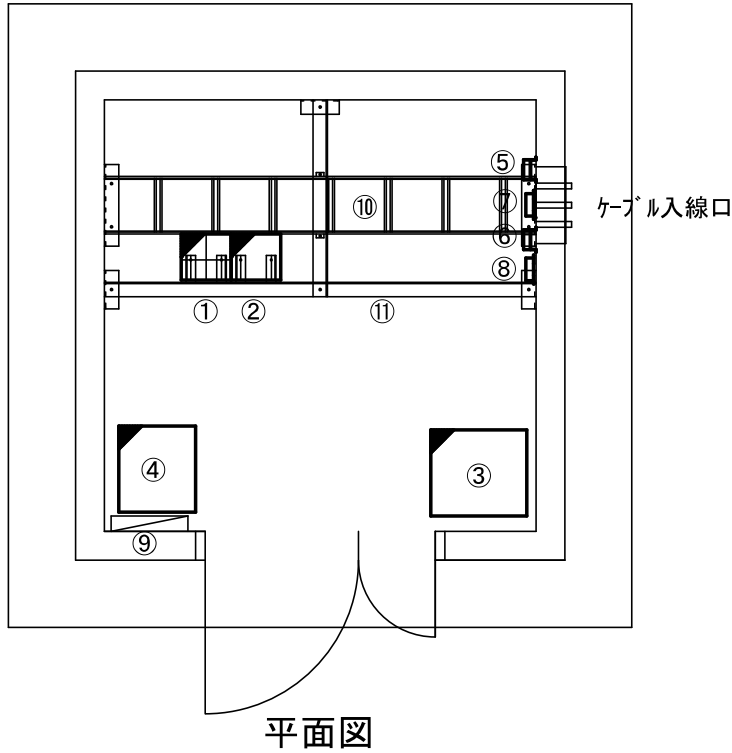

番号	設 備 名 称	備 考
①	中継用60MHz帯無線装置(親局向け)	新設
②	中継用60MHz帯無線装置(子局向け)	新設
③	直流電源装置(300AH)	新設
④	耐雷装置(3KVA)	新設
⑤	同軸避雷器(親局向け)	新設
⑥	同軸避雷器(子局向け)	新設
⑦	ノッチフィルター(親局向け)	新設
⑧	ノッチフィルター(子局向け)	新設
⑨	分電盤	既設
⑩	ケーブルラック(300mm)	既設
⑪	ストラクチャー(L75×75×t6)	既設

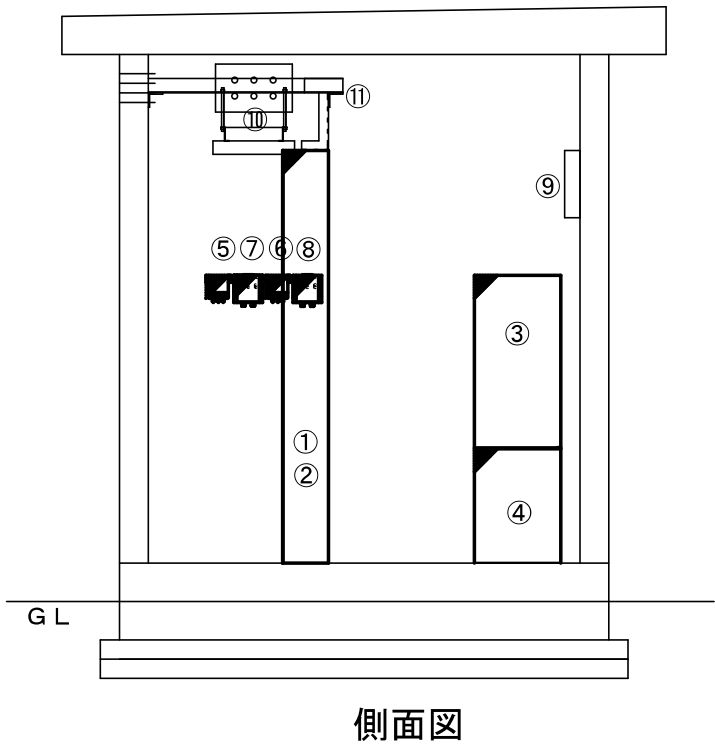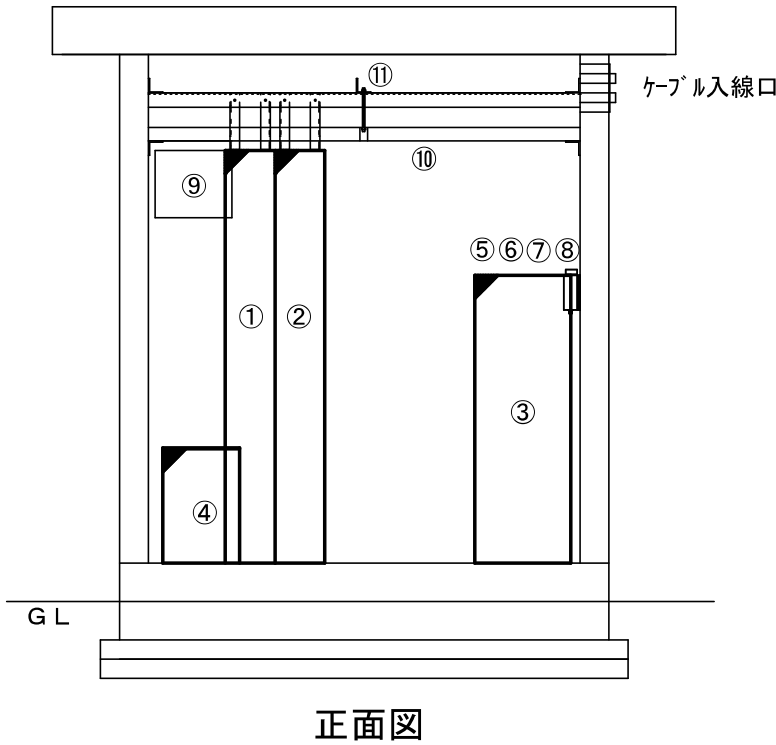

凡 例			
	新 設		既 設
	改 造		撤 去
	新設配線		既設配線
	撤去配線		



株式会社 エイト日本技術開発


承認	設計	担当	縮尺
			1 : 40
			設計年度 令和6年度

工事名称 令和5年度 神崎市防災行政無線更新実施設計業務委託

図面名称 三継山中継局 機器配置図(新設)

No. 030

三継山中継所 配線系統図(新設)

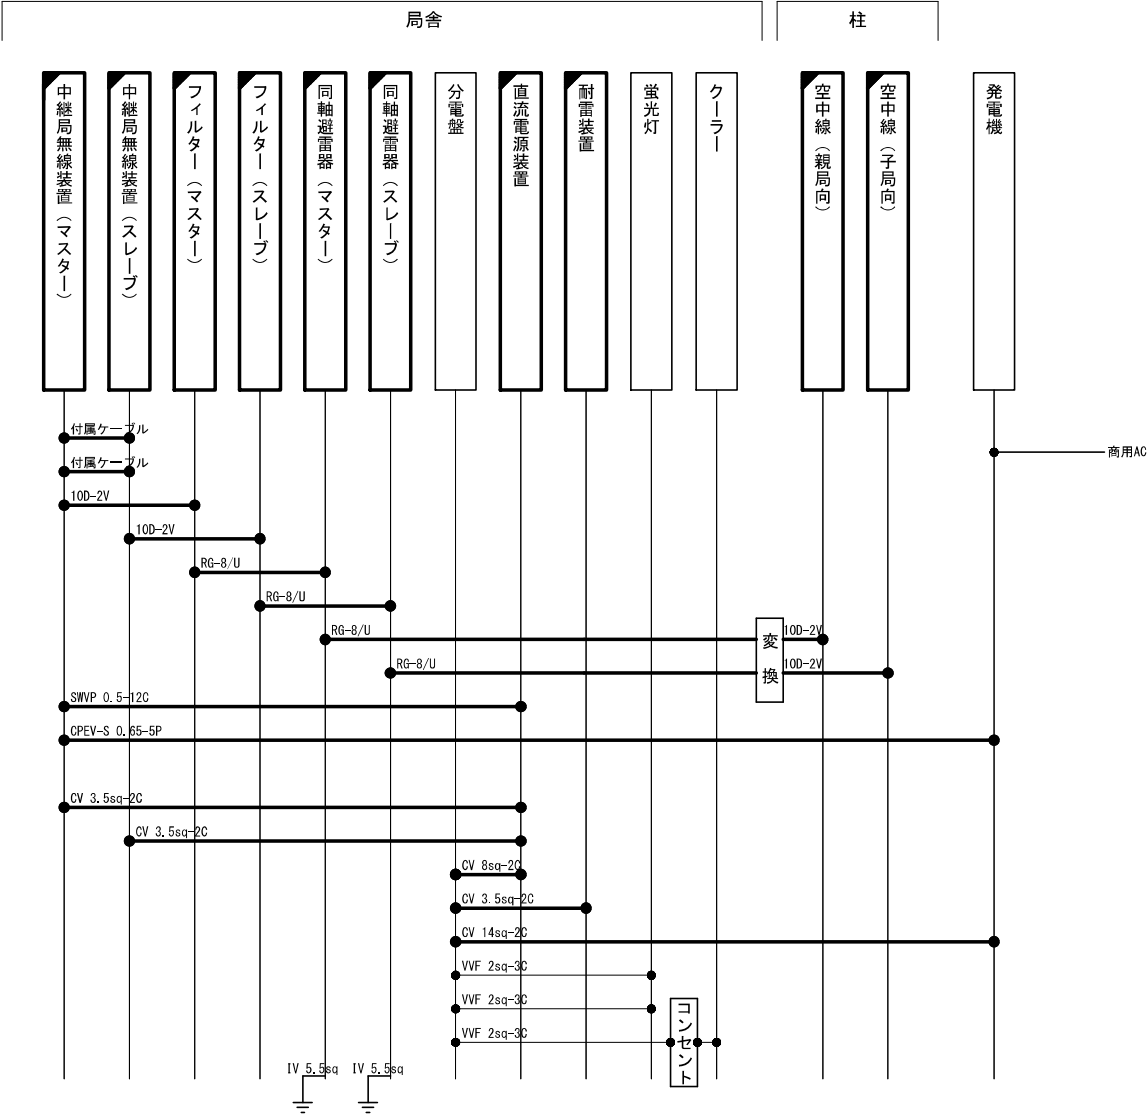

凡 例

新 設

改 造

既 設


撤 去

新設配線

撤去配線

既設配線

三継山中継局 空中線柱立面図(新設)

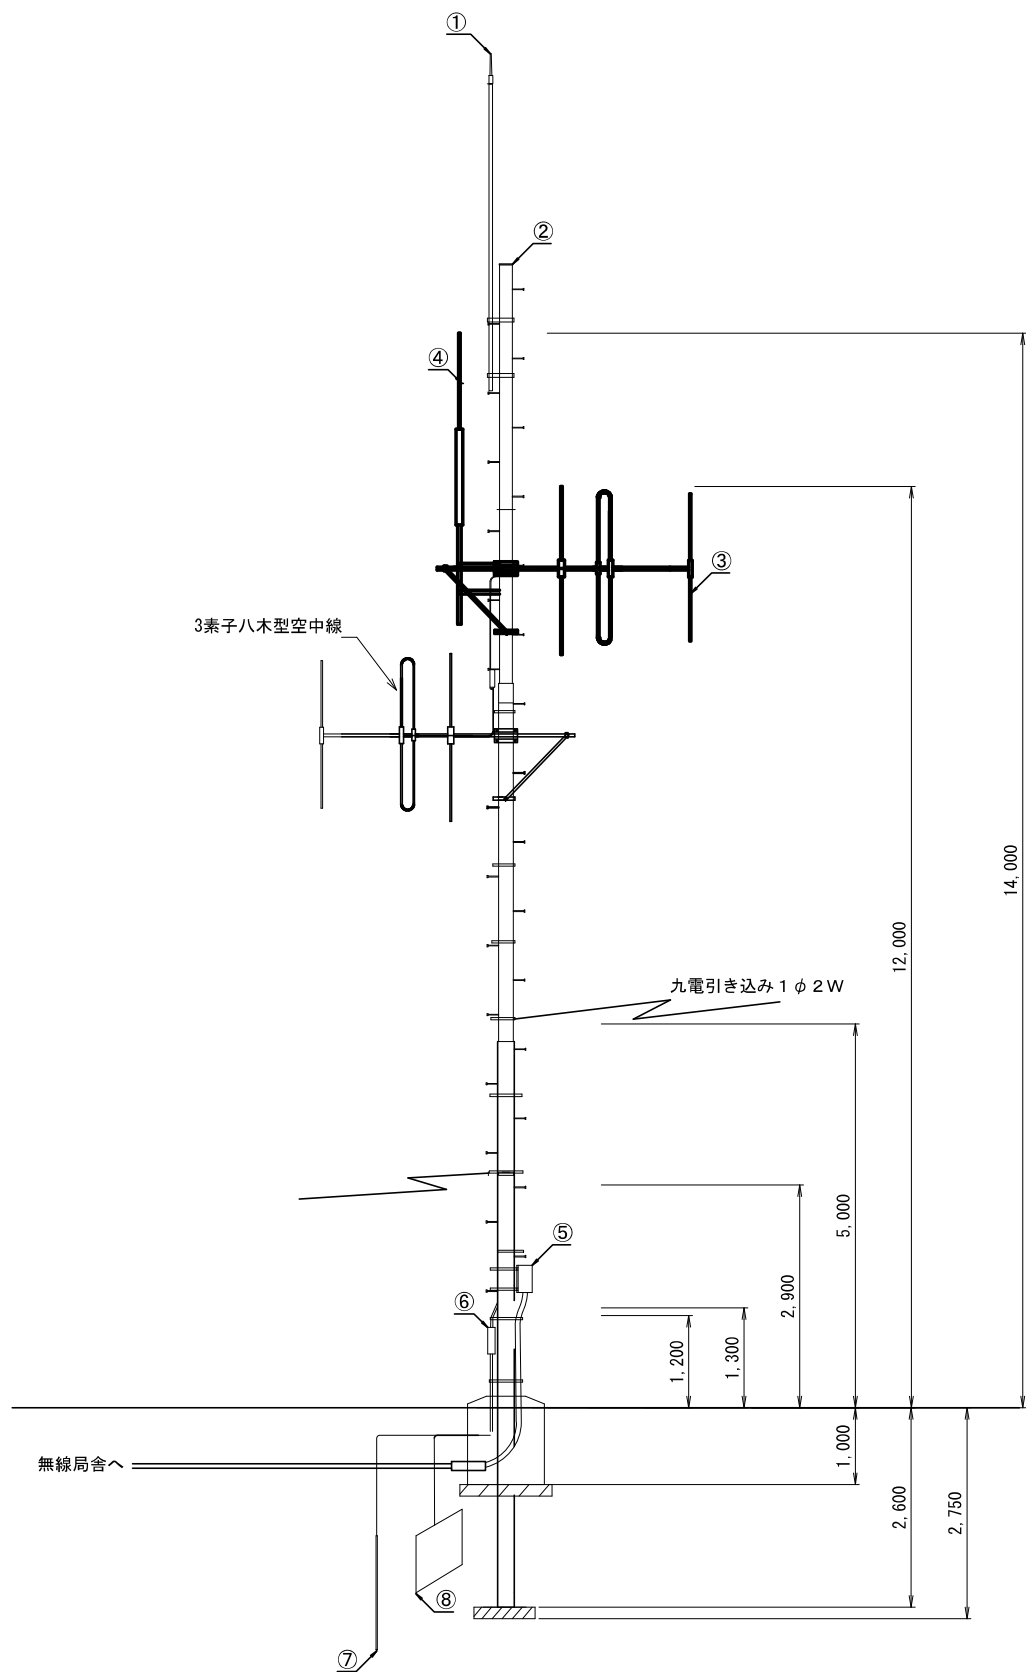

番号	設備名称	備考
①	避雷突針	既設
②	鋼管柱 S-18	既設
③	60MHz帯3素子八木型空中線(親局向け)	新設
④	60MHz帯スリーブ空中線(子局向け)	新設
⑤	引き込み開閉器蓋	既設
⑥	避雷用接地端子箱	既設
⑦	接地棒 (14φ×1500)	既設
⑧	接地銅板 (900×900×1.5t)	既設

凡 例			
	: 新 設		: 既 設
	: 新設配線		: 既設配線
	: 改 造		: 撤 去
	: 撤去配線		



株式会社 エイト日本技術開発

承認

設計


担当

縮尺
1 : 60
設計年度
令和 6 年度

工事名称 令和5年度 神崎市防災行政無線更新実施設計業務委託
図面名称 三継山中継局 空中線柱立面図(新設)

No. 032

屋外拡声子局 120W 標準局 参考図(新設)

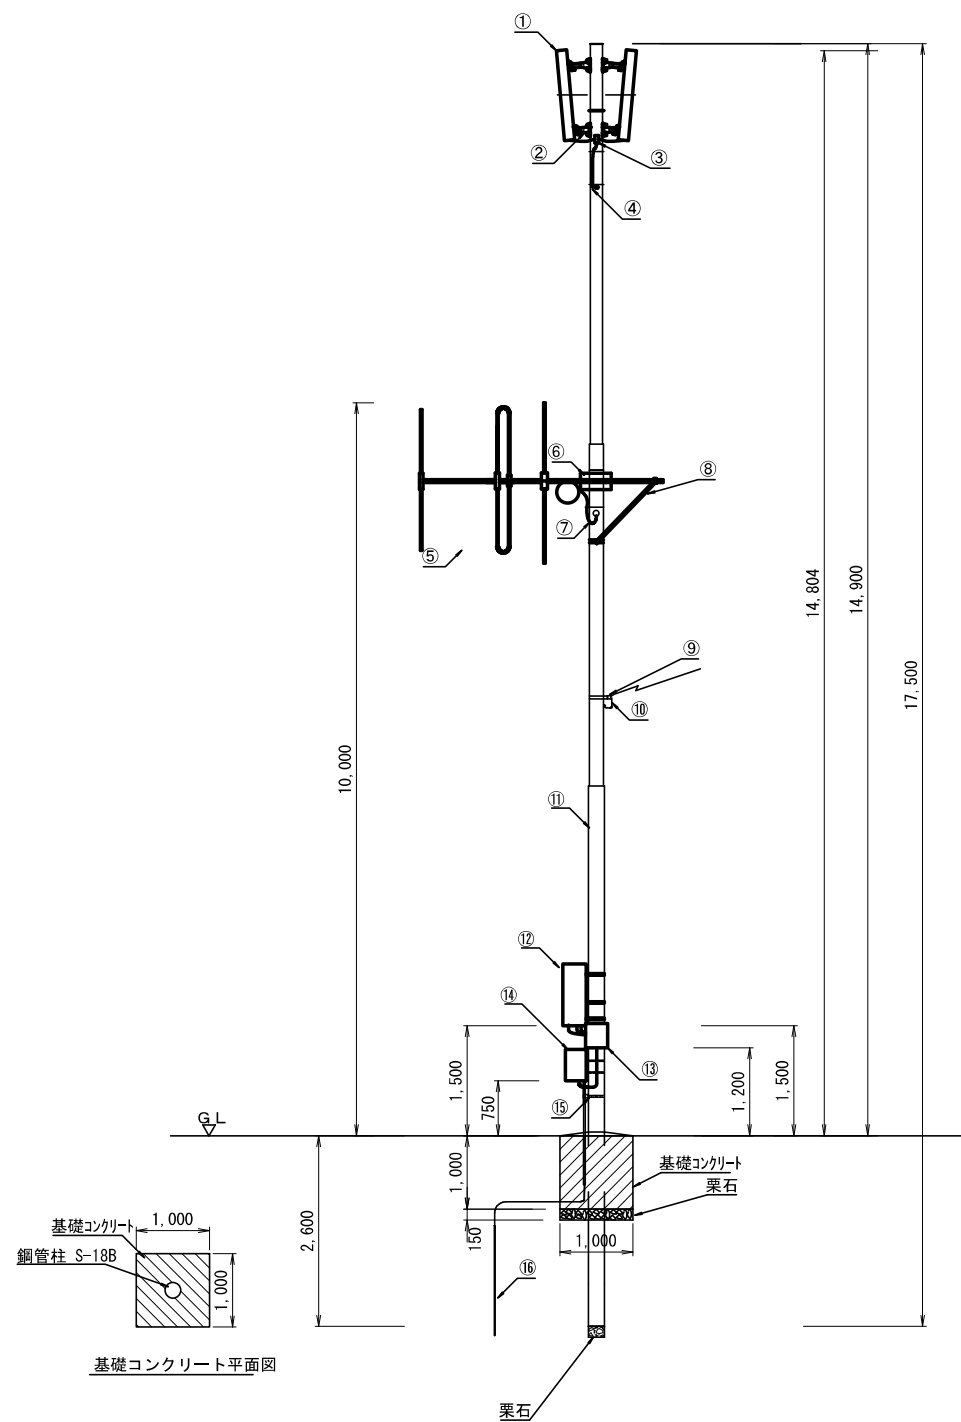

番号	設備名称	備考
①	スリムスピーカー	新設
②	同上取付金具ABD	新設
③	スピーカー端子箱 SP-5	新設
④	スピーカーケーブル	新設
⑤	60MHz帯八木型空中線	新設
⑥	同上取付金具RABA-9	新設
⑦	同軸ケーブル 8D-2V	新設
⑧	アームタイ L-1200	新設
⑨	電力線引留金具	既設
⑩	電源ケーブル S-18B	既設
⑪	鋼管柱 S-18B	既設
⑫	屋外拡声子局装置	新設
⑬	SPD盤	新設
⑭	耐雷変圧器	流用
⑮	電線管固定金具 RAUS-19	既設
⑯	接地銅棒 1500×10φ	既設

凡 例					
	: 新 設		: 既 設		: 新設配線
	: 改 造		: 撤 去		: 撤去配線
					: 既設配線



株式会社 エイト日本技術開発


承認	設計	担当	

縮尺	1 : 60
設計年度	令和 6 年度

工事名称	令和5年度 神崎市防災行政無線更新実施設計業務委託
図面名称	屋外拡声子局 120W 標準局 参考図(新設)

No. 033

屋外拡声子局 2 4 0 W 標準局 参考図(新設)

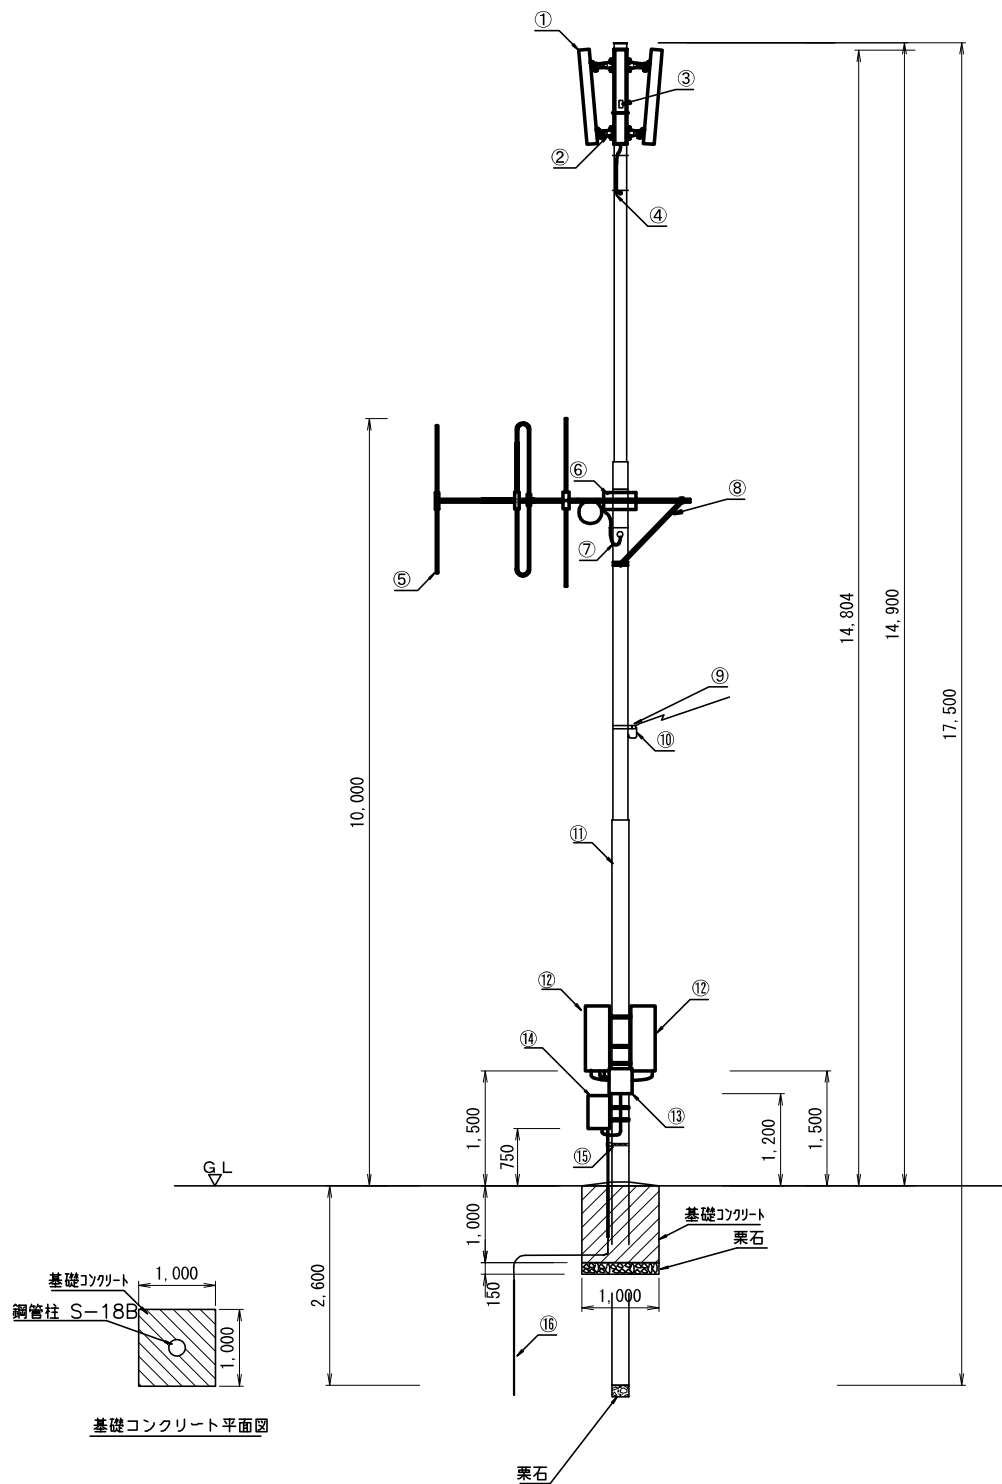

※スピーカー (60W) × 3の拡声子局は空中線高を9mとする。

番号	設 備 名 称	備 考
①	スリムスピーカー	新設
②	同上取付金具ABD	新設
③	スピーカ端子箱 SP-5	新設
④	スピーカケーブル	新設
⑤	6 0 M H z 帯八木型空中線	新設
⑥	同上取付金具R A B A - 9	新設
⑦	同軸ケーブル 8 D - 2 V	新設
⑧	アームタイ L - 1 2 0 0	新設
⑨	電力線引留金具	既設
⑩	電源ケーブル	新設
⑪	鋼管柱 S - 1 8 B	既設
⑫	屋外拡声子局装置	新設
⑬	SPD盤	新設
⑭	耐雷変圧器	流用
⑮	電線管固定金具AUS-19	既設
⑯	接地銅棒 1500×10φ	既設

凡 例			
	: 新 設		: 既 設
	: 新設配線		: 既設配線
	: 改 造		: 撤 去
	: 撤去配線		



株式会社 エイト日本技術開発

承認

設計

担当

縮尺

1 : 60

設計年度


令和 6 年度

工事名称 令和5年度 神崎市防災行政無線更新実施設計業務委託

図面名称 屋外拡声子局 2 4 0 W 標準局 参考図(新設)


No. 034

龍尾移設局 平面図

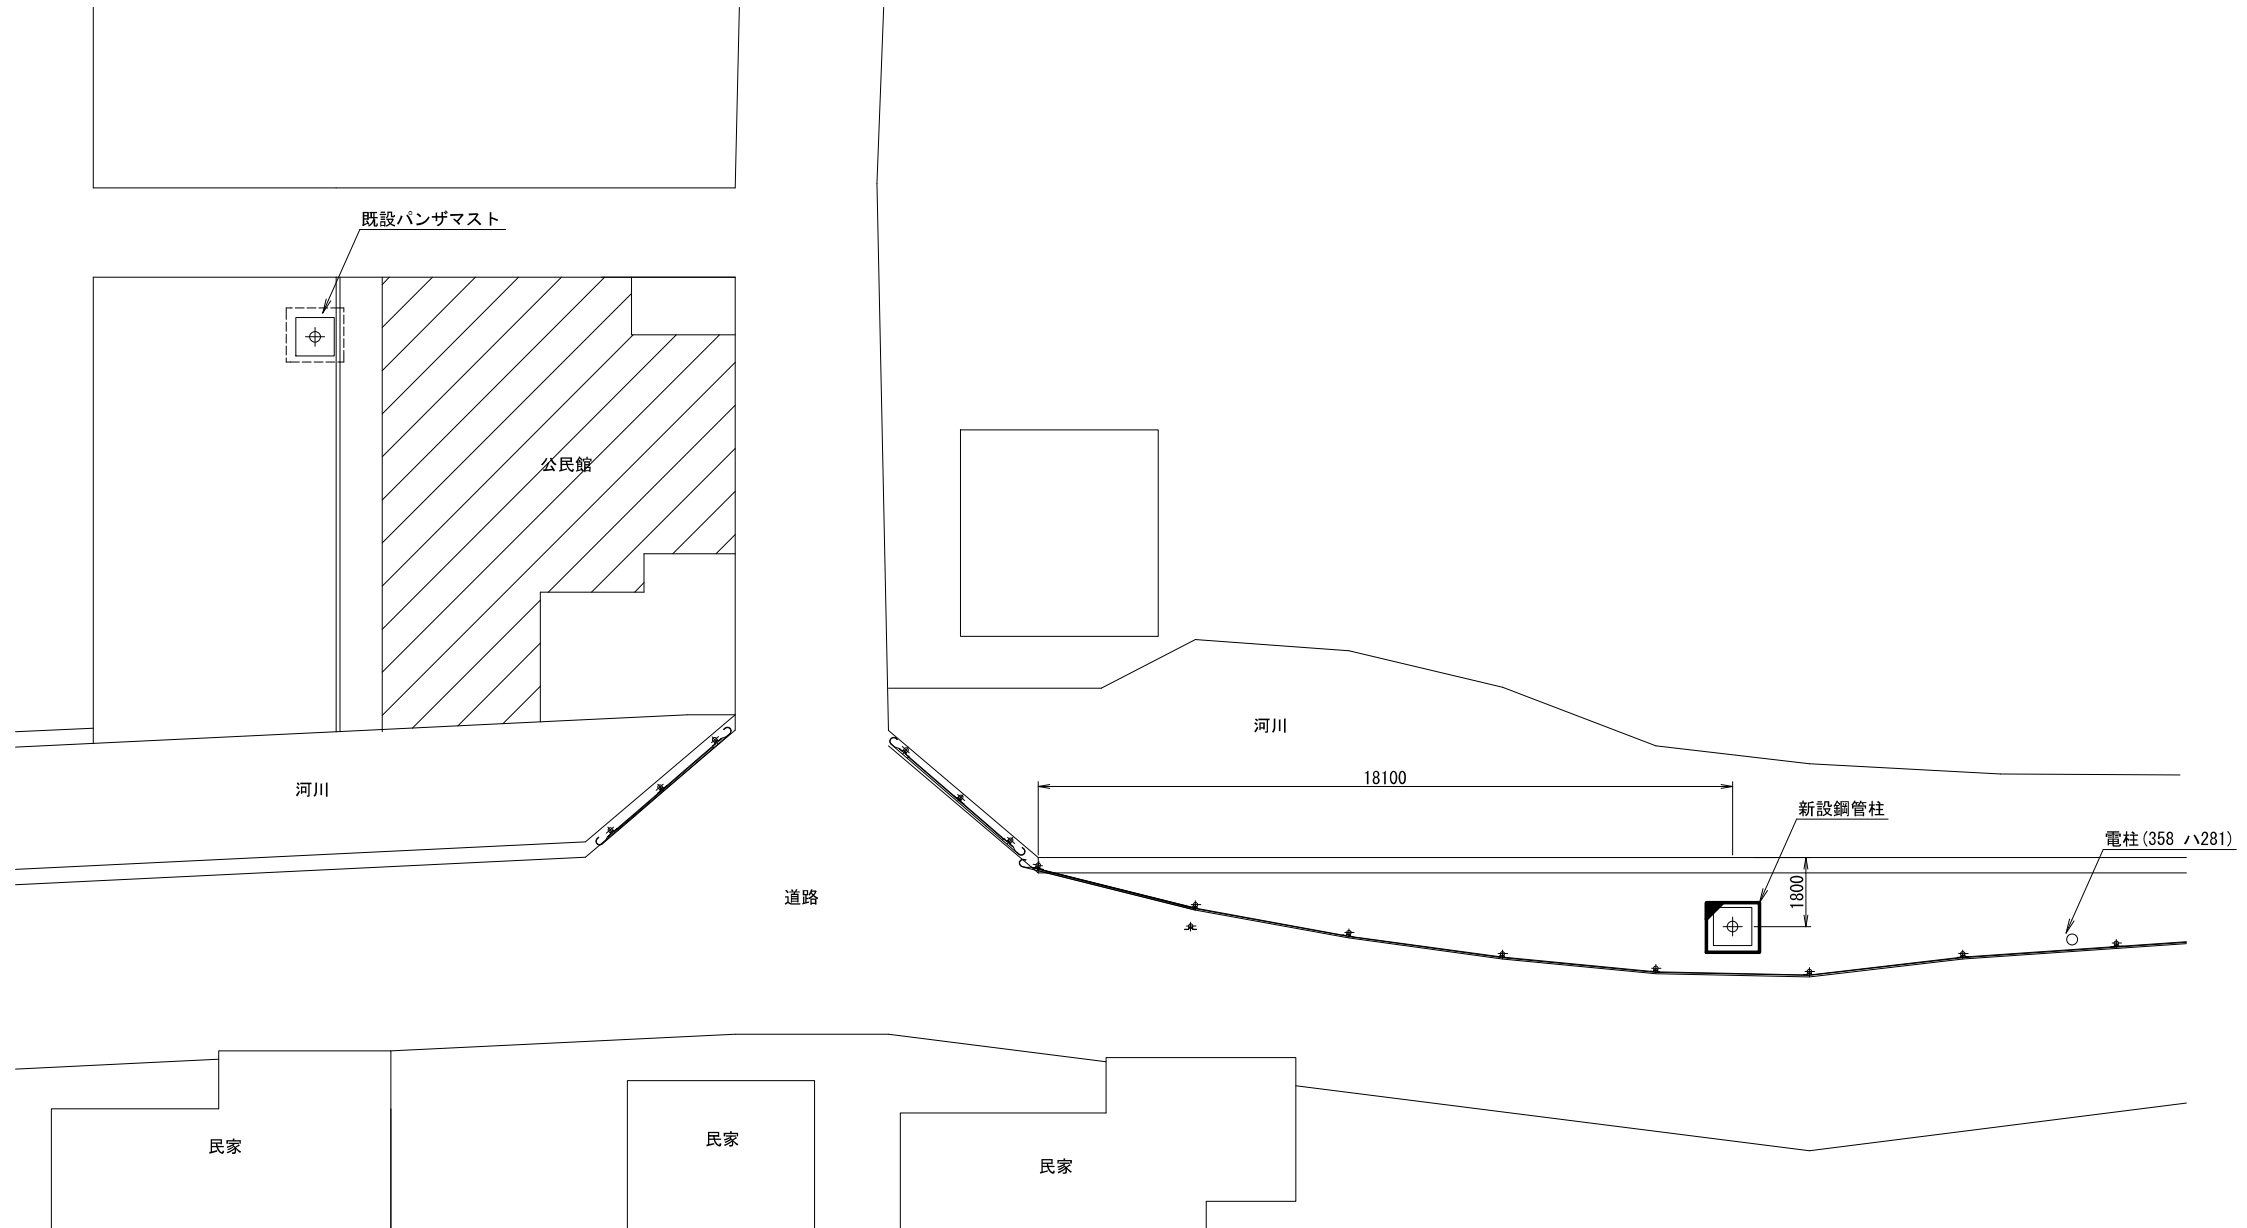


龍尾公民館付近 平面図

凡 例

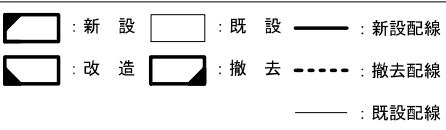

 株式会社 エイト日本技術開発	承認	設計	担当		縮尺	工事名称 令和5年度 神崎市防災行政無線更新実施設計業務委託 図面名称 龍尾移設局平面図(新設)	No. 035
					1 : 200 設計年度 令和 6 年度		

屋外拡声子局 1 2 0 W 龍尾局 参考図(新設)

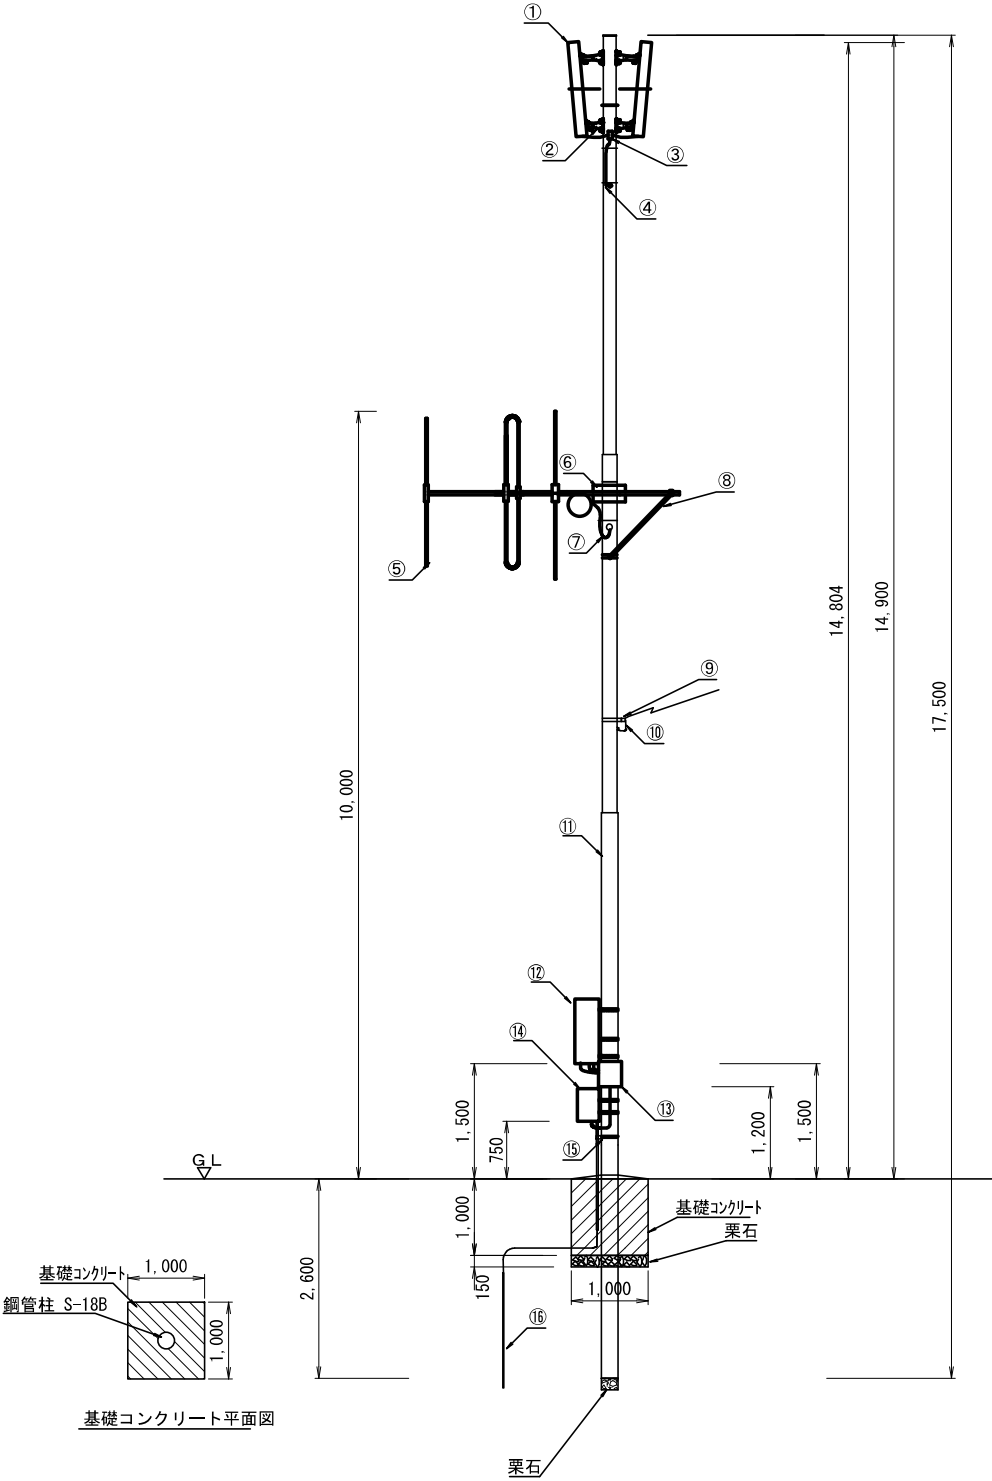

番号	設 備 名 称	備 考
①	スリムスピーカー	新設
②	同上取付金具ABD	新設
③	スピーカー端子箱 SP-5	新設
④	スピーカーケーブル	新設
⑤	6 0 M H z 帯八木型空中線	新設
⑥	同上取付金具 R A B A - 9	新設
⑦	同軸ケーブル 8 D - 2 V	新設
⑧	アームタイ L - 1 2 0 0	新設
⑨	電力線引留金具	既設
⑩	電源ケーブル	新設
⑪	鋼管柱 S - 1 8 B	既設
⑫	屋外拡声子局装置	新設
⑬	SPD盤	新設
⑭	耐雷変圧器	流用
⑮	電線管固定金具AUS-19	既設
⑯	接地銅棒 1500×10φ	既設

凡 例			
	新 設		既 設
	新 設 配 線		既 設 配 線
	改 造		撤 去
	新 設 配 線		撤 去 配 線
	既 設 配 線		



株式会社 エイト日本技術開発

承認


設計

担当

縮尺
1 : 60
設計年度
令和 6 年度

工事名称 令和5年度 神崎市防災行政無線更新実施設計業務委託
図面名称 屋外拡声子局 1 2 0 W 龍尾局 参考図(新設)

遠隔解除キーボックス取付 参考図(新設)

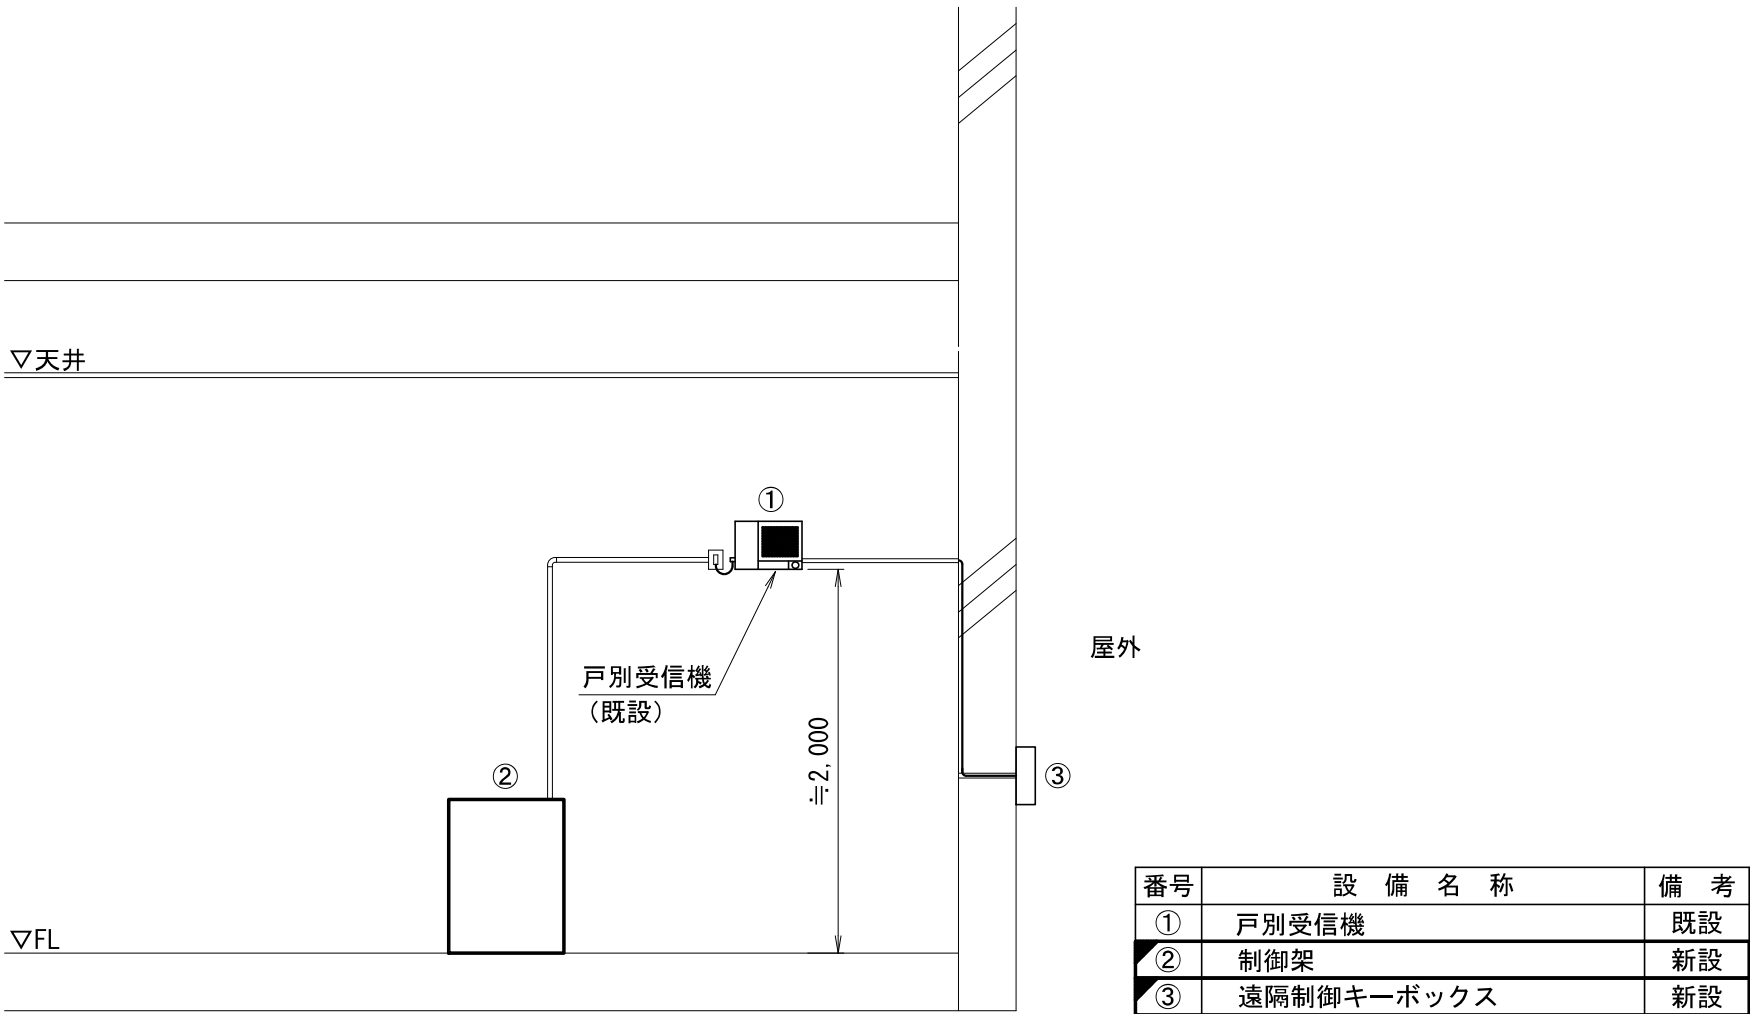


遠隔解除キーボックス取付要領図(壁面取付)

凡 例

	: 新 設		: 既 設		: 新設配線
	: 改 造		: 撤 去		: 撤去配線
					: 既設配線

神崎市役所 空中線取付平面図(撤去)

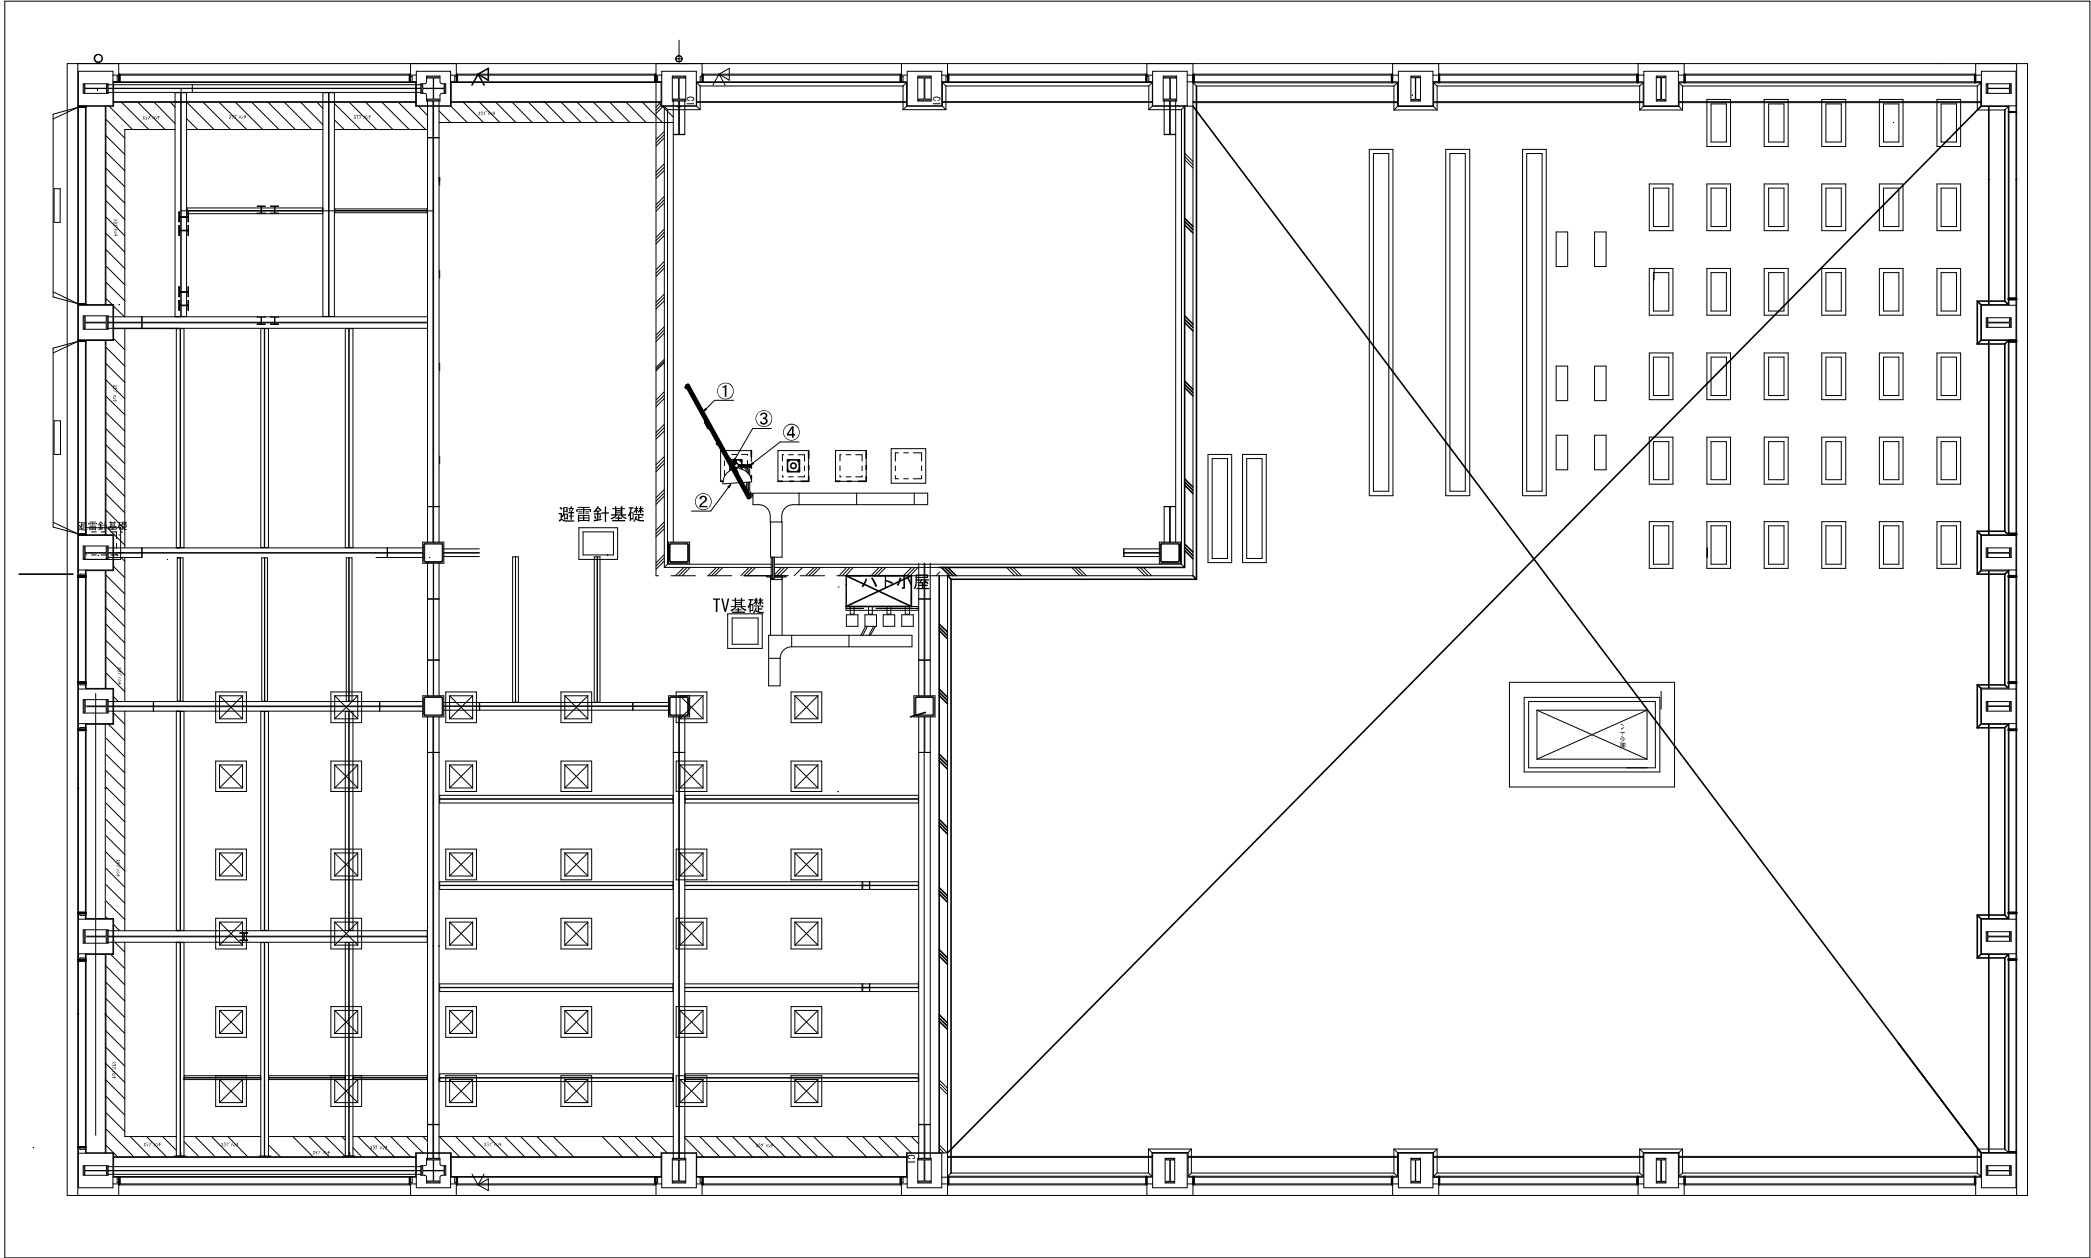

番号	装 置 名	備 考
①	60MHz帯3素子八木型空中線(3DV-060)	撤去
②	J-ALERT空中線	既設
③	電波時計用空中線	撤去
④	ラジオ用空中線	撤去

凡 例			
	: 新 設		: 既 設
	: 改 造		: 撤 去
	: 新設配線		
	: 撤去配線		
	: 既設配線		




株式会社 エイト日本技術開発

承認	設計	担当	縮尺
			1 : 200
			設計年度 令和6年度

工事名称 令和5年度 神崎市防災行政無線更新実施設計業務委託
図面名称 神崎市役所 空中線取付平面図(撤去)

神崎市役所 空中線取付立面図(撤去)

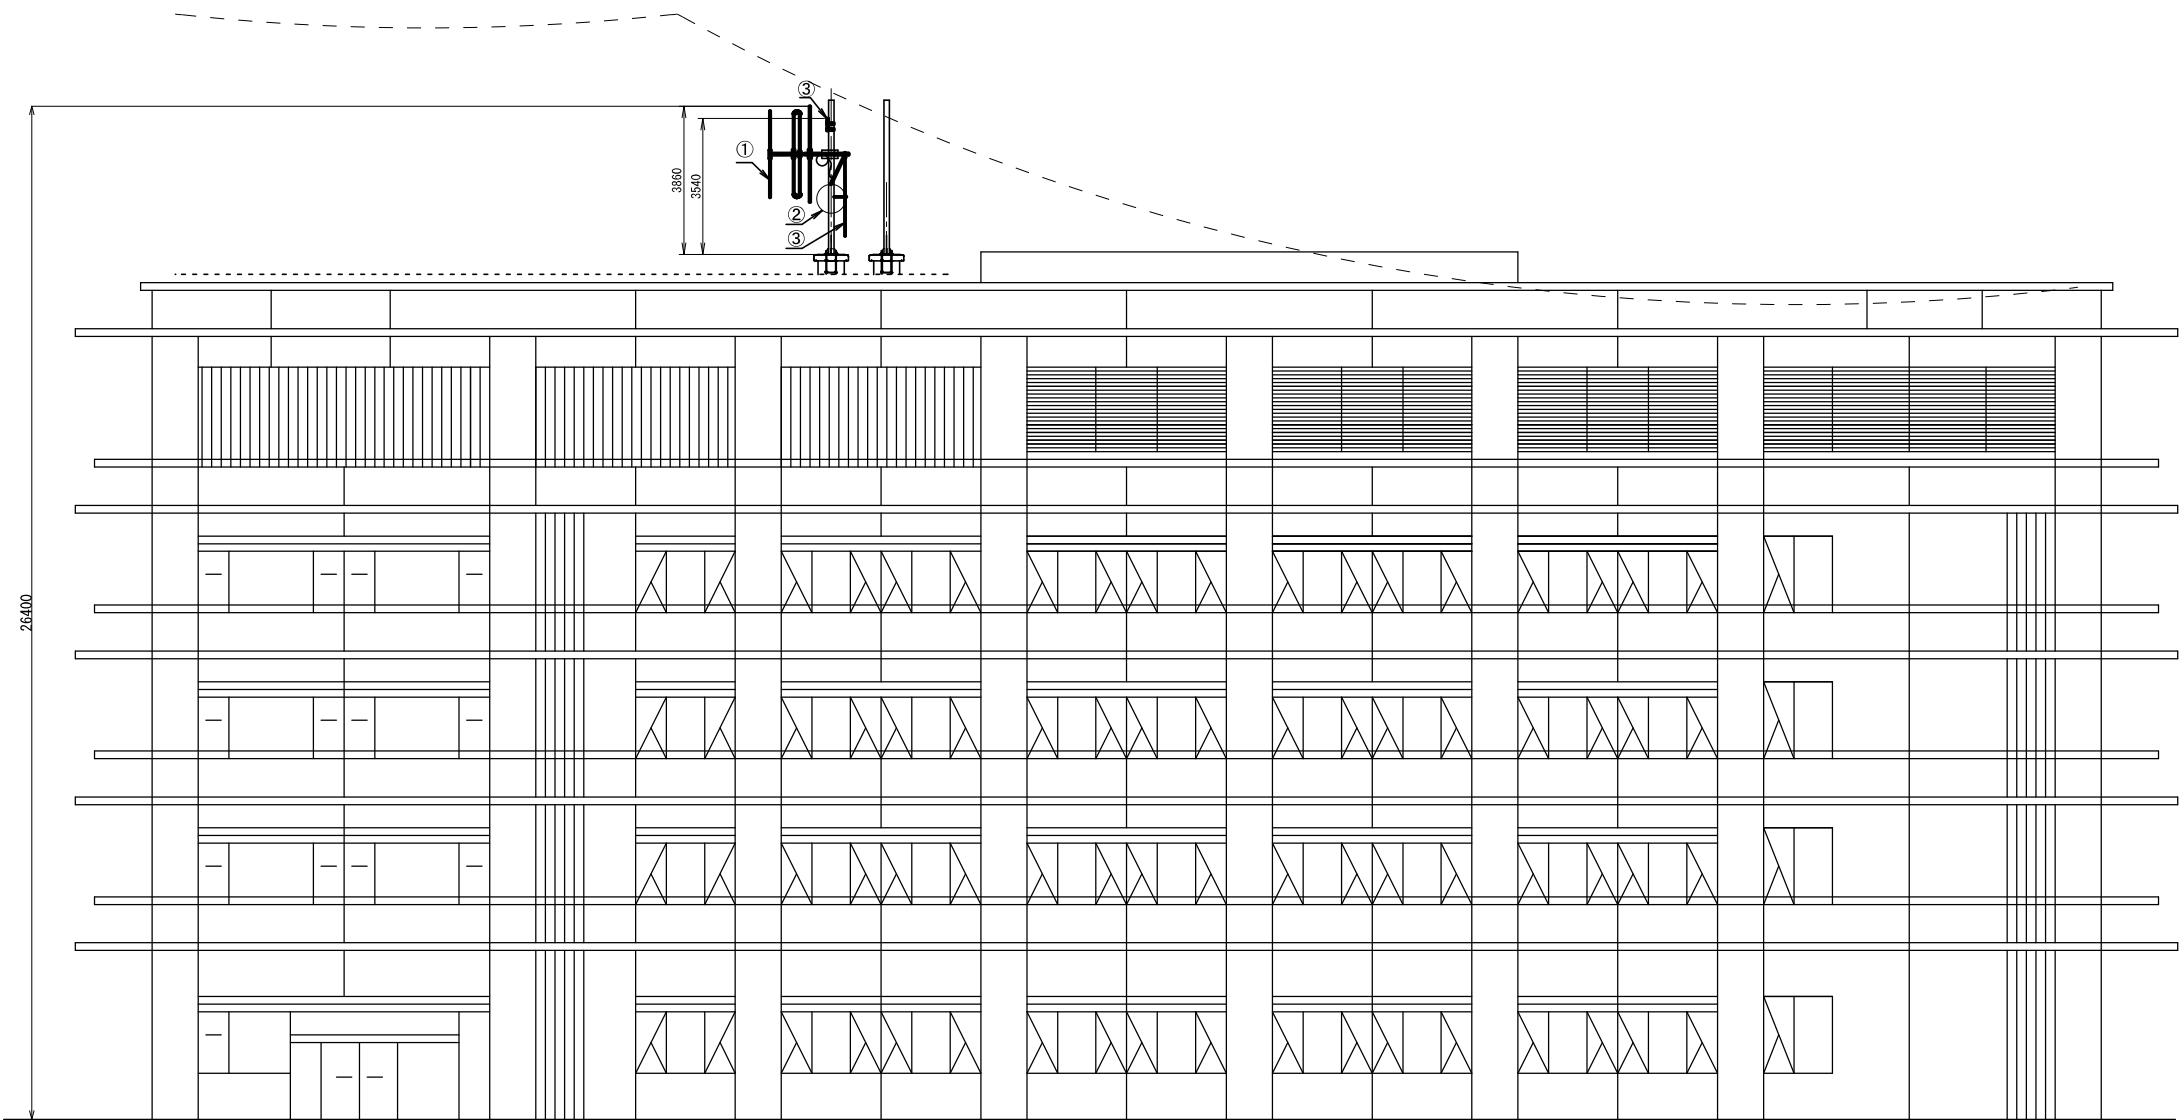

番号	装 置 名	備 考
①	60MHz帯 3 素子八木型空中線 (3DV-060)	撤去
②	J-ALERT空中線	既設
③	電波時計用空中線	撤去
④	ラジオ用空中線	撤去

立 面 図

凡 例			
	: 新 設		: 既 設
	: 改 造		: 撤 去
	: 新設配線		
	: 撤去配線		
	: 既設配線		




株式会社 エイト日本技術開発

承認	設計	担当	

縮尺
1 : 200
設計年度
令和 6 年度

工事名称 令和5年度 神崎市防災行政無線更新実施設計業務委託
図面名称 神崎市役所 空中線取付立面図(撤去)

神崎市役所 防災無線室機器配置図(撤去)

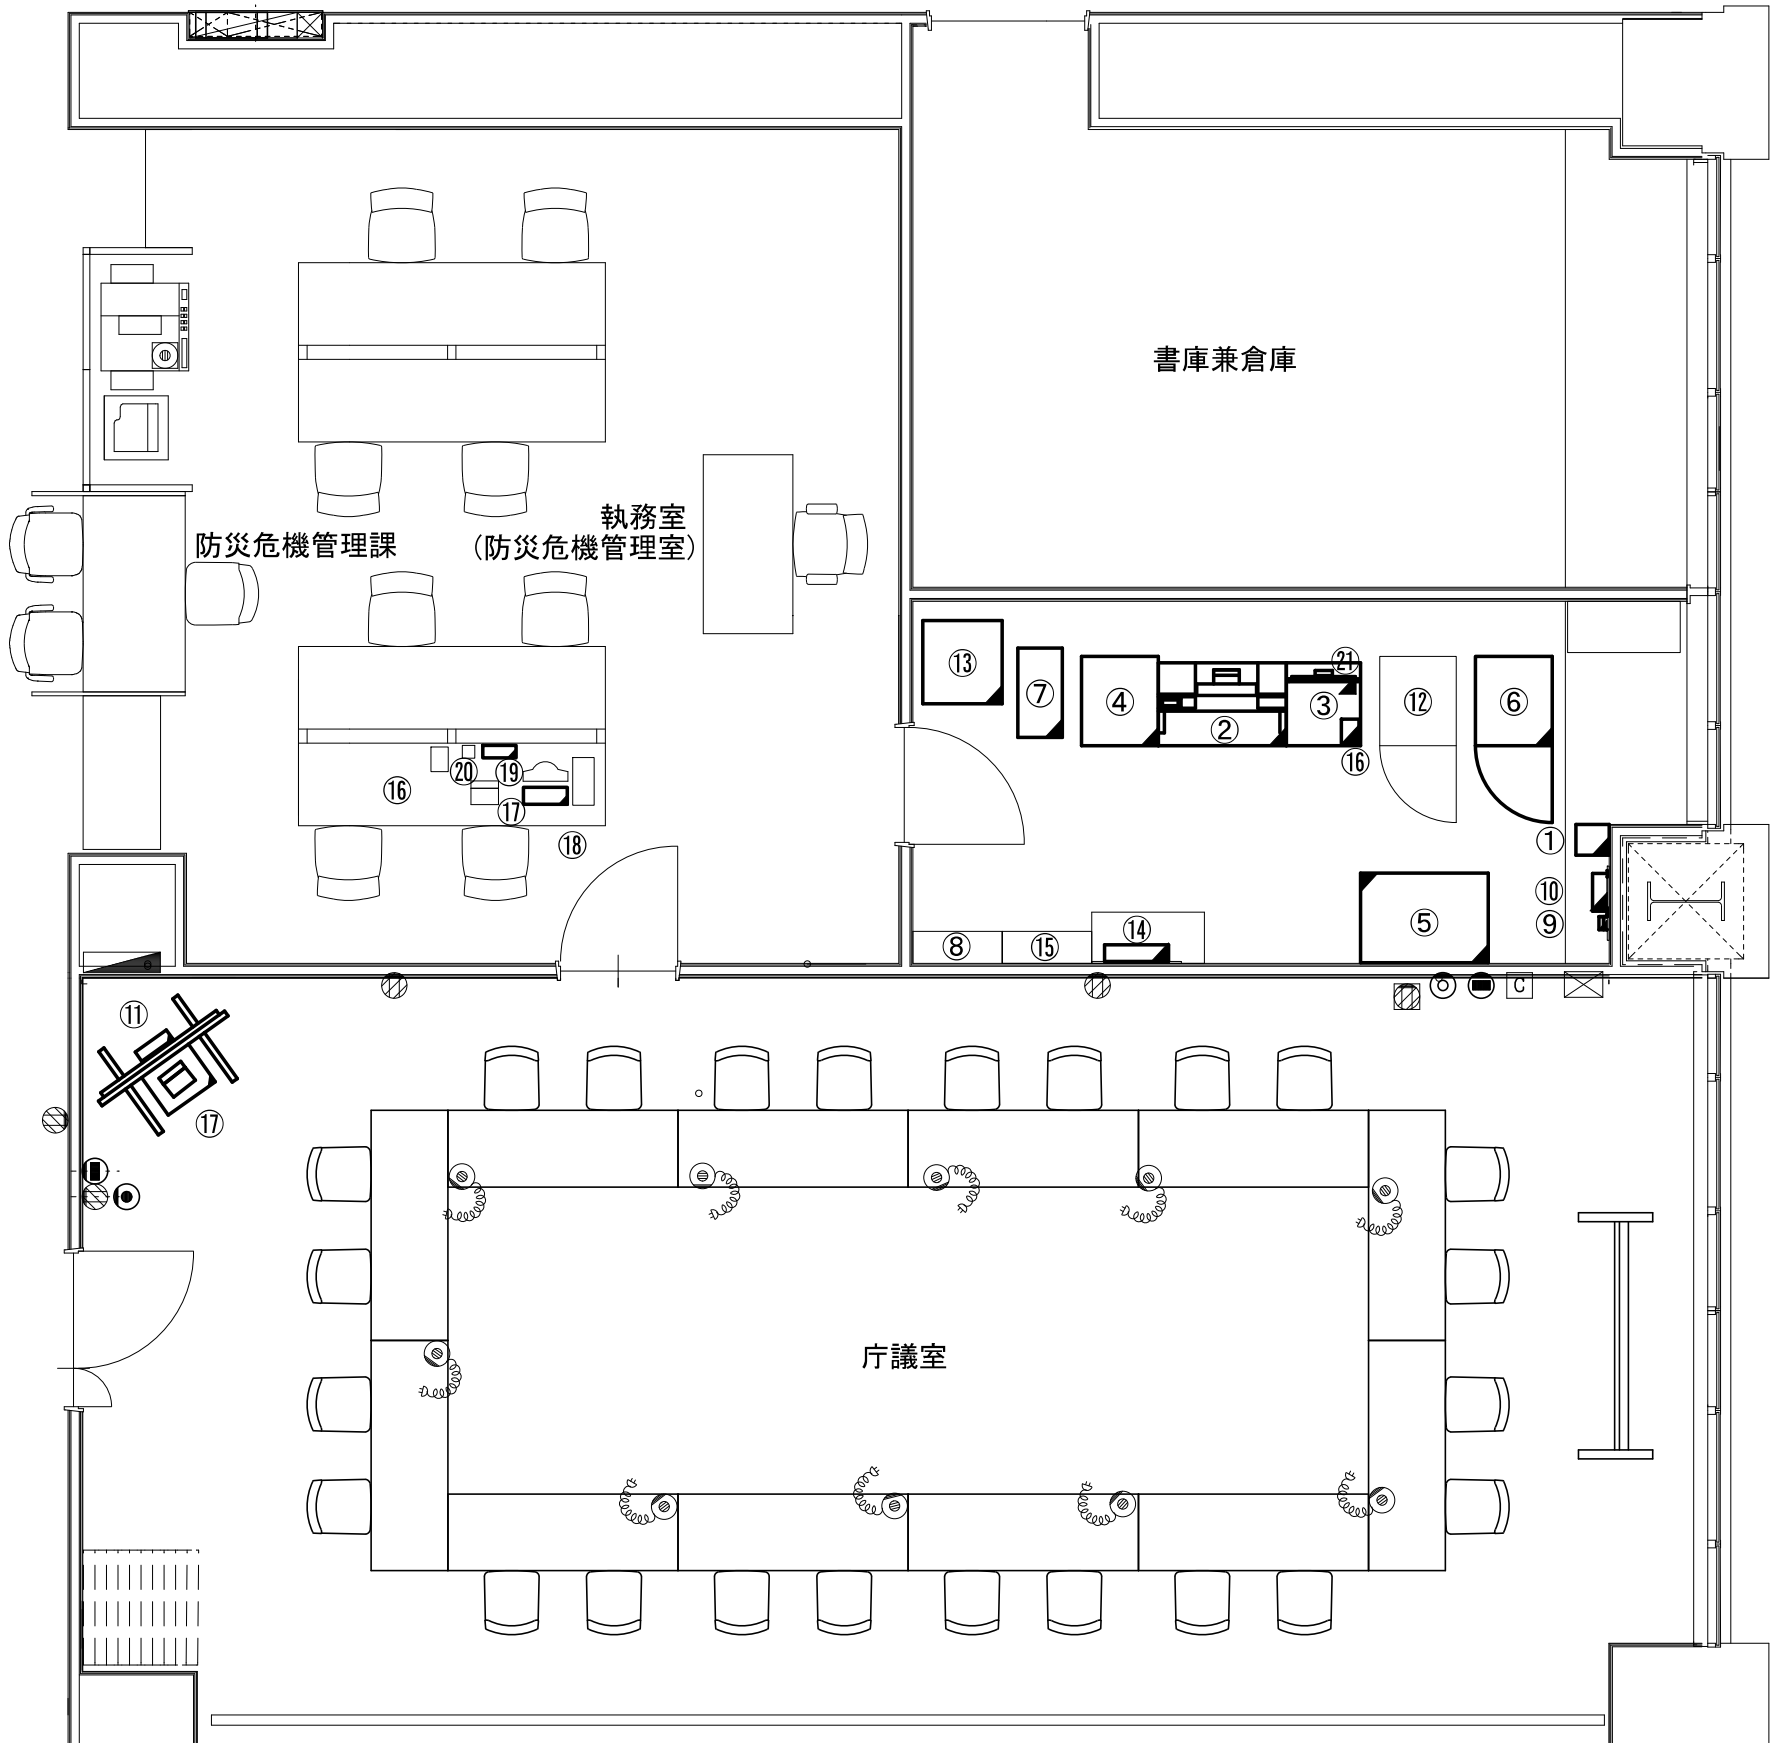

5 階 平 面 図

番号	設 備 名 称	備 考
①	60MHz帯送受信装置(中継局向け)	撤去
②	操作卓	撤去
③	袖卓	撤去
④	収納ラック(地区遠隔・電話応答装置)	撤去
⑤	サーバ収納架	撤去
⑥	直流電源装置(500AH)	撤去
⑦	無停電電源装置(5KVA)	撤去
⑧	分電盤	既設
⑨	同軸避雷器	撤去
⑩	バンドパスフィルター	撤去
⑪	情報表示モニター	撤去
⑫	J-ALERT収容架	既設
⑬	プリンター(複合機)	撤去
⑭	子局間音声通話装置(交換機)	撤去
⑮	防災用分電盤	既設
⑯	防災無線電話機	撤去
⑰	文字入力装置	撤去
⑱	J-ALERT端末装置	既設
⑲	戸別受信機	撤去
⑳	J-ALERTパトライト	既設
㉑	地図表示装置用モニター(22インチ)	撤去

凡 例			
	新 設		既 設
	改 造		撤 去
	新設配線		撤去配線
	既設配線		



株式会社 エイト日本技術開発

承認

設計

担当

縮尺

1 : 60

設計年度

令和6年度


工事名称

令和5年度 神崎市防災行政無線更新実施設計業務委託


図面名称

神崎市役所 防災無線室機器配置図(撤去)


神埼市役所 配線系統図(1)(撤去)

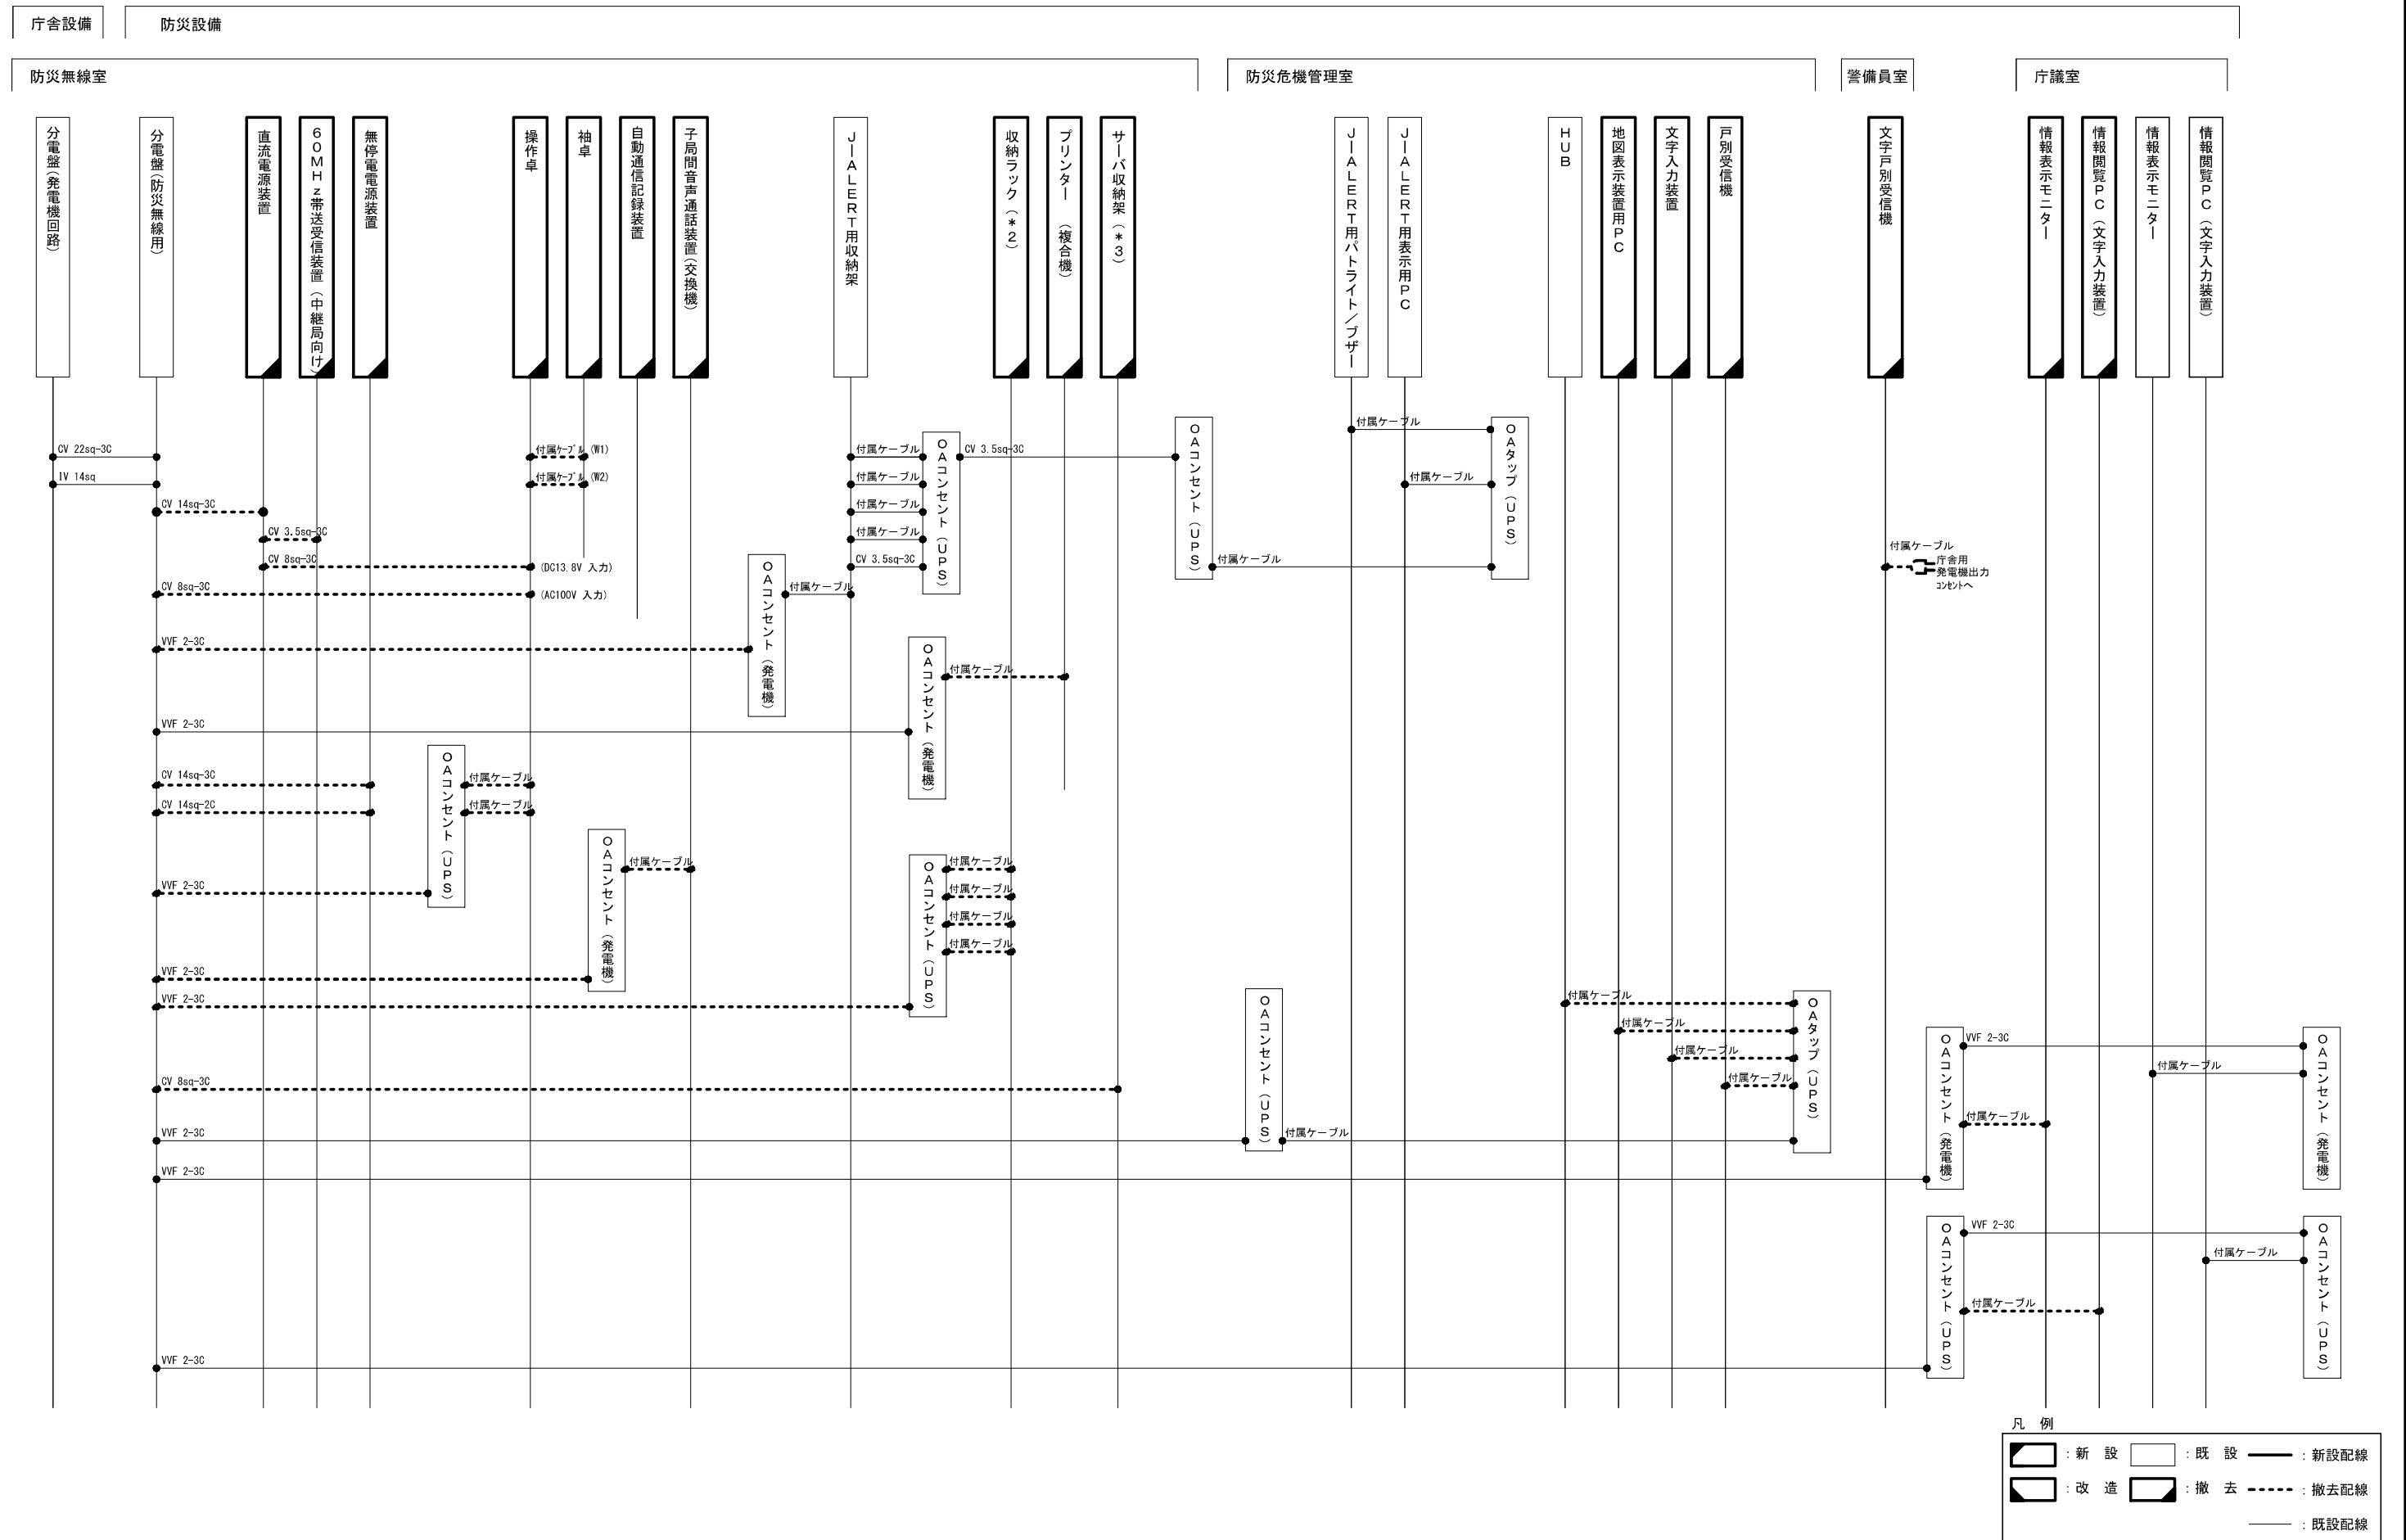


神埼市役所 配線系統図(2) (撤去)

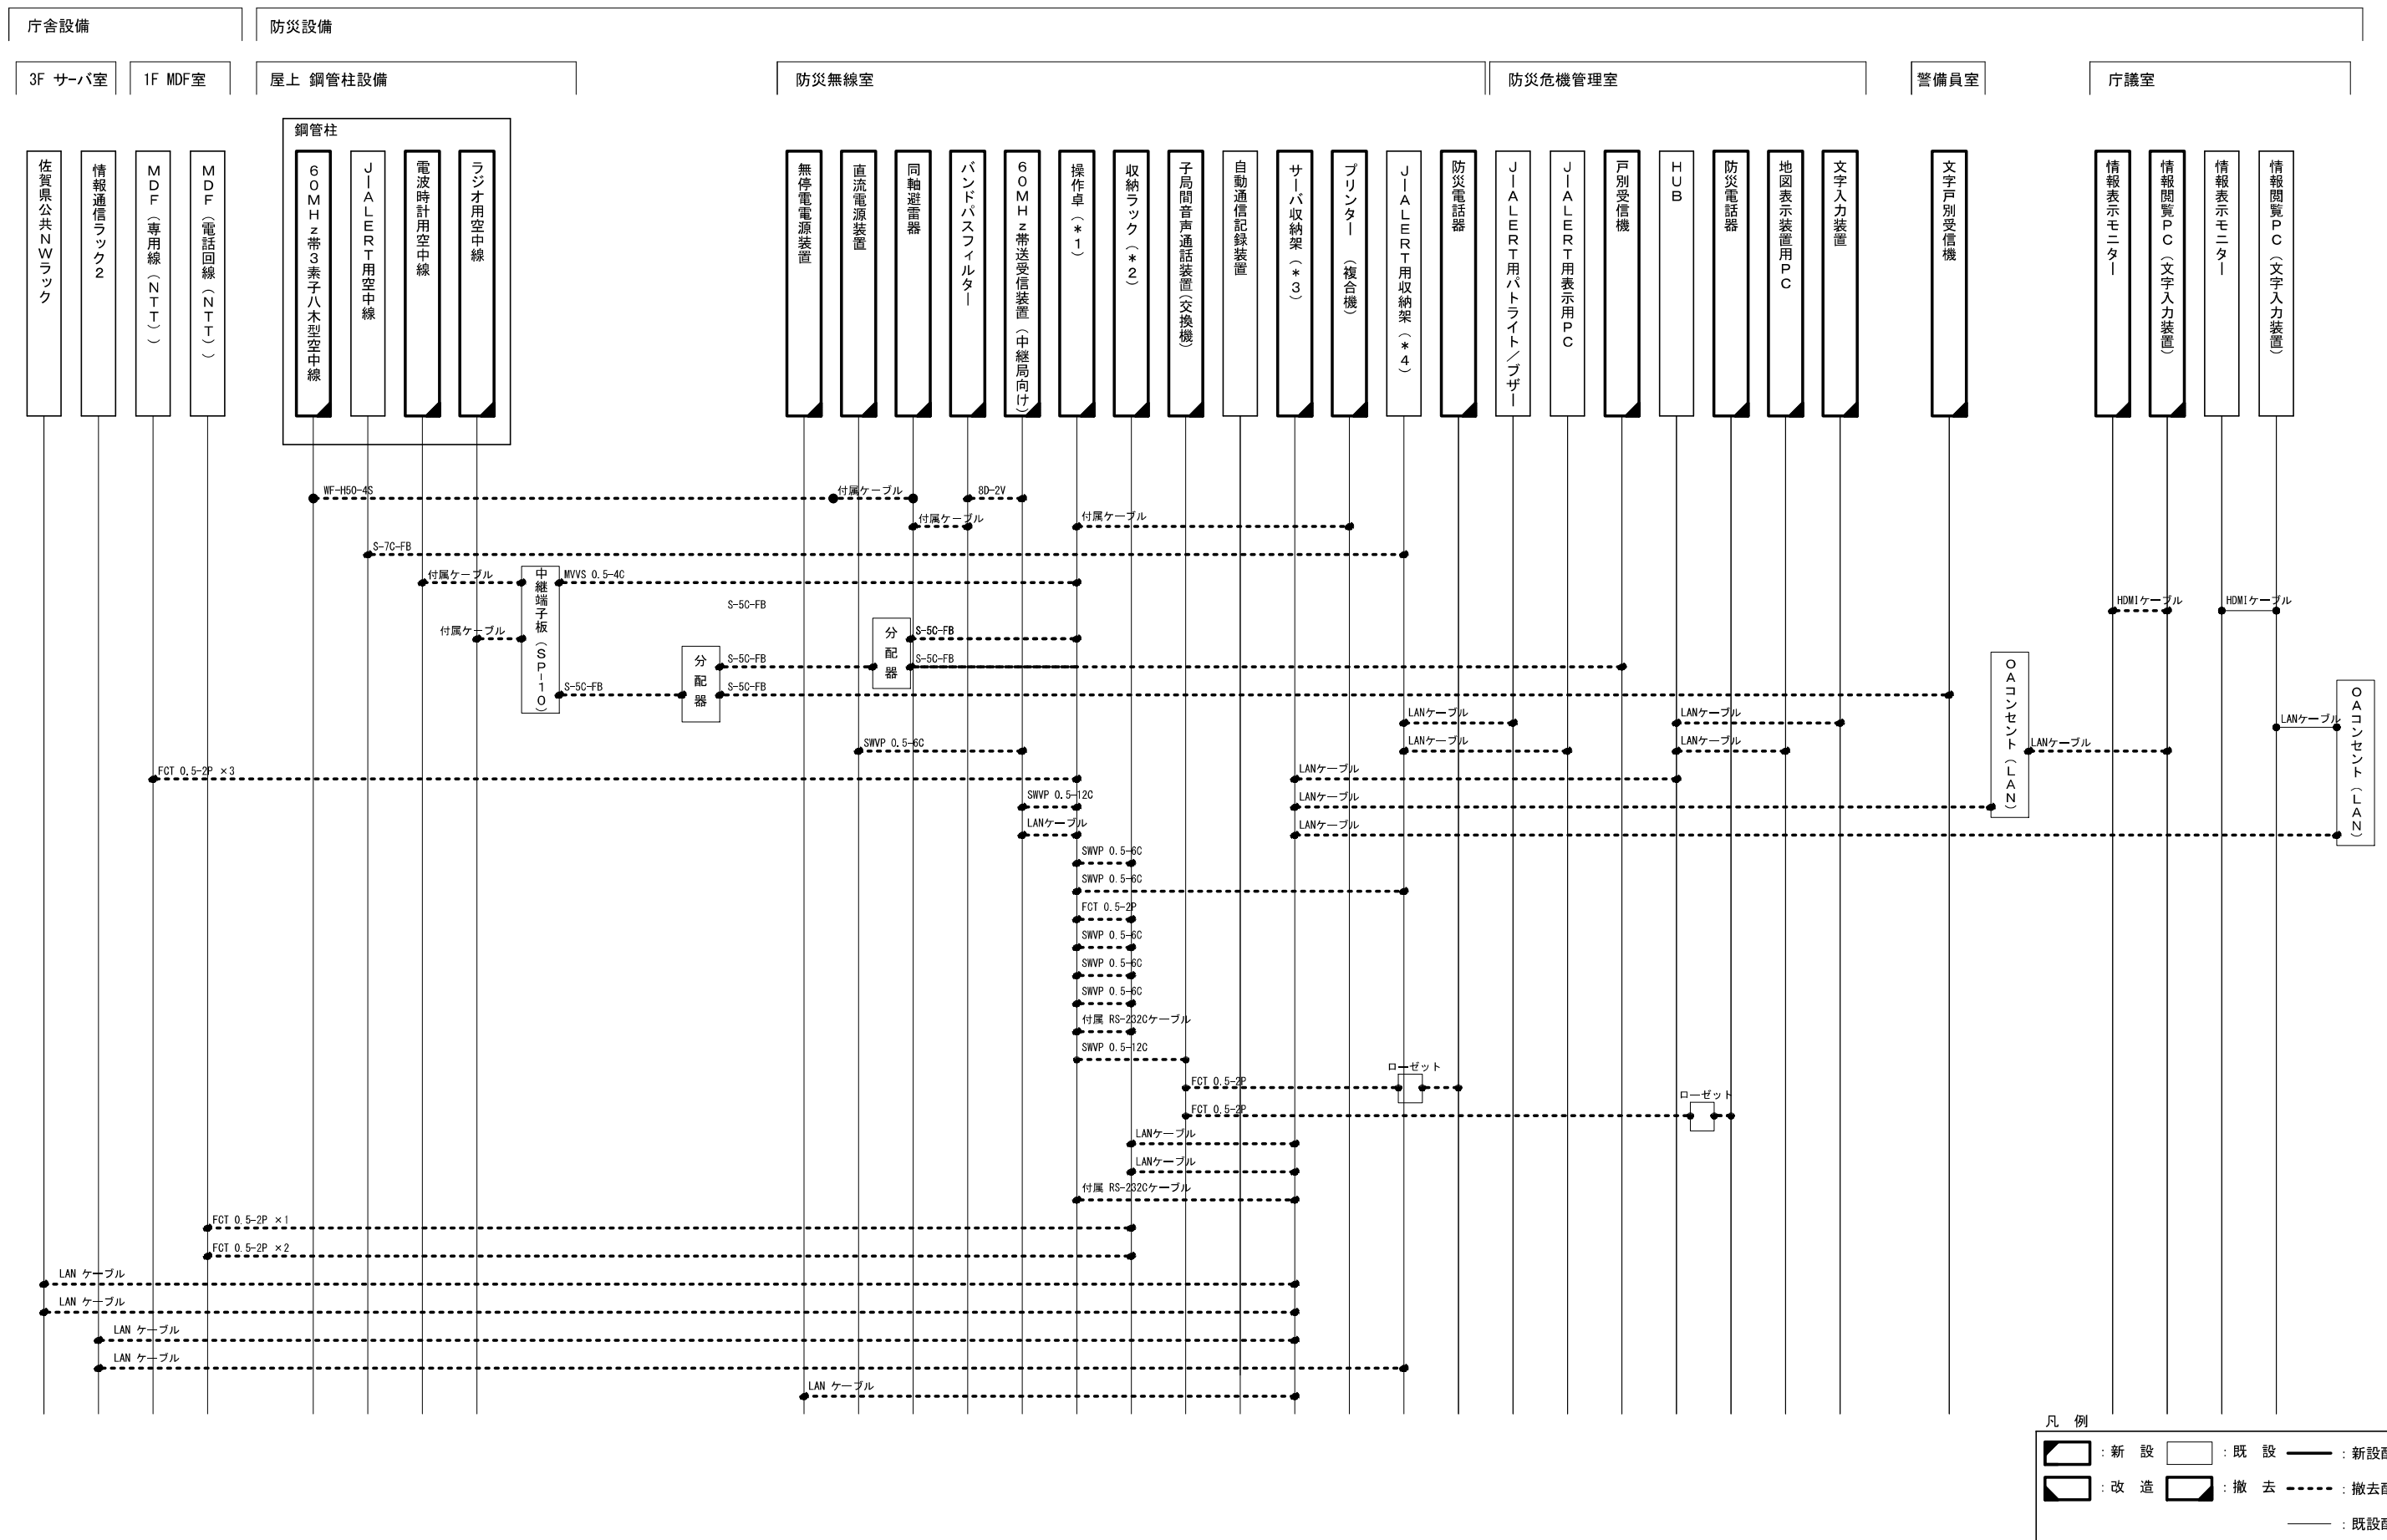


神埼市役所 配線系統図(3)(撤去)

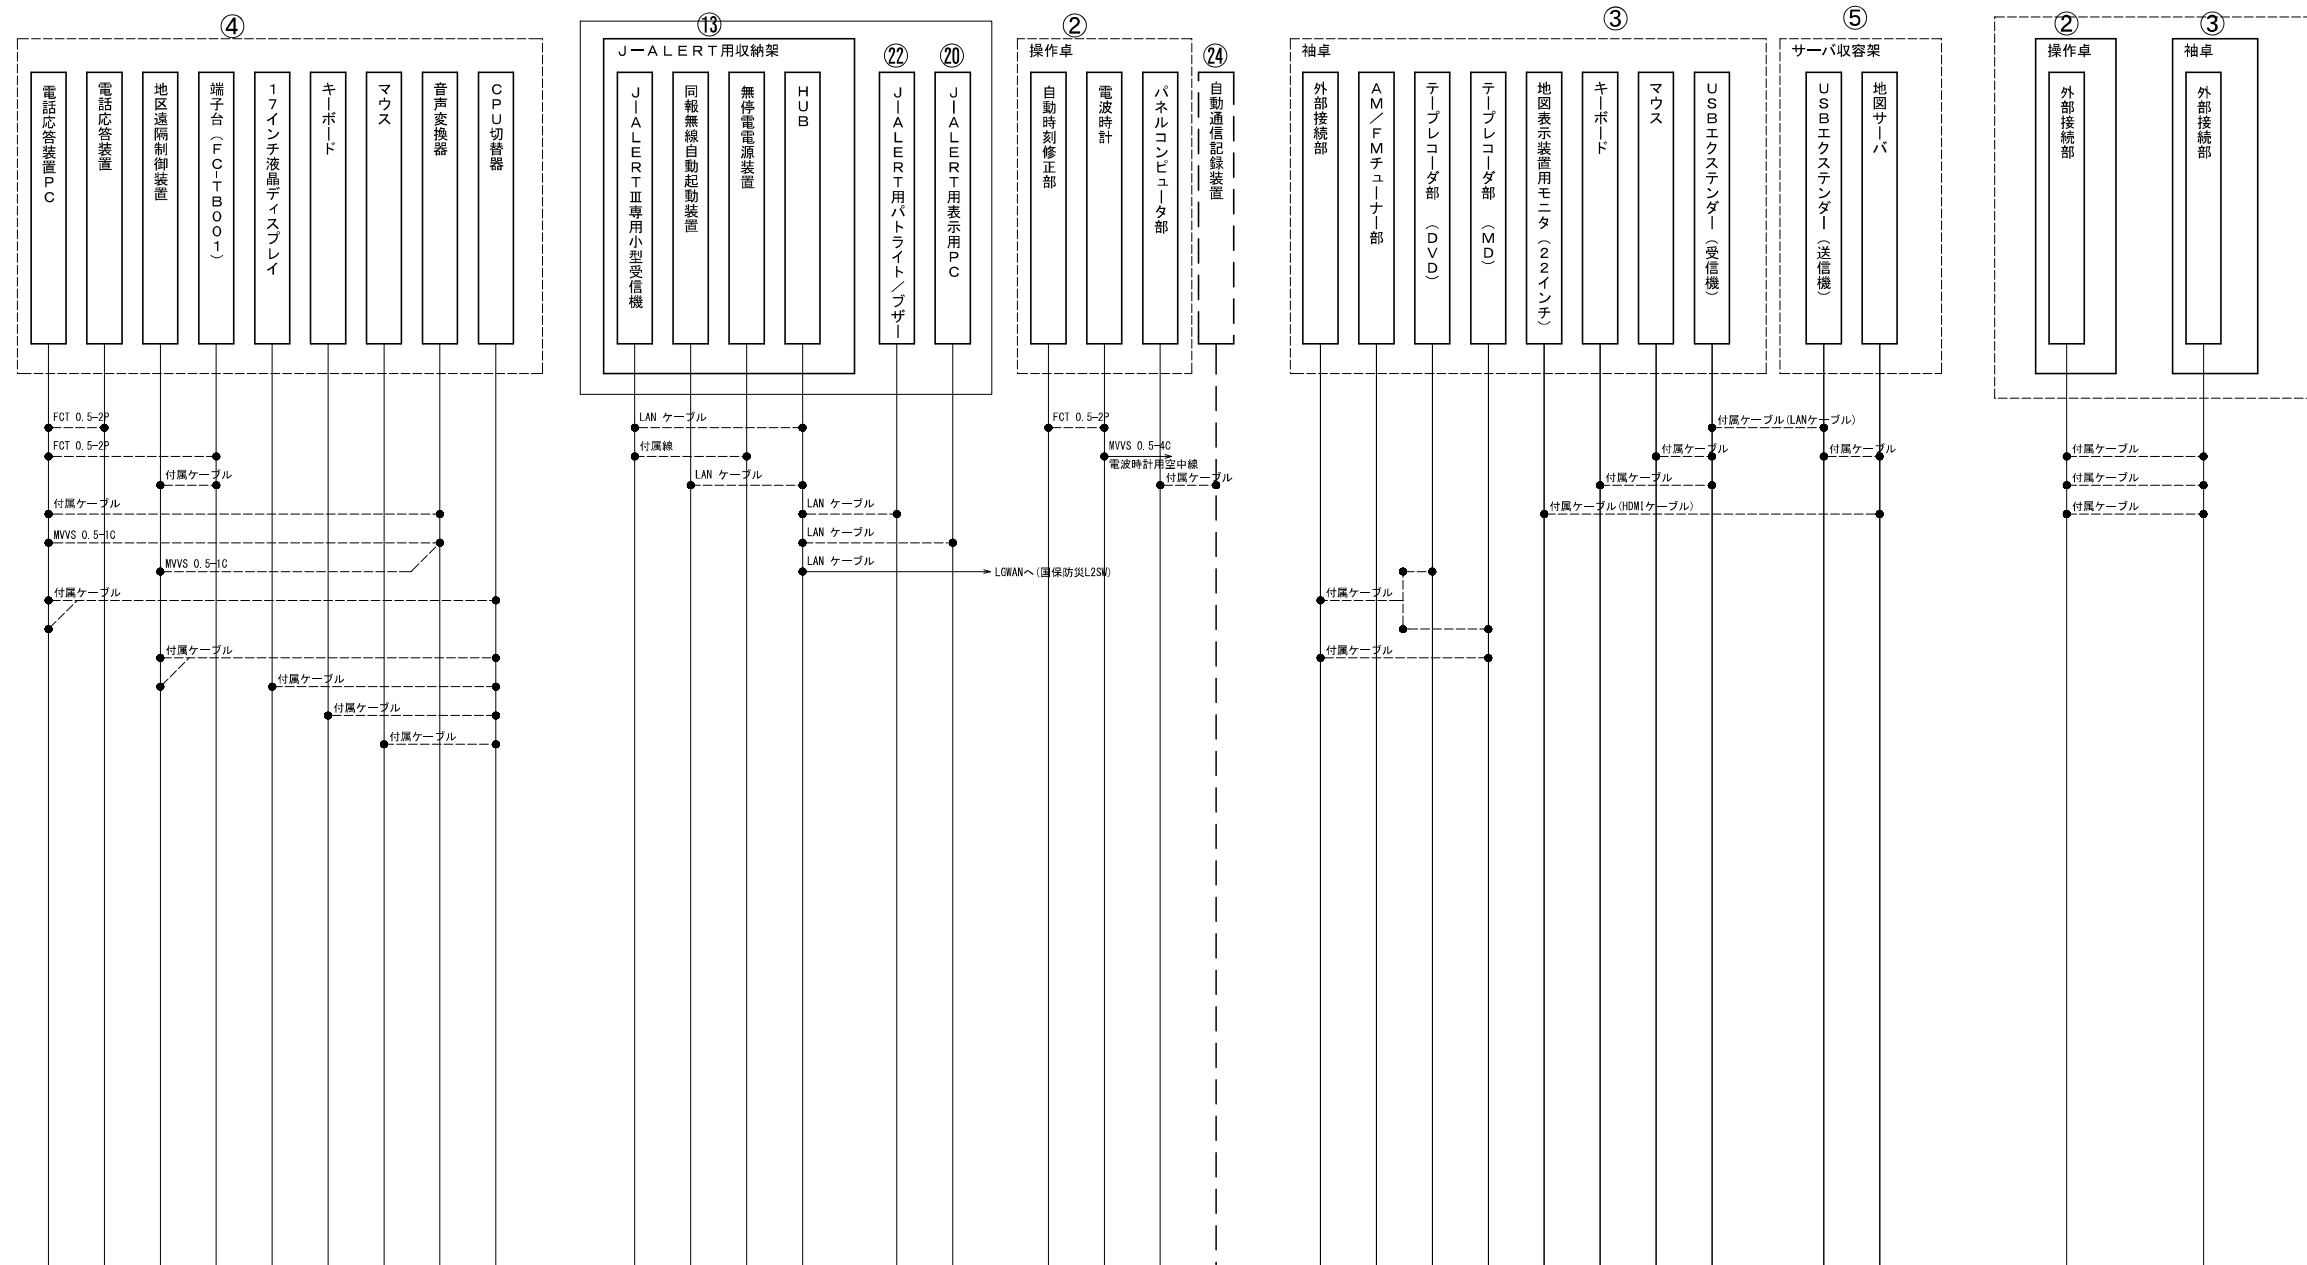

凡 例

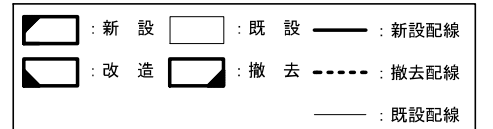

神崎市役所 屋上配線図(撤去)

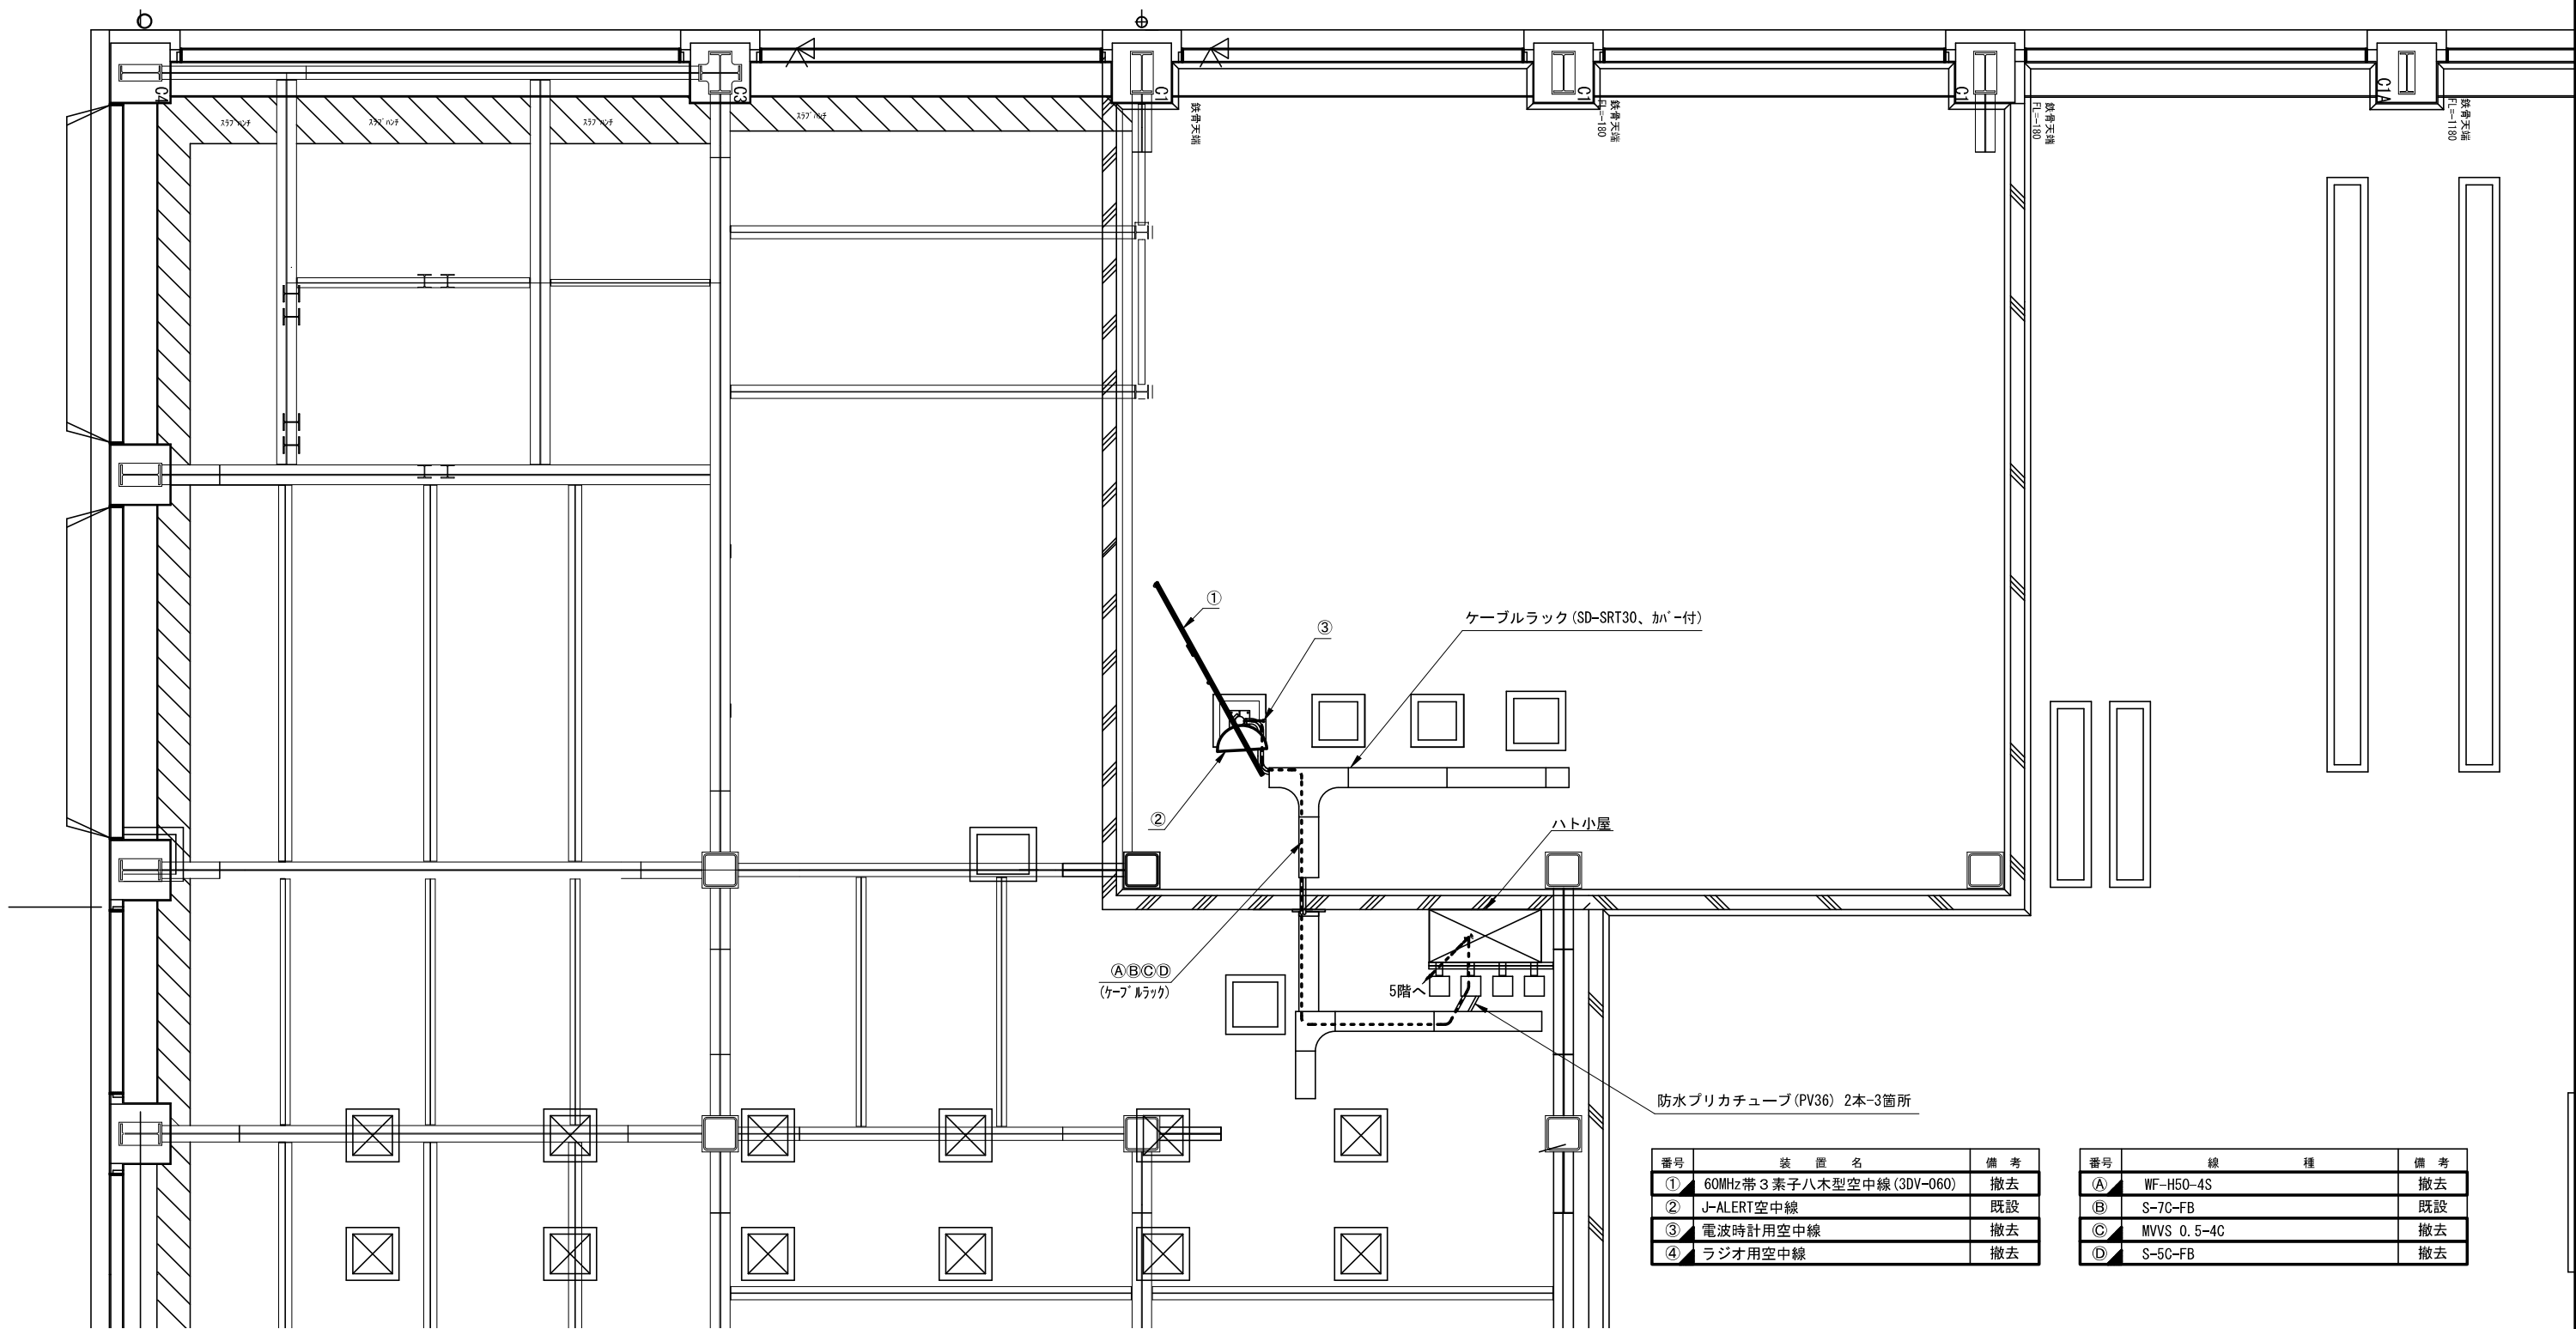

番号	装置名	備考
①	60MHz帯3素子八木型空中線(3DV-060)	撤去
②	J-ALERT空中線	既設
③	電波時計用空中線	撤去
④	ラジオ用空中線	撤去

番号	線種	備考
A	WF-H50-4S	撤去
B	S-7C-FB	既設
C	MVVS 0.5-4C	撤去
D	S-5C-FB	撤去

凡 例

新 設

既 設

新 設 配 線

改 造

撤 去

撤 去 配 線

既 設 配 線




株式会社 エイト日本技術開発

承認	設計	担当	縮尺
			1:200
			設計年度 令和6年度

工事名称 令和5年度 神崎市防災行政無線更新実施設計業務委託

図面名称 神崎市役所 屋上配線図(撤去)

神崎市役所 5階配線図(撤去)

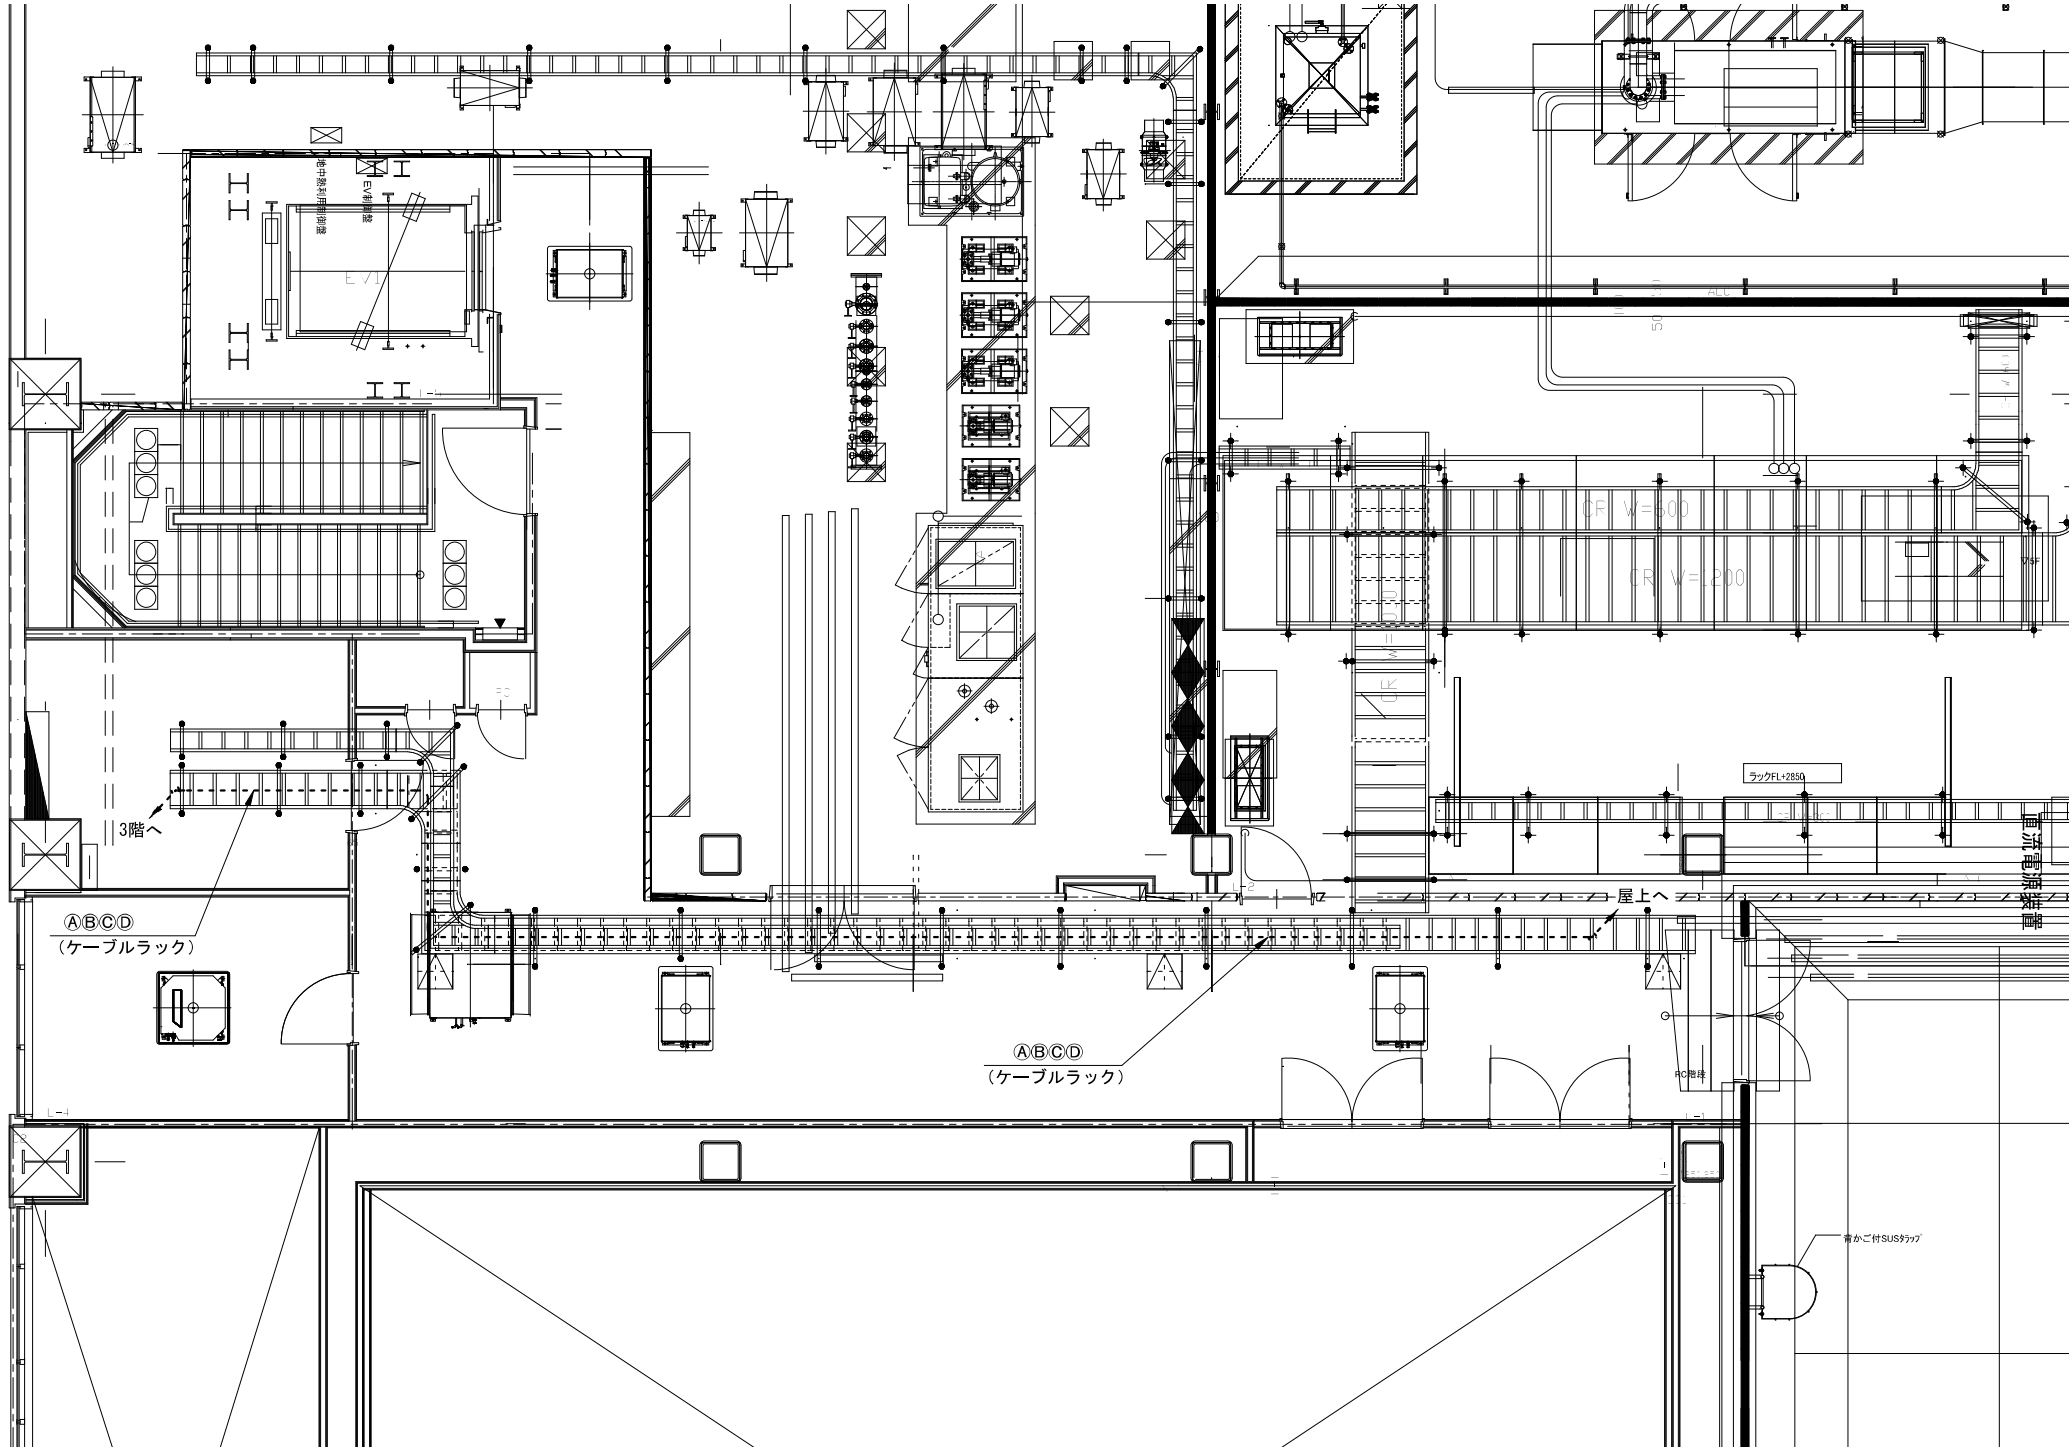

番号	線 種	備 考
①	WF-H50-4S	撤去
②	S-70-FB	既設
③	MVVS 0.5-4C	撤去
④	S-50-FB	撤去

凡 例			
	: 新 設		: 既 設
	: 改 造		: 撤 去
			: 撤去配線
			: 既設配線




株式会社 エイト日本技術開発

承認	設計	担当	縮尺
			1 : 200
			設計年度 令和6年度

工事名称 令和5年度 神崎市防災行政無線更新実施設計業務委託

図面名称 神崎市役所 5階配線図(撤去)

神崎市役所 3階配線図(1) (撤去)

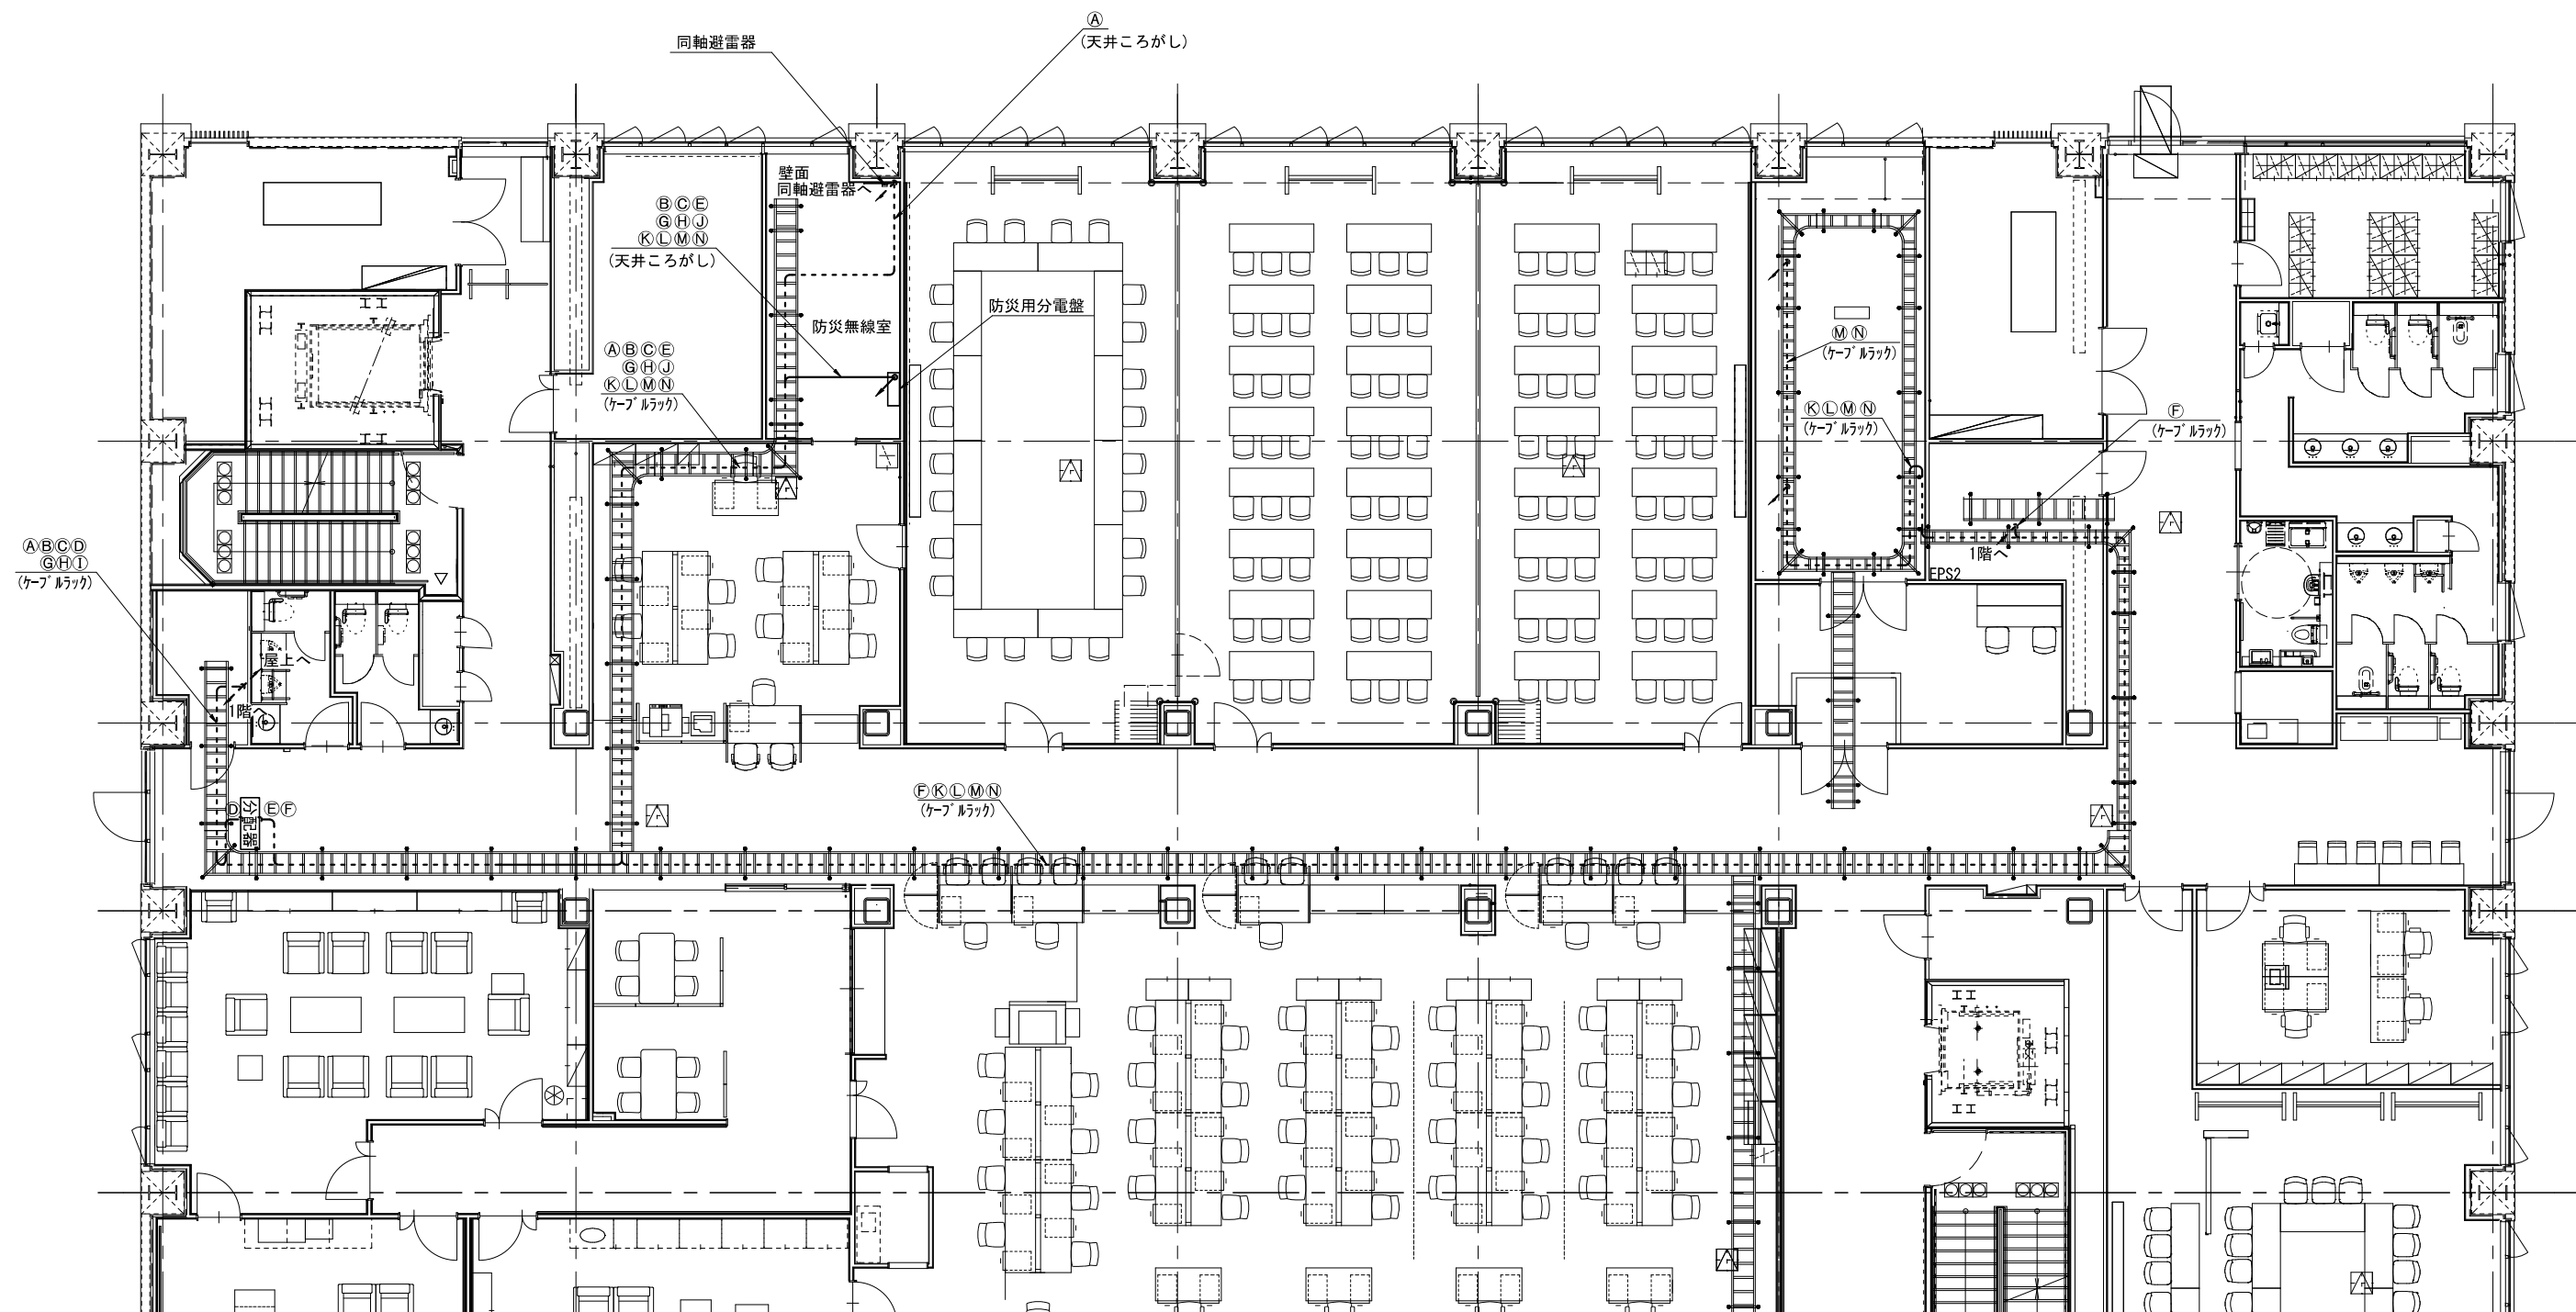

番号	線	種	備 考	番号	線	種	備 考
①	WF-H50-4S		撤去	①	LANケーブル		撤去
②	S-7C-FB		既設	②	VVF 2-3C		既設
③	MVVS 0.5-4C		撤去	③	VVF 2-3C		既設
④	S-5C-FB		撤去	④	VVF 2-3C		既設
⑤	S-5C-FB		撤去	⑤	VVF 2-3C		既設
⑥	S-5C-FB		撤去	⑥	LANケーブル		既設
⑦	FCT 0.5-2P × 3本		撤去	⑦	LANケーブル		既設
⑧	FCT 0.5-2P × 2本		既設	⑧	S-5C-FB		撤去
⑨	FCT 0.5-2P × 4本		既設	⑨	LANケーブル		撤去
⑩	LANケーブル		撤去	⑩	CV 3.5sq-3C		既設
⑪	LANケーブル		撤去	⑪	VVF 2-3C		既設
⑫	LANケーブル		撤去	⑫	S-5C-FB		撤去
⑬	LANケーブル		既設				
⑭	LANケーブル		撤去				

凡 例

	: 新 設		: 既 設		: 新設配線
	: 改 造		: 撤 去		: 撤去配線
					: 既設配線




株式会社 エイト日本技術開発

承認	設計	担当	縮尺
			1 : 200
			設計年度 令和 6 年度

工事名称 令和5年度 神崎市防災行政無線更新実施設計業務委託
図面名称 神崎市役所 3階配線図(1) (撤去)

神崎市役所 3階配線図(2) (撤去)

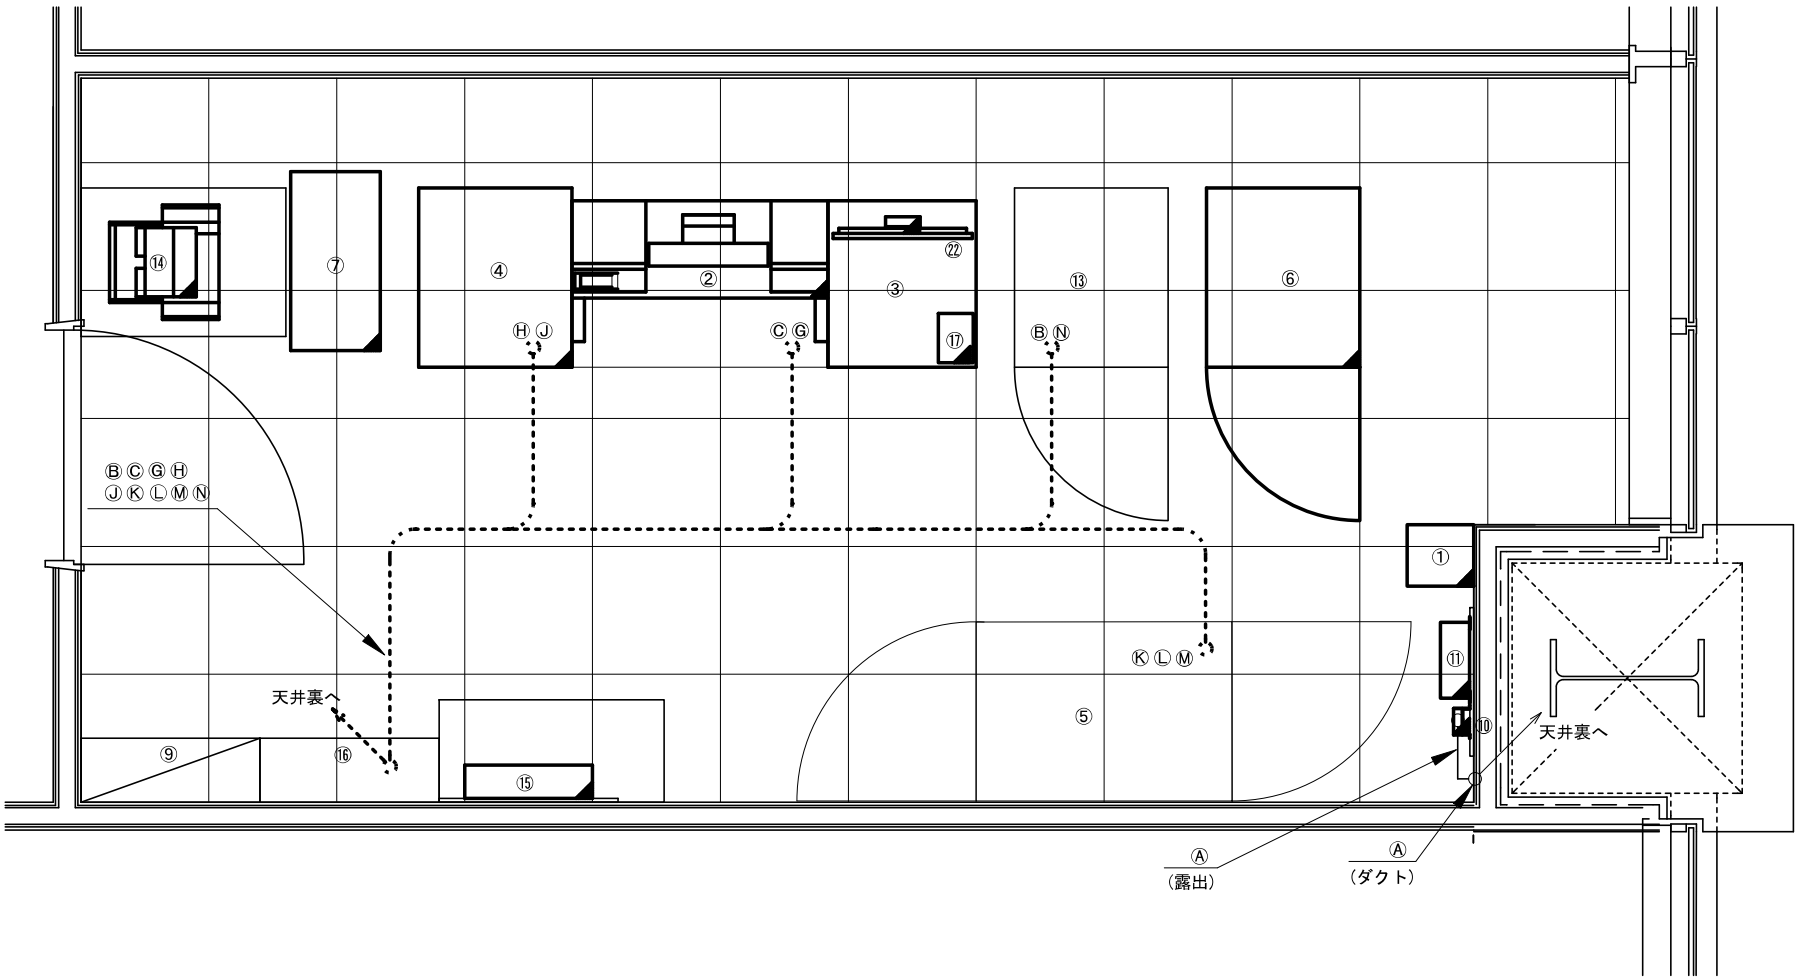

番号	線	種	備 考	番号	線	種	備 考
A	WF-H50-4S		新設	Q	LANケーブル		新設
B	S-7C-FB		既設	R	VVF 2-3C		既設
C	MVVS 0.5-4C		新設	S	VVF 2-3C		既設
D	S-5C-FB		新設	T	VVF 2-3C		既設
E	S-5C-FB		新設	U	VVF 2-3C		既設
F	S-5C-FB		新設	V	LANケーブル		既設
G	FCT 0.5-2P × 3本		新設	W	LANケーブル		既設
H	FCT 0.5-2P × 2本		既設	X	S-5C-FB		新設
J	FCT 0.5-2P × 4本		既設	Y	LANケーブル		新設
K	LANケーブル		新設	Z	CV 3.5sq-3C		既設
L	LANケーブル		新設	a	VVF 2-3C		既設
M	LANケーブル		新設	b	S-5C-FB		新設
N	LANケーブル		既設				
P	LANケーブル		新設				

番号	設 備 名 称	備 考	番号	設 備 名 称	備 考
①	60MHz帯送受信装置 (中継局向け)		⑬	J-ALERT 収容架	
②	操作卓		⑭	プリンター (複合機)	
③	袖卓		⑮	子局間音声通話装置 (交換機)	
④	収納ラック (地区遠隔・電話応答装置)		⑯	防災用分電盤	
⑤	サーバ収納架		⑰	防災無線電話機	
⑥	直流電源装置 (500AH)		⑱	文字入力装置	
⑦	無停電電源装置 (5KVA)		⑲	J-ALERT 端末装置	
⑧	—		⑳	戸別受信機	
⑨	分電盤		㉑	J-ALERT バトライト	
⑩	同軸避雷器		㉒	地図表示装置用モニター (22インチ)	
⑪	バンドパスフィルター				
⑫	情報表示モニター				

凡 例

新 設

既 設

新設配線

改 造

撤 去

撤去配線

既設配線




株式会社 エイト日本技術開発

承認	設計	担当	縮尺
			1 : 30
			設計年度 令和6年度

工事名称 令和5年度 神崎市防災行政無線更新実施設計業務委託
図面名称 神崎市役所 3階配線図(2) (撤去)

神崎市役所 3階配線図(3) (撤去)

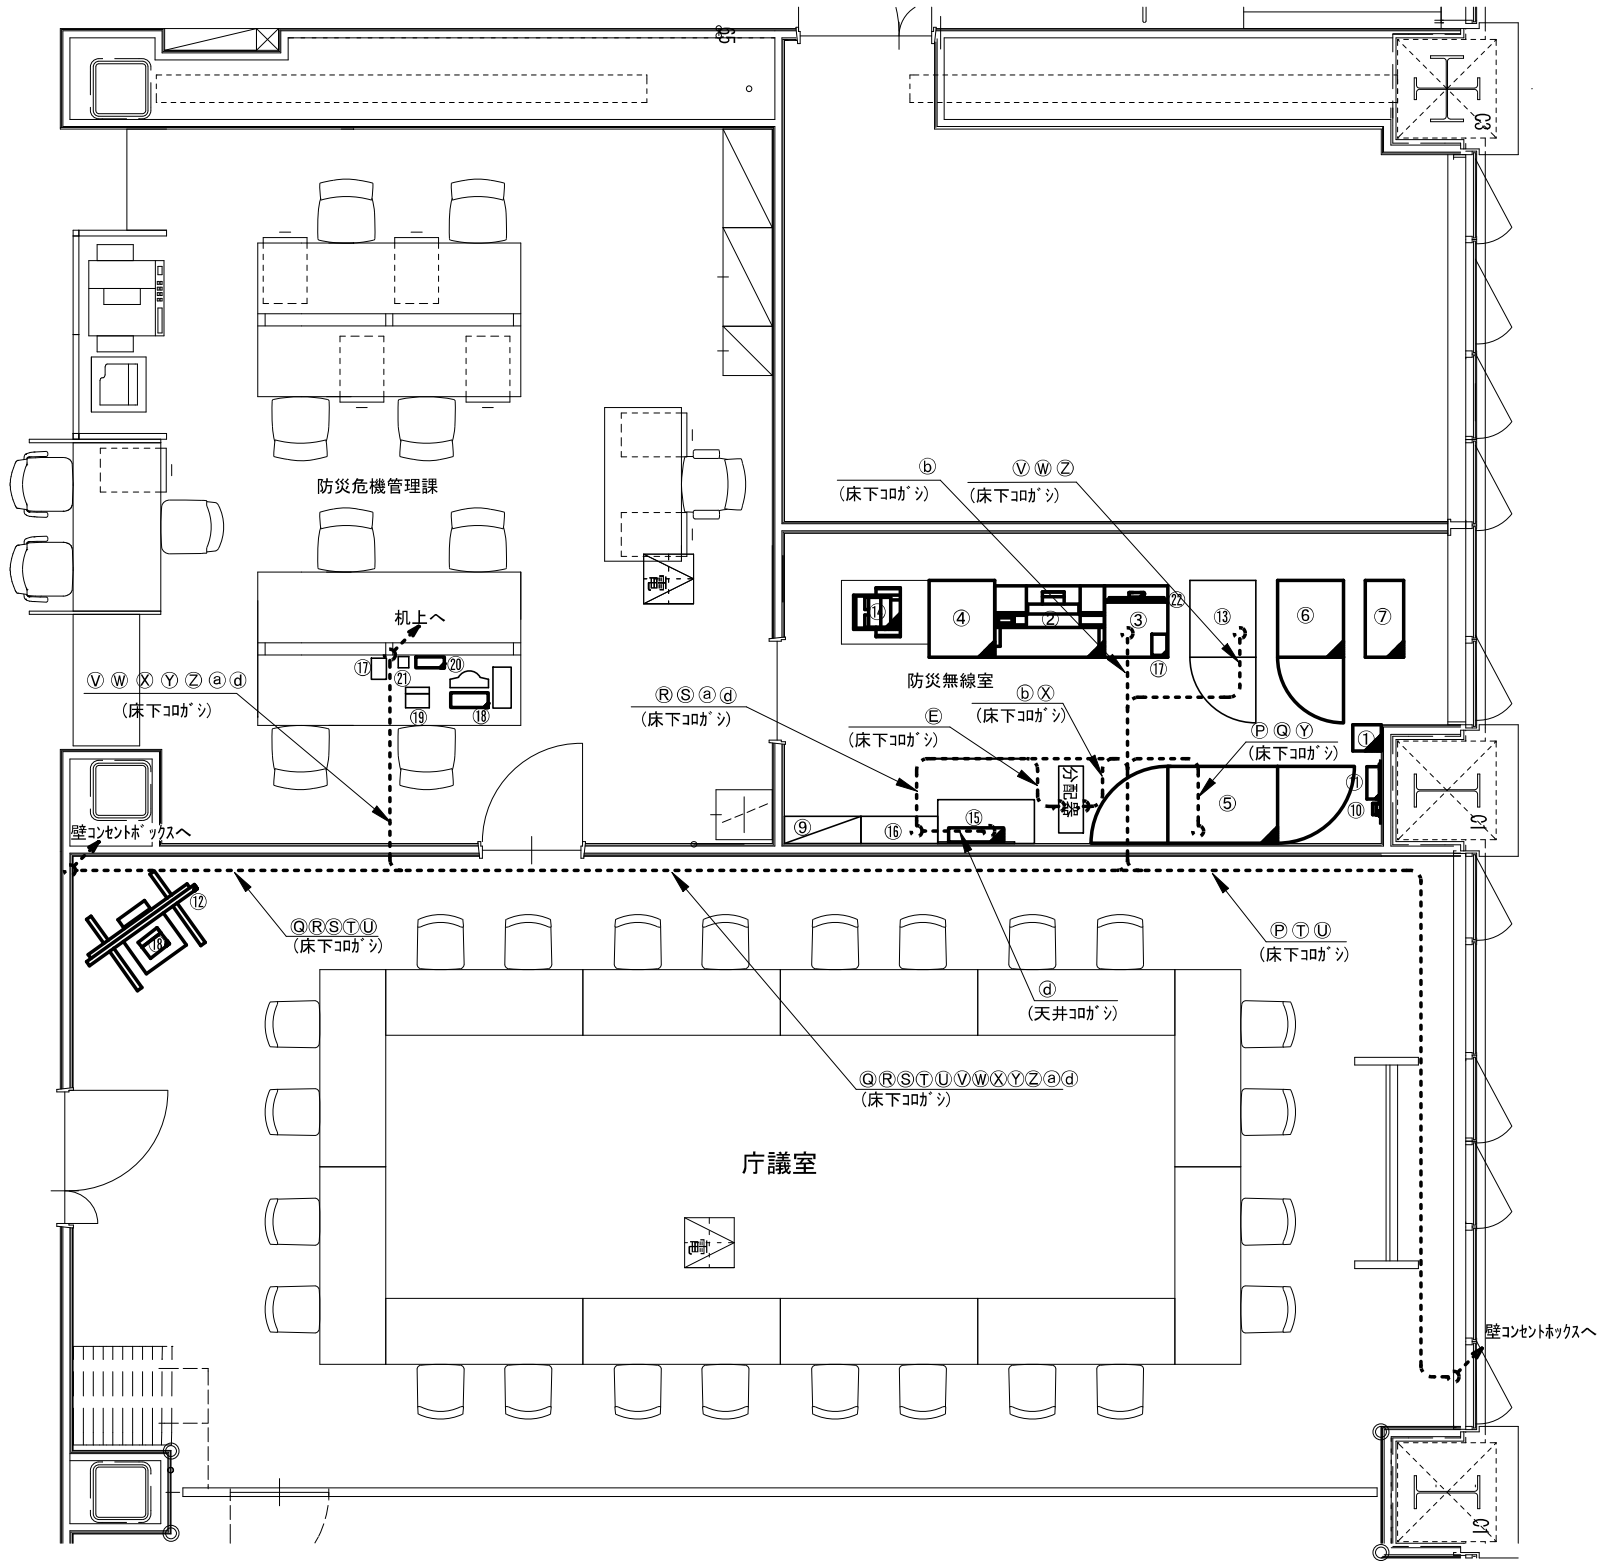

番号	線	種	備 考	番号	線	種	備 考
A	WF-H50-4S		撤去	Q	LANケーブル		撤去
B	S-7C-FB		既設	R	VVF 2-3C		既設
C	MVVS 0.5-4C		撤去	S	VVF 2-3C		既設
D	S-5C-FB		撤去	T	VVF 2-3C		既設
E	S-5C-FB		撤去	U	VVF 2-3C		既設
F	S-5C-FB		撤去	V	LANケーブル		既設
G	FCT 0.5-2P × 3本		撤去	W	LANケーブル		既設
H	FCT 0.5-2P × 2本		既設	X	S-5C-FB		撤去
J	FCT 0.5-2P × 4本		既設	Y	LANケーブル		撤去
K	LANケーブル		撤去	Z	CV 3.5sq-3C		既設
L	LANケーブル		撤去	a	VVF 2-3C		既設
M	LANケーブル		撤去	b	S-5C-FB		既設
N	LANケーブル		既設	d	FCT 0.5-2P		撤去
P	LANケーブル		撤去				

番号	設 備 名 称	備 考
①	60MHz帯送受信装置(中継局向け)	撤去
②	操作卓	撤去
③	袖卓	撤去
④	収納ラック(地区遠隔・電話応答装置)	撤去
⑤	サーバ収納架	撤去
⑥	直流電源装置(500AH)	撤去
⑦	無停電電源装置(5KVA)	撤去
⑧	—	
⑨	分電盤	既設
⑩	同軸避雷器	撤去
⑪	バンドパスフィルター	撤去
⑫	情報表示モニター	撤去
⑬	J-ALERT収容架	既設
⑭	プリンター(複合機)	撤去
⑮	子局間音声通話装置(交換機)	撤去
⑯	防災用分電盤	既設
⑰	防災無線電話機	撤去
⑱	文字入力装置	撤去
⑲	J-ALERT端末装置	既設
⑳	戸別受信機	撤去
㉑	J-ALERTパトライト	既設
㉒	地図表示装置用モニター(22インチ)	撤去

凡 例

新 設

改 造

既 設

撤 去

新設配線

撤去配線

既設配線




株式会社 エイト日本技術開発

承認	設計	担当

縮尺
1 : 70
設計年度
令和6年度

工事名称 令和5年度 神崎市防災行政無線更新実施設計業務委託
図面名称 神崎市役所 3階配線図(3) (撤去)

神崎市役所 1階配線図(撤去)

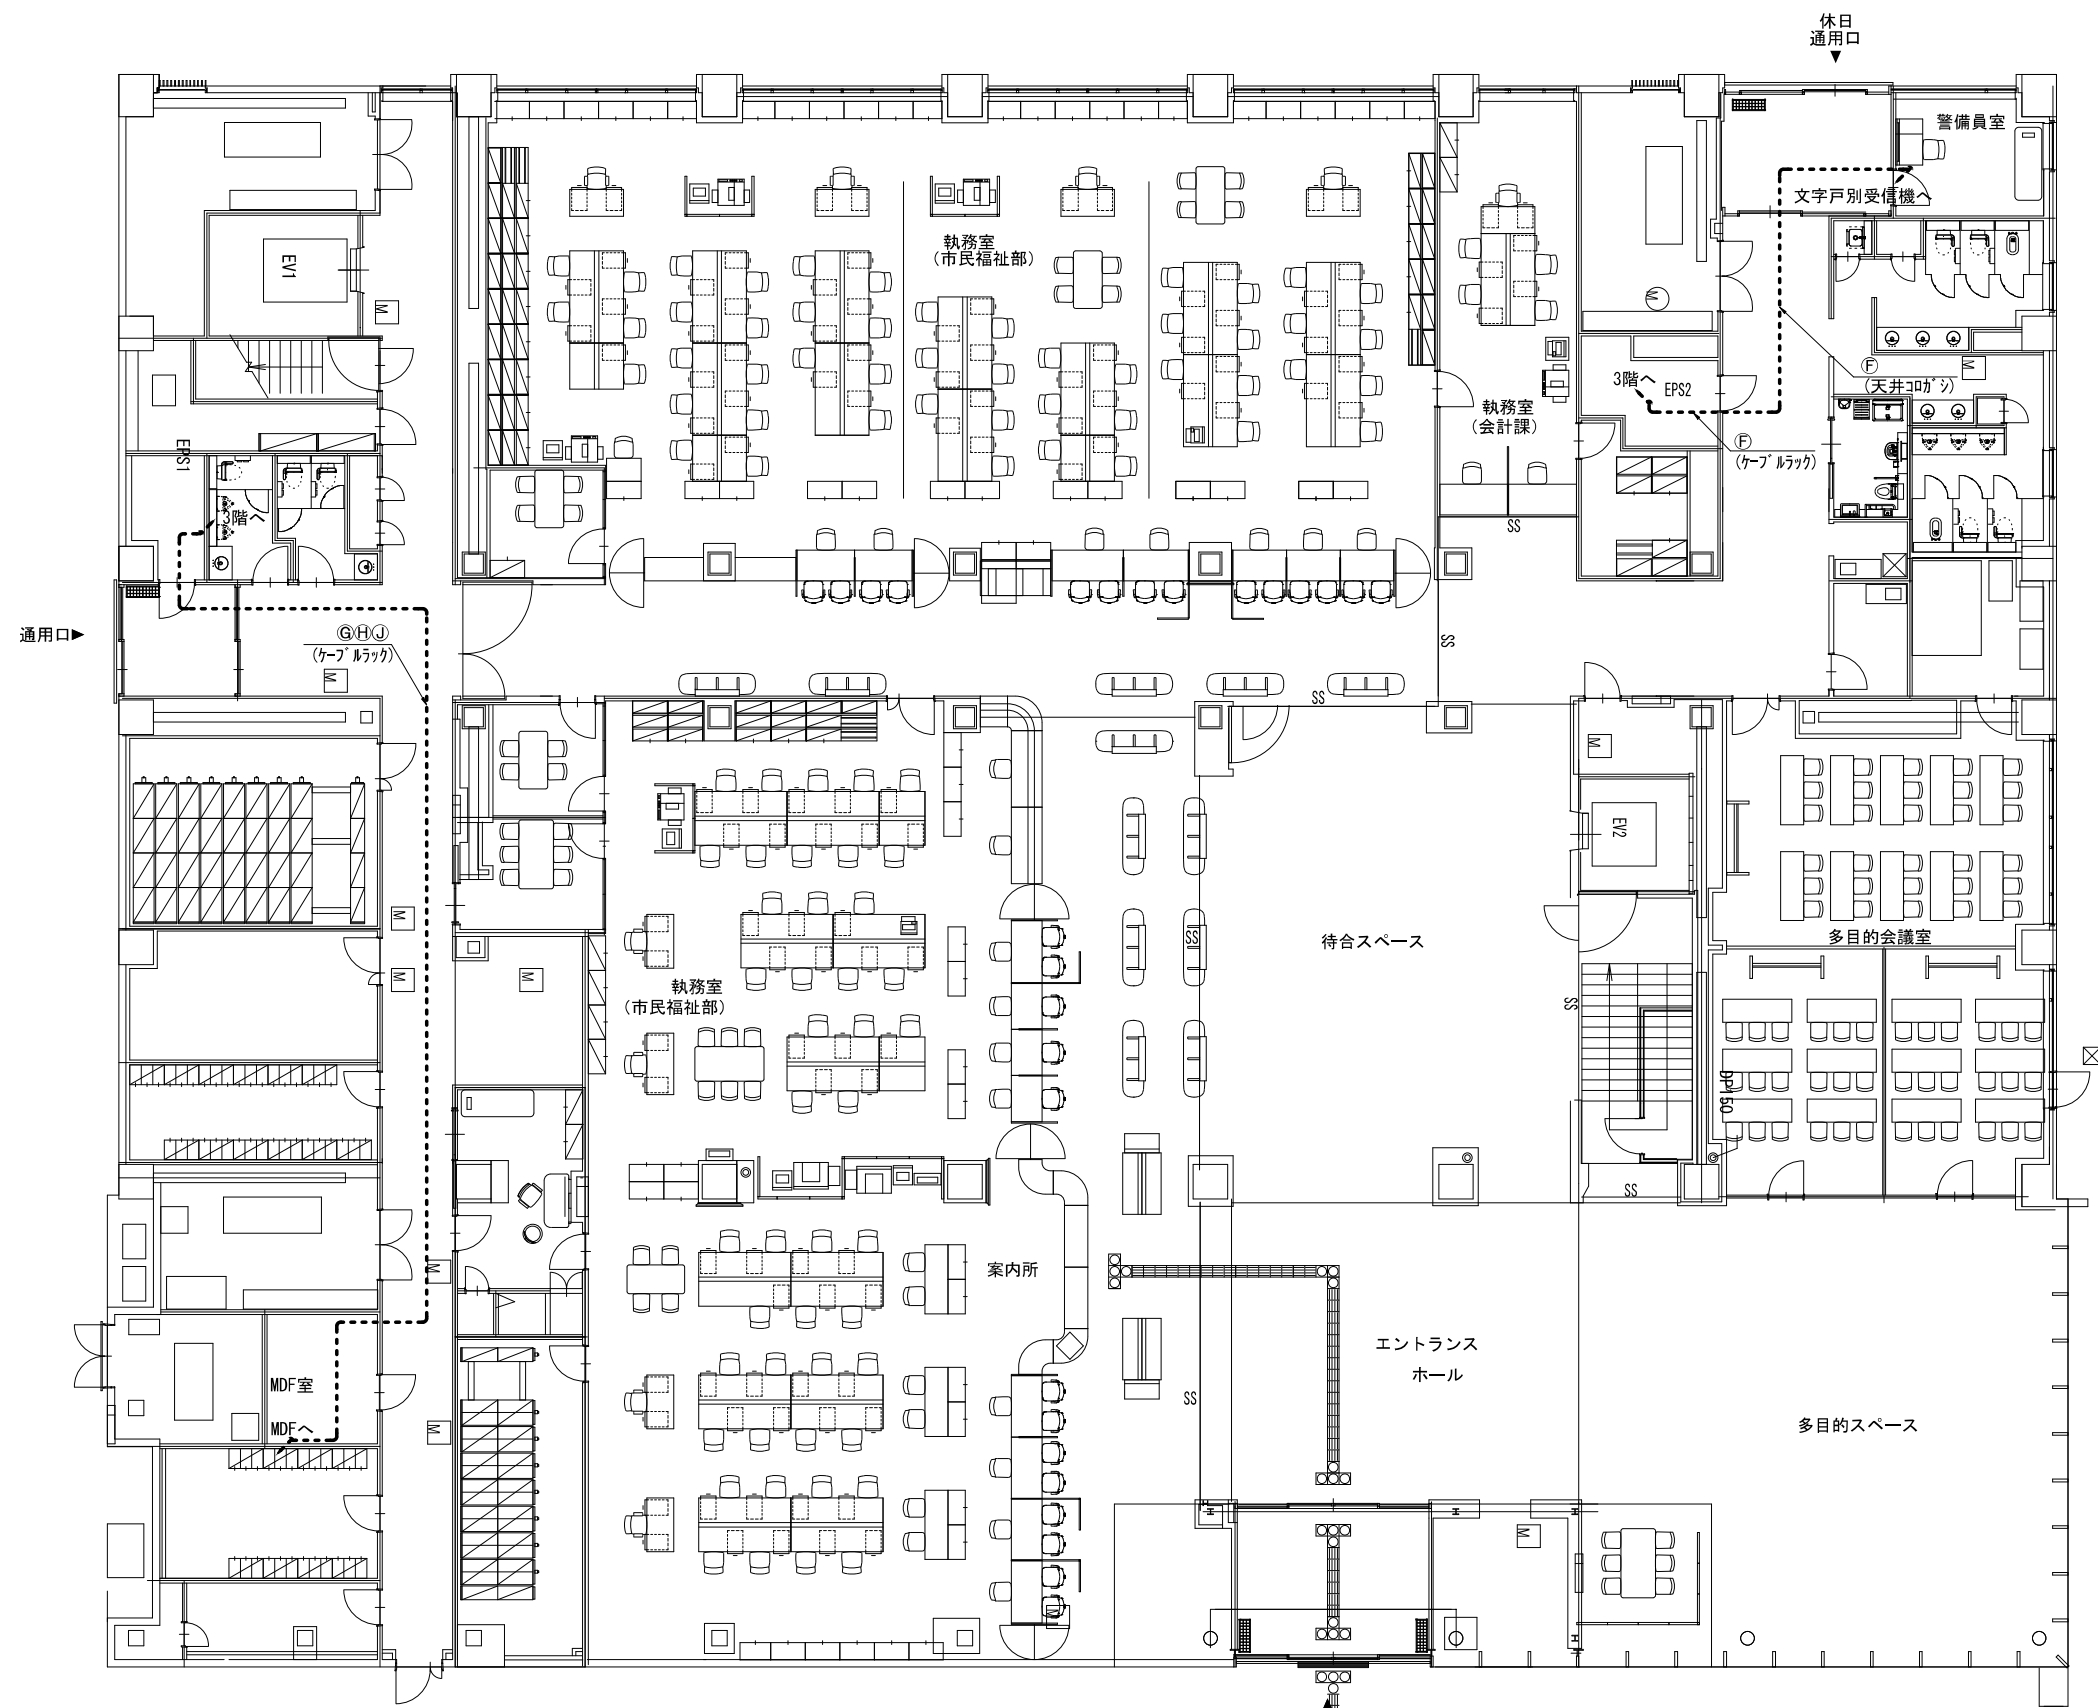

番号	線種	備考
⑦	S-5C-FB	撤去
⑧	FCT 0.5-2P × 3本	撤去
⑨	FCT 0.5-2P × 1本	既設
⑩	FCT 0.5-2P × 2本	既設

凡 例			
	新 設		既 設
	改 造		撤 去
			撤去配線
			既設配線




株式会社 エイト日本技術開発

承認	設計	担当		縮尺
				1 : 200
				設計年度 令和6年度

工事名称 令和5年度 神崎市防災行政無線更新実施設計業務委託
図面名称 神崎市役所 1階配線図(撤去)

神崎市役所 標準普通 子局240W装柱図(撤去)

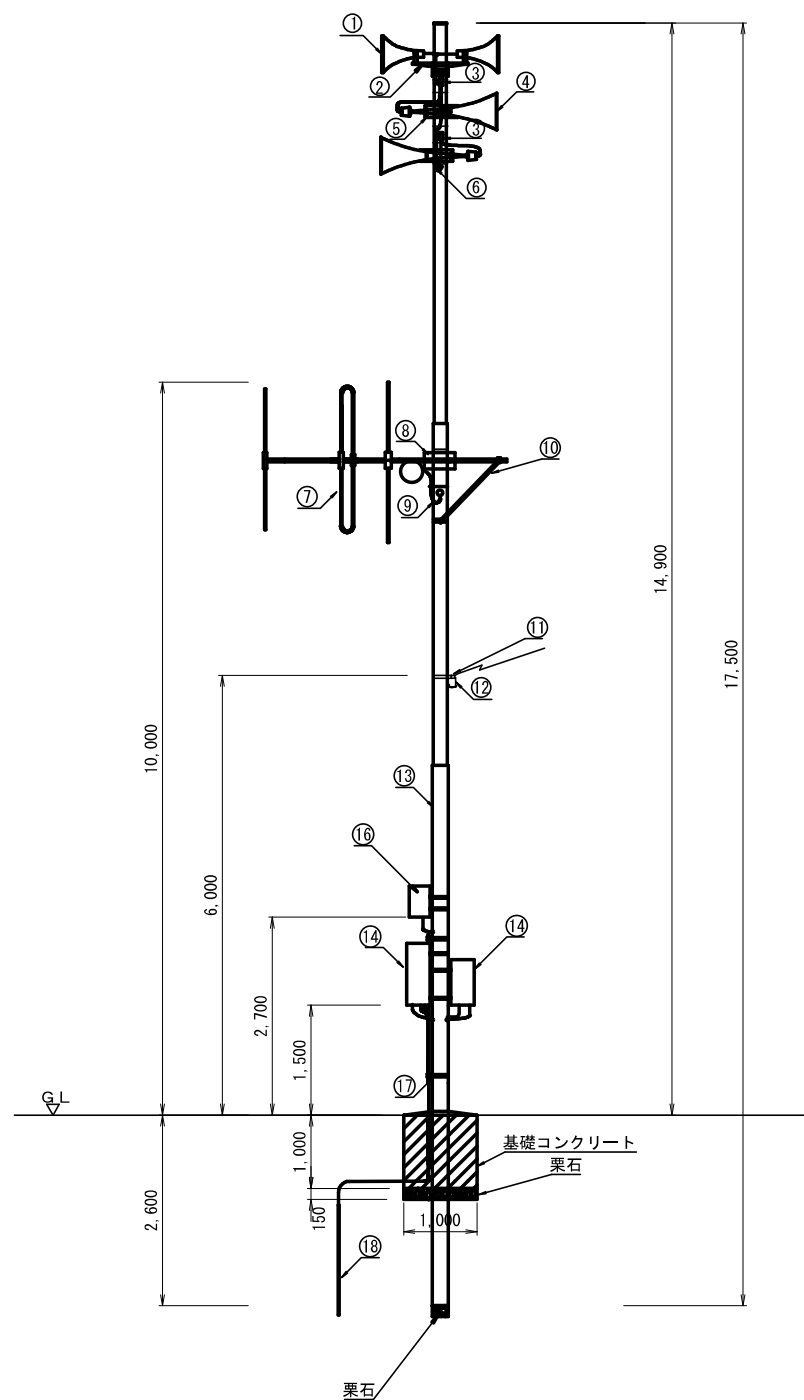

番号	設 備 名 称	備 考
①	レフレックスホーンスピーカ	撤去
②	同上取付金具RANH	撤去
③	スピーカ端子箱 SP-5	撤去
④	ストレートホーンスピーカ	撤去
⑤	スピーカ取付金具 RADH-9-2	撤去
⑥	スピーカケーブル	撤去
⑦	60MH π 帯3素子八木型空中線	撤去
⑧	同上取付金具RABA-9	撤去
⑨	同軸ケーブル 8D-2V	撤去
⑩	アームタイ L-1200	撤去
⑪	電力線引留金具	撤去
⑫	電源ケーブル	撤去
⑬	鋼管柱 S-18B	撤去
⑭	屋外拡声子局装置	撤去
⑮	外部接続箱	撤去
⑯	SPD盤	流用
⑰	電線管固定金具 RAUS-19	撤去
⑱	接地銅棒 1500 $\times$ 10 ϕ	撤去

凡 例			
	: 新 設		: 既 設
	: 改 造		: 撤 去
	: 新設配線		: 撤去配線
	: 既設配線		

株式会社 エイト日本技術開発



承認	設計	担当	

縮尺
1 : 60
設計年度
令和6年度

工事名称 令和5年度 神崎市防災行政無線更新実施設計業務委託
図面名称 神崎市役所 標準普通 子局240W装柱図(撤去)

No. 050

千代田交流センター R階平面図(撤去)

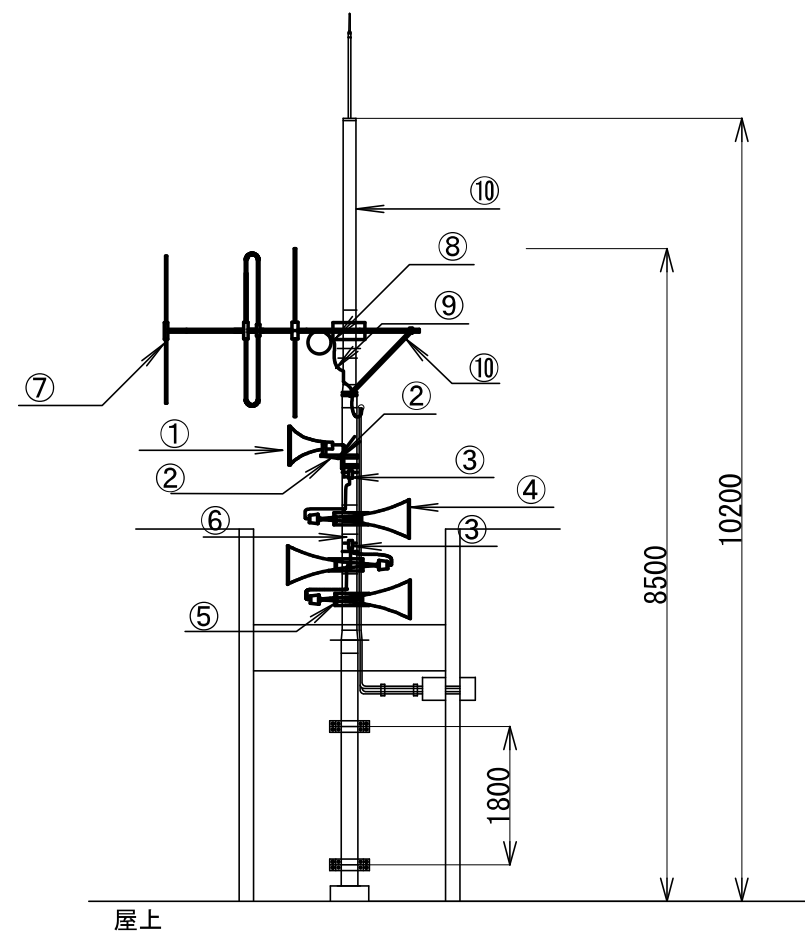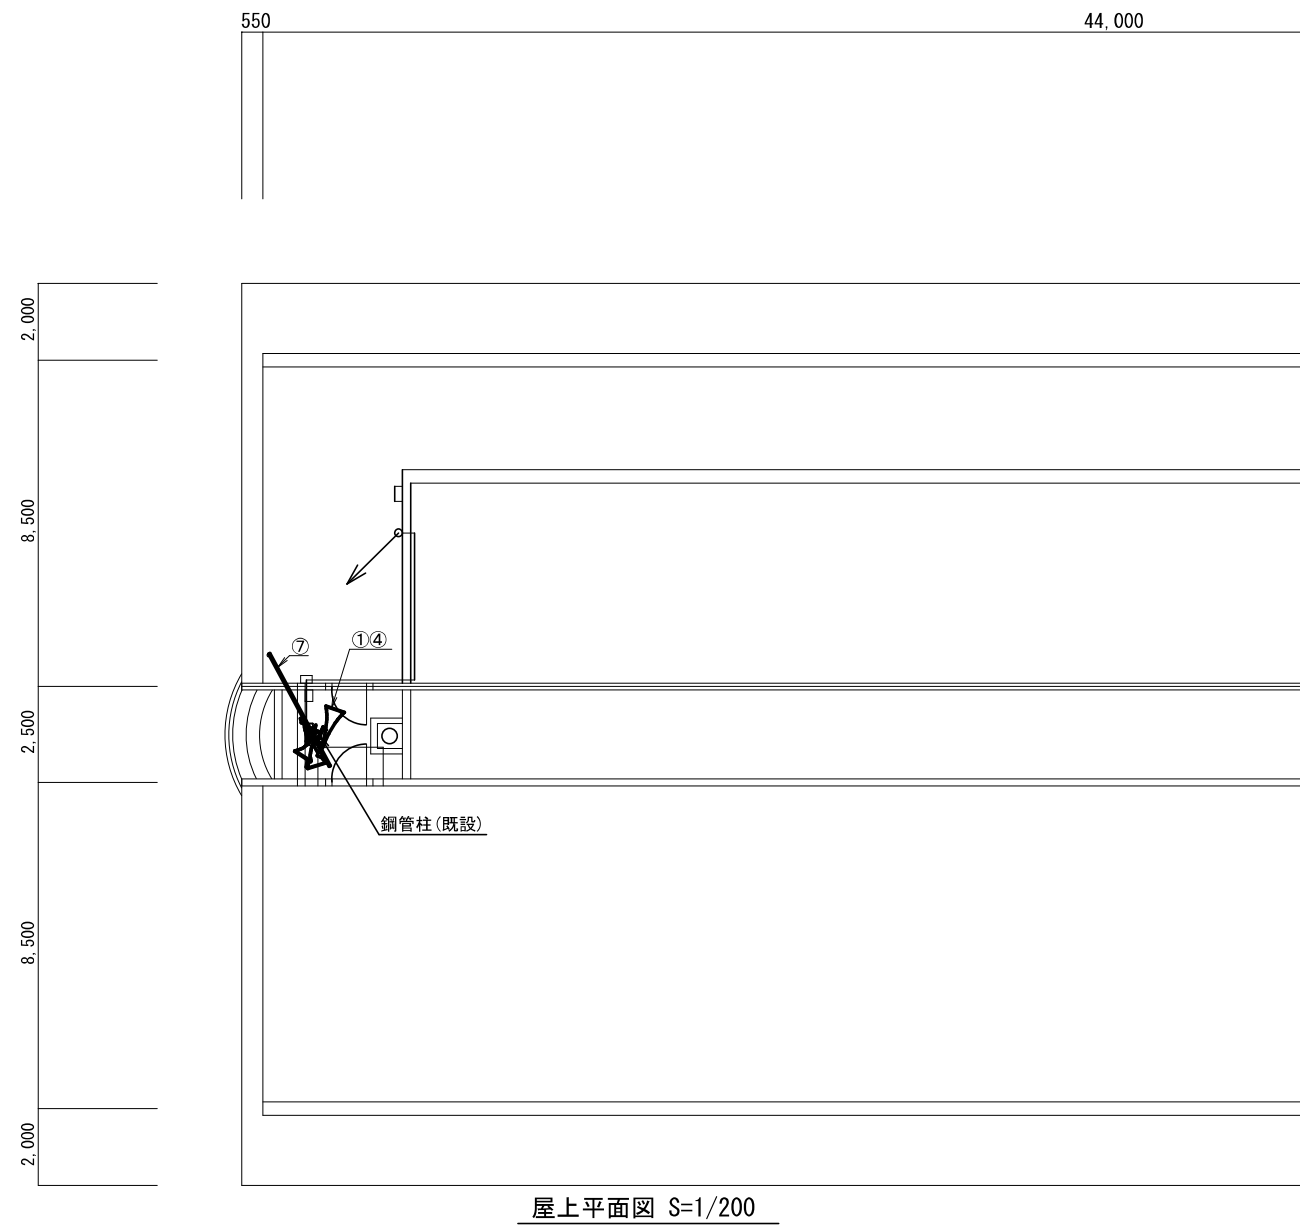

鋼管柱装柱図 S=1/50

番号	設備名称	備考
①	レフレックスホーンスピーカ (30-1)	撤去
②	同上取付金具 RANH	撤去
③	スピーカ端子箱 SP-5	撤去
④	ストレートホーンスピーカ (S30-1, S-50-2)	撤去
⑤	スピーカ取付金具 RADH-9-2	撤去
⑥	スピーカケーブル	撤去
⑦	60MHz帯3素子八木型空中線	撤去
⑧	同上取付金具RABA-9	撤去
⑨	同軸ケーブル 8D-2V	撤去
⑩	アームタイ L-1200	撤去
⑪	鋼管柱 S-10B	既設

凡例

	: 新設		: 既設		: 新設配線
	: 改造		: 撤去		: 撤去配線
					: 既設配線



株式会社 エイト日本技術開発

承認 設計 担当

縮尺

1 : 200

設計年度


令和6年度

工事名称 令和5年度 神崎市防災行政無線更新実施設計業務委託

図面名称 千代田交流センター R階平面図(撤去)

No. 051

千代田交流センター 3階平面図(撤去)

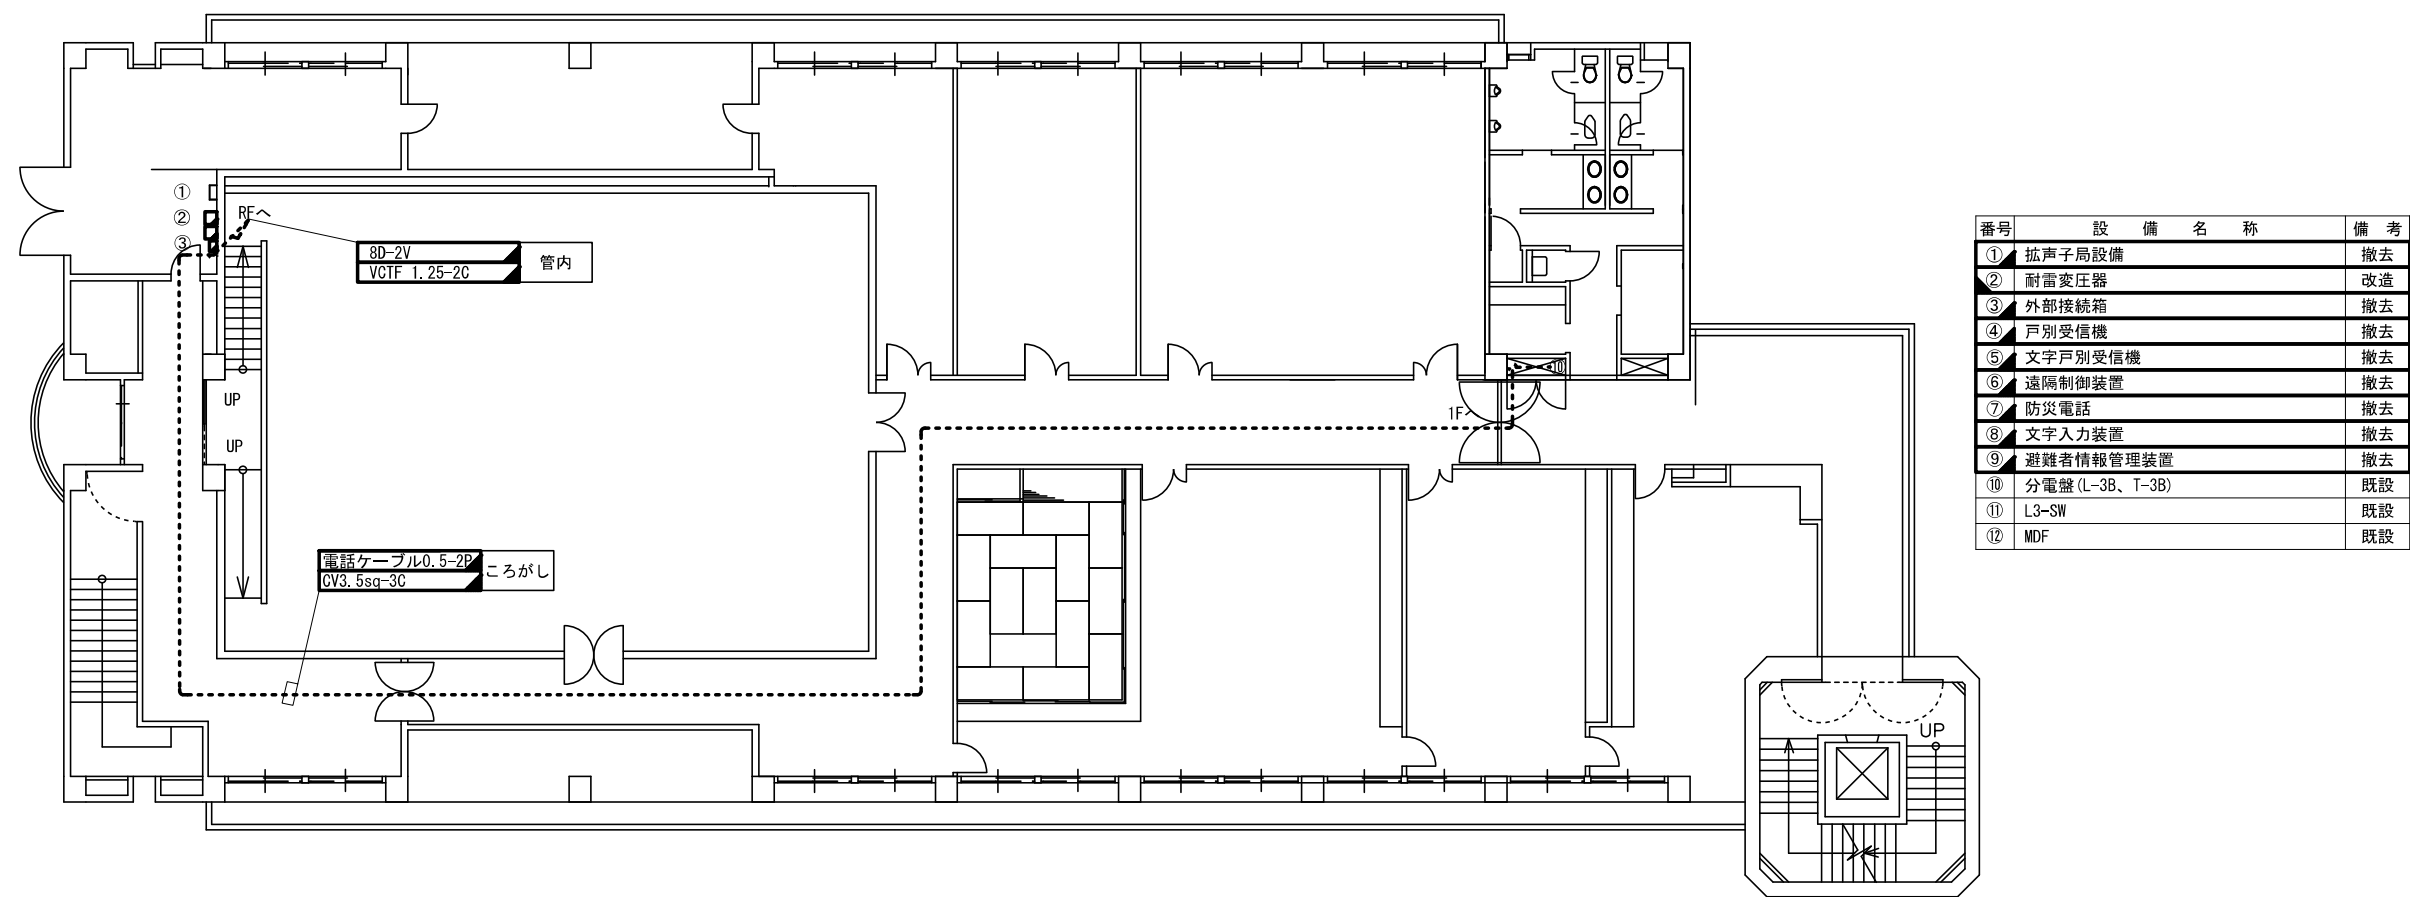

番号	設 備 名 称	備 考
①	拡声子局設備	撤去
②	耐雷変圧器	改造
③	外部接続箱	撤去
④	戸別受信機	撤去
⑤	文字戸別受信機	撤去
⑥	遠隔制御装置	撤去
⑦	防災電話	撤去
⑧	文字入力装置	撤去
⑨	避難者情報管理装置	撤去
⑩	分電盤 (L-3B、T-3B)	既設
⑪	L3-SW	既設
⑫	MDF	既設

凡 例			
	: 新 設		: 既 設
	: 改 造		: 撤 去
	: 新設配線		
	: 撤去配線		
	: 既設配線		




株式会社 エイト日本技術開発

承認	設計	担当	縮尺
			1 : 200
			設計年度 令和 6 年度

工事名称 令和5年度 神崎市防災行政無線更新実施設計業務委託
図面名称 千代田交流センター 3階平面図(撤去)

No. 052

千代田交流センター 2階平面図(撤去)

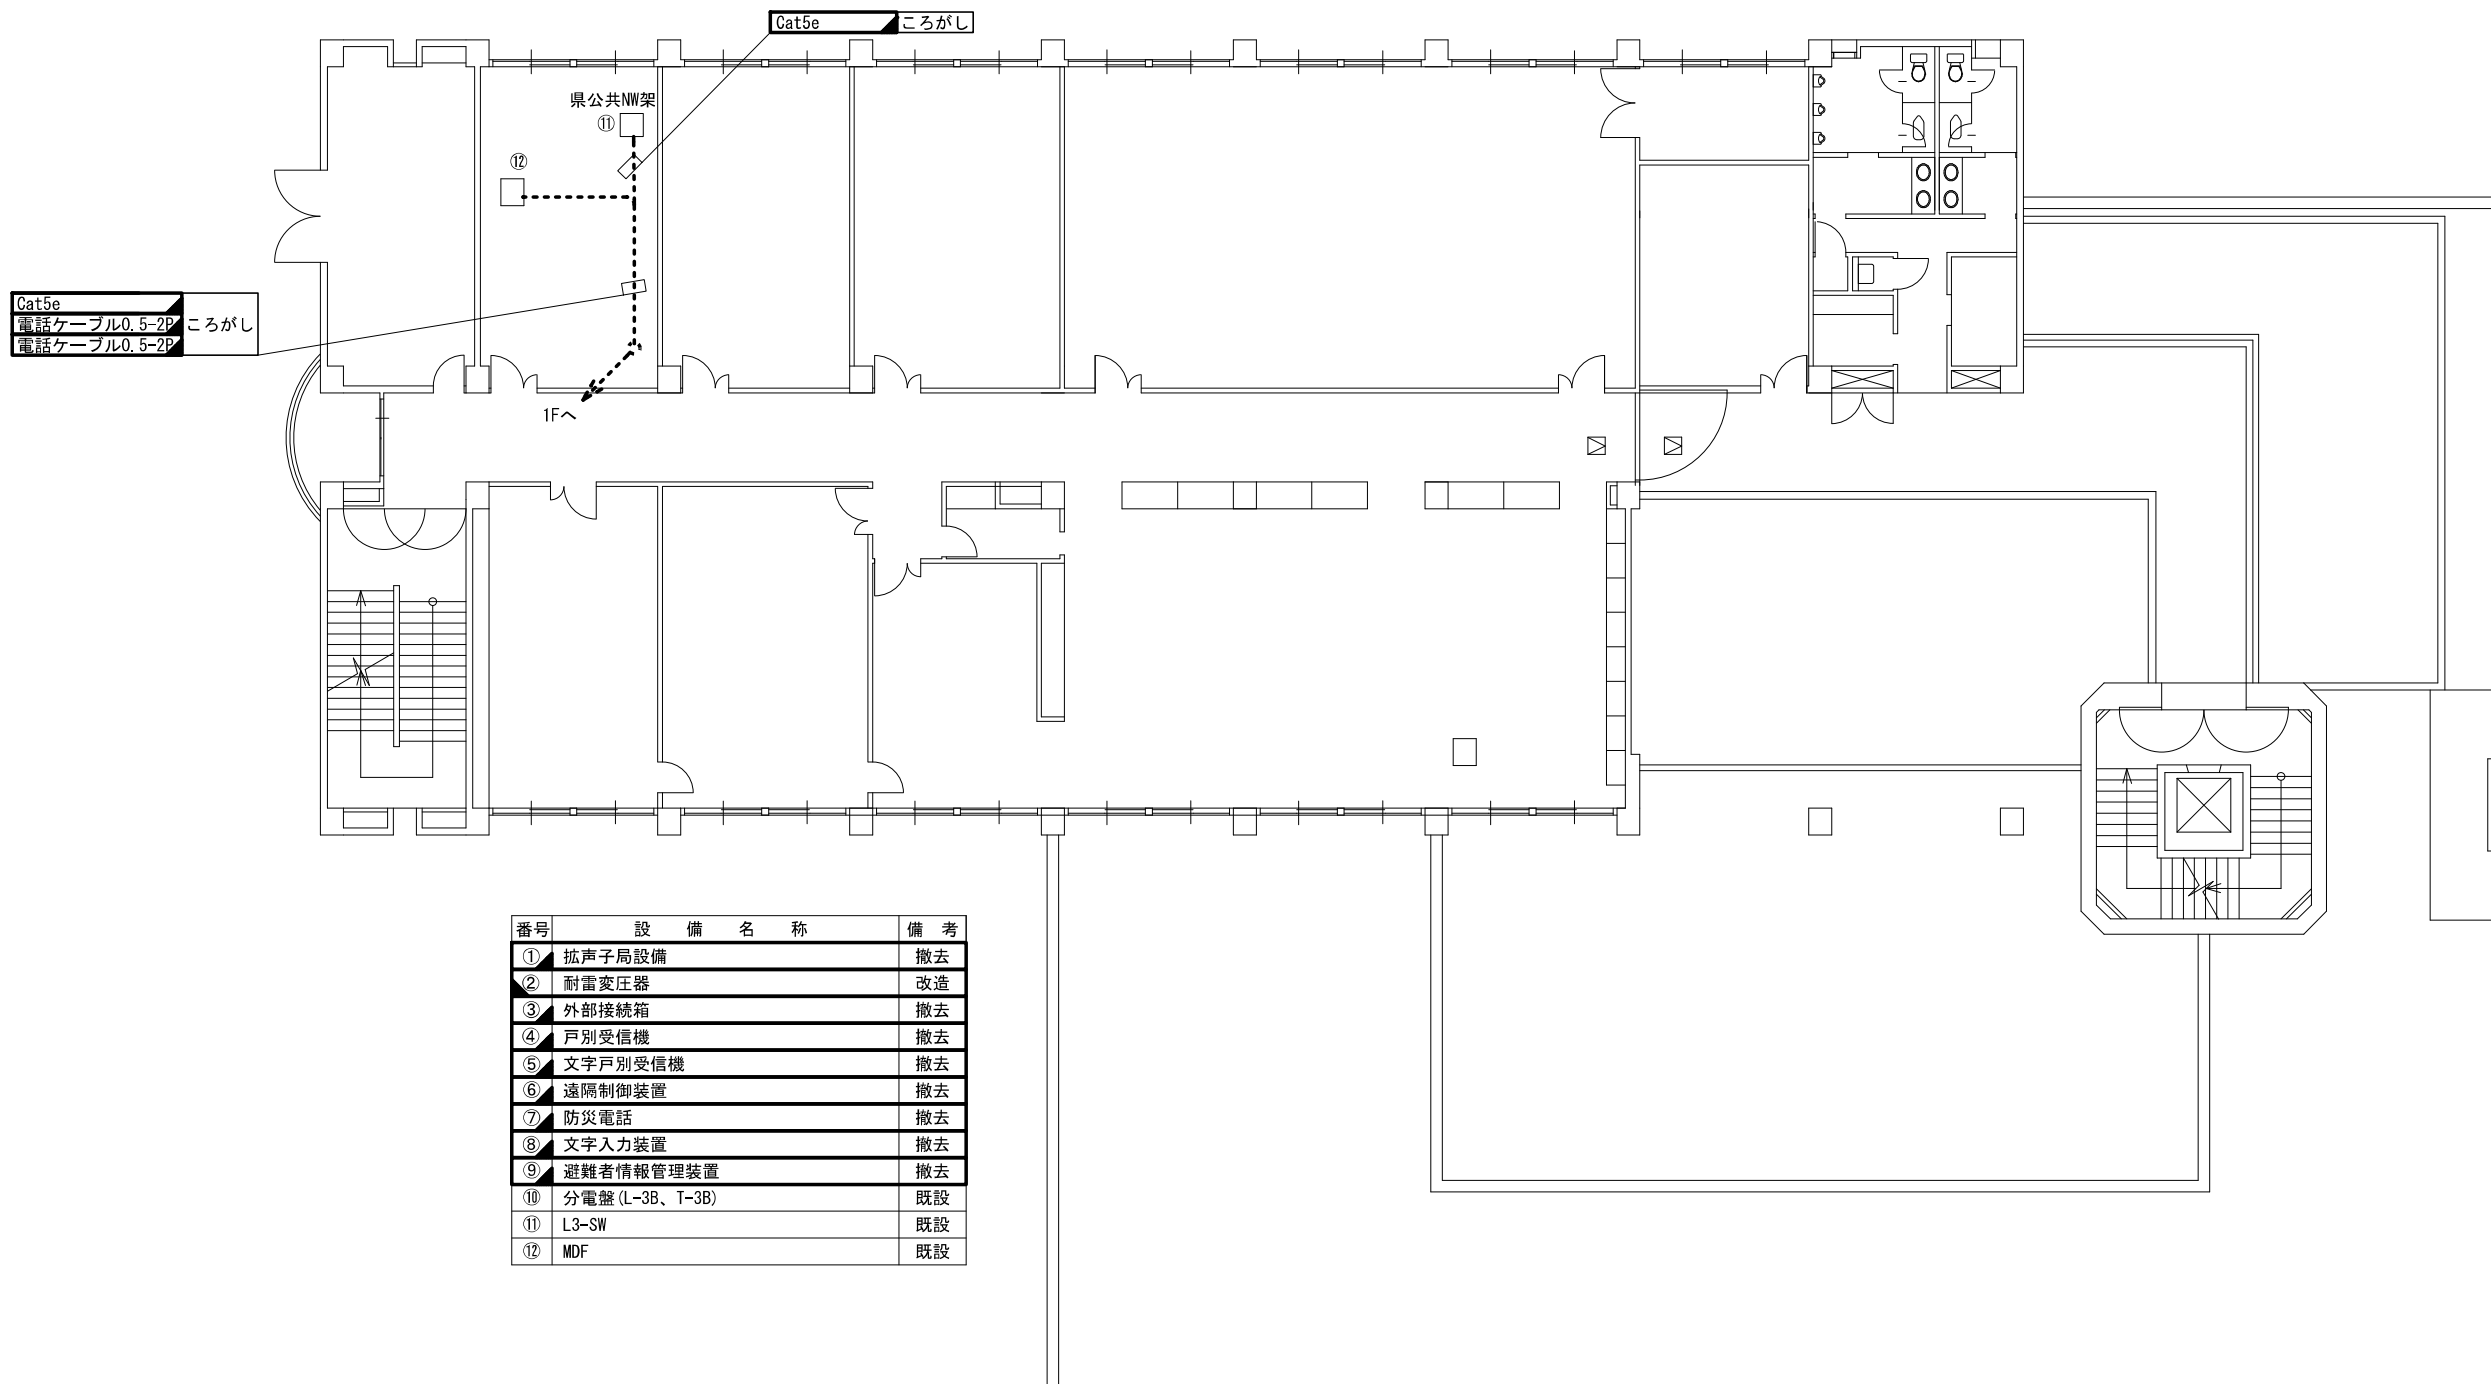

凡 例

	: 新 設		: 既 設		: 新設配線
	: 改 造		: 撤 去		: 撤去配線
					: 既設配線




株式会社 エイト日本技術開発

承認	設計	担当		縮尺
				1 : 200
				設計年度
				令和 6 年度

工事名称 令和5年度 神崎市防災行政無線更新実施設計業務委託
図面名称 千代田交流センター 2階平面図(撤去)

千代田交流センター 1階平面図(撤去)

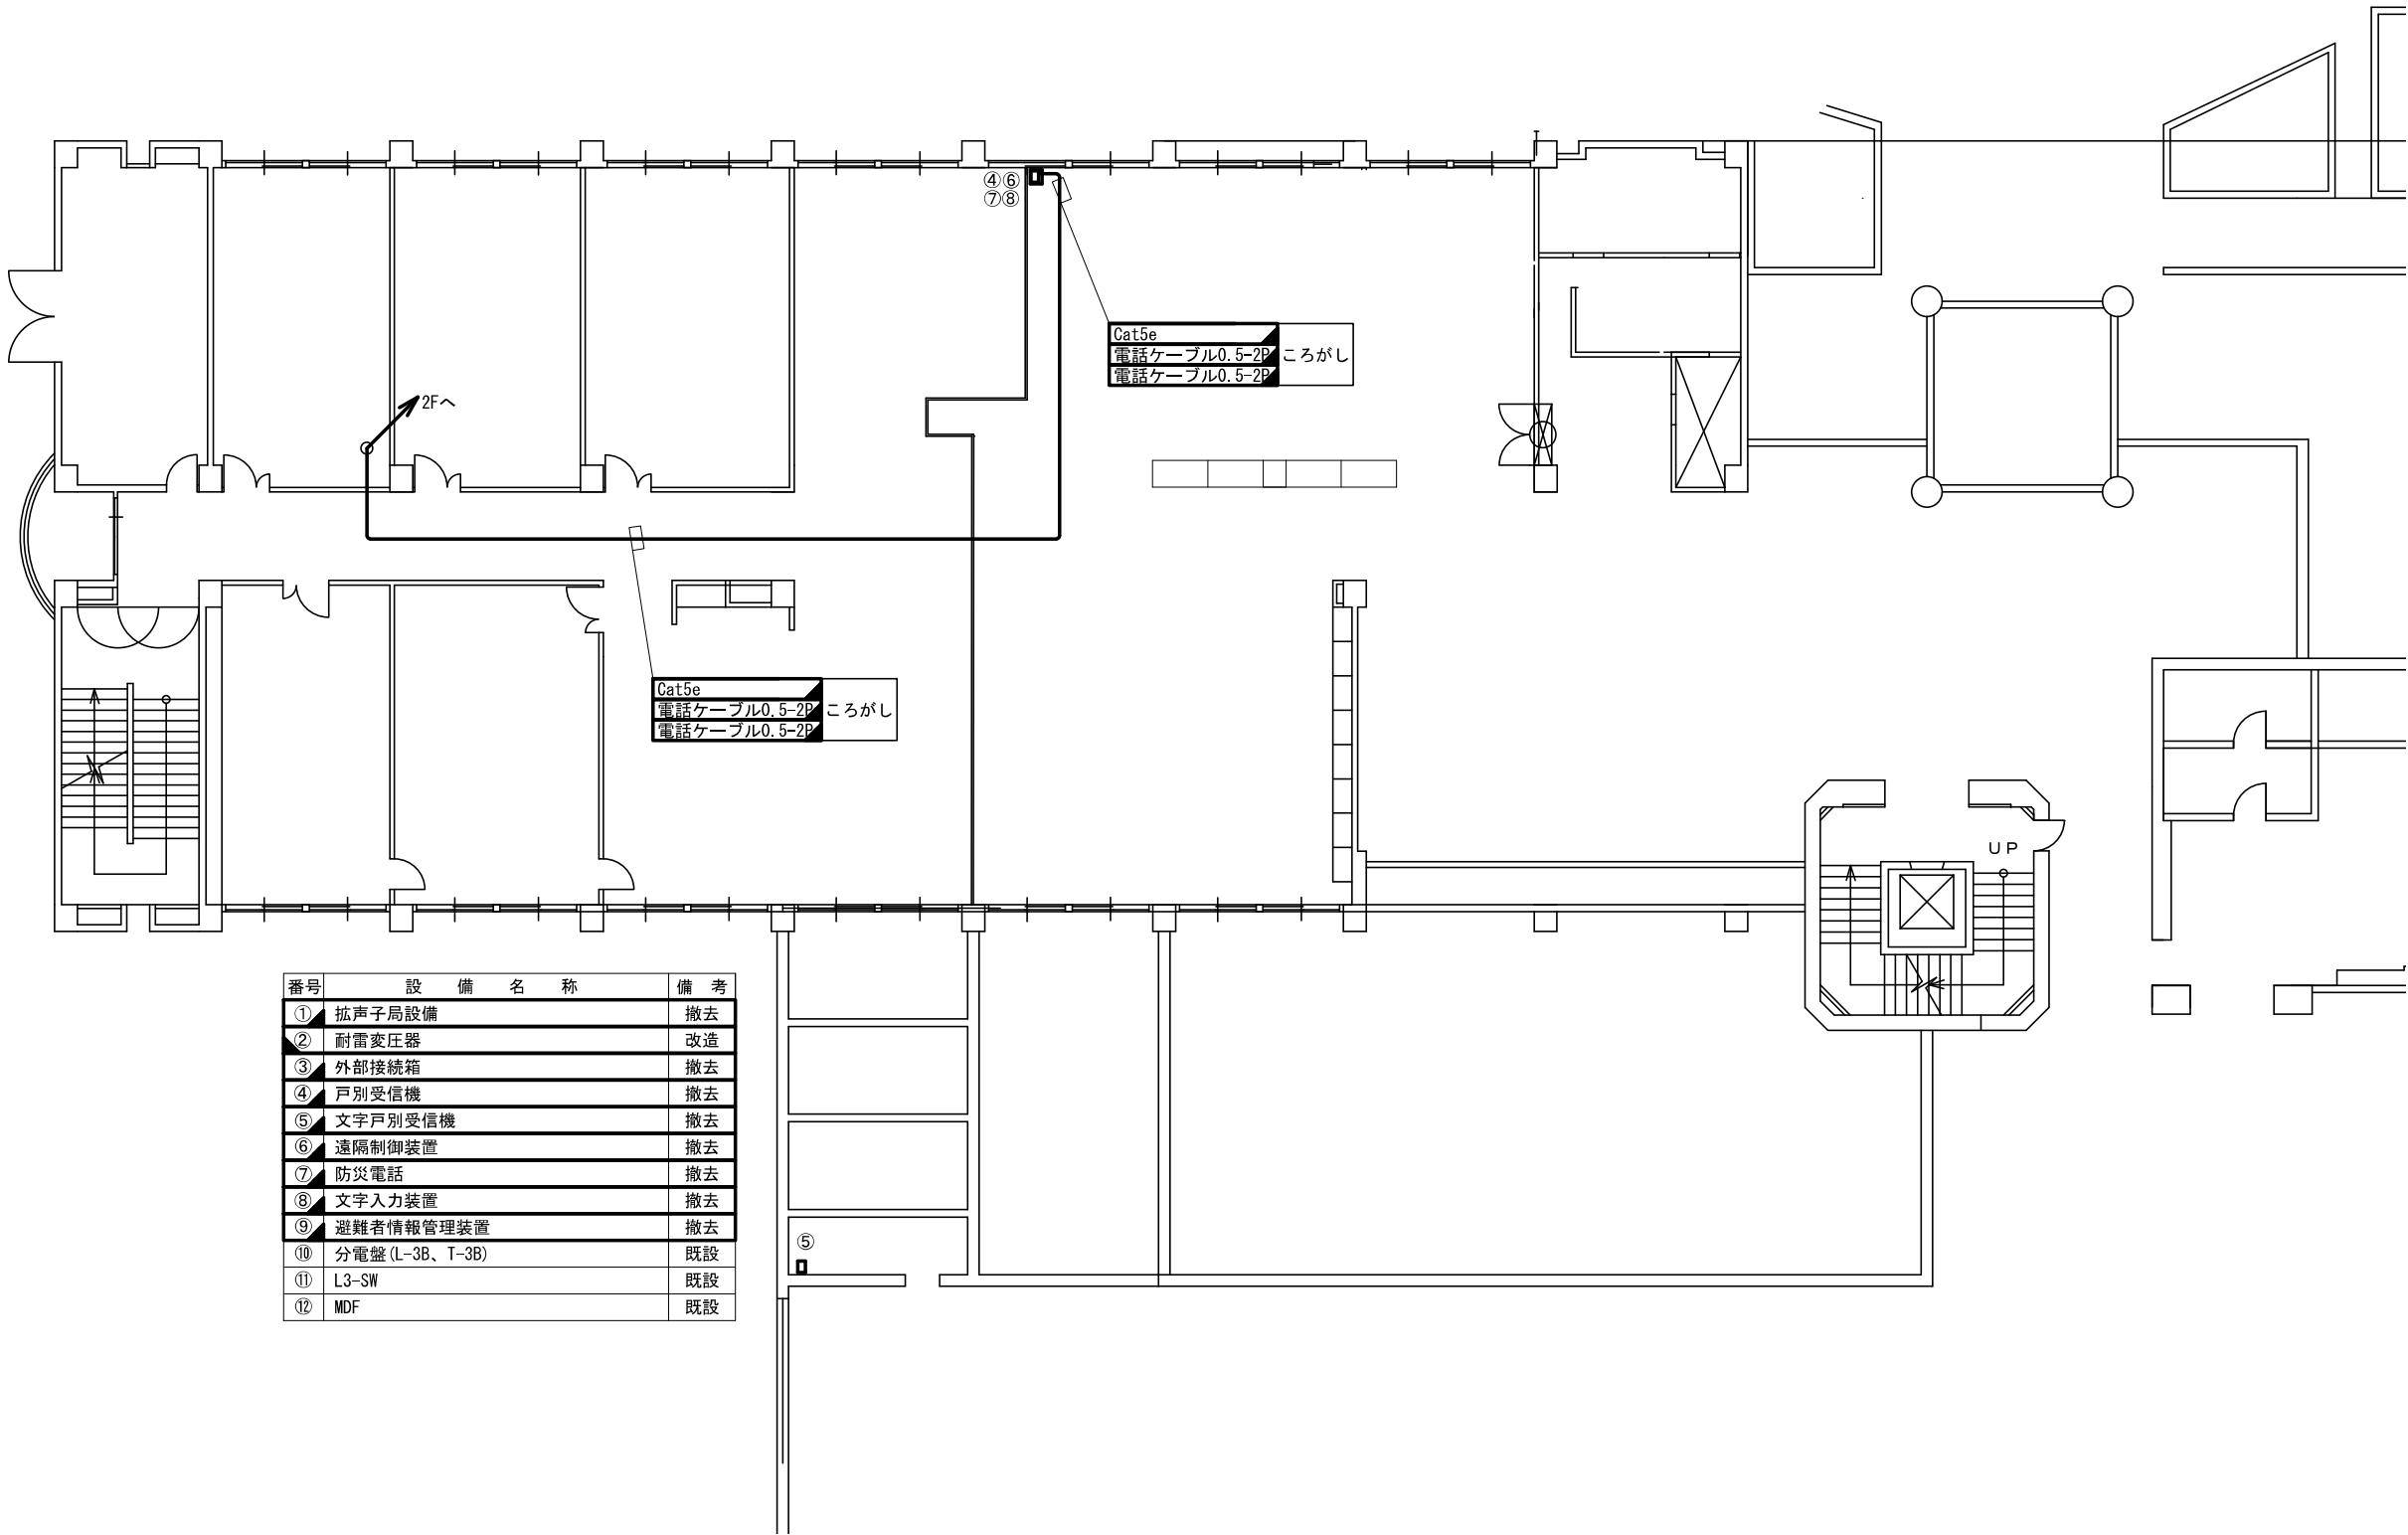

番号	設 備 名 称	備 考
①	拡声子局設備	撤去
②	耐雷変圧器	改造
③	外部接続箱	撤去
④	戸別受信機	撤去
⑤	文字戸別受信機	撤去
⑥	遠隔制御装置	撤去
⑦	防災電話	撤去
⑧	文字入力装置	撤去
⑨	避難者情報管理装置	撤去
⑩	分電盤 (L-3B、T-3B)	既設
⑪	L3-SW	既設
⑫	MDF	既設

凡 例			
	: 新 設		: 既 設
	: 改 造		: 撤 去
	: 新設配線		: 撤去配線
	: 既設配線		




株式会社 エイト日本技術開発

承認	設計	担当	縮尺
			1 : 250
			設計年度 令和 6 年度

工事名称 令和5年度 神崎市防災行政無線更新実施設計業務委託
図面名称 千代田交流センター 1階平面図(撤去)


千代田交流センター 配線系統図(撤去)

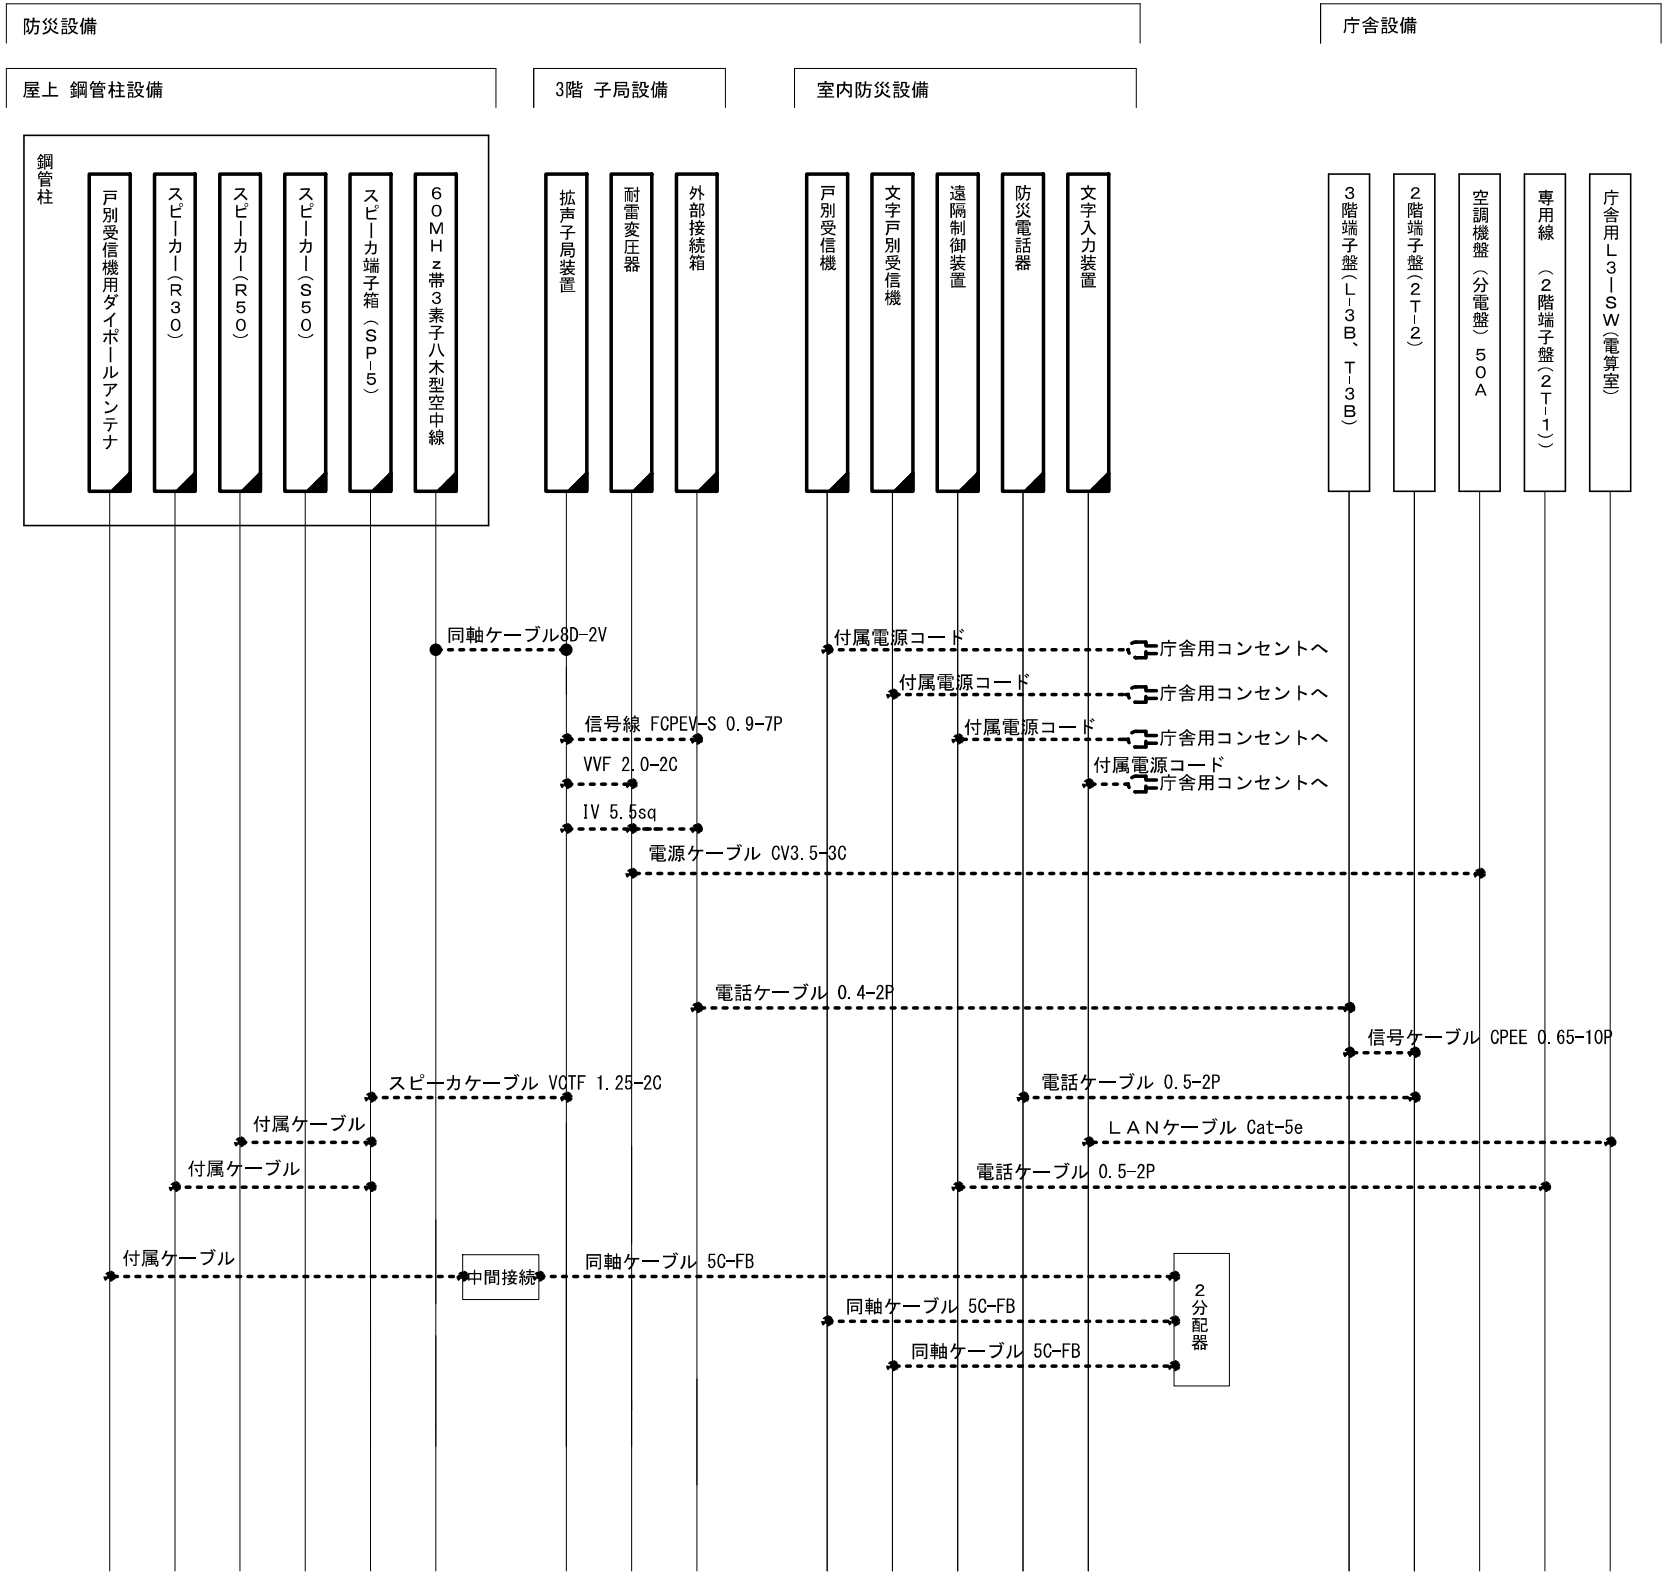


凡 例

	: 新 設		: 既 設		: 新設配線
	: 改 造		: 撤 去		: 撤去配線
					: 既設配線

脊振交流センター R階 平面図(撤去)

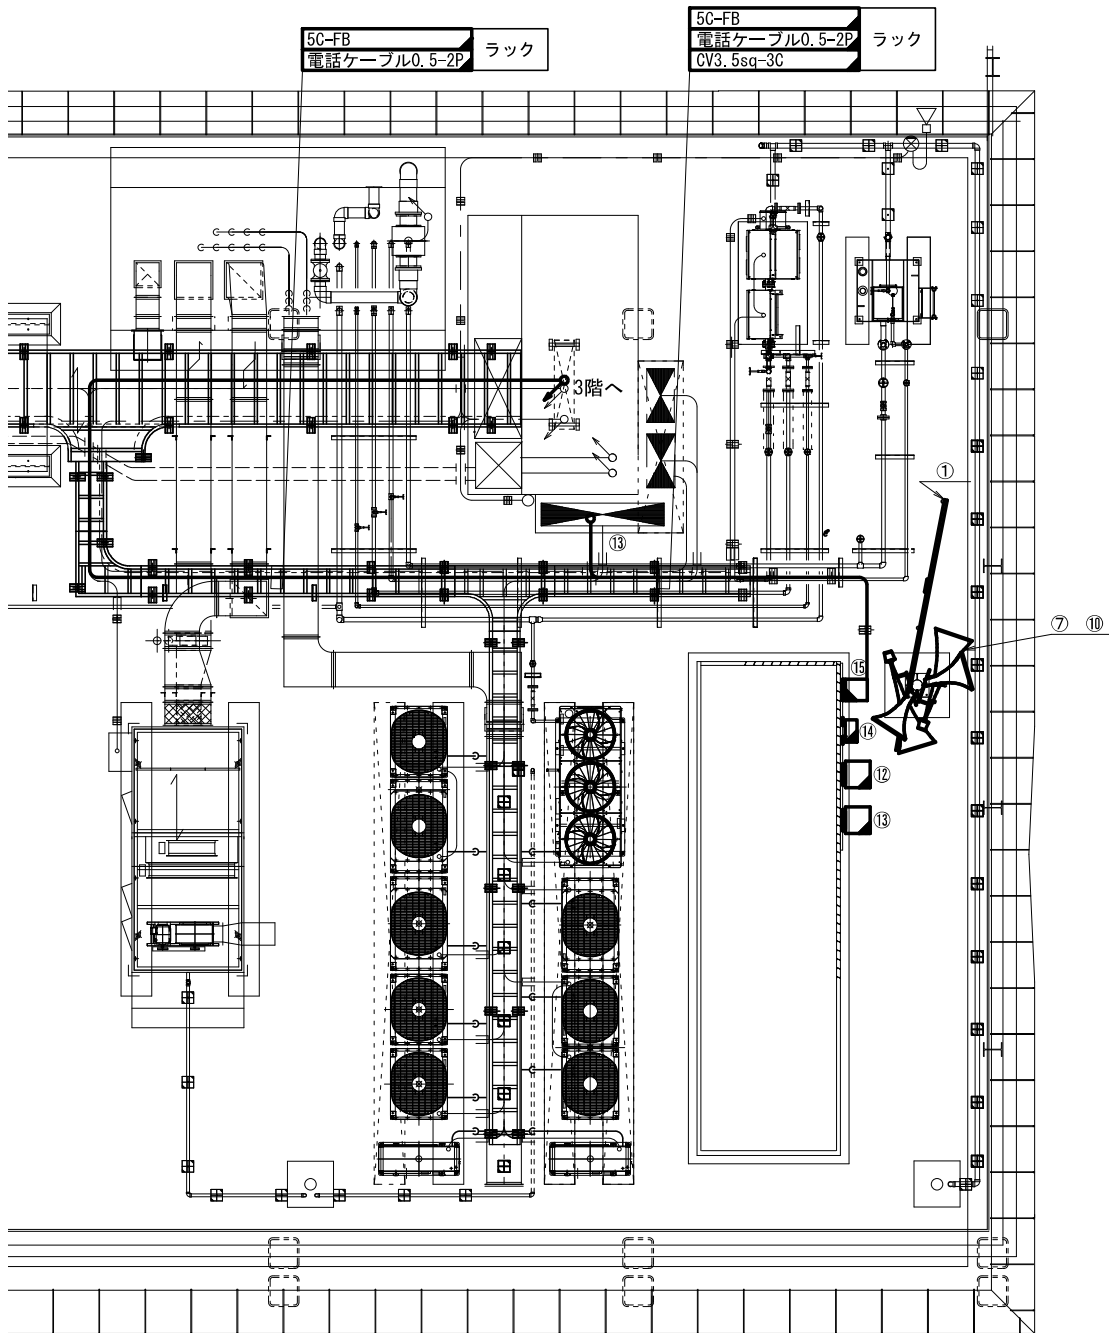

屋上平面図 S=1/100

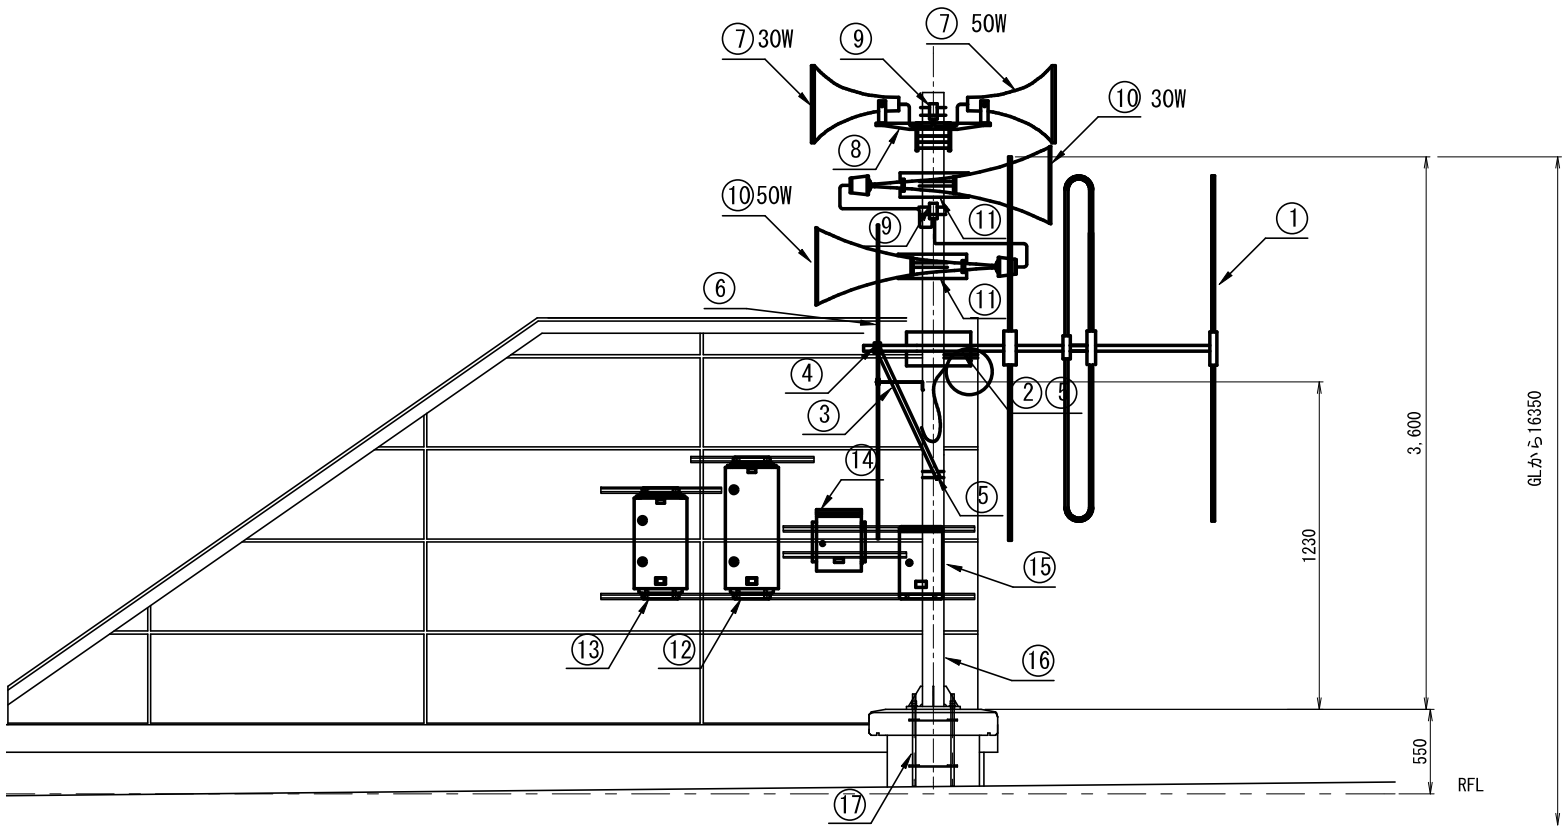

鋼管柱装柱図 S=1/50

番号	設備名称	備考
①	60MHz帯3素子八木型空中線(3DV-060)	撤去
②	空中線取付金具 RABA-9	撤去
③	丸型アームタイ AMT-0	撤去
④	丸型アームタイ固定金物 AMT-0	撤去
⑤	自在バンド 3BD-HD-17	撤去
⑥	戸別受信機用ダイポールアンテナ	撤去
⑦	レフレックスホーンスピーカ	撤去
⑧	同上取付金具 RANH	撤去
⑨	スピーカ端子箱 SP-5	撤去
⑩	ストレートホーンスピーカ	撤去
⑪	スピーカ取付金具 RADH-9-2	撤去
⑫	拡声子局装置(1)(JHY-5S240)	撤去
⑬	拡声子局装置(2)(JHY-5S240)	撤去
⑭	外部接続箱	撤去
⑮	耐雷変圧器(0.5KW)	改造
⑯	鋼管柱(125A-4m)	既設
⑰	埋め込みアンカーボルト	既設

凡 例			
	: 新 設		: 既 設
	: 改 造		: 撤 去
	— : 新設配線		- - - : 撤去配線
	— : 既設配線		




株式会社 エイト日本技術開発

承認	設計	担当	縮尺
			1 : 100
			設計年度
			令和6年度

工事名称 令和5年度 神崎市防災行政無線更新実施設計業務委託
図面名称 脊振交流センター R階 平面図(撤去)

No. 056

脊振交流センター 3階 平面図(撤去)

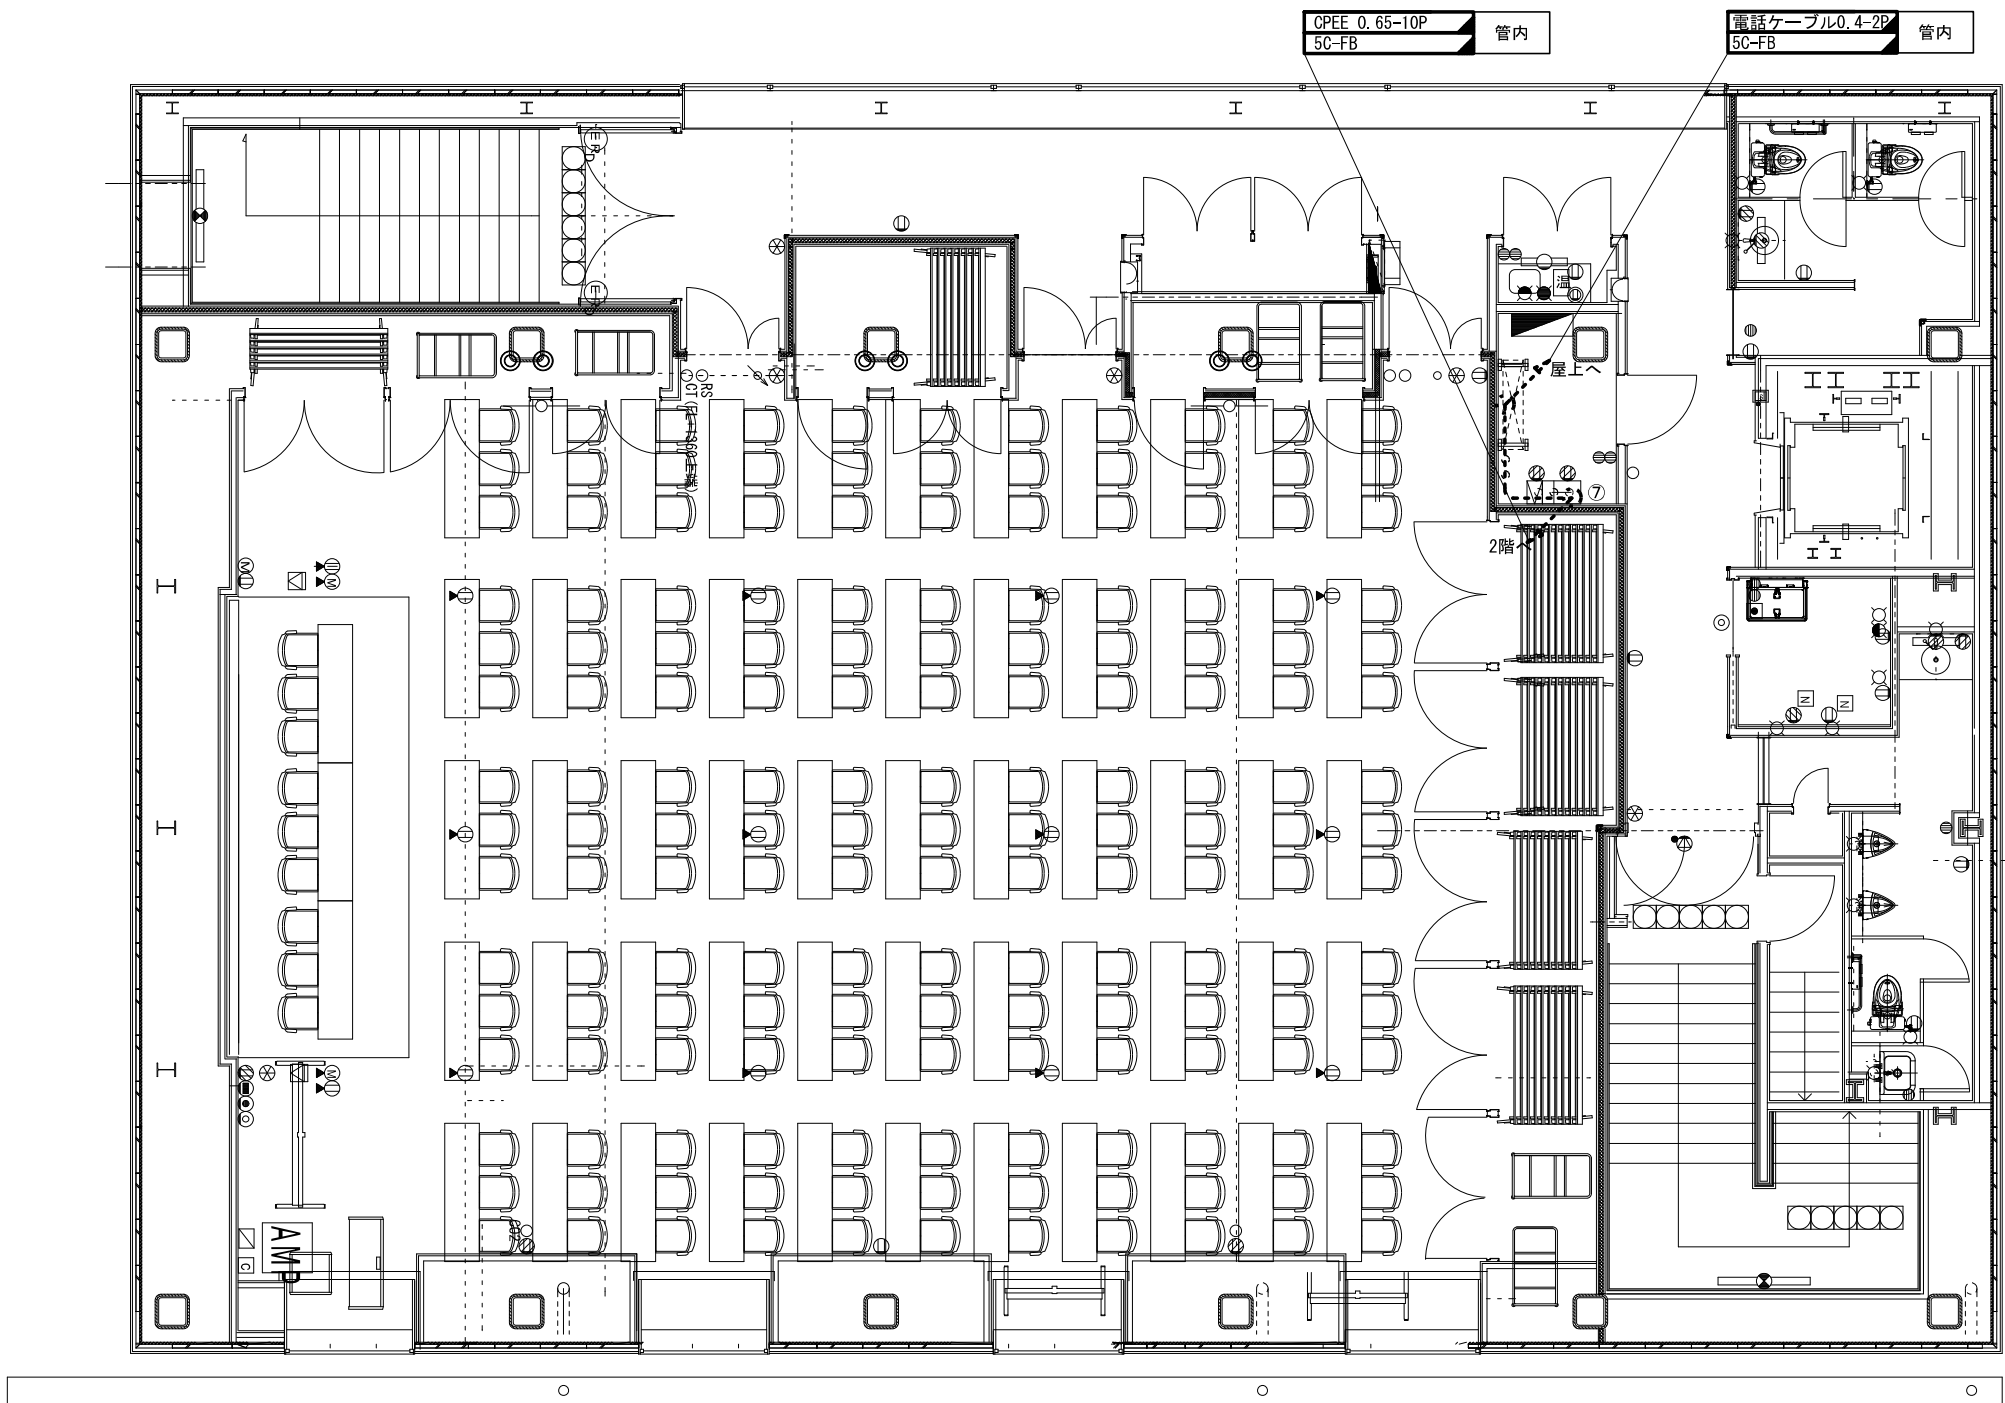

番号	設 備 名 称	備 考
①	戸別受信機	撤去
②	文字戸別受信機	撤去
③	遠隔制御装置	撤去
④	防災電話	撤去
⑤	文字入力装置	撤去
⑥	避難者情報管理装置	撤去
⑦	3階端子盤 (3T-1)	既設
⑧	2階端子盤 (2T-2)	既設
⑨	専用線 (2階端子盤 (2T-1))	既設
⑩	庁舎用 L 3-SW (電算室)	既設

凡 例			
	: 新 設		: 既 設
	: 改 造		: 撤 去
			: 新設配線
			: 撤去配線
			: 既設配線




株式会社 エイト日本技術開発

承認	設計	担当	縮尺
			1 : 150
			設計年度 令和 6 年度

工事名称 令和5年度 神崎市防災行政無線更新実施設計業務委託
図面名称 脊振交流センター 3階 平面図(撤去)

脊振交流センター 2階 平面図(撤去)

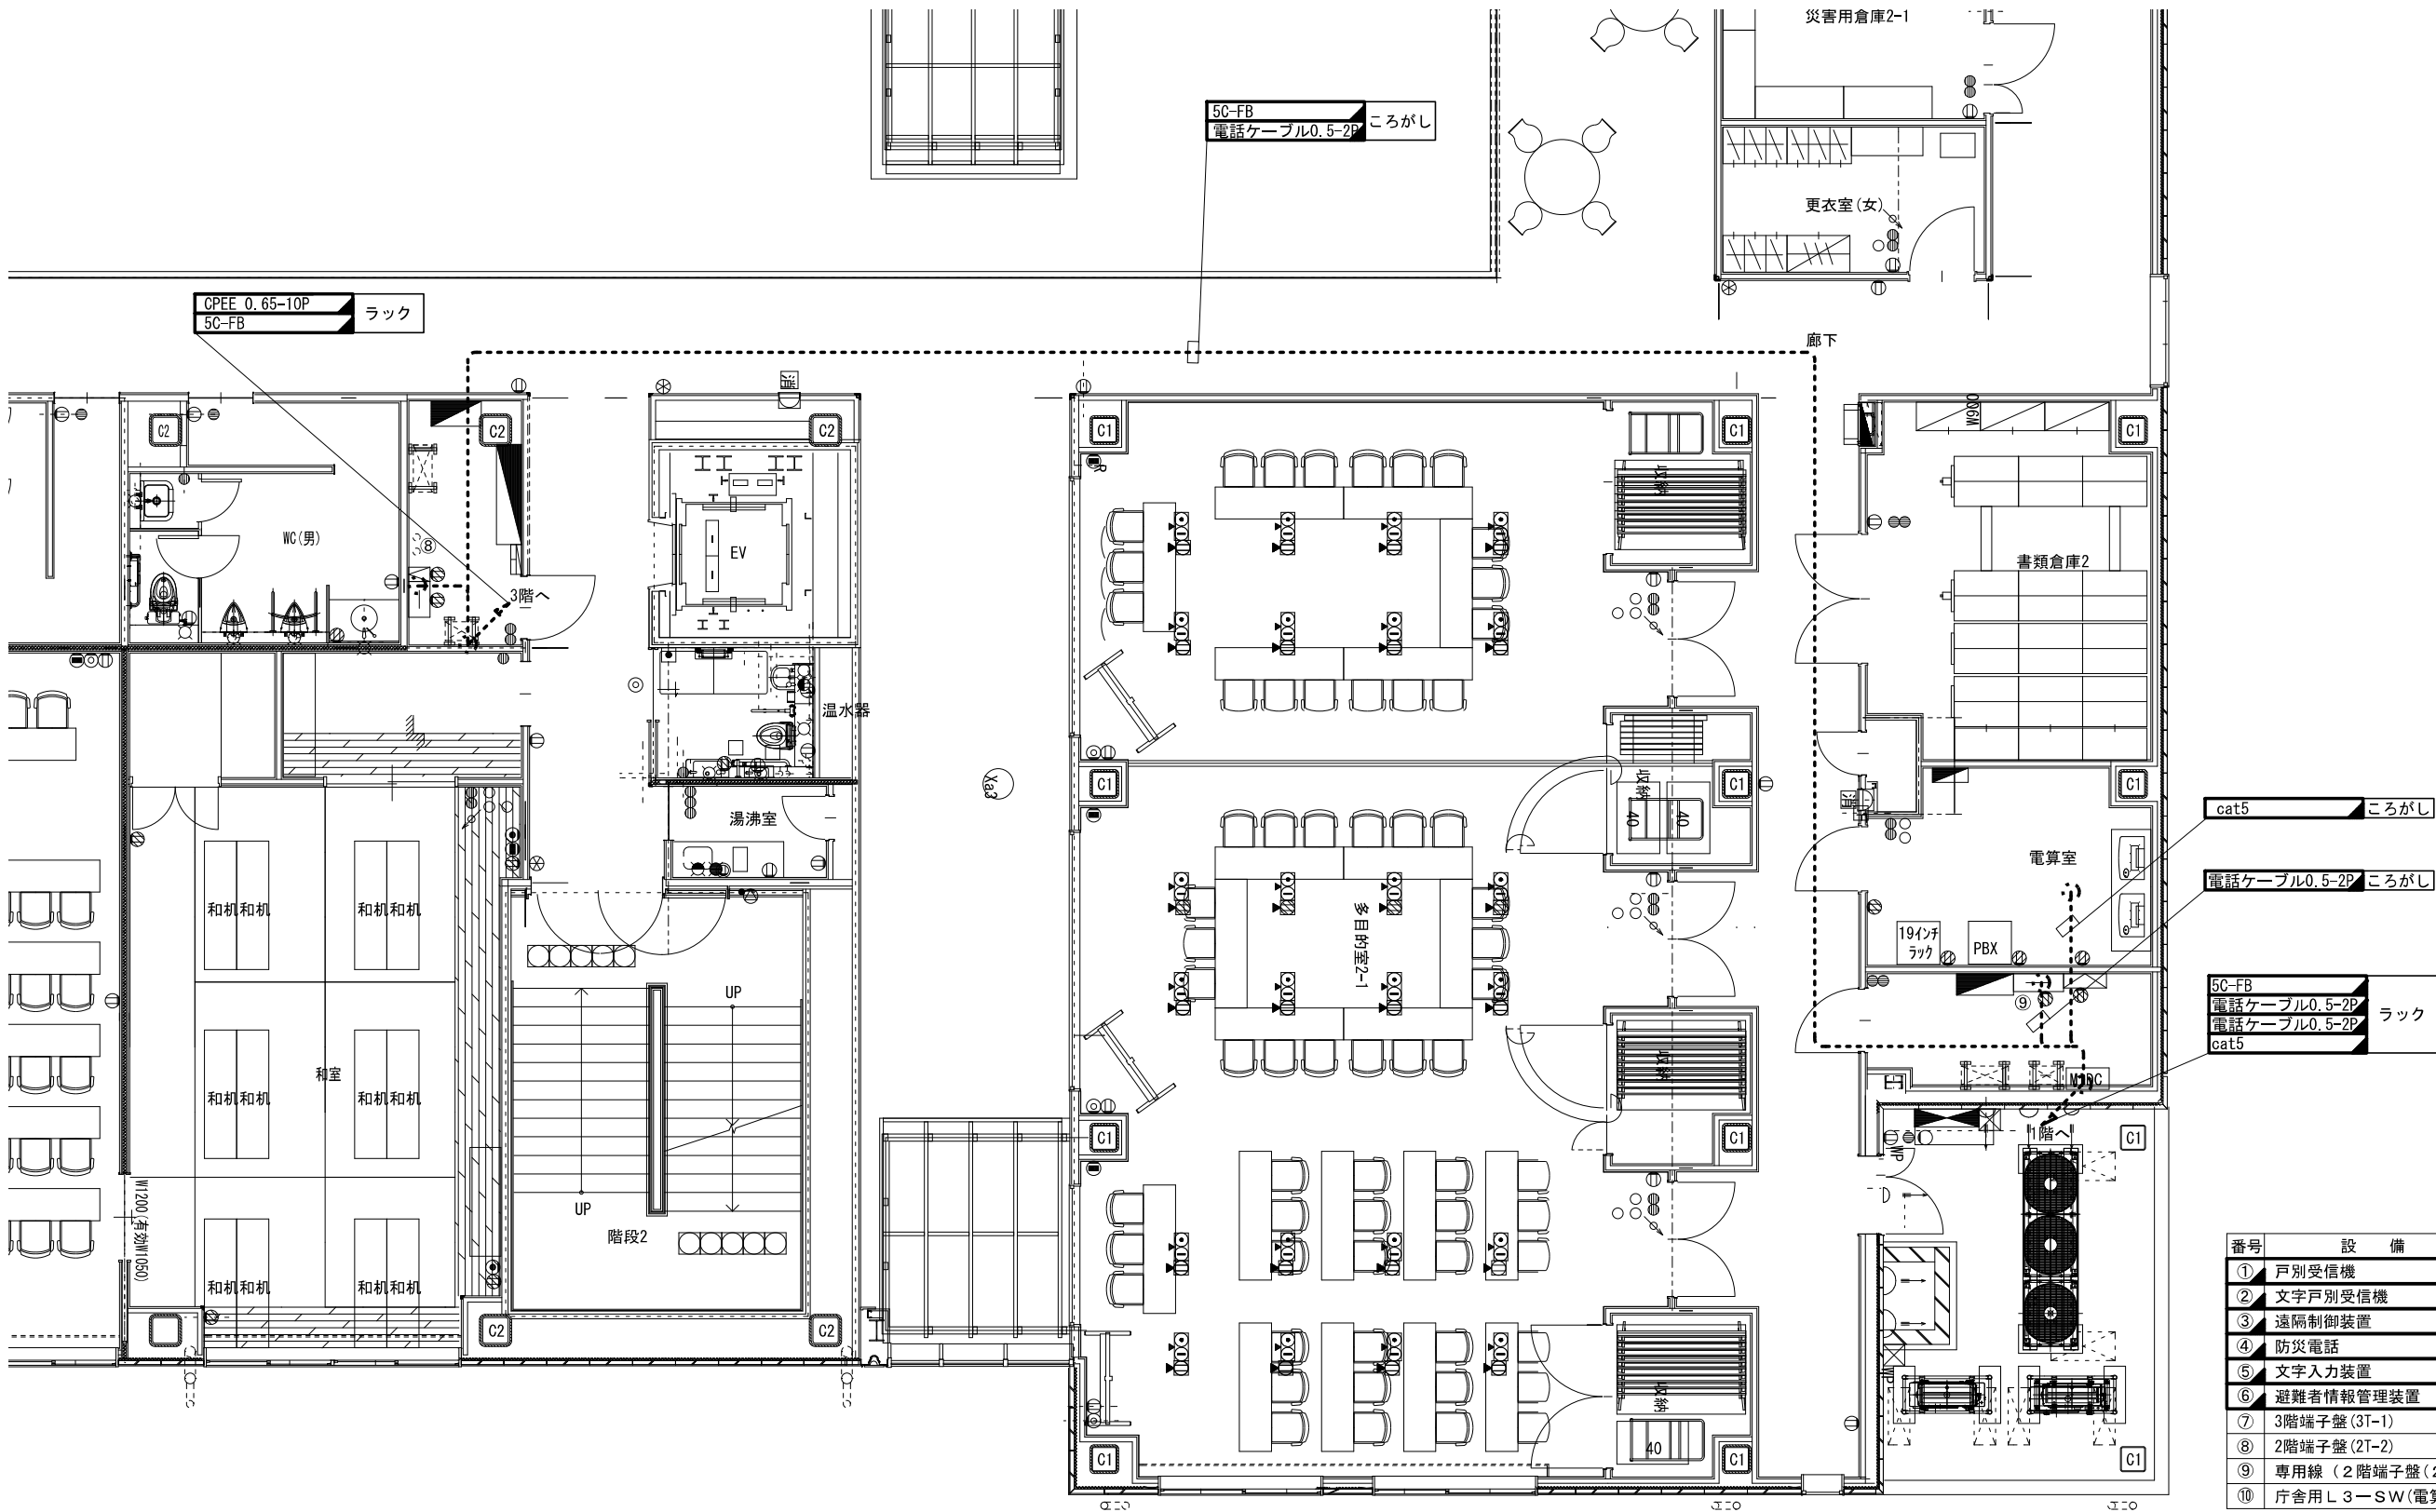

番号	設 備 名 称	備 考
①	戸別受信機	撤去
②	文字戸別受信機	撤去
③	遠隔制御装置	撤去
④	防災電話	撤去
⑤	文字入力装置	撤去
⑥	避難者情報管理装置	撤去
⑦	3階端子盤(3T-1)	既設
⑧	2階端子盤(2T-2)	既設
⑨	専用線(2階端子盤(2T-1))	既設
⑩	庁舎用L3-SW(電算室)	既設

凡 例

	新 設		既 設		新設配線
	改 造		撤 去		撤去配線
					既設配線




株式会社 エイト日本技術開発

承認	設計	担当	縮尺
			1 : 200
			設計年度 令和6年度

工事名称 令和5年度 神崎市防災行政無線更新実施設計業務委託
図面名称 脊振交流センター 2階 平面図(撤去)

脊振交流センター 1階 平面図(撤去)

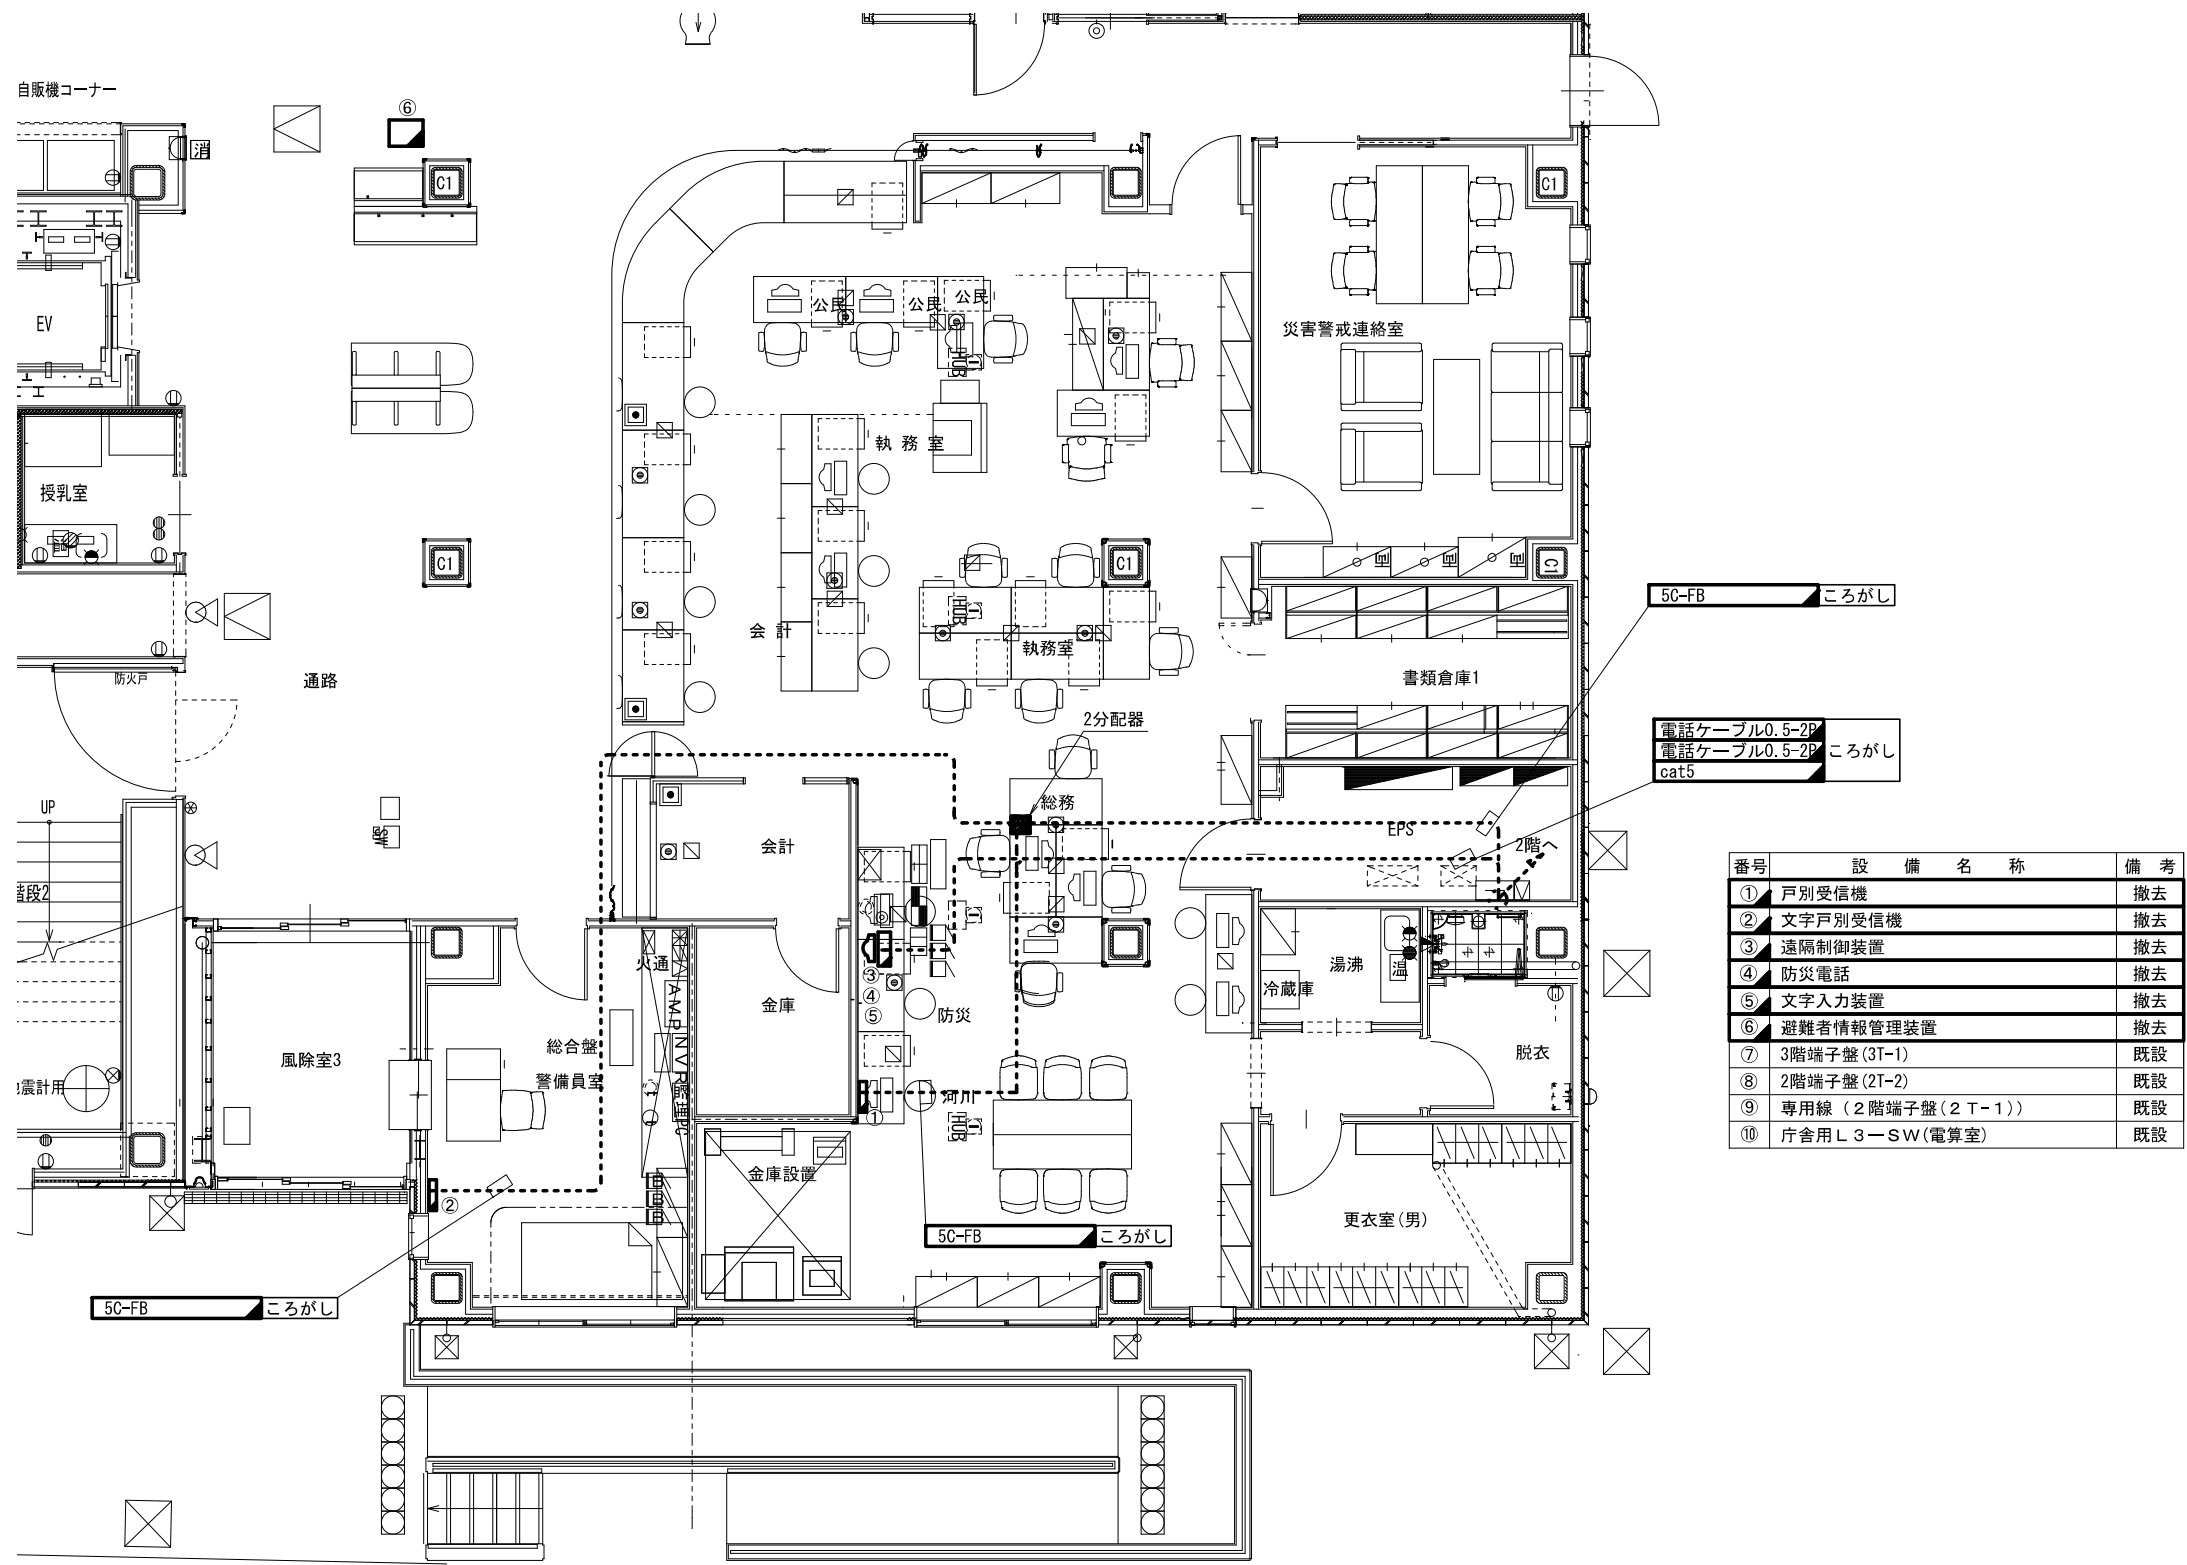

番号	設備名称	備考
①	戸別受信機	撤去
②	文字戸別受信機	撤去
③	遠隔制御装置	撤去
④	防災電話	撤去
⑤	文字入力装置	撤去
⑥	避難者情報管理装置	撤去
⑦	3階端子盤(3T-1)	既設
⑧	2階端子盤(2T-2)	既設
⑨	専用線(2階端子盤(2T-1))	既設
⑩	庁舎用L3-SW(電算室)	既設

凡 例

新 設

改 造

既 設

撤 去

新設配線

撤去配線

既設配線




株式会社 エイト日本技術開発

承認	設計	担当		縮尺
				1 : 200
				設計年度 令和6年度

工事名称 令和5年度 神崎市防災行政無線更新実施設計業務委託
図面名称 脊振交流センター 1階 平面図(撤去)


脊振交流センター 配線系統図(撤去)

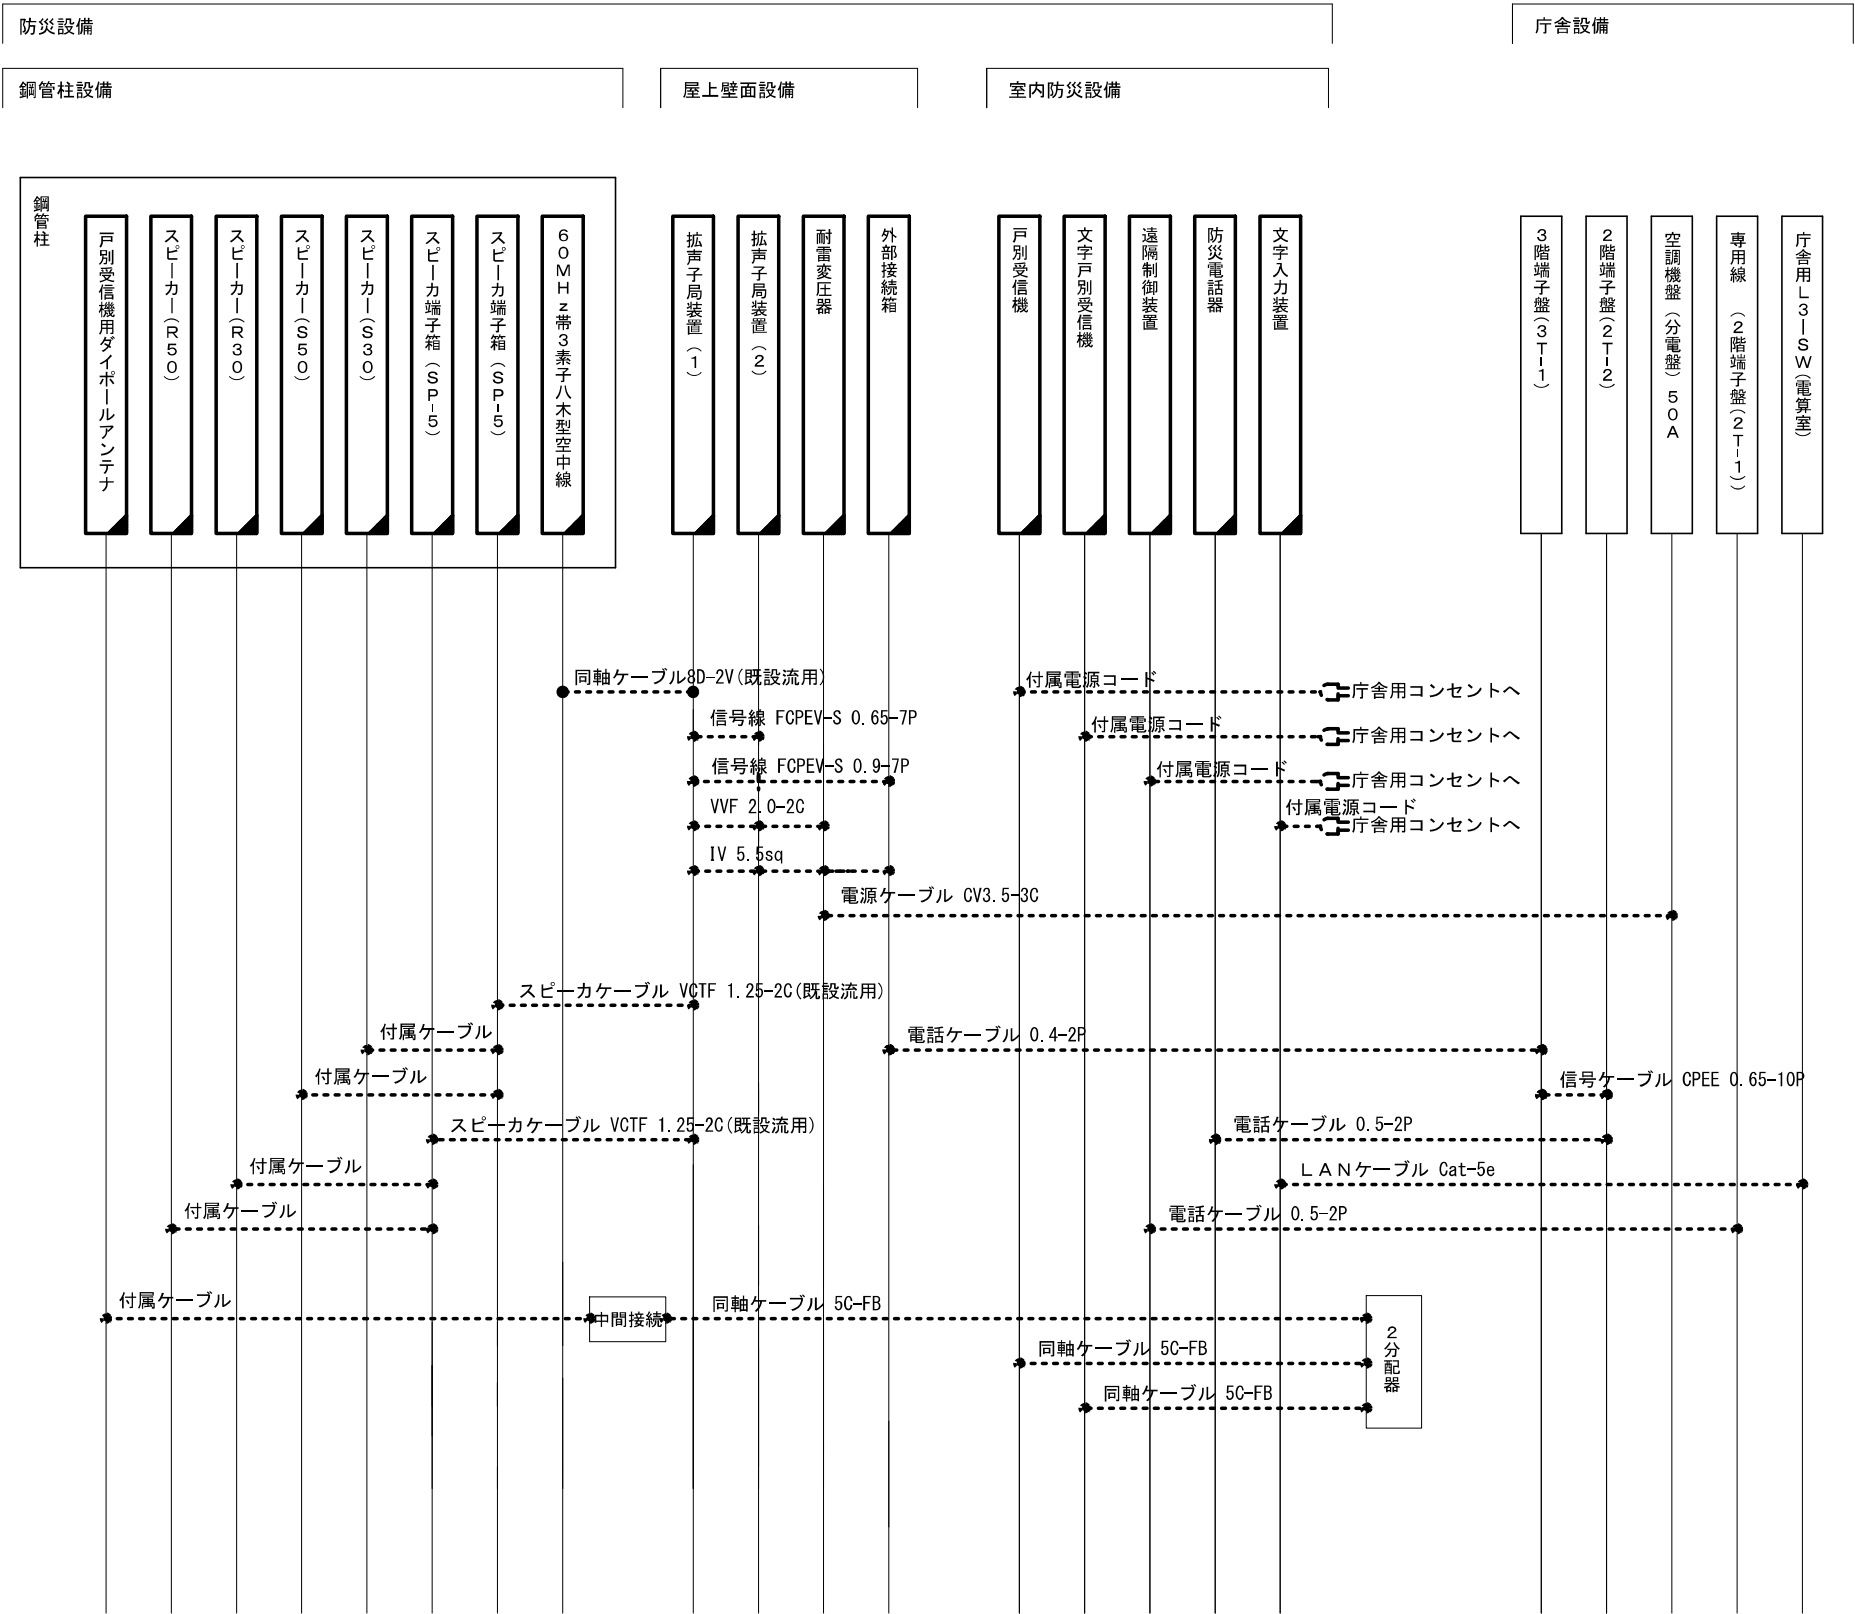

凡 例

	: 新 設		: 既 設		: 新設配線
	: 改 造		: 撤 去		: 撤去配線
					: 既設配線

神埼消防署 2階 平面図(撤去)

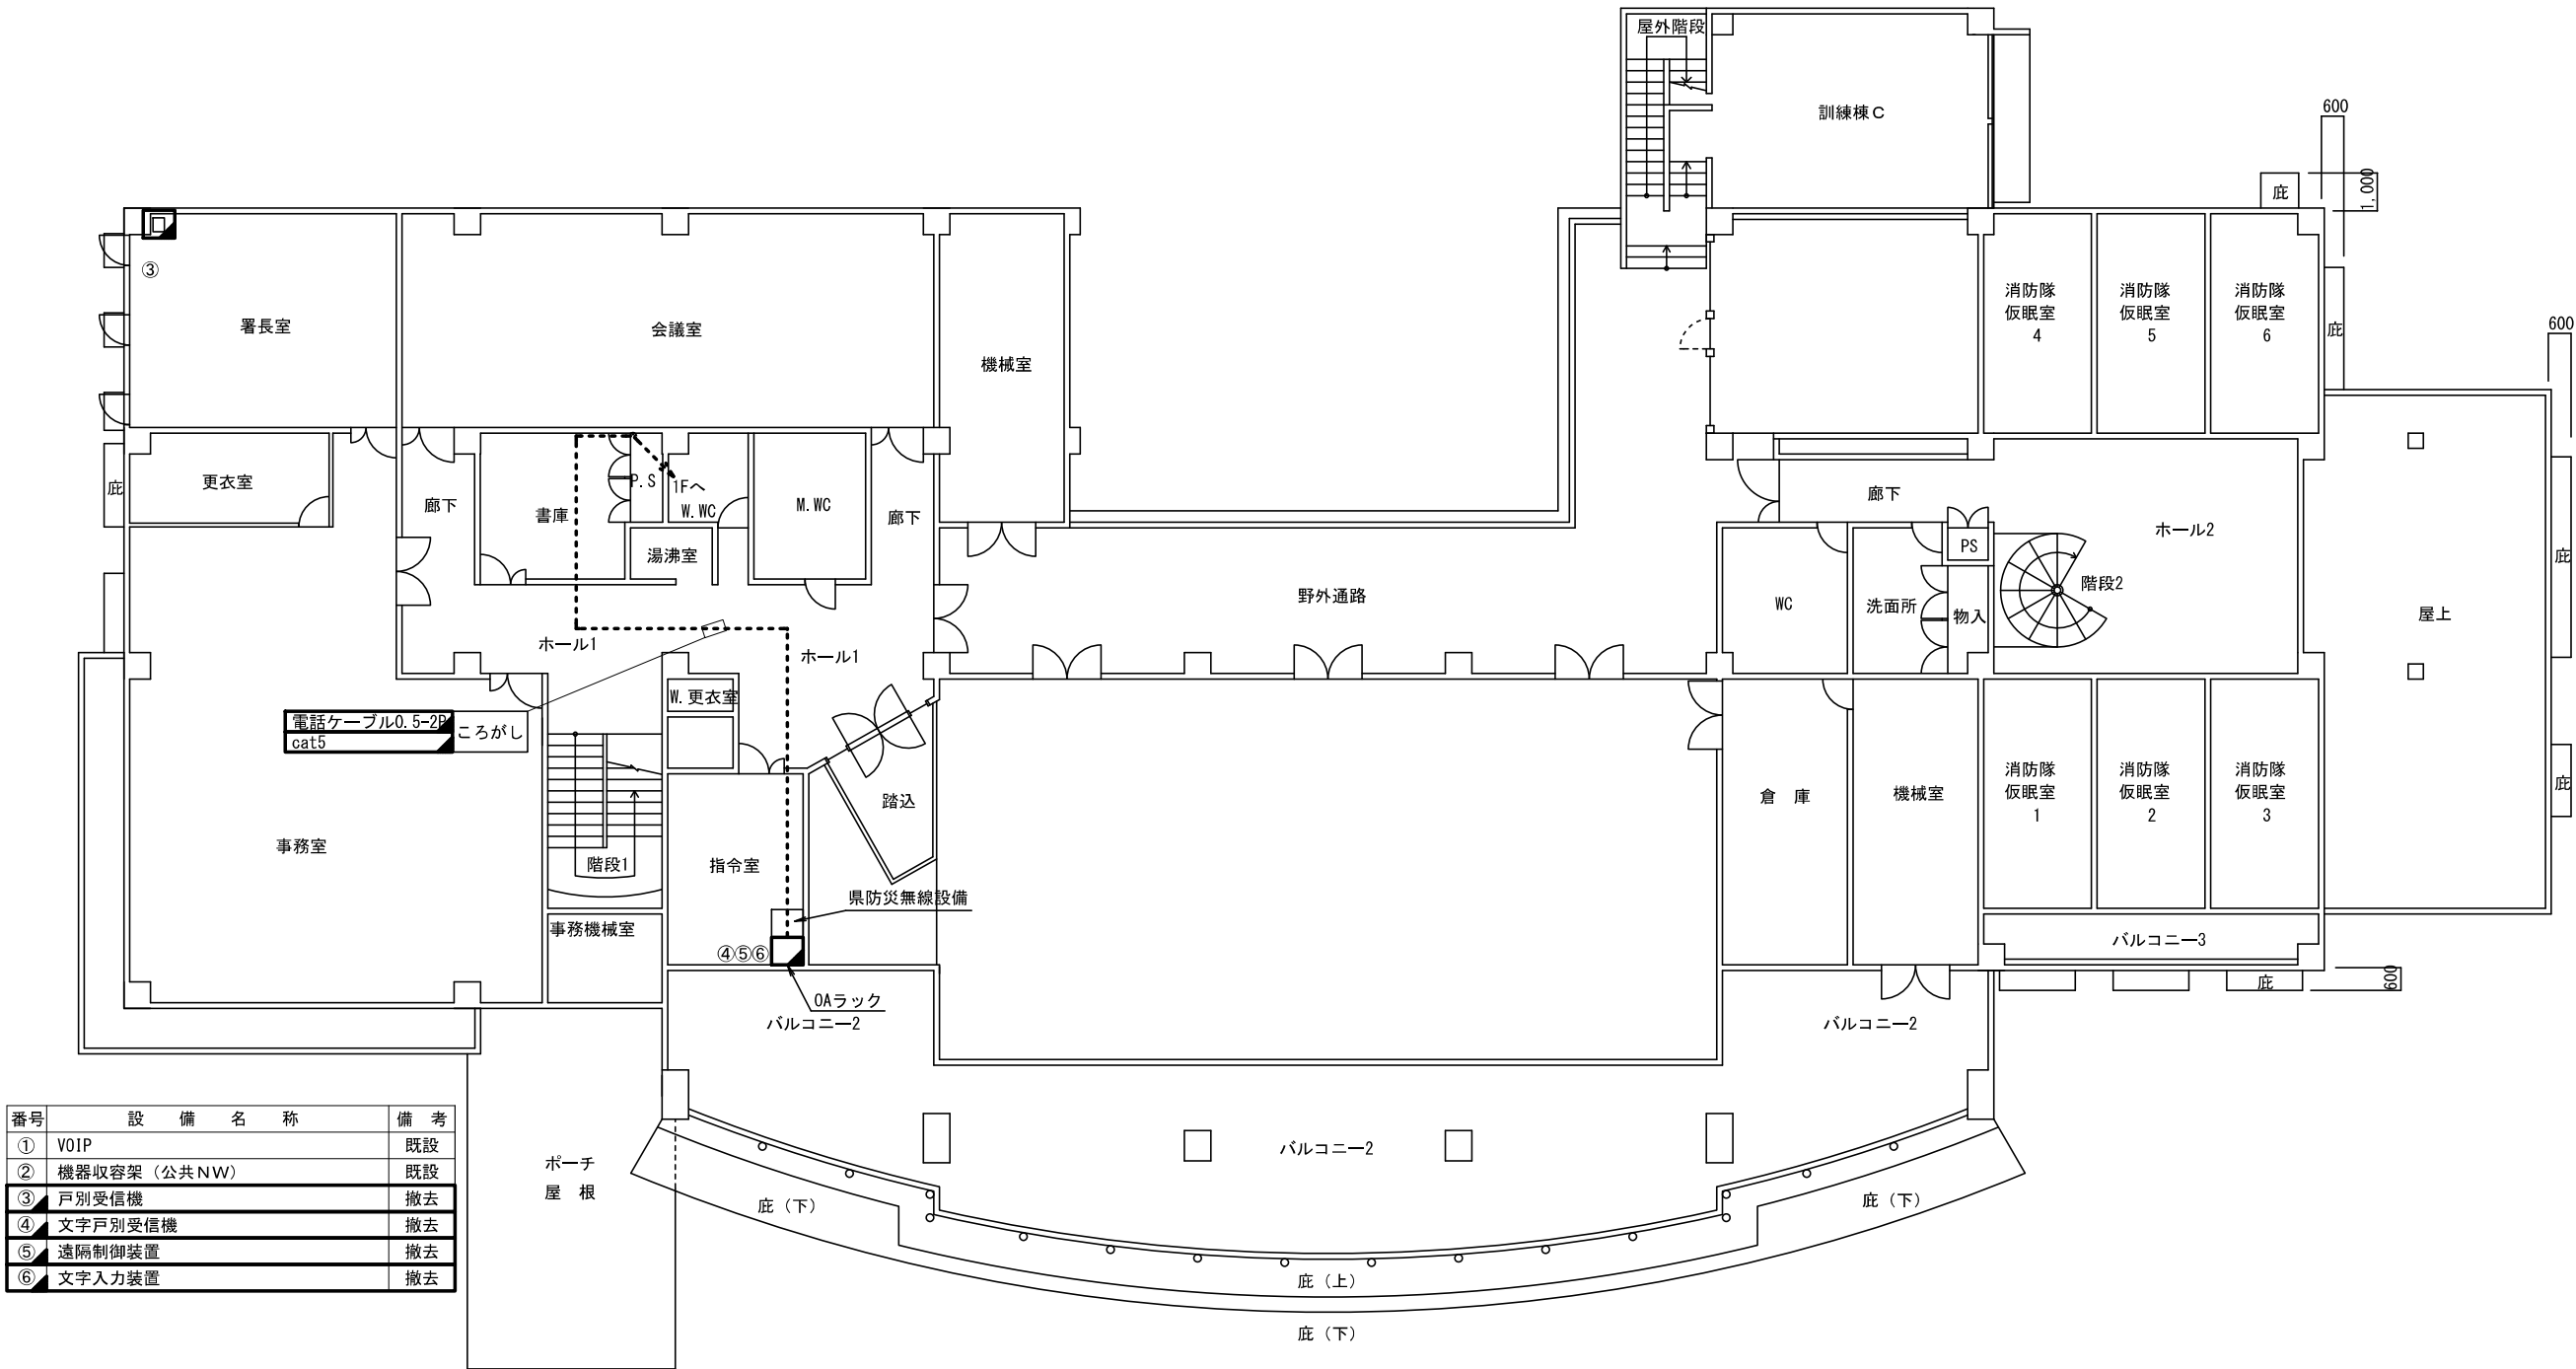



株式会社 エイト日本技術開発

承認	設計	担当

縮尺

1 : 200

設計年度


令和6年度

工事名称 令和5年度 神崎市防災行政無線更新実施設計業務委託

図面名称 神埼消防署 2階 平面図(撤去)

No. 061

神埼消防署 1階 平面図(撤去)

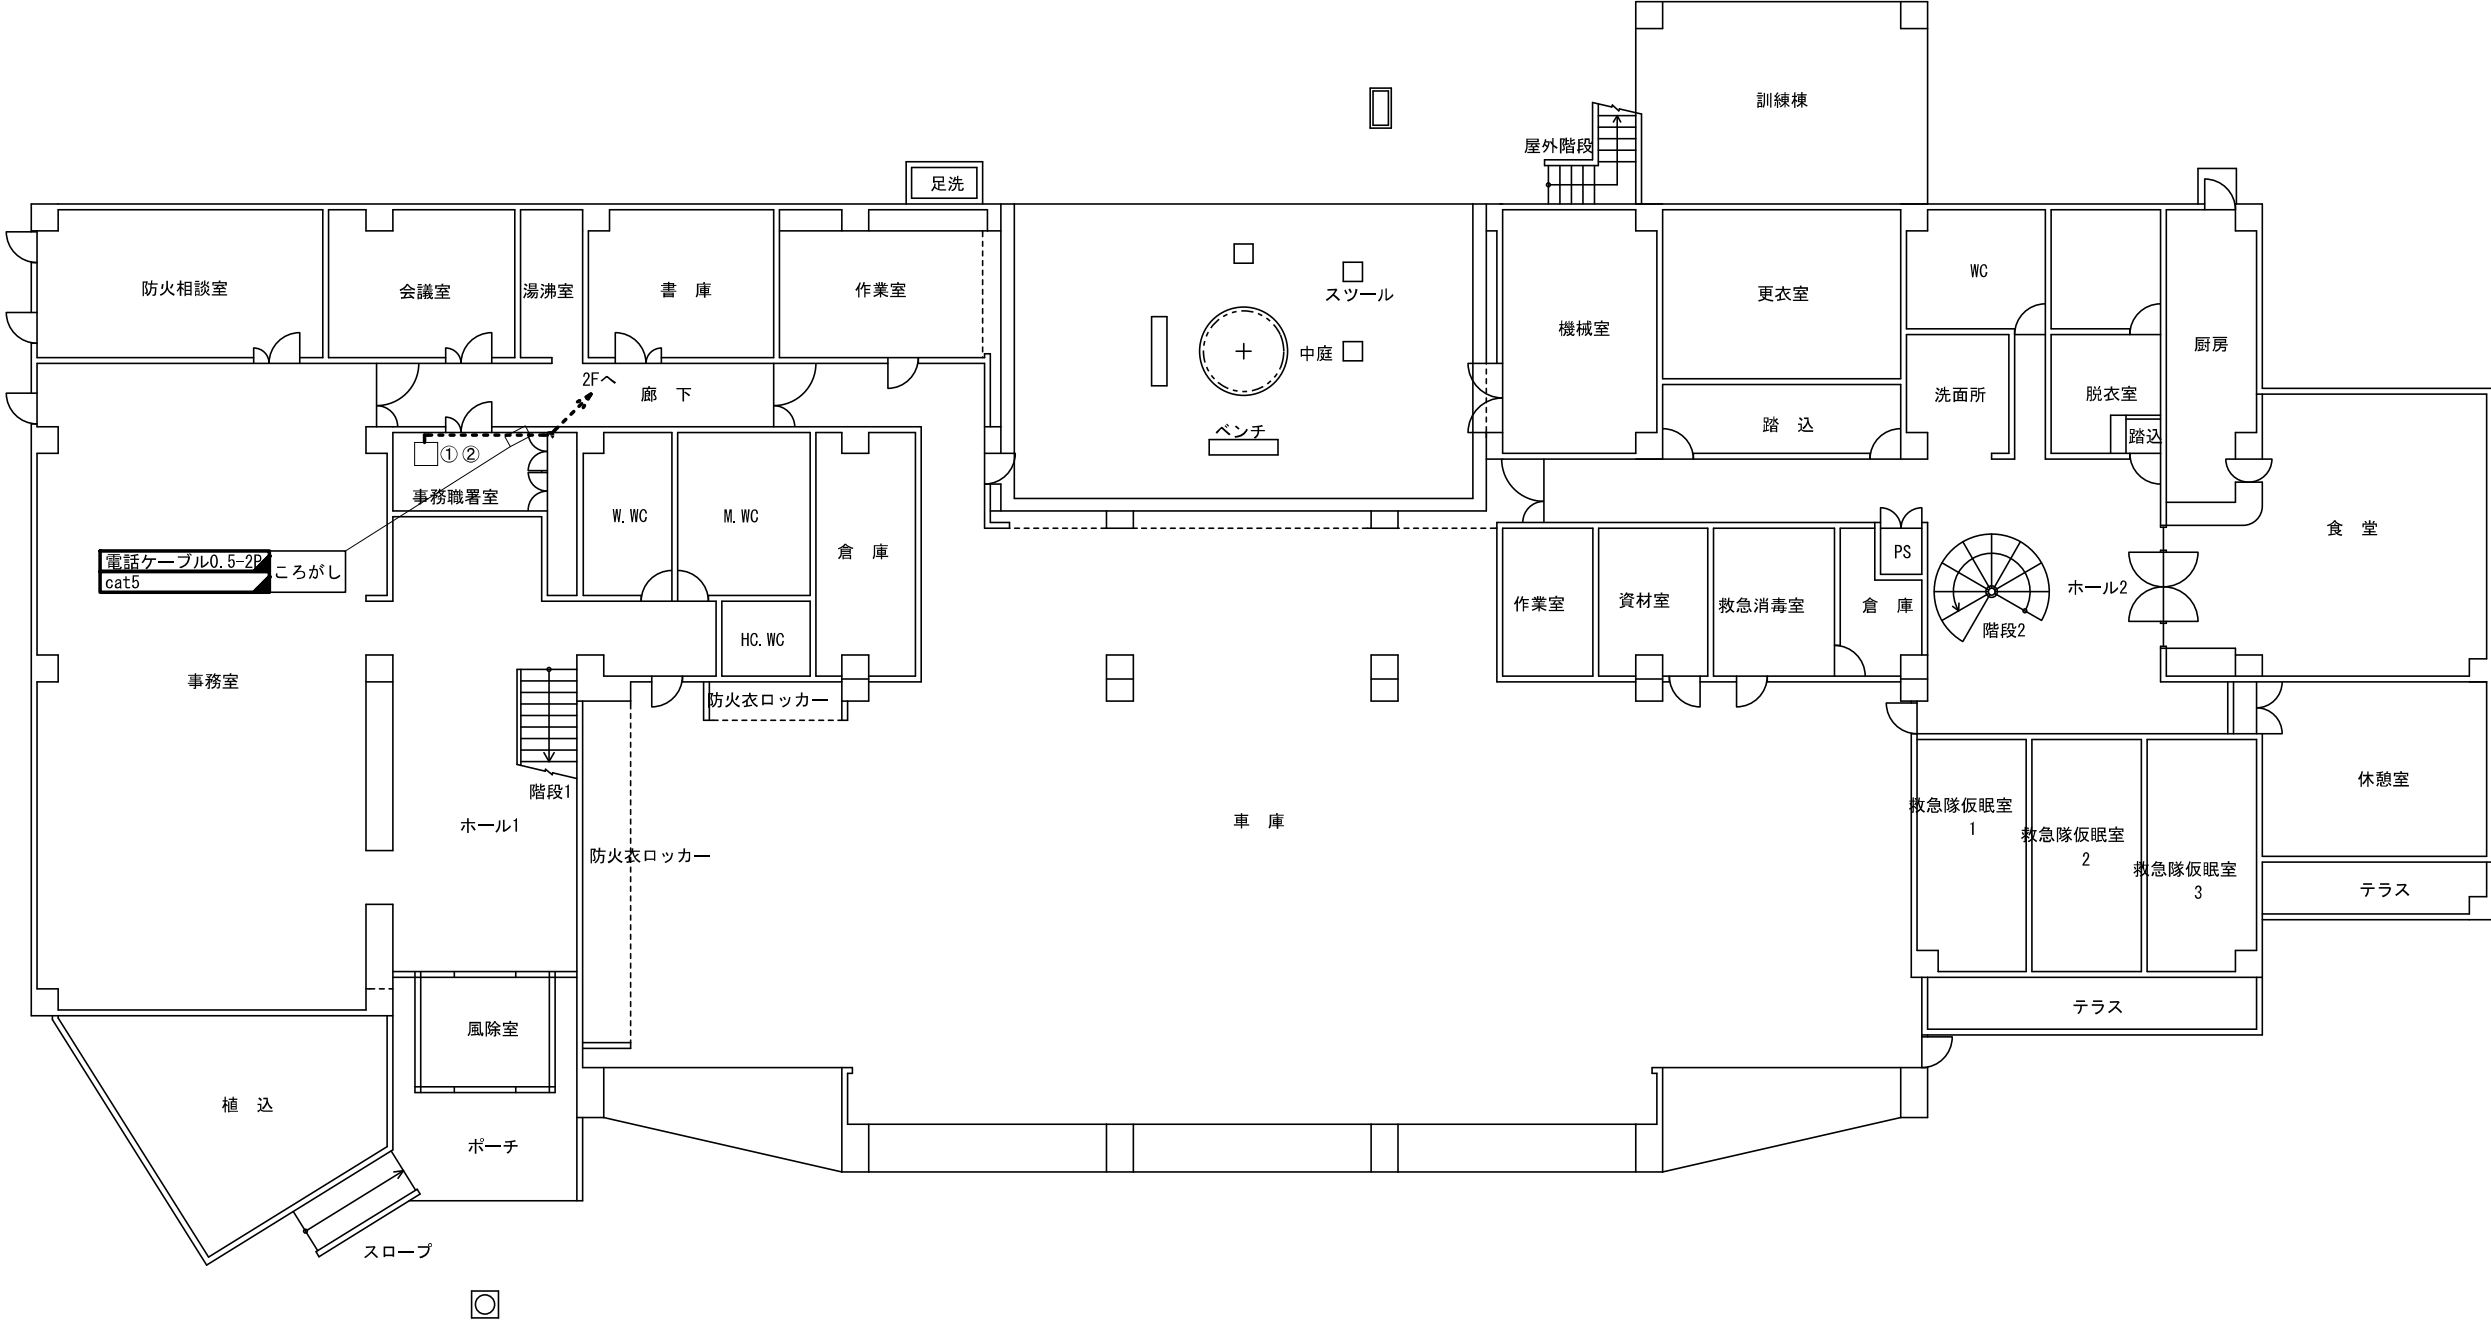

番号	設 備 名 称	備 考
①	VOIP	既設
②	機器収容架 (公共NW)	既設
③	戸別受信機	撤去
④	文字戸別受信機	撤去
⑤	遠隔制御装置	撤去
⑥	文字入力装置	撤去

凡 例

新 設

既 設

新設配線

改 造

撤 去

撤去配線

既設配線



株式会社 エイト日本技術開発

承認	設計	担当	

縮尺

1 : 300


設計年度

令和 6 年度

工事名称 令和5年度 神埼市防災行政無線更新実施設計業務委託

図面名称 神埼消防署 1階 平面図(撤去)

神埼消防署 配線系統図(撤去)

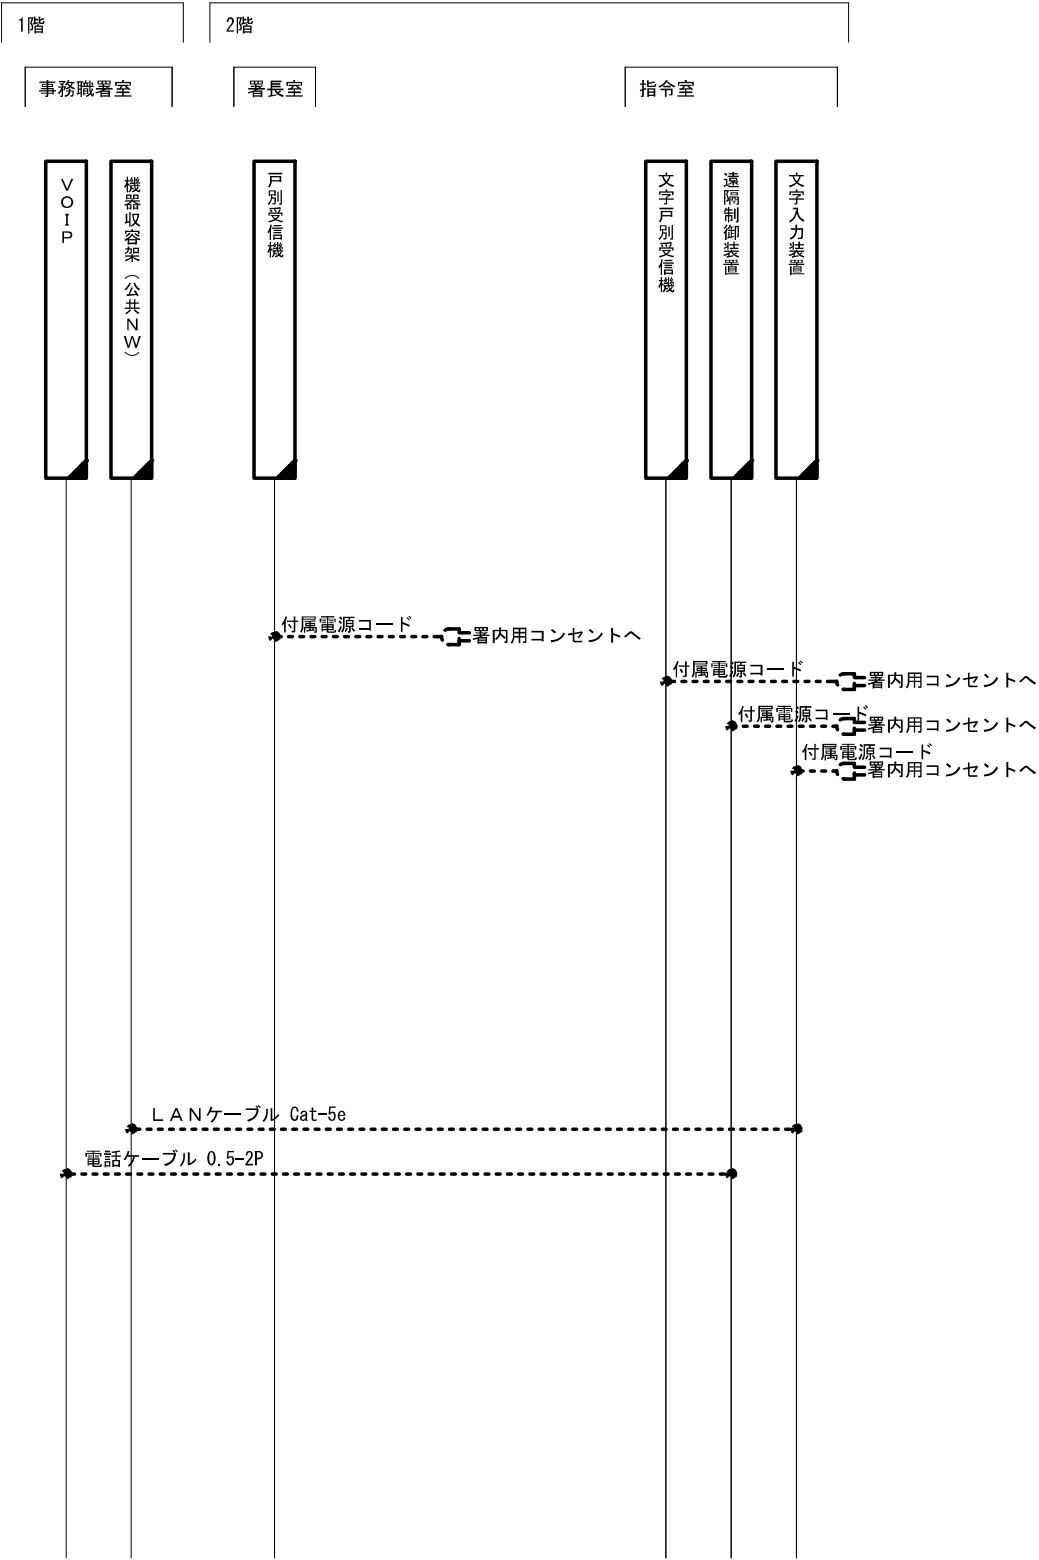

凡 例

新 設

改 造

既 設


撤 去

新設配線

撤去配線


既設配線

三継山中継局 敷地平面図(撤去)


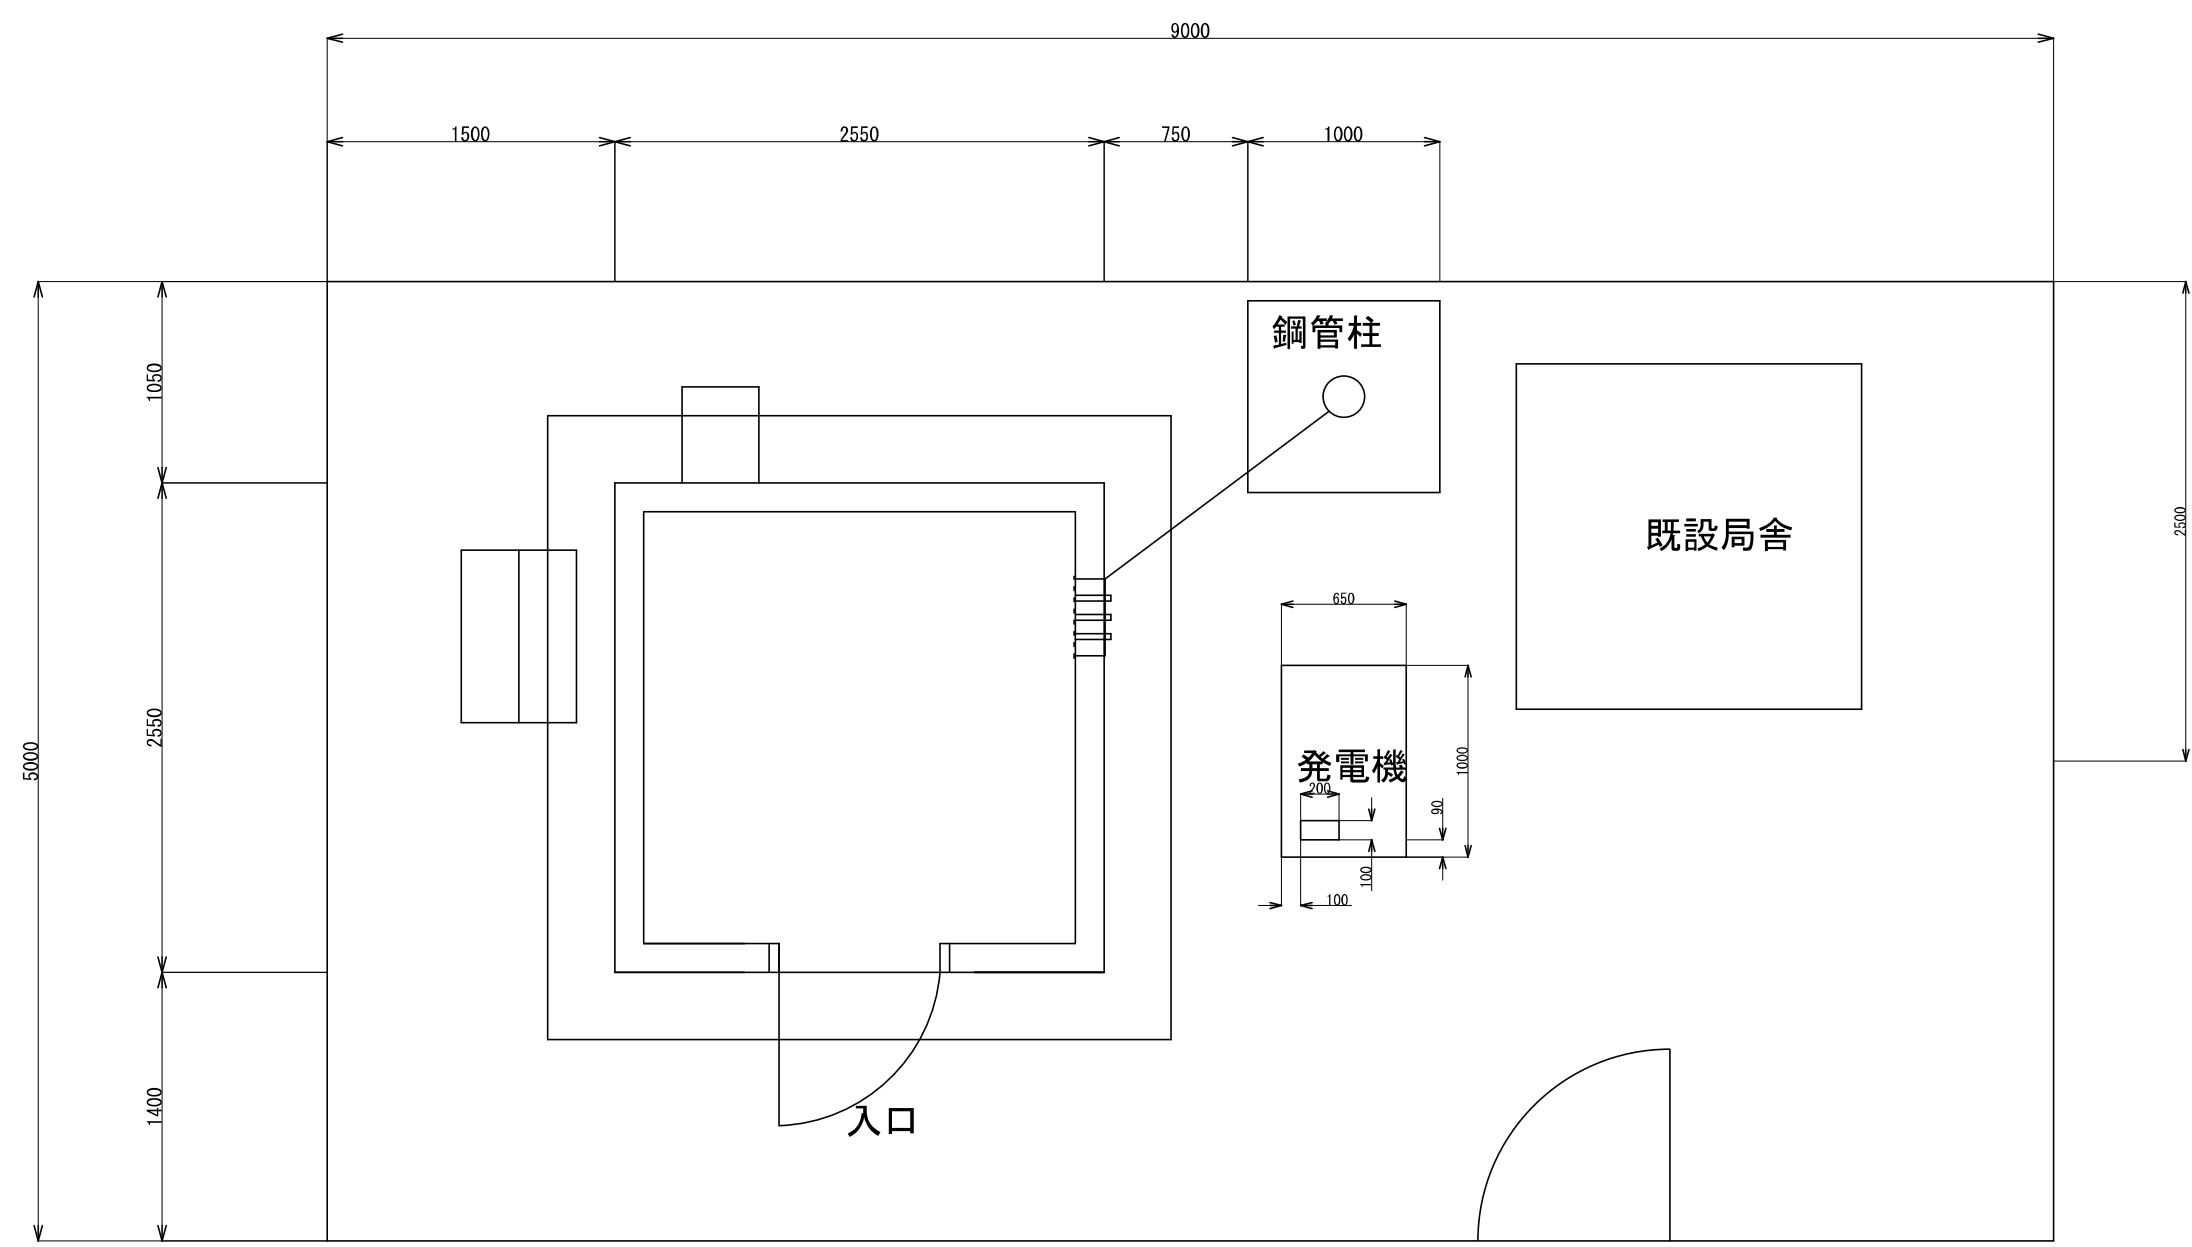


凡 例			
	: 新 設		: 既 設
	: 改 造		: 撤 去
			: 新設配線
			: 撤去配線
			: 既設配線

三継山中継局 機器配置図(撤去)

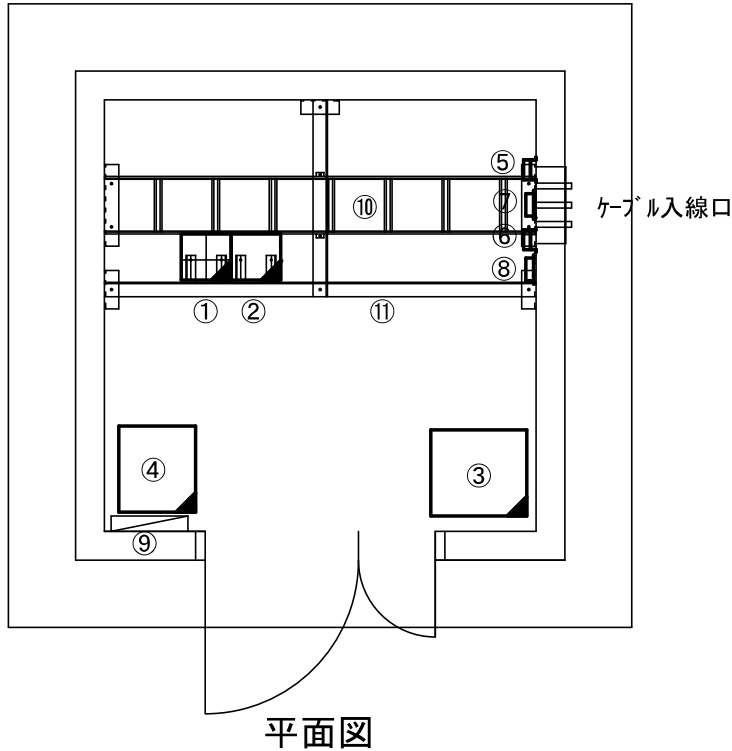

番号	設 備 名 称	備 考
①	中継用60MHz帯無線装置(親局向け)	撤去
②	中継用60MHz帯無線装置(子局向け)	撤去
③	直流電源装置(300AH)	撤去
④	耐雷変圧器(3KVA)	撤去
⑤	同軸避雷器(親局向け)	撤去
⑥	同軸避雷器(子局向け)	撤去
⑦	ノッチフィルター(親局向け)	撤去
⑧	ノッチフィルター(子局向け)	撤去
⑨	分電盤	既設
⑩	ケーブルラック(300mm)	既設
⑪	ストラクチャー(L75×75×t6)	既設

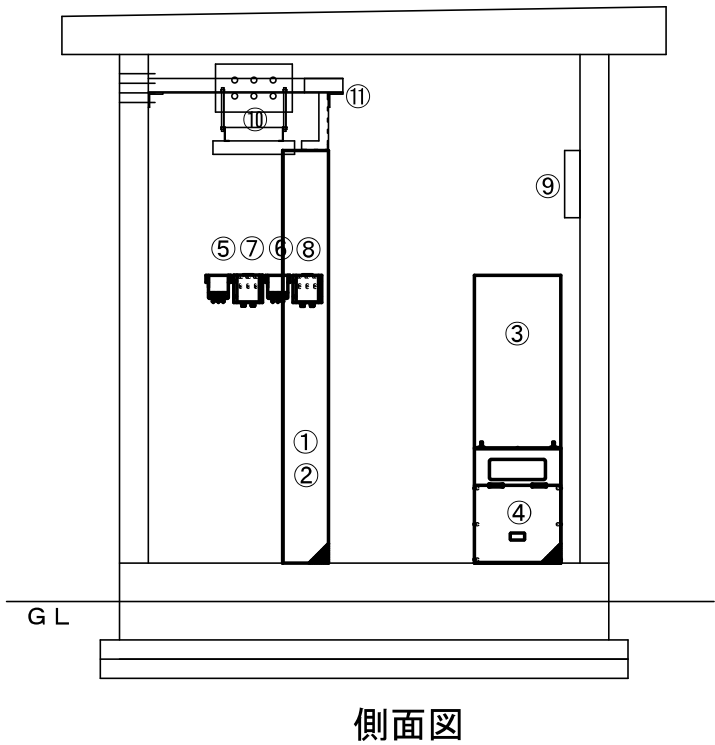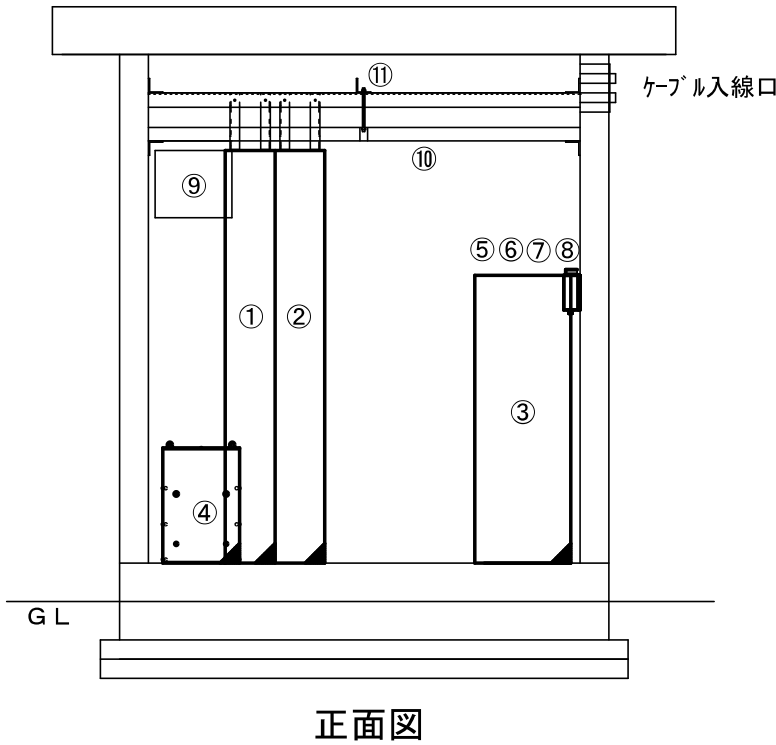

凡 例			
	新 設		既 設
	改 造		撤 去
	新設配線		撤去配線
	既設配線		



株式会社 エイト日本技術開発


承認	設計	担当	

縮尺
1 : 40
設計年度 令和6年度

工事名称
令和5年度 神崎市防災行政無線更新実施設計業務委託
図面名称
三継山中継局 機器配置図(撤去)

No. 065

三継山中継所 配線系統図(撤去)

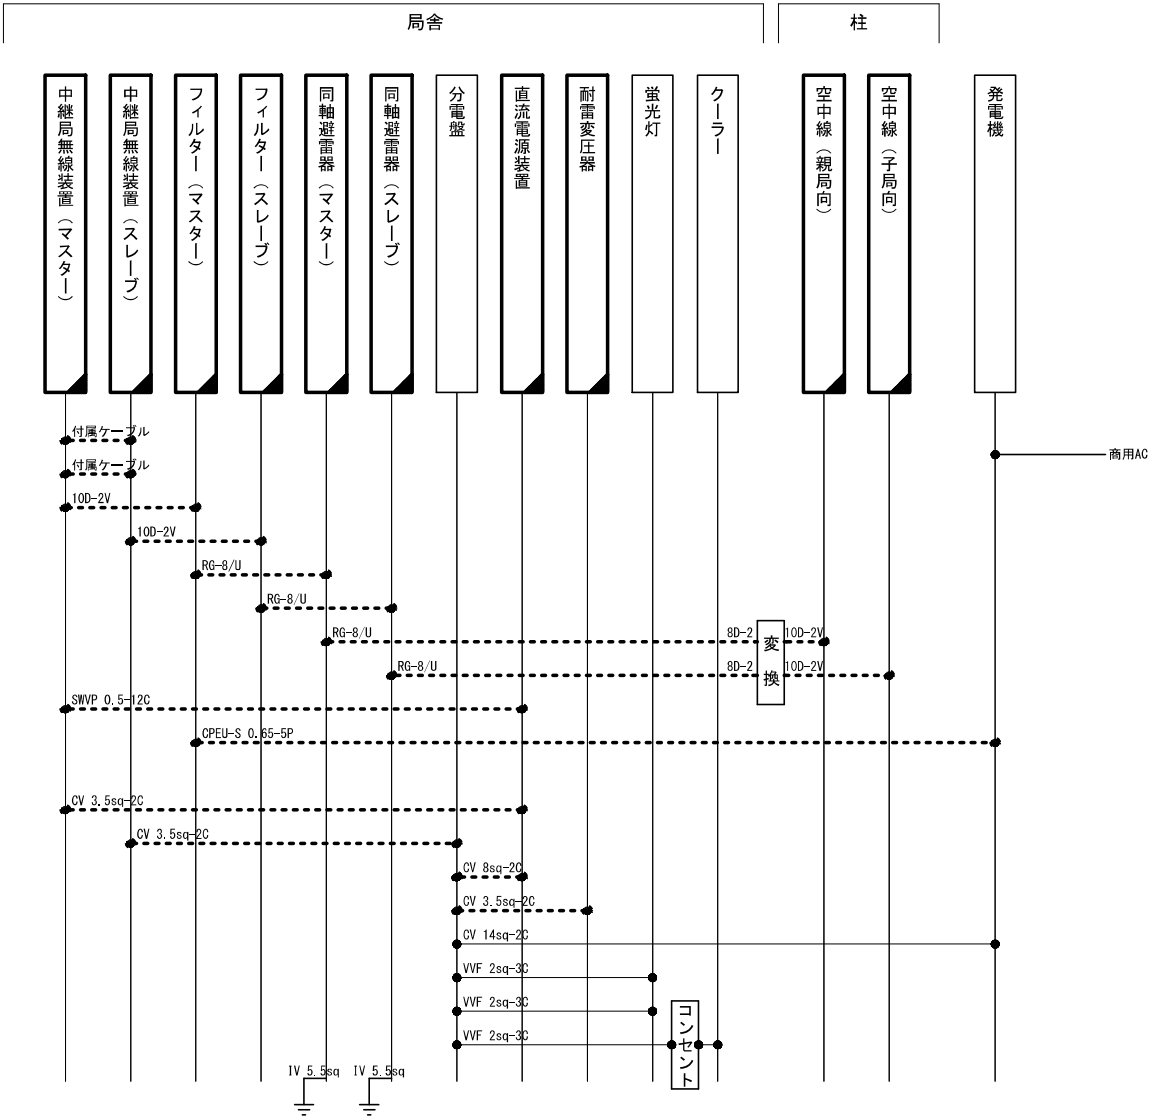

凡 例

：新 設

：改 造

：既 設


：撤 去

：新設配線

：撤去配線

：既設配線

三継山中継局 空中線柱立面図(撤去)

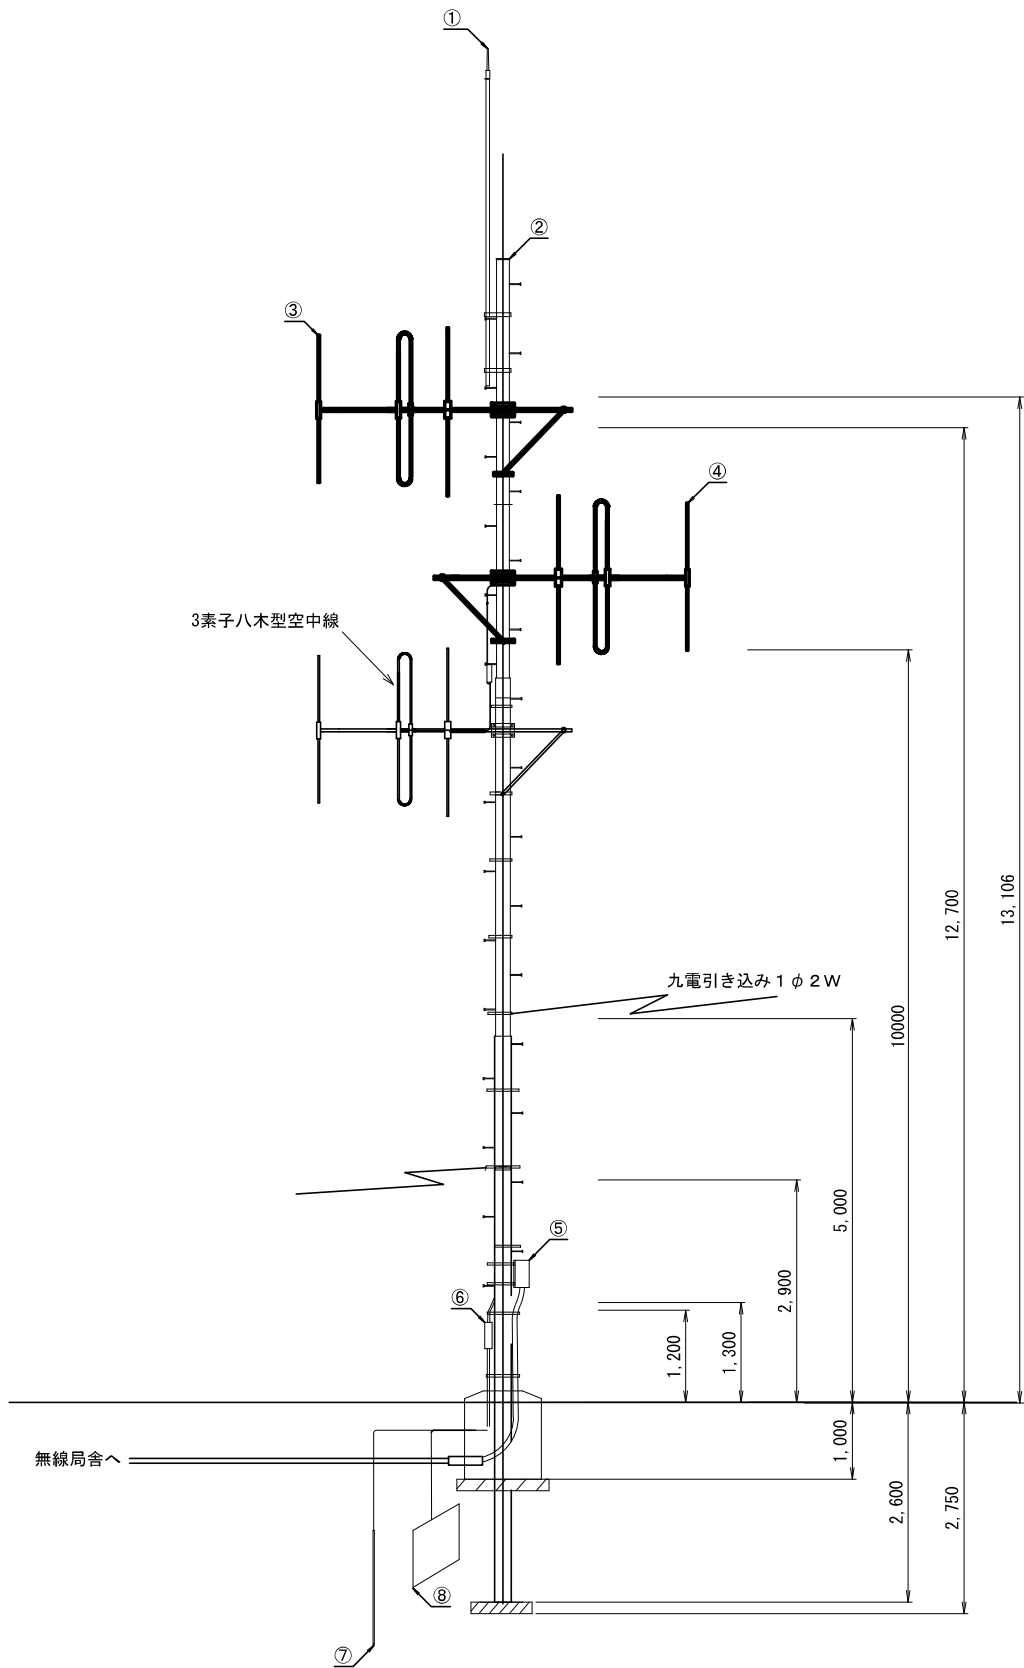

番号	設備名称	備考
①	避雷突針	既設
②	鋼管柱 S-18	既設
③	60MHz帯3素子八木型空中線(親局向け)	撤去
④	60MHz帯3素子八木型空中線(子局向け)	撤去
⑤	引き込み開閉器盤	既設
⑥	避雷用接地端子箱	既設
⑦	接地棒 (14φ×1500)	既設
⑧	接地銅板 (900×900×1.5t)	既設

凡 例			
	: 新 設		: 既 設
	: 新設配線		: 既設配線
	: 改 造		: 撤 去
	: 新設配線		: 撤去配線
	: 既設配線		




株式会社 エイト日本技術開発

承認	設計	担当	縮尺
			1 : 60
			設計年度 令和 6 年度

工事名称 令和5年度 神崎市防災行政無線更新実施設計業務委託
図面名称 三継山中継局 空中線柱立面図(撤去)

屋外拡声子局 120W 標準局 参考図(撤去)

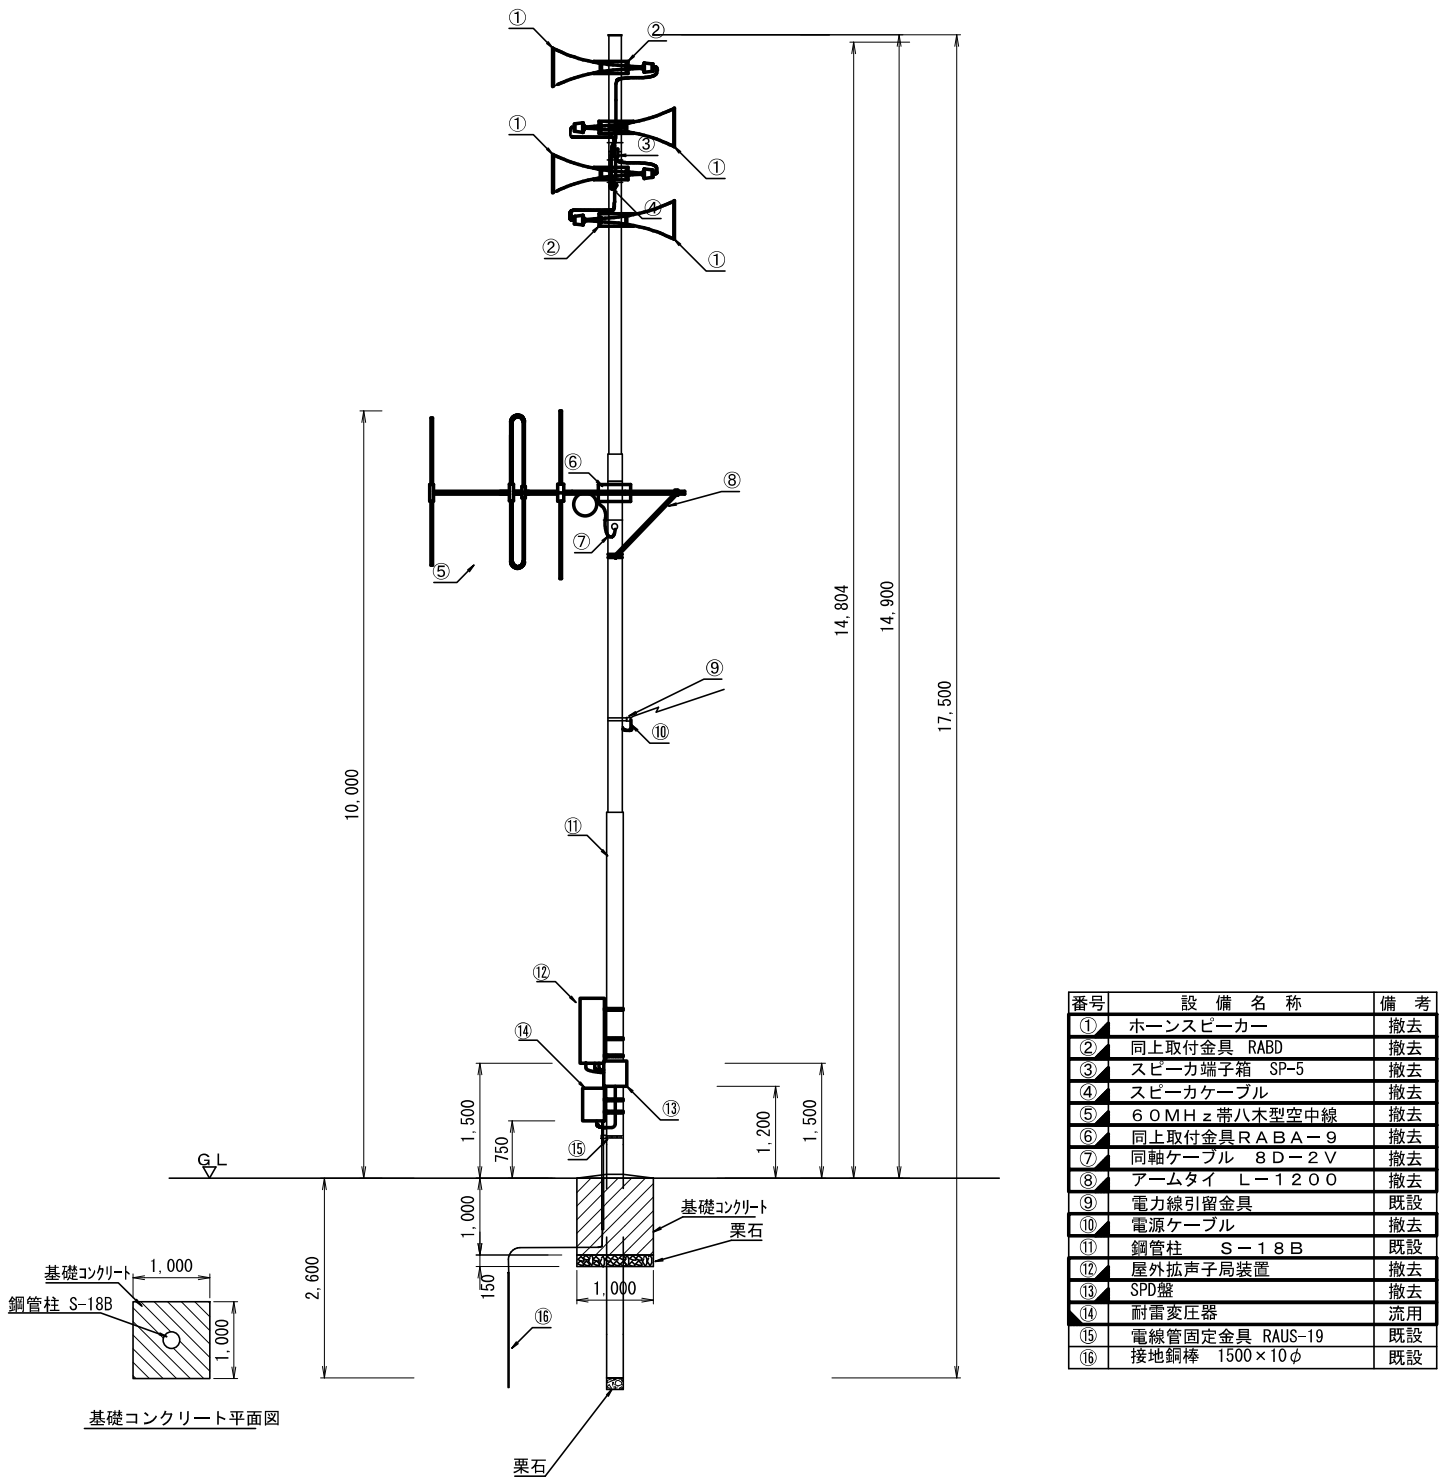




株式会社 エイト日本技術開発

承認	設計	担当	縮尺
			1 : 60
			設計年度 令和6年度

工事名称 令和5年度 神崎市防災行政無線更新実施設計業務委託
図面名称 屋外拡声子局 120W 標準局 参考図(撤去)

屋外拡声子局 240W 標準局 参考図(撤去)

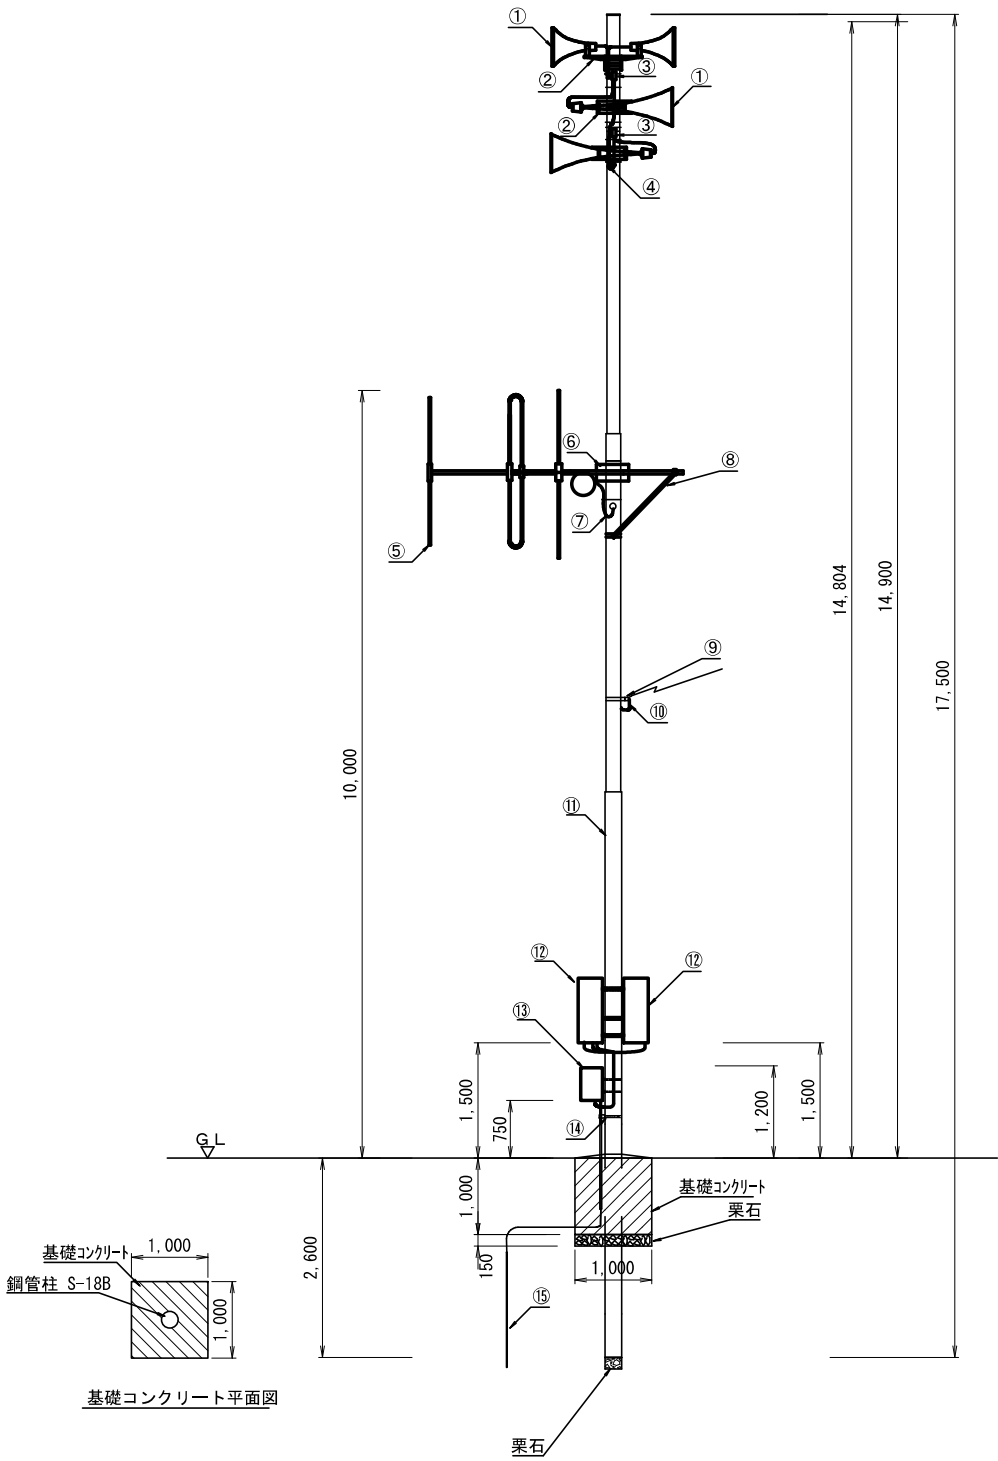

番号	設 備 名 称	備 考
①	スリムスピーカー	撤去
②	同上取付金具ABD	撤去
③	スピーカー端子箱 SP-5	撤去
④	スピーカーケーブル	撤去
⑤	60MHｚ帯八木型空中線	撤去
⑥	同上取付金具RABA-9	撤去
⑦	同軸ケーブル 8D-2V	撤去
⑧	アームタイ L-1200	撤去
⑨	電力線引留金具	既設
⑩	電源ケーブル	撤去
⑪	鋼管柱 S-18B	既設
⑫	屋外拡声子局装置	撤去
⑬	耐雷変圧器	流用
⑭	電線管固定金具AUS-19	既設
⑮	接地銅棒 1500×10φ	既設

凡 例			
	: 新 設		: 既 設
	: 改 造		: 撤 去
	: 新設配線		
	: 撤去配線		
	: 既設配線		




株式会社 エイト日本技術開発

承認	設計	担当	縮尺
			1 : 60
			設計年度 令和6年度

工事名称 令和5年度 神崎市防災行政無線更新実施設計業務委託

図面名称 屋外拡声子局 240W 標準局 参考図(撤去)

伊福再送信拡声子局120W装柱図(撤去)

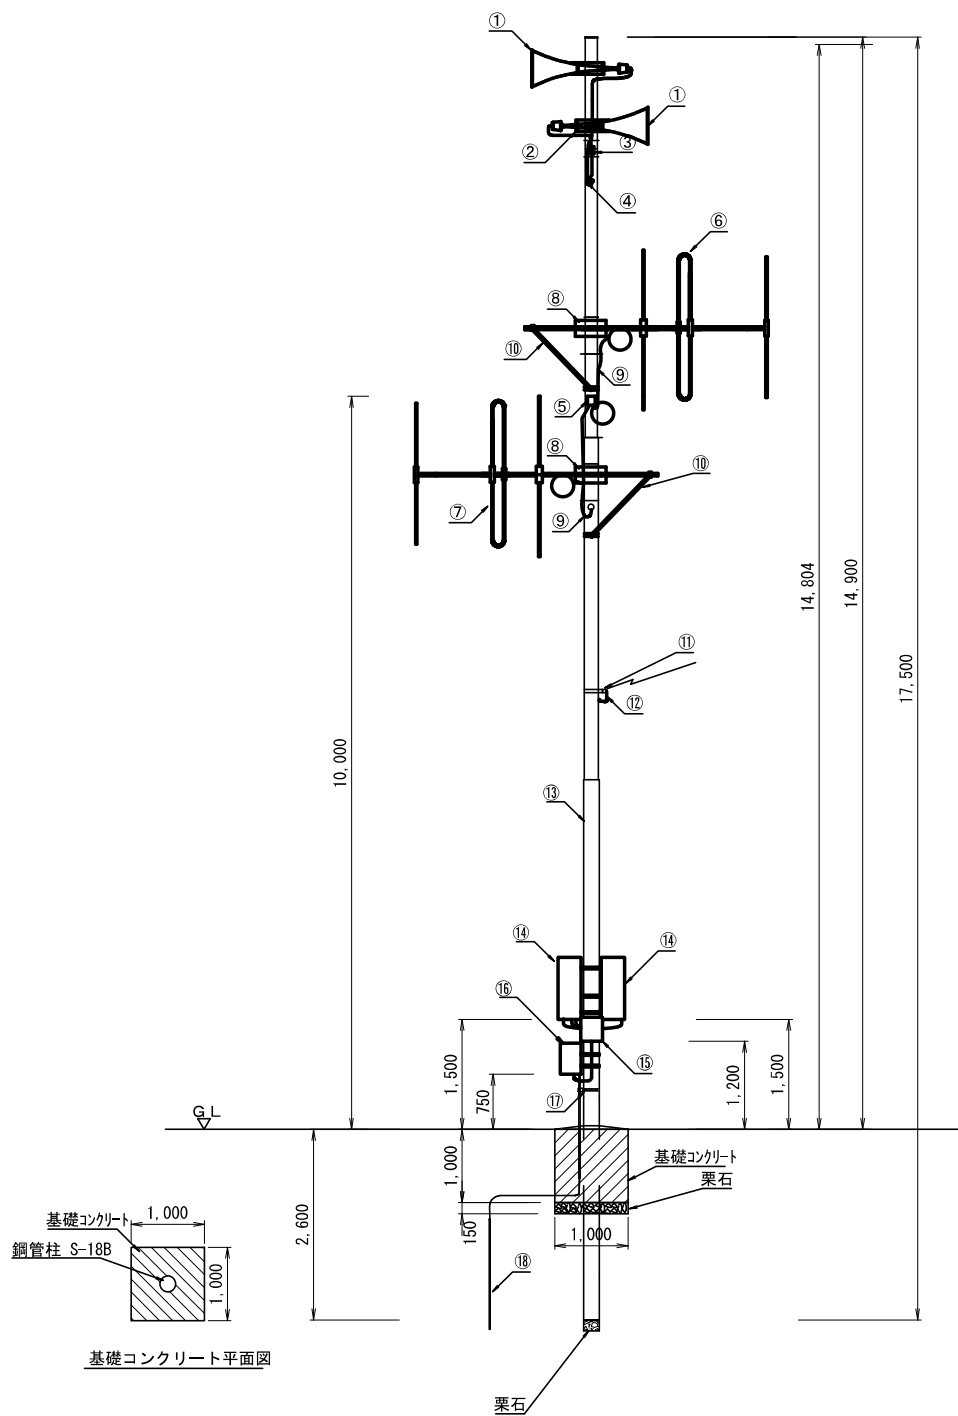

番号	設備名称	備考
①	スリムスピーカー	撤去
②	同上取付金具ABD	撤去
③	スピーカー端子箱 SP-5	撤去
④	スピーカーケーブル	撤去
⑤	2分配器(D-60)	撤去
⑥	60MHz帯3素子八木型空中線(中継向け)	撤去
⑦	60MHz帯3素子八木型空中線(再送信用)	撤去
⑧	同上取付金具RABA-9	撤去
⑨	同軸ケーブル 8D-2V	撤去
⑩	アームタイ L-1200	撤去
⑪	電力線引留金具	既設
⑫	電源ケーブル	撤去
⑬	鋼管柱 S-18B	既設
⑭	屋外拡声子局装置	撤去
⑮	SPD盤	撤去
⑯	耐雷変圧器	流用
⑰	電線管固定金具AUS-19	既設
⑱	接地銅棒 1500×10φ	既設

凡 例			
	: 新 設		: 既 設
	: 改 造		: 撤 去
	: 新設配線		
	: 撤去配線		
	: 既設配線		



株式会社 エイト日本技術開発


承認	設計	担当	縮尺
			1 : 60
			設計年度 令和 6 年度

工事名称 令和5年度 神崎市防災行政無線更新実施設計業務委託
図面名称 伊福再送信拡声子局120W装柱図(撤去)


No. 070

屋外拡声子局設備配置図「001~004」

001 神崎市役所

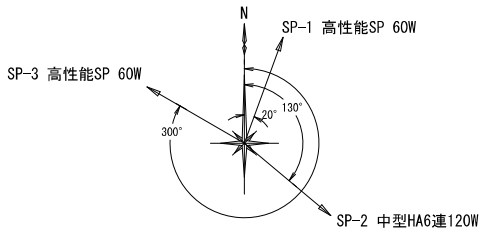

スピーカ方位図

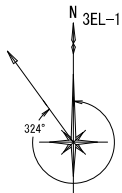

アンテナ方位図

※追加増幅装置 1台

※スピーカ・空中線配置については、現地調整により配置する。




北緯33度18分42.3秒 東経130度22分18.3秒


位置図 S=NON

- : 更 新
- : 新 設
- ▲ : 撤 去

002 協和町

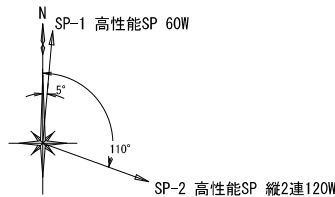

スピーカ方位図

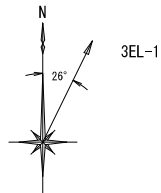

アンテナ方位図

※追加増幅装置 1台

※スピーカ・空中線配置については、現地調整により配置する。




北緯33度18分27.7秒 東経130度22分09.7秒


位置図 S=NON

- : 更 新
- : 新 設
- ▲ : 撤 去

003 西小津ヶ里

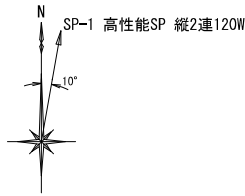

スピーカ方位図

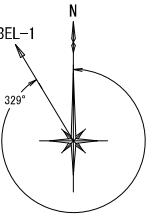

アンテナ方位図

※スピーカ・空中線配置については、現地調整により配置する。




北緯33度18分04.7秒 東経130度22分11.8秒


位置図 S=NON

- : 更 新
- : 新 設
- ▲ : 撤 去

004 小津ヶ里 1

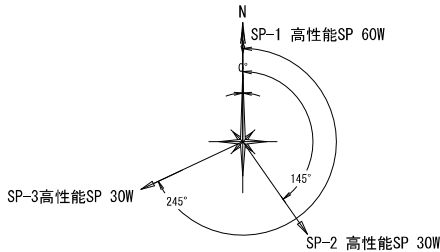

スピーカ方位図

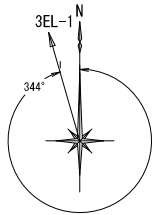

アンテナ方位図

※スピーカ・空中線配置については、現地調整により配置する。



北緯33度18分08.4秒 東経130度22分29.8秒

位置図 S=NON

- : 更 新
- : 新 設
- ▲ : 撤 去



株式会社 エイト日本技術開発


承認	設計	担当	

縮尺
NPS
設計年度
令和6年度


工事名称	令和5年度 神崎市防災行政無線更新実施設計業務委託
図面名称	屋外拡声子局設備配置図「001~004」

屋外拡声子局設備配置図「005~008」

005 小津ヶ里 2

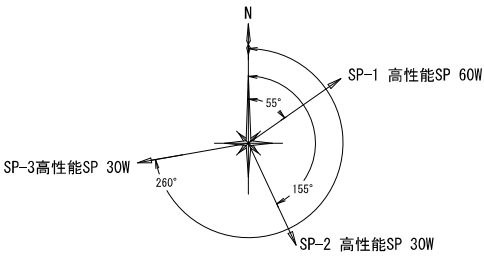

スピーカ方位図

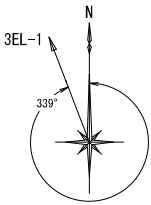

アンテナ方位図

※スピーカ・空中線配置については、現地調整により配置する。




北緯33度17分57秒 東経130度22分39.1秒


位置図 S=NON

- : 更 新
- : 新 設
- ▲ : 撤 去

006 永歌 1

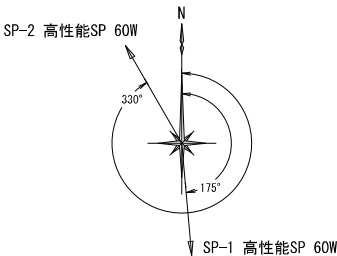

スピーカ方位図

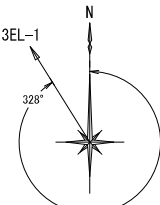

アンテナ方位図

※スピーカ・空中線配置については、現地調整により配置する。




北緯33度17分49.7秒 東経130度22分38.6秒

位置図 S=NON

- : 更 新
- : 新 設
- ▲ : 撤 去

007 永歌 2

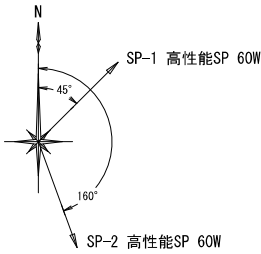


スピーカ方位図



アンテナ方位図

※スピーカ・空中線配置については、現地調整により配置する。

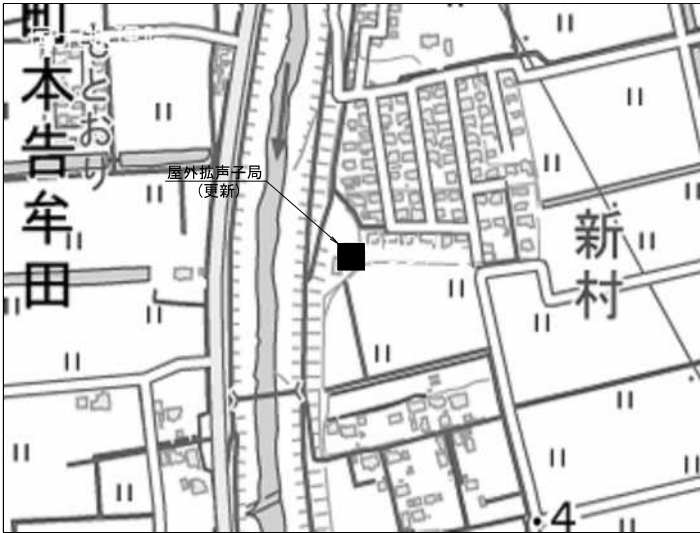


北緯33度17分49.7秒 東経130度22分06.5秒


位置図 S=NON

- : 更 新
- : 新 設
- ▲ : 撤 去

008 大門

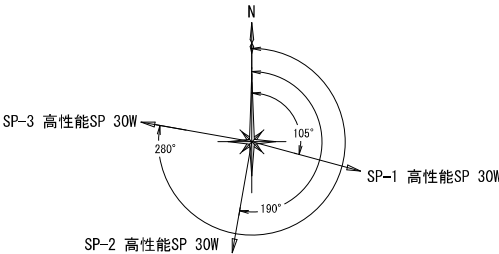


スピーカ方位図

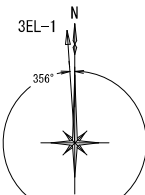

アンテナ方位図

※スピーカ・空中線配置については、現地調整により配置する。

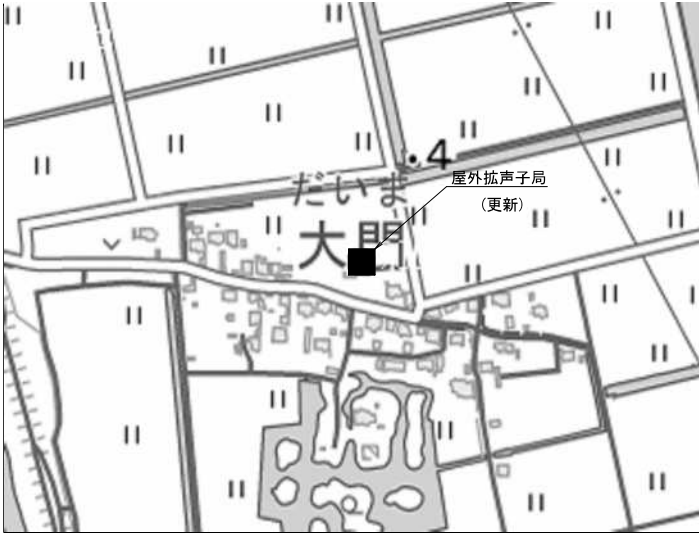

北緯33度17分20.6秒 東経130度22分25.9秒

位置図 S=NON

- : 更 新
- : 新 設
- ▲ : 撤 去



株式会社 エイト日本技術開発


承認	設計	担当	

縮尺
NPS
設計年度
令和6年度


工事名称 令和5年度 神埼市防災行政無線更新実施設計業務委託
図面名称 屋外拡声子局設備配置図「005~008」

屋外拡声子局設備配置図「009~012」

009 本堀

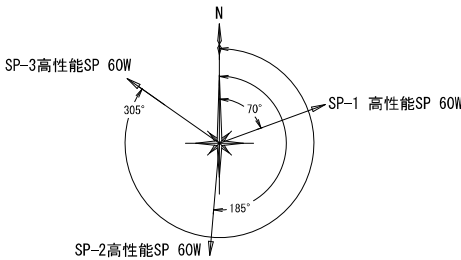

スピーカ方位図

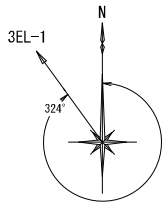

アンテナ方位図

※追加増幅装置 1台
※スピーカ・空中線配置については、現地調整により配置する。




北緯33度18分19.5秒 東経130度22分41.9秒


位置図 S=NON

- : 更 新
- : 新 設
- ▲ : 撤 去

010 野目ヶ里

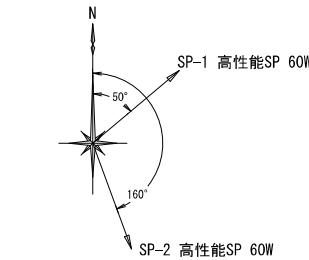


スピーカ方位図

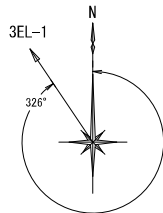

アンテナ方位図

※スピーカ・空中線配置については、現地調整により配置する。

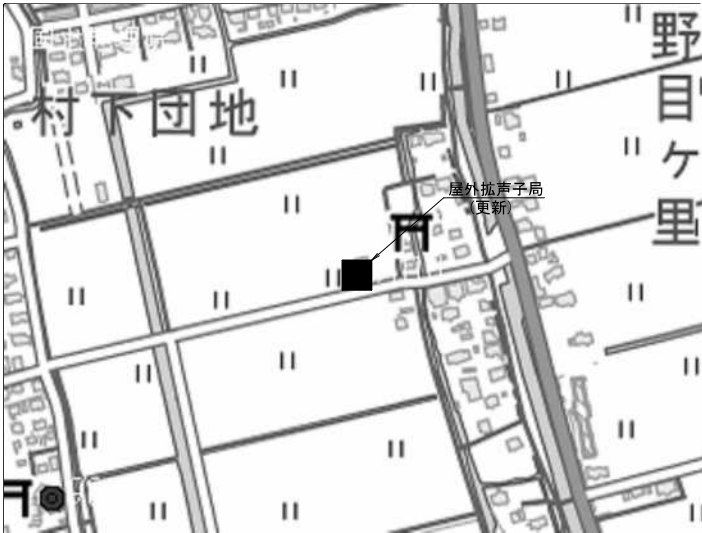


北緯33度17分48.5秒 東経130度22分49.2秒


位置図 S=NON

- : 更 新
- : 新 設
- ▲ : 撤 去

011 荒堅目

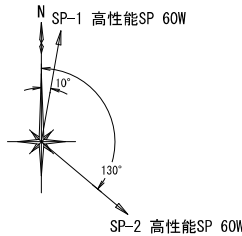

スピーカ方位図

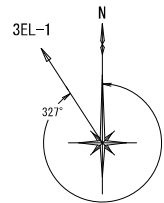

アンテナ方位図

※スピーカ・空中線配置については、現地調整により配置する。




北緯33度17分20.8秒 東経130度23分05.5秒


位置図 S=NON

- : 更 新
- : 新 設
- ▲ : 撤 去

012 蔵戸

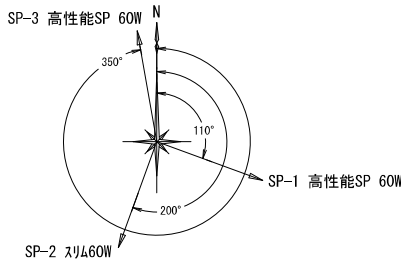

スピーカ方位図

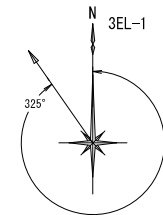

アンテナ方位図

※追加増幅装置 1台

※スピーカ・空中線配置については、現地調整により配置する。



北緯33度17分20秒 東経130度23分23.7秒

位置図 S=NON

- : 更 新
- : 新 設
- ▲ : 撤 去



株式会社 エイト日本技術開発


承認	設計	担当	

縮尺
NPS
設計年度
令和6年度


工事名称	令和5年度 神崎市防災行政無線更新実施設計業務委託
図面名称	屋外拡声子局設備配置図「009~012」

屋外拡声子局設備配置図「013~016」

013 曽根ヶ里

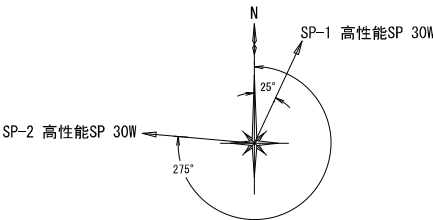

スピーカ方位図

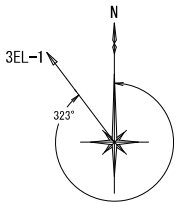

アンテナ方位図


※スピーカ・空中線配置については、現地調整により配置する。




位置図 S=NON

- : 更 新
- : 新 設
- ▲ : 撤 去

014 出来町

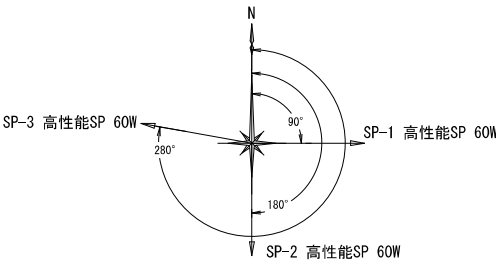

スピーカ方位図

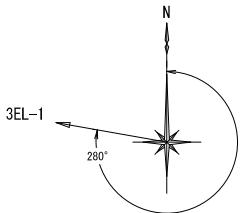

アンテナ方位図

※追加増幅装置 1台


※スピーカ・空中線配置については、現地調整により配置する。




位置図 S=NON

- : 更 新
- : 新 設
- ▲ : 撤 去

015 神納

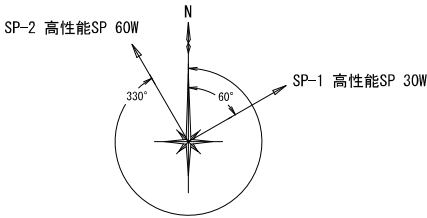


スピーカ方位図

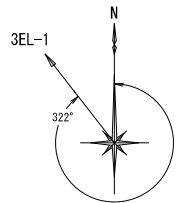

アンテナ方位図


※スピーカ・空中線配置については、現地調整により配置する。

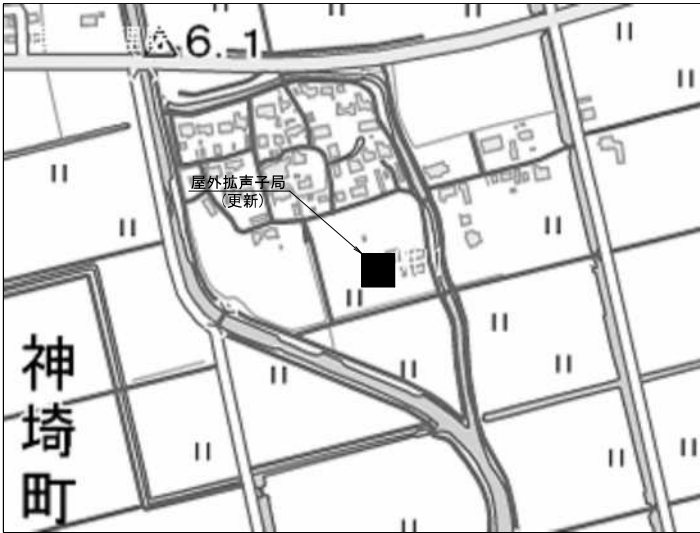


位置図 S=NON

- : 更 新
- : 新 設
- ▲ : 撤 去

016 大依

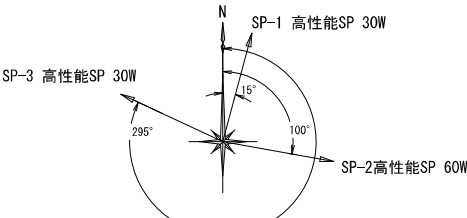


スピーカ方位図

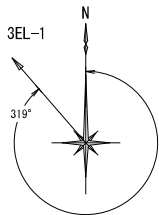

アンテナ方位図

※スピーカ・空中線配置については、現地調整により配置する。

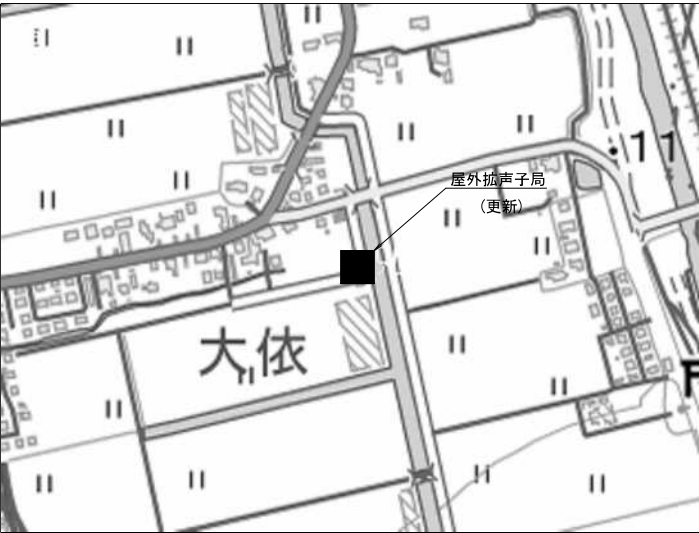

位置図 S=NON

- : 更 新
- : 新 設
- ▲ : 撤 去



株式会社 エイト日本技術開発


承認	設計	担当	

縮尺
NPS
設計年度
令和6年度


工事名称 令和5年度 神崎市防災行政無線更新実施設計業務委託
図面名称 屋外拡声子局設備配置図「013~016」

屋外拡声子局設備配置図「017~020」

017 駅ヶ里

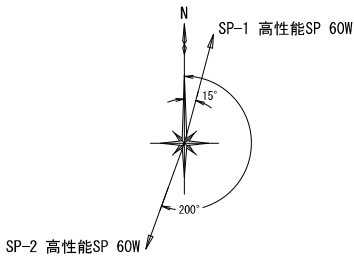

スピーカ方位図

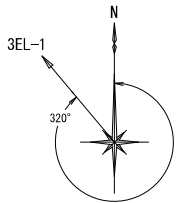

アンテナ方位図


※スピーカ・空中線配置については、現地調整により配置する。




位置図 S=NON

- : 更 新
- : 新 設
- ▲ : 撤 去

018 田道

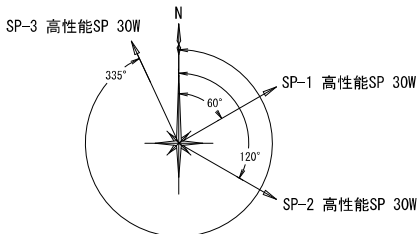

スピーカ方位図

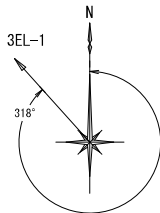

アンテナ方位図


※スピーカ・空中線配置については、現地調整により配置する。




位置図 S=NON

- : 更 新
- : 新 設
- ▲ : 撤 去

019 駅通り

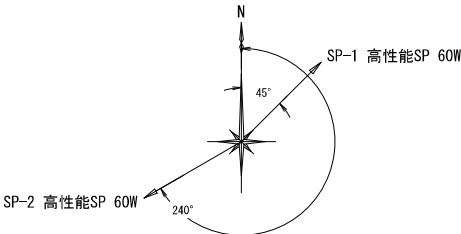

スピーカ方位図

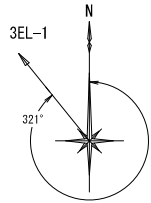

アンテナ方位図


※スピーカ・空中線配置については、現地調整により配置する。




位置図 S=NON

- : 更 新
- : 新 設
- ▲ : 撤 去

020 平ヶ里

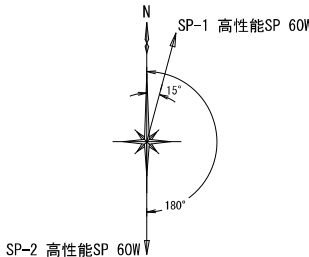

スピーカ方位図

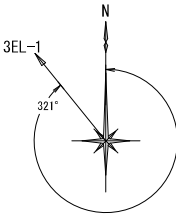

アンテナ方位図

※スピーカ・空中線配置については、現地調整により配置する。



位置図 S=NON

- : 更 新
- : 新 設
- ▲ : 撤 去



株式会社 エイト日本技術開発


承認	設計	担当

縮尺
NPS
設計年度
令和6年度


工事名称	令和5年度 神崎市防災行政無線更新実施設計業務委託
図面名称	屋外拡声子局設備配置図「017~020」

屋外拡声子局設備配置図「021~024」



021 横武

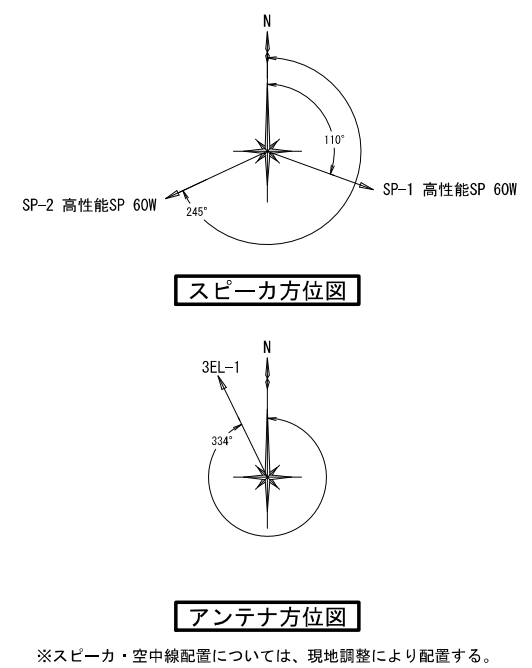



022 上六丁西郷小

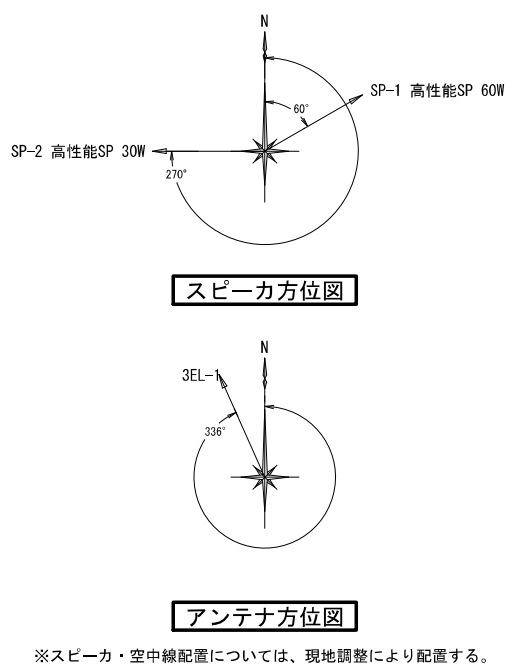

023 下六丁

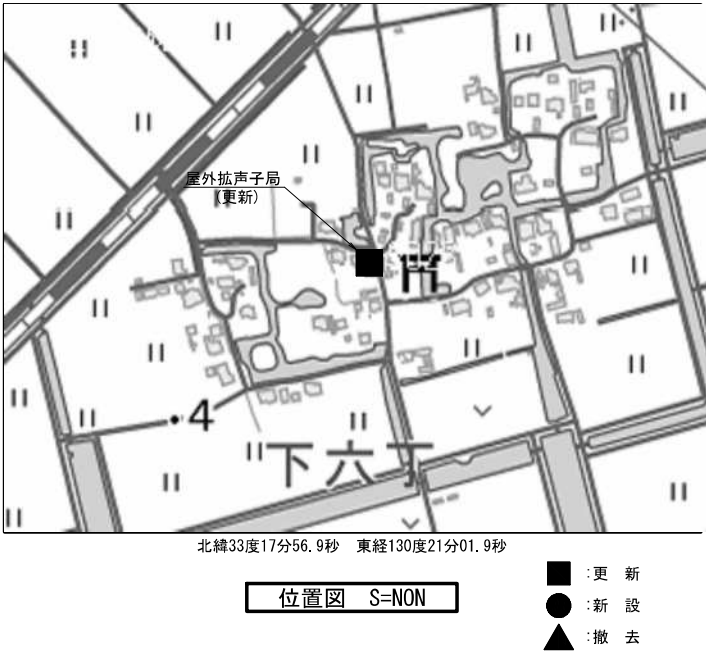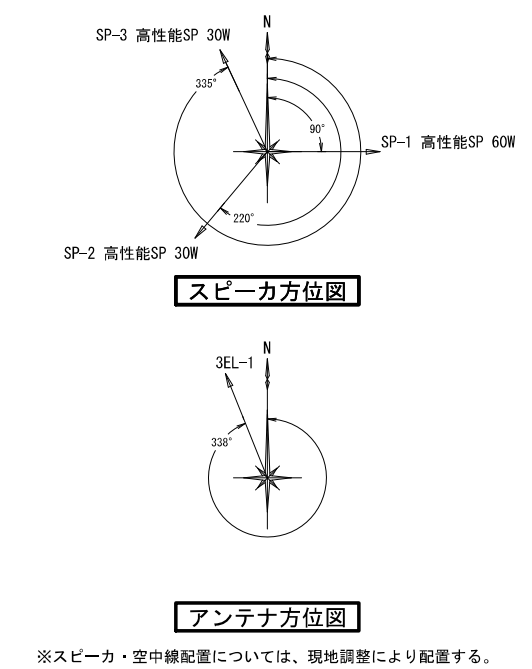

024 戸井土

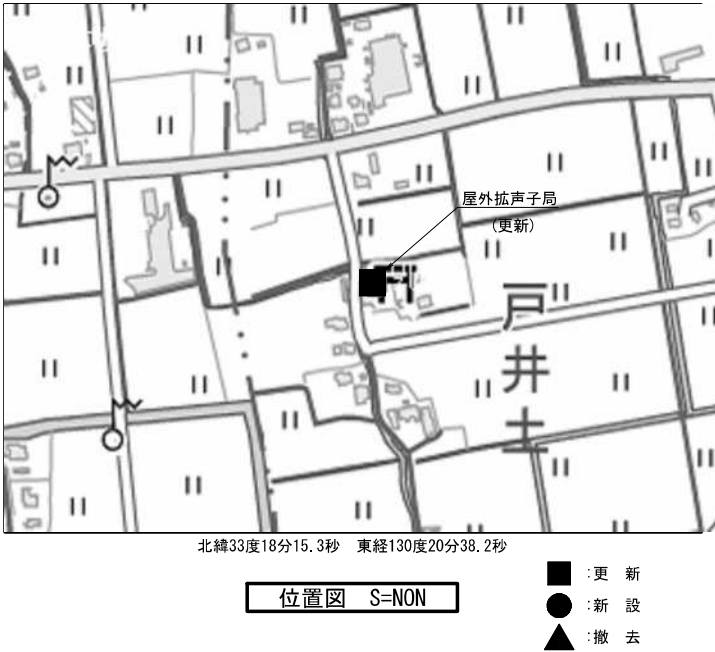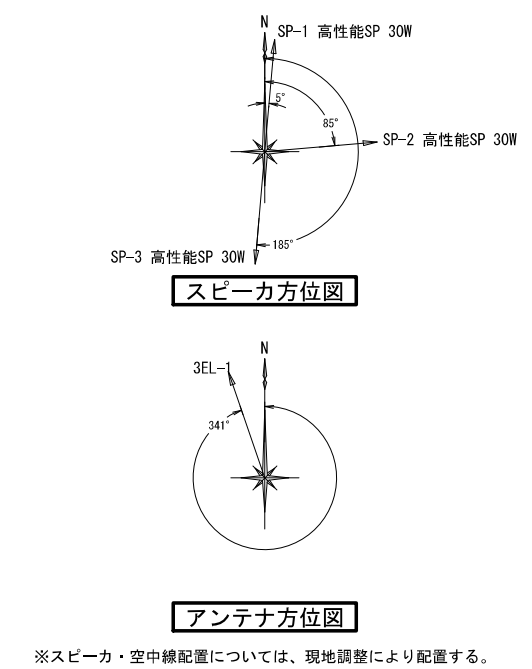



株式会社 エイト日本技術開発


承認	設計	担当	

縮尺
NPS
設計年度
令和6年度


工事名称 令和5年度 神崎市防災行政無線更新実施設計業務委託
図面名称 屋外拡声子局設備配置図「021~024」

屋外拡声子局設備配置図「025~028」

025 莞牟田 1

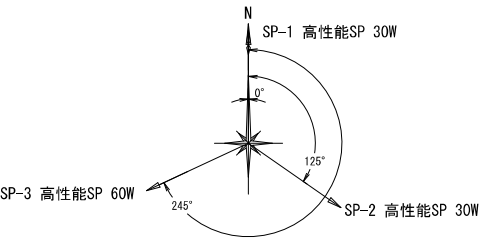

スピーカ方位図

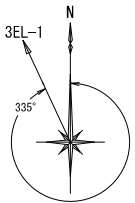

アンテナ方位図


※スピーカ・空中線配置については、現地調整により配置する。




位置図 S=NON

- : 更 新
- : 新 設
- ▲ : 撤 去

026 莞牟田 2

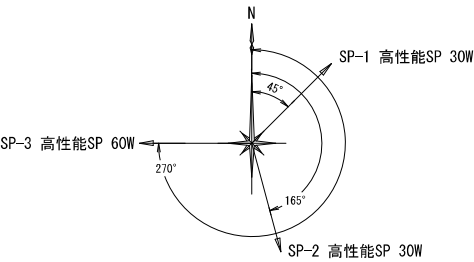

スピーカ方位図

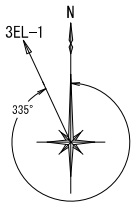

アンテナ方位図


※スピーカ・空中線配置については、現地調整により配置する。




位置図 S=NON

- : 更 新
- : 新 設
- ▲ : 撤 去

027 莞牟田 3

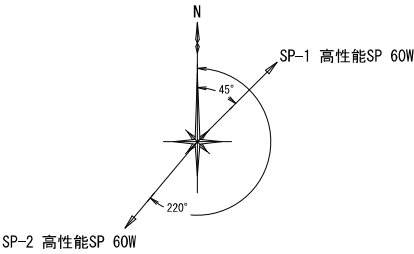

スピーカ方位図

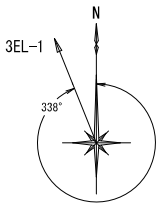

アンテナ方位図


※スピーカ・空中線配置については、現地調整により配置する。




位置図 S=NON

- : 更 新
- : 新 設
- ▲ : 撤 去

028 本告牟田

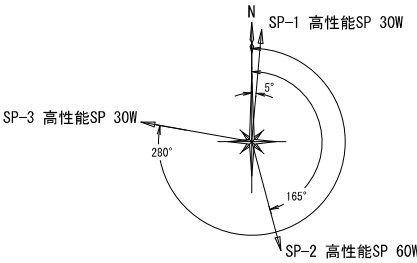


スピーカ方位図

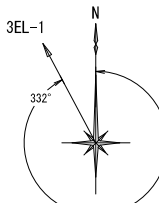

アンテナ方位図

※スピーカ・空中線配置については、現地調整により配置する。

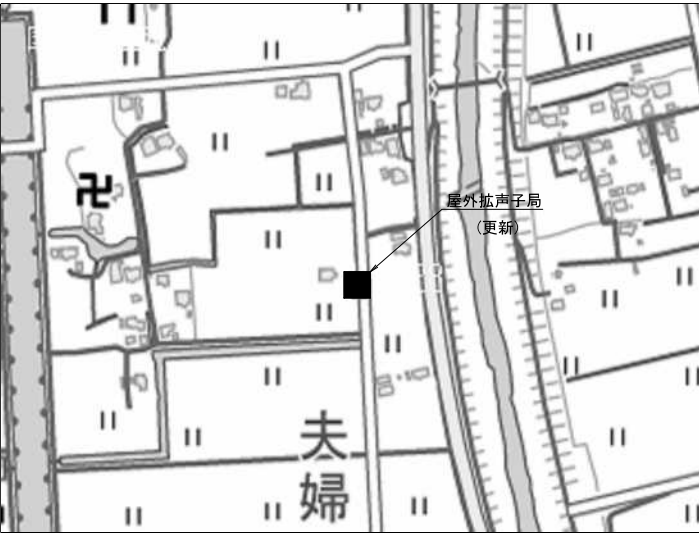

位置図 S=NON

- : 更 新
- : 新 設
- ▲ : 撤 去



株式会社 エイト日本技術開発


承認	設計	担当

縮尺
NPS
設計年度
令和6年度


工事名称	令和5年度 神崎市防災行政無線更新実施設計業務委託
図面名称	屋外拡声子局設備配置図「025~028」

屋外拡声子局設備配置図「029~032」

029 池辺田

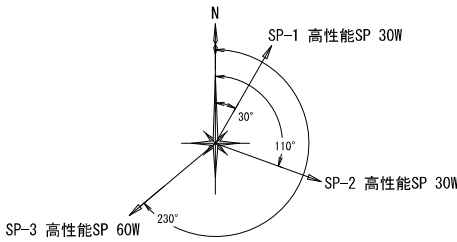

スピーカ方位図

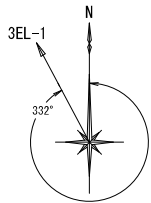

アンテナ方位図


※スピーカ・空中線配置については、現地調整により配置する。




位置図 S=NON

- : 更新
- : 新設
- ▲ : 撤去

030 鶴田

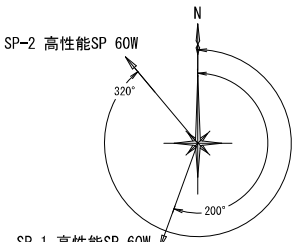

スピーカ方位図

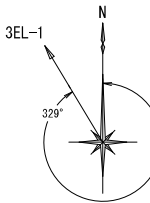

アンテナ方位図


※スピーカ・空中線配置については、現地調整により配置する。




位置図 S=NON

- : 更新
- : 新設
- ▲ : 撤去

031 姉川上分

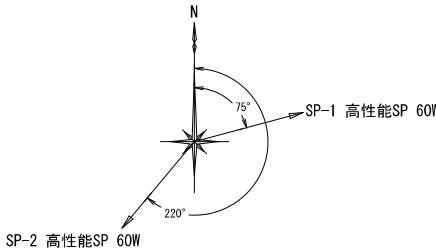


スピーカ方位図

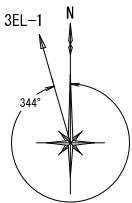

アンテナ方位図


※スピーカ・空中線配置については、現地調整により配置する。

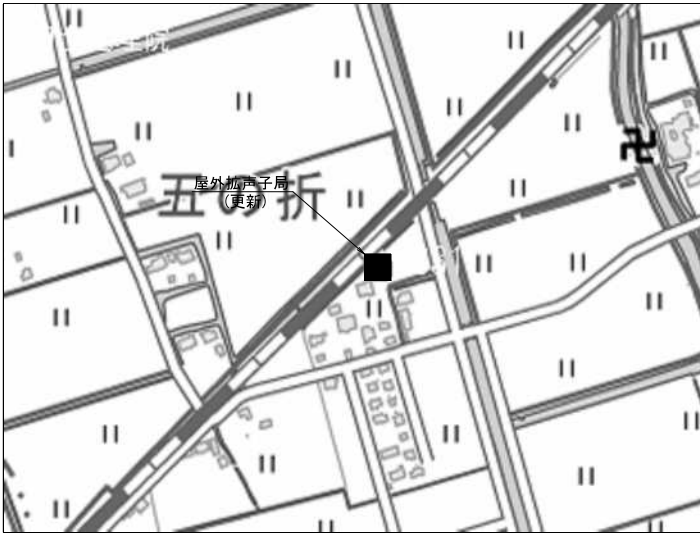


位置図 S=NON

- : 更新
- : 新設
- ▲ : 撤去

032 姉川下分

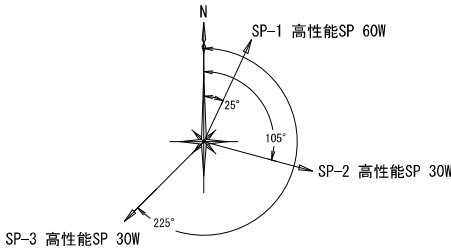

スピーカ方位図

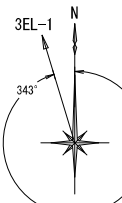

アンテナ方位図

※スピーカ・空中線配置については、現地調整により配置する。



位置図 S=NON

- : 更新
- : 新設
- ▲ : 撤去



株式会社 エイト日本技術開発


承認	設計	担当	

縮尺
NPS
設計年度
令和6年度


工事名称	令和5年度 神崎市防災行政無線更新実施設計業務委託
図面名称	屋外拡声子局設備配置図「029~032」

屋外拡声子局設備配置図「033~036」

033 姉川東分

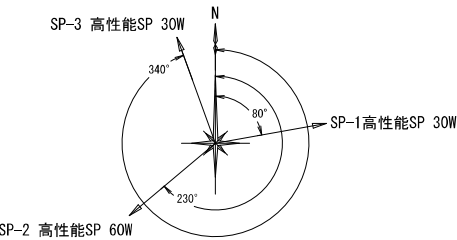

スピーカ方位図

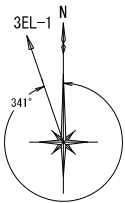

アンテナ方位図

※スピーカ・空中線配置については、現地調整により配置する。




北緯33度17分15.1秒 東経130度20分59.9秒


位置図 S=NON

- : 更新
- : 新設
- ▲ : 撤去

034 姉川西分

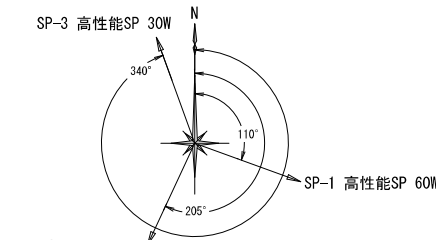

スピーカ方位図

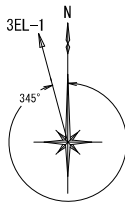

アンテナ方位図

※スピーカ・空中線配置については、現地調整により配置する。




北緯33度17分02.3秒 東経130度20分32.5秒


位置図 S=NON

- : 更新
- : 新設
- ▲ : 撤去

035 尾崎東分 1

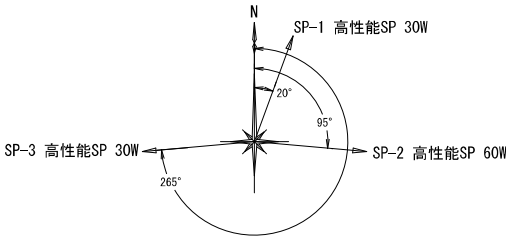

スピーカ方位図

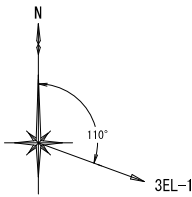

アンテナ方位図

※スピーカ・空中線配置については、現地調整により配置する。




北緯33度19分13.5秒 東経130度20分34.1秒


位置図 S=NON

- : 更新
- : 新設
- ▲ : 撤去

036 尾崎東分 2

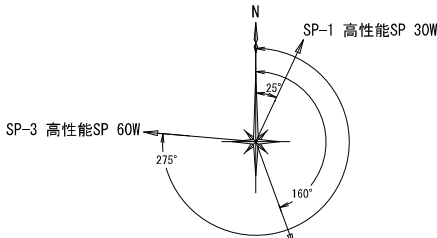

スピーカ方位図

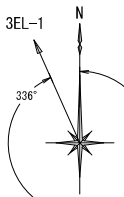

アンテナ方位図

※スピーカ・空中線配置については、現地調整により配置する。



北緯33度19分00.5秒 東経130度20分43.4秒

位置図 S=NON

- : 更新
- : 新設
- ▲ : 撤去



株式会社 エイト日本技術開発

承認	設計	担当


縮尺

NPS
設計年度
令和6年度


工事名称 令和5年度 神崎市防災行政無線更新実施設計業務委託
図面名称 屋外拡声子局設備配置図「033~036」

屋外拡声子局設備配置図「037~040」

037 尾崎東分 3

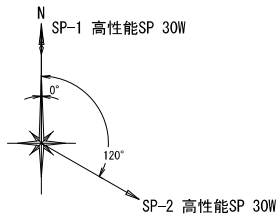

スピーカ方位図

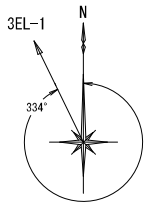

アンテナ方位図


※スピーカ・空中線配置については、現地調整により配置する。




位置図 S=NON

- : 更 新
- : 新 設
- ▲ : 撤 去

038 尾崎西分

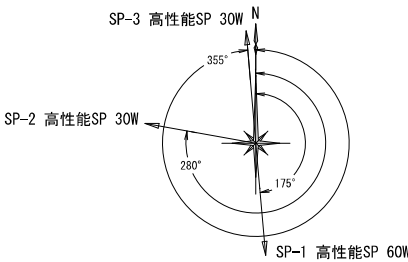


スピーカ方位図

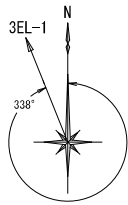

アンテナ方位図


※スピーカ・空中線配置については、現地調整により配置する。

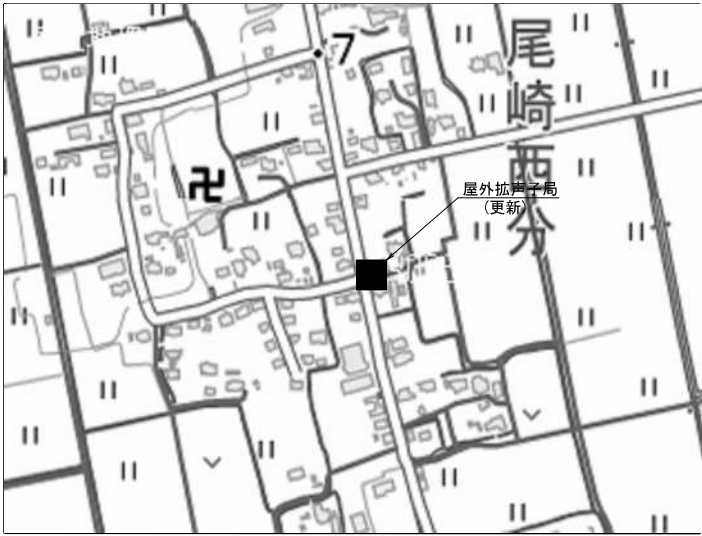


位置図 S=NON

- : 更 新
- : 新 設
- ▲ : 撤 去

039 岩田 1

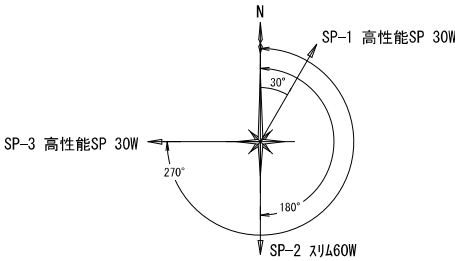

スピーカ方位図

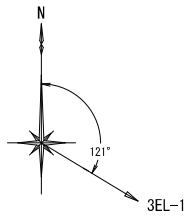

アンテナ方位図


※スピーカ・空中線配置については、現地調整により配置する。




位置図 S=NON

- : 更 新
- : 新 設
- ▲ : 撤 去

040 岩田 2

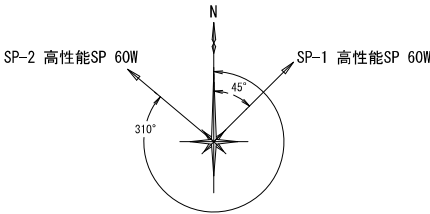

スピーカ方位図

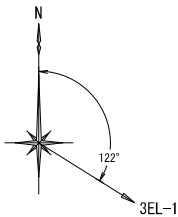

アンテナ方位図

※スピーカ・空中線配置については、現地調整により配置する。



位置図 S=NON

- : 更 新
- : 新 設
- ▲ : 撤 去



株式会社 エイト日本技術開発


承認	設計	担当	

縮尺
NPS
設計年度
令和6年度


工事名称	令和5年度 神崎市防災行政無線更新実施設計業務委託
図面名称	屋外拡声子局設備配置図「037~040」

屋外拡声子局設備配置図「041~044」

041 平山 1

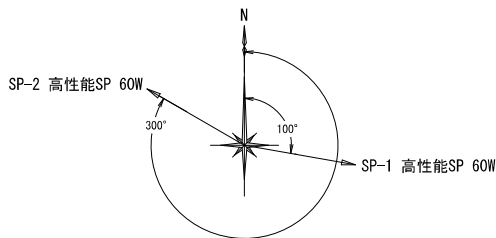

スピーカ方位図

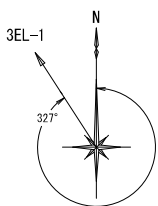

アンテナ方位図

※スピーカ・空中線配置については、現地調整により配置する。




北緯33度19分38.5秒 東経130度21分13.1秒


位置図 S=NON

- : 更 新
- : 新 設
- ▲ : 撤 去

042 平山 2

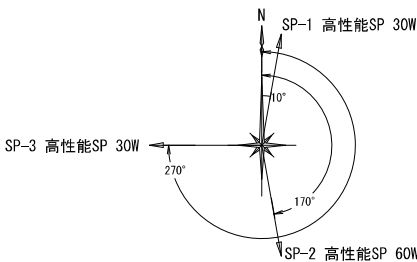

スピーカ方位図

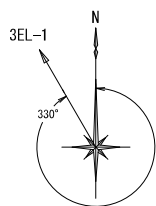

アンテナ方位図

※スピーカ・空中線配置については、現地調整により配置する。




北緯33度19分25.9秒 東経130度21分07.8秒


位置図 S=NON

- : 更 新
- : 新 設
- ▲ : 撤 去

043 猪面

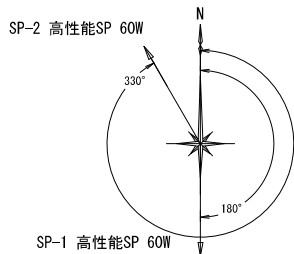

スピーカ方位図

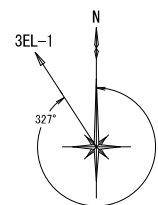

アンテナ方位図

※スピーカ・空中線配置については、現地調整により配置する。




北緯33度18分34.3秒 東経130度22分01.6秒


位置図 S=NON

- : 更 新
- : 新 設
- ▲ : 撤 去

044 伏部

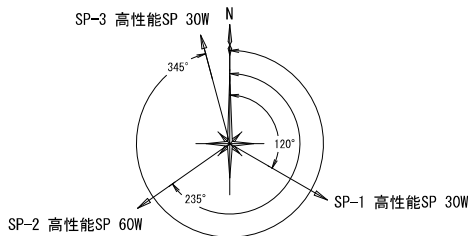

スピーカ方位図

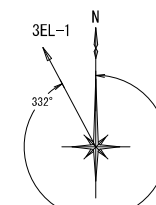

アンテナ方位図

※スピーカ・空中線配置については、現地調整により配置する。



北緯33度18分44.8秒 東経130度21分20.2秒

位置図 S=NON

- : 更 新
- : 新 設
- ▲ : 撤 去



株式会社 エイト日本技術開発


承認	設計	担当	

縮尺
NPS
設計年度
令和6年度


工事名称 令和5年度 神崎市防災行政無線更新実施設計業務委託
図面名称 屋外拡声子局設備配置図「041~044」

屋外拡声子局設備配置図「045~048」

045 利田

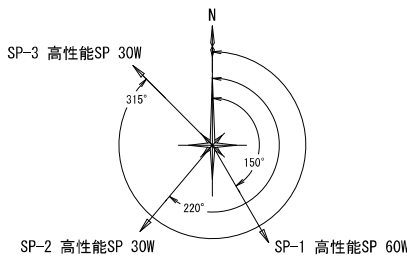

スピーカ方位図

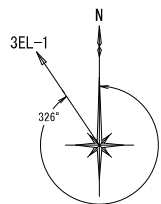

アンテナ方位図

※スピーカ・空中線配置については、現地調整により配置する。




北緯33度19分03.4秒 東経130度21分48秒


位置図 S=NON

- :更 新
- :新 設
- ▲ :撤 去

046 野寄

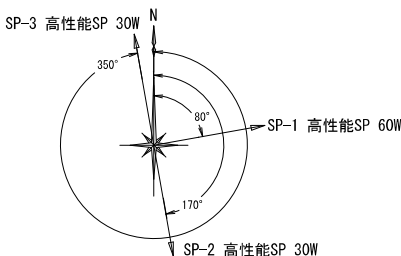

スピーカ方位図

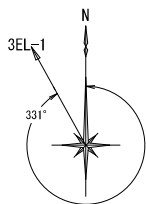

アンテナ方位図

※スピーカ・空中線配置については、現地調整により配置する。




北緯33度19分02.8秒 東経130度21分12.6秒


位置図 S=NON

- :更 新
- :新 設
- ▲ :撤 去

047 野田

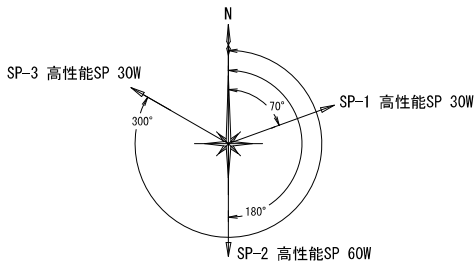

スピーカ方位図

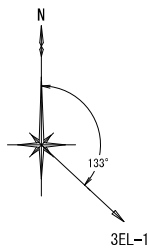

アンテナ方位図

※スピーカ・空中線配置については、現地調整により配置する。




北緯33度19分18.4秒 東経130度21分31.8秒


位置図 S=NON

- :更 新
- :新 設
- ▲ :撤 去

048 川寄

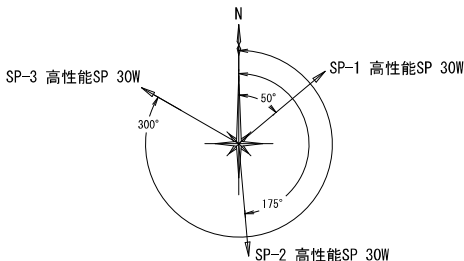

スピーカ方位図

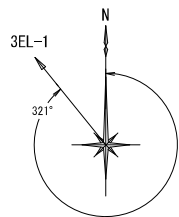

アンテナ方位図

※スピーカ・空中線配置については、現地調整により配置する。



北緯33度19分30.3秒 東経130度21分58.3秒

位置図 S=NON

- :更 新
- :新 設
- ▲ :撤 去



株式会社 エイト日本技術開発


承認	設計	担当	

縮尺
NPS
設計年度
令和6年度


工事名称 令和5年度 神埼市防災行政無線更新実施設計業務委託
図面名称 屋外拡声子局設備配置図「045~048」

屋外拡声子局設備配置図「049~052」

049 犬の目・鶴西

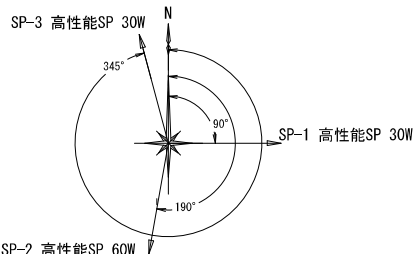

スピーカ方位図

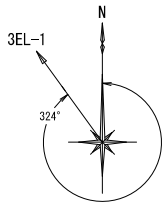

アンテナ方位図


※スピーカ・空中線配置については、現地調整により配置する。




位置図 S=NON

- : 更 新
- : 新 設
- ▲ : 撤 去

050 鶴西

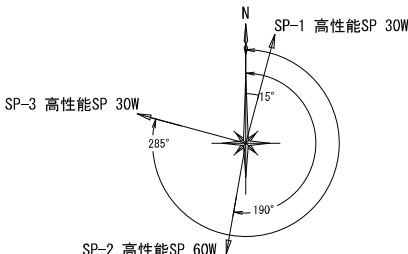

スピーカ方位図

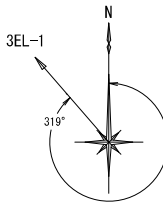

アンテナ方位図


※スピーカ・空中線配置については、現地調整により配置する。




位置図 S=NON

- : 更 新
- : 新 設
- ▲ : 撤 去

051 鶴東

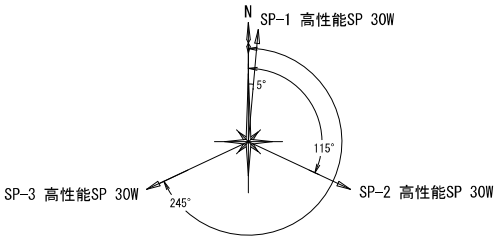

スピーカ方位図

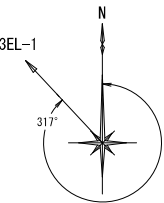

アンテナ方位図


※スピーカ・空中線配置については、現地調整により配置する。




位置図 S=NON

- : 更 新
- : 新 設
- ▲ : 撤 去

052 馬郡

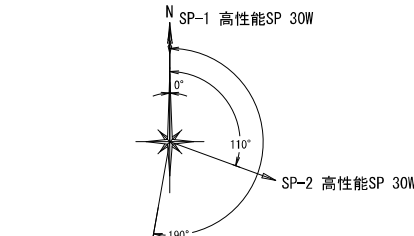

スピーカ方位図

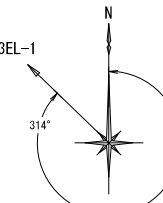

アンテナ方位図

※スピーカ・空中線配置については、現地調整により配置する。



位置図 S=NON

- : 更 新
- : 新 設
- ▲ : 撤 去



株式会社 エイト日本技術開発


承認	設計	担当	

縮尺
NPS
設計年度
令和6年度


工事名称	令和5年度 神崎市防災行政無線更新実施設計業務委託
図面名称	屋外拡声子局設備配置図「049~052」

屋外拡声子局設備配置図「053~056」

053 石井ヶ里

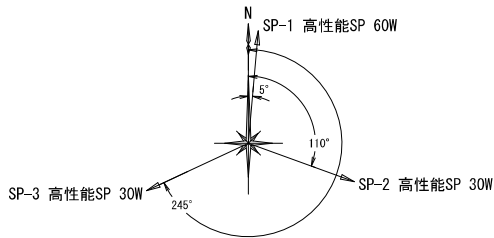

スピーカ方位図

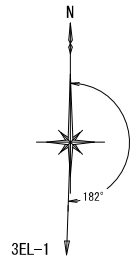

アンテナ方位図

※スピーカ・空中線配置については、現地調整により配置する。




北緯33度19分43.7秒 東経130度22分21.2秒


位置図 S=NON

- : 更新
- : 新設
- ▲ : 撤去

054 右原

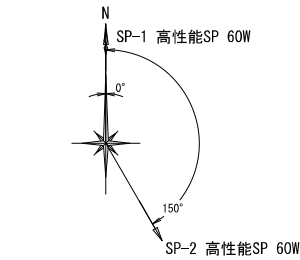

スピーカ方位図

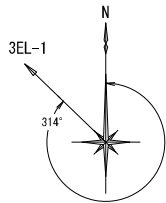

アンテナ方位図

※スピーカ・空中線配置については、現地調整により配置する。




北緯33度20分04.6秒 東経130度22分16.6秒


位置図 S=NON

- : 更新
- : 新設
- ▲ : 撤去

055 二子

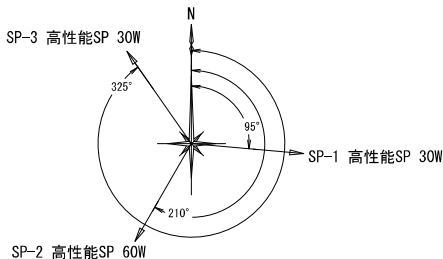


スピーカ方位図

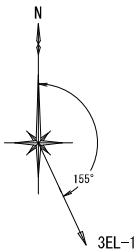

アンテナ方位図

※スピーカ・空中線配置については、現地調整により配置する。

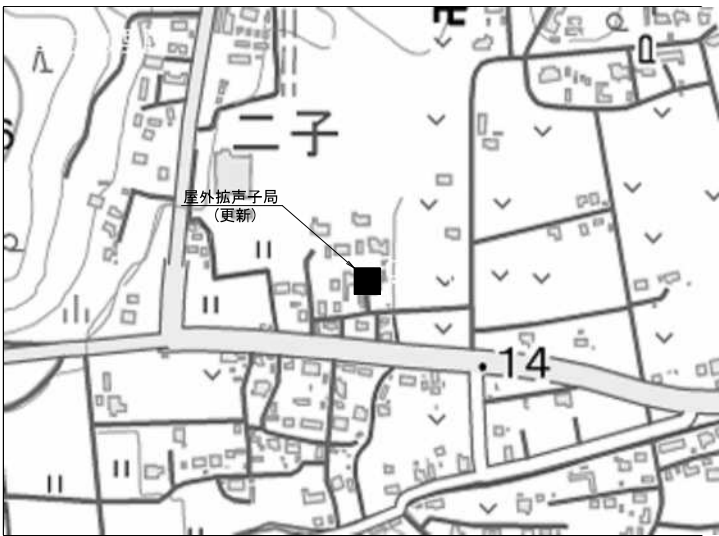


北緯33度19分39.4秒 東経130度21分46.6秒


位置図 S=NON

- : 更新
- : 新設
- ▲ : 撤去

056 八子

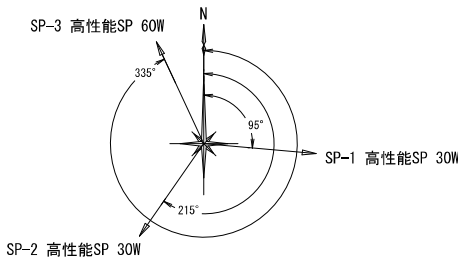

スピーカ方位図

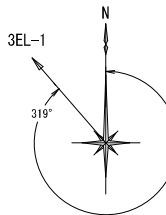

アンテナ方位図

※スピーカ・空中線配置については、現地調整により配置する。



北緯33度19分39.4秒 東経130度21分46.6秒

位置図 S=NON

- : 更新
- : 新設
- ▲ : 撤去



株式会社 エイト日本技術開発


承認	設計	担当	

縮尺
NPS
設計年度
令和6年度


工事名称 令和5年度 神崎市防災行政無線更新実施設計業務委託
図面名称 屋外拡声子局設備配置図「053~056」

屋外拡声子局設備配置図「057~060」

057 城原 1

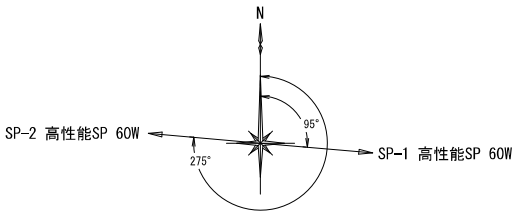

スピーカ方位図

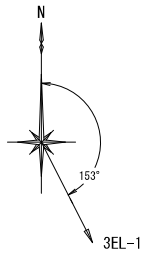

アンテナ方位図

※スピーカ・空中線配置については、現地調整により配置する。




北緯33度20分16.8秒 東経130度21分19.8秒


位置図 S=NON

- : 更 新
- : 新 設
- ▲ : 撤 去

058 城原 2

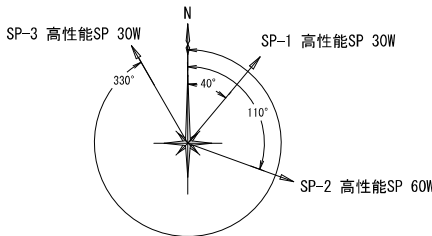

スピーカ方位図

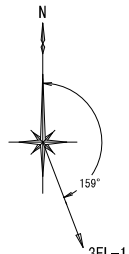

アンテナ方位図

※スピーカ・空中線配置については、現地調整により配置する。




北緯33度20分06.6秒 東経130度21分38.8秒


位置図 S=NON

- : 更 新
- : 新 設
- ▲ : 撤 去

059 朝日 1

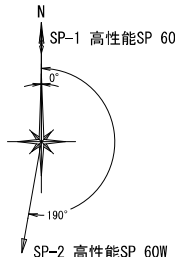

スピーカ方位図

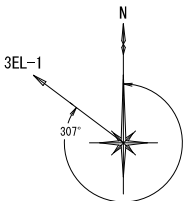

アンテナ方位図

※スピーカ・空中線配置については、現地調整により配置する。




北緯33度20分57.6秒 東経130度21分50.2秒

位置図 S=NON

- : 更 新
- : 新 設
- ▲ : 撤 去

060 朝日 2

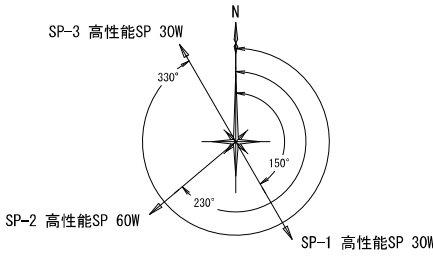

スピーカ方位図



アンテナ方位図

※スピーカ・空中線配置については、現地調整により配置する。



北緯33度20分40.3秒 東経130度21分48秒

位置図 S=NON

- : 更 新
- : 新 設
- ▲ : 撤 去



株式会社 エイト日本技術開発


承認	設計	担当

縮尺
NPS
設計年度
令和6年度


工事名称	令和5年度 神崎市防災行政無線更新実施設計業務委託
図面名称	屋外拡声子局設備配置図「057~060」

屋外拡声子局設備配置図「061~064」

061 竹原

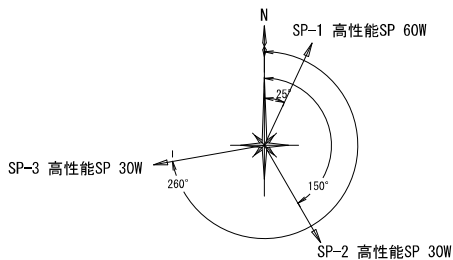

スピーカ方位図

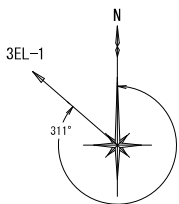

アンテナ方位図


※スピーカ・空中線配置については、現地調整により配置する。




位置図 S=NON

- :更 新
- :新 設
- ▲ :撤 去

062 志波屋 1

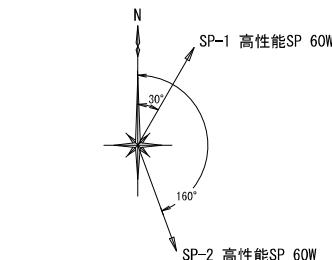

スピーカ方位図

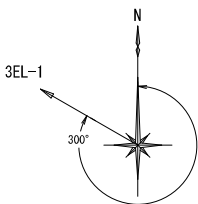

アンテナ方位図


※スピーカ・空中線配置については、現地調整により配置する。




位置図 S=NON

- :更 新
- :新 設
- ▲ :撤 去

063 志波屋 2

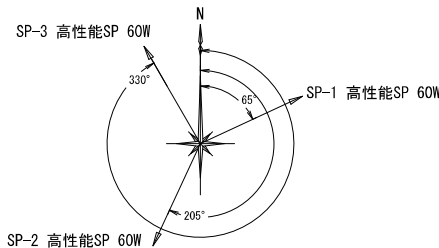

スピーカ方位図

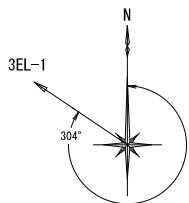

アンテナ方位図

※追加増幅装置 1台


※スピーカ・空中線配置については、現地調整により配置する。



位置図 S=NON

- :更 新
- :新 設
- ▲ :撤 去

064 三谷

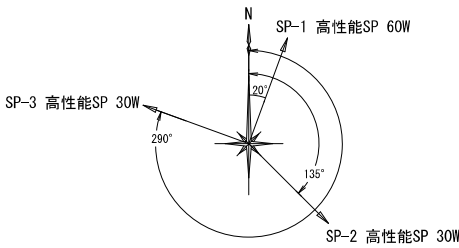


スピーカ方位図



アンテナ方位図

※スピーカ・空中線配置については、現地調整により配置する。

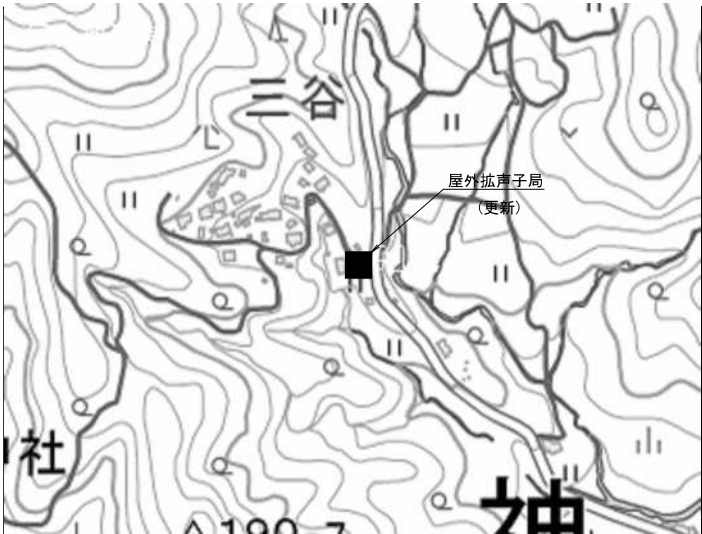

位置図 S=NON

- :更 新
- :新 設
- ▲ :撤 去



株式会社 エイト日本技術開発


承認	設計	担当

縮尺
NPS
設計年度
令和6年度


工事名称 令和5年度 神崎市防災行政無線更新実施設計業務委託
図面名称 屋外拡声子局設備配置図「061~064」

屋外拡声子局設備配置図「065~068」

065 東山

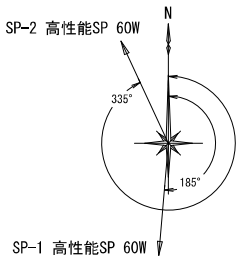

スピーカ方位図

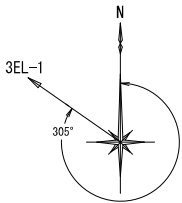

アンテナ方位図


※スピーカ・空中線配置については、現地調整により配置する。




位置図 S=NON

- : 更新
- : 新設
- ▲ : 撤去

066 的1

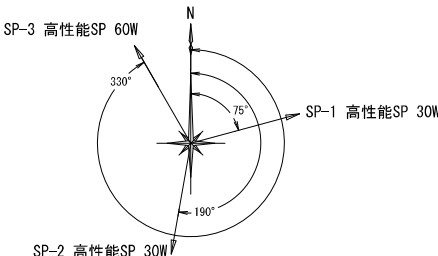

スピーカ方位図

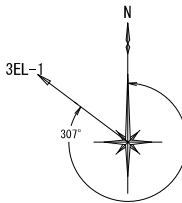

アンテナ方位図


※スピーカ・空中線配置については、現地調整により配置する。




位置図 S=NON

- : 更新
- : 新設
- ▲ : 撤去

067 的2

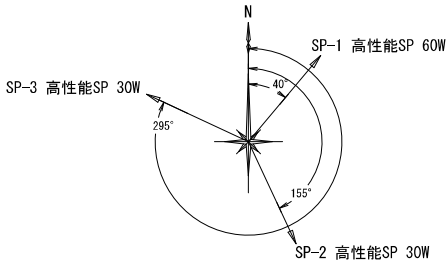

スピーカ方位図

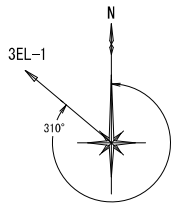

アンテナ方位図


※スピーカ・空中線配置については、現地調整により配置する。



位置図 S=NON

- : 更新
- : 新設
- ▲ : 撤去

068 小淵

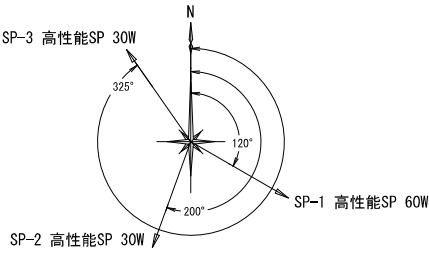

スピーカ方位図



アンテナ方位図

※スピーカ・空中線配置については、現地調整により配置する。



位置図 S=NON

- : 更新
- : 新設
- ▲ : 撤去



株式会社 エイト日本技術開発


承認	設計	担当	

縮尺
NPS
設計年度
令和6年度


工事名称	令和5年度 神崎市防災行政無線更新実施設計業務委託
図面名称	屋外拡声子局設備配置図「065~068」

屋外拡声子局設備配置図「069~072」

069 仁比山

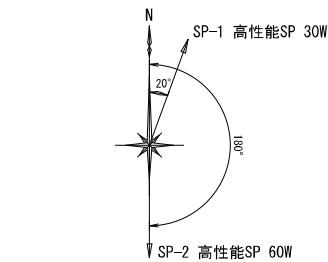


スピーカ方位図

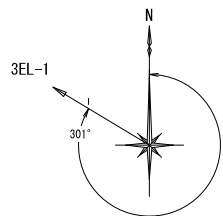

アンテナ方位図


※スピーカ・空中線配置については、現地調整により配置する。

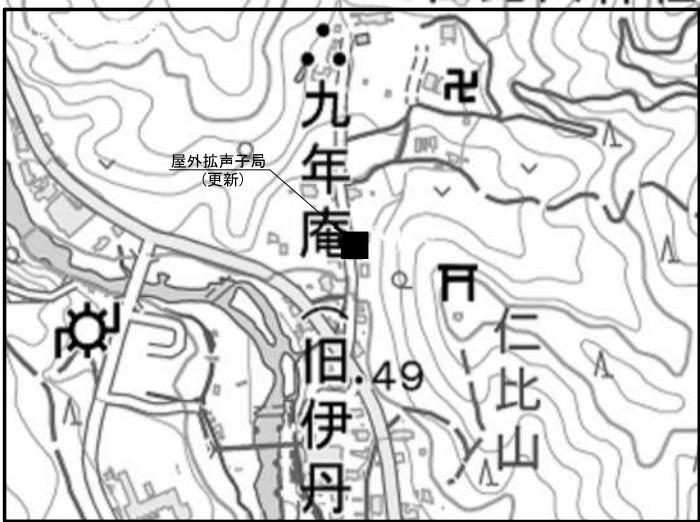


位置図 S=NON

- : 更 新
- : 新 設
- ▲ : 撤 去

070 千代田支所

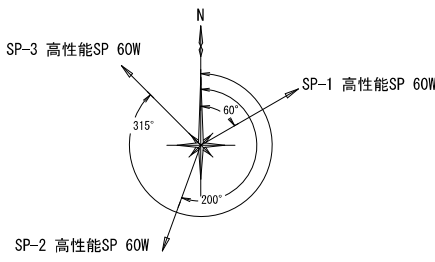

スピーカ方位図

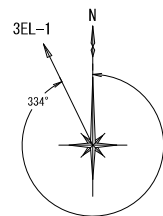

アンテナ方位図

※追加増幅装置 1台


※スピーカ・空中線配置については、現地調整により配置する。




位置図 S=NON

- : 更 新
- : 新 設
- ▲ : 撤 去

071 黒津 1

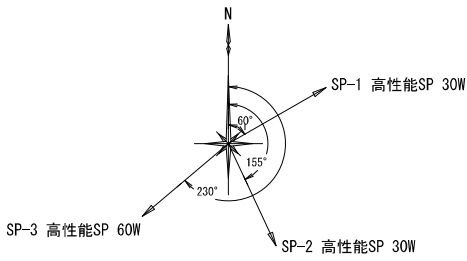

スピーカ方位図

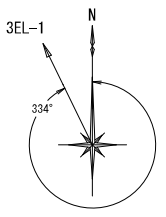

アンテナ方位図


※スピーカ・空中線配置については、現地調整により配置する。




位置図 S=NON

- : 更 新
- : 新 設
- ▲ : 撤 去

072 黒津 2

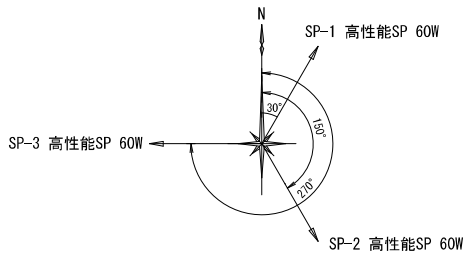

スピーカ方位図

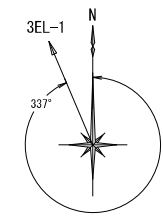

アンテナ方位図

※追加増幅装置 1台

※スピーカ・空中線配置については、現地調整により配置する。



位置図 S=NON

- : 更 新
- : 新 設
- ▲ : 撤 去



株式会社 エイト日本技術開発

承認	設計	担当	


縮尺
NPS
設計年度
令和6年度

工事名称	令和5年度 神崎市防災行政無線更新実施設計業務委託
図面名称	屋外拡声子局設備配置図「069~072」


No. 088

屋外拡声子局設備配置図「073~076」

073 崎村 1

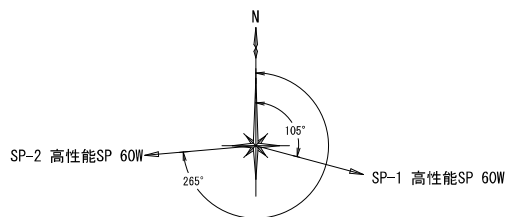


スピーカ方位図

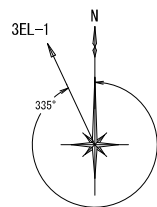

アンテナ方位図


※スピーカ・空中線配置については、現地調整により配置する。

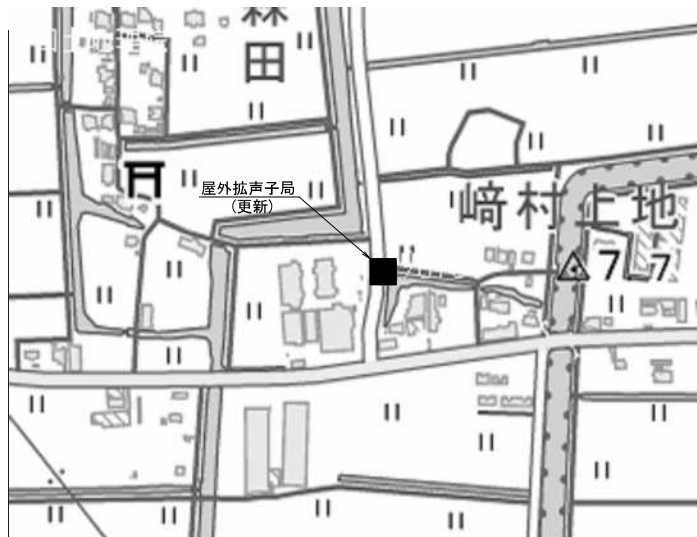


位置図 S=NON

- :更新
- :新 設
- ▲ :撤 去

074 崎村 2

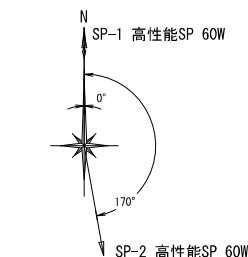


スピーカ方位図

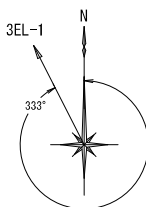

アンテナ方位図


※スピーカ・空中線配置については、現地調整により配置する。

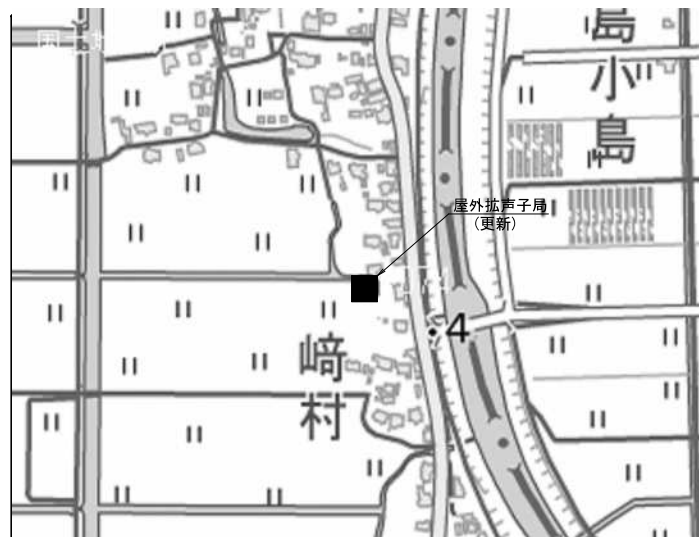


位置図 S=NON

- :更新
- :新 設
- ▲ :撤 去

075 下神代

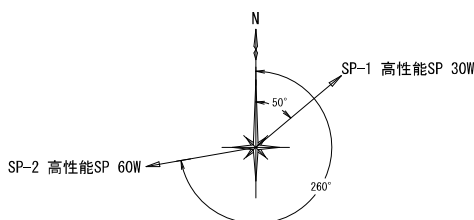

スピーカ方位図

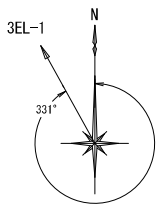

アンテナ方位図


※スピーカ・空中線配置については、現地調整により配置する。




位置図 S=NON

- :更新
- :新 設
- ▲ :撤 去

076 上神代

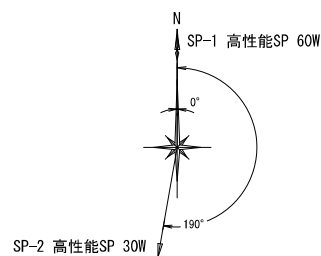

スピーカ方位図

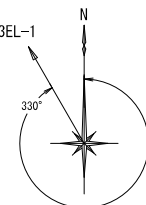

アンテナ方位図

※スピーカ・空中線配置については、現地調整により配置する。



位置図 S=NON

- :更新
- :新 設
- ▲ :撤 去



株式会社 エイト日本技術開発

承認 設計 担当

縮尺

NPS

設計年度

令和5年度


工事名称 令和5年度 神埼市防災行政無線更新実施設計業務委託

図面名称 屋外拡声子局設備配置図「073~076」


No. 089

屋外拡声子局設備配置図「077~080」

077 快樂

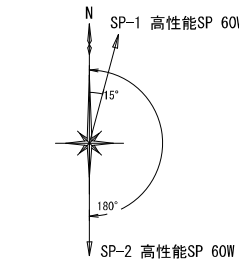

スピーカ方位図

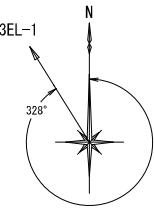

アンテナ方位図

※スピーカ・空中線配置については、現地調整により配置する。




北緯33度15分58秒 東経130度23分47.1秒


位置図 S=NON

- : 更 新
- : 新 設
- ▲ : 撤 去

078 渡瀬

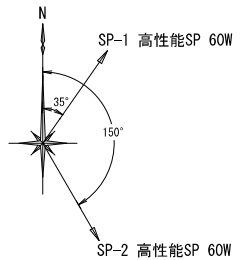

スピーカ方位図

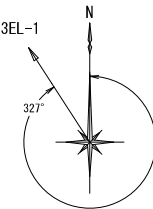

アンテナ方位図

※スピーカ・空中線配置については、現地調整により配置する。




北緯33度16分27.7秒 東経130度23分38.4秒


位置図 S=NON

- : 更 新
- : 新 設
- ▲ : 撤 去

079 龍尾

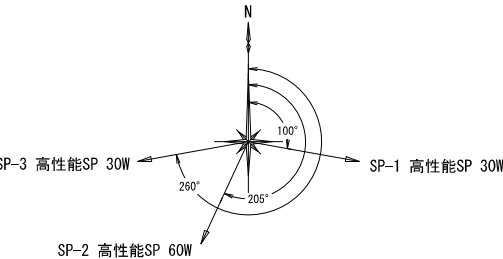

スピーカ方位図

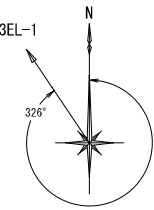

アンテナ方位図

※スピーカ・空中線配置については、現地調整により配置する。




移設元 : 北緯33度16分25.8秒 東経130度23分59.3秒
移設先 : 北緯33度16分24.2秒 東経130度23分58.8秒


位置図 S=NON

- : 更 新
- : 新 設
- ▲ : 撤 去

080 柳島

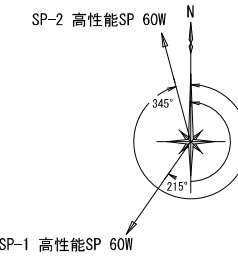

スピーカ方位図

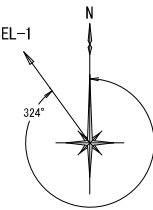

アンテナ方位図

※スピーカ・空中線配置については、現地調整により配置する。



北緯33度16分12.2秒 東経130度24分26.5秒

位置図 S=NON

- : 更 新
- : 新 設
- ▲ : 撤 去



株式会社 エイト日本技術開発


承認	設計	担当	

縮尺
NPS
設計年度
令和6年度


工事名称	令和5年度 神崎市防災行政無線更新実施設計業務委託
図面名称	屋外拡声子局設備配置図「077~080」

屋外拡声子局設備配置図「081~084」

081 大島

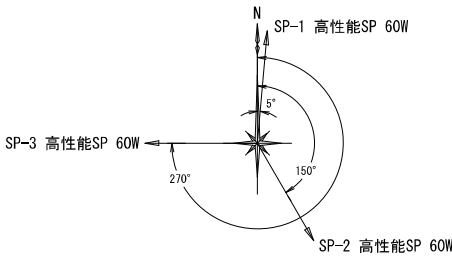

スピーカ方位図

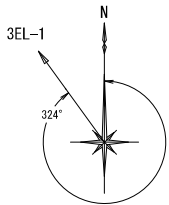

アンテナ方位図

※追加増幅装置 1台


※スピーカ・空中線配置については、現地調整により配置する。




位置図 S=NON

- : 更 新
- : 新 設
- ▲ : 撤 去

082 迎島

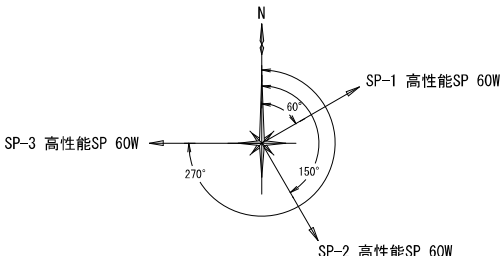

スピーカ方位図

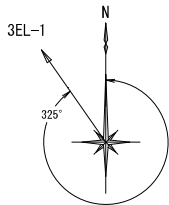

アンテナ方位図

※追加増幅装置 1台


※スピーカ・空中線配置については、現地調整により配置する。




位置図 S=NON

- : 更 新
- : 新 設
- ▲ : 撤 去

083 出来島

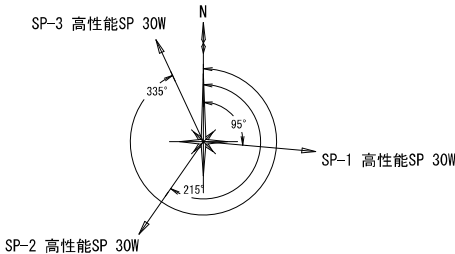

スピーカ方位図

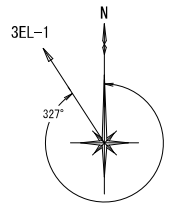

アンテナ方位図


※スピーカ・空中線配置については、現地調整により配置する。




位置図 S=NON

- : 更 新
- : 新 設
- ▲ : 撤 去

084 中津

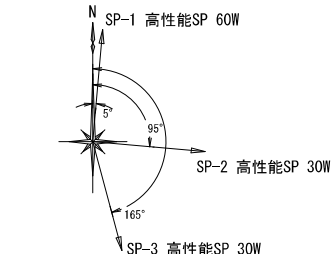

スピーカ方位図

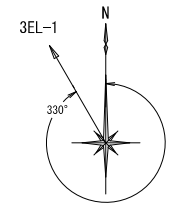

アンテナ方位図

※スピーカ・空中線配置については、現地調整により配置する。



位置図 S=NON

- : 更 新
- : 新 設
- ▲ : 撤 去



株式会社 エイト日本技術開発


承認	設計	担当

縮尺
NPS
設計年度
令和6年度


工事名称	令和5年度 神崎市防災行政無線更新実施設計業務委託
図面名称	屋外拡声子局設備配置図「081~084」

屋外拡声子局設備配置図「085~088」

085 大野

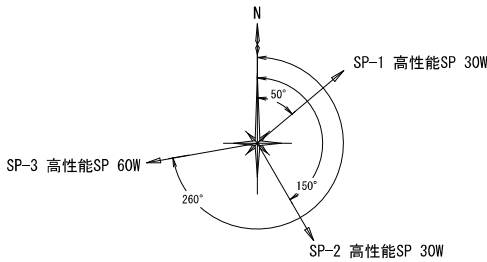

スピーカ方位図

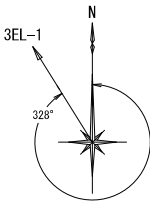

アンテナ方位図


※スピーカ・空中線配置については、現地調整により配置する。




位置図 S=NON

- : 更 新
- : 新 設
- ▲ : 撤 去

086 用作

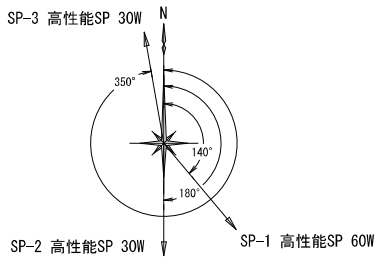


スピーカ方位図

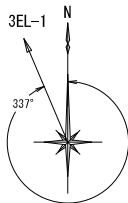

アンテナ方位図


※スピーカ・空中線配置については、現地調整により配置する。

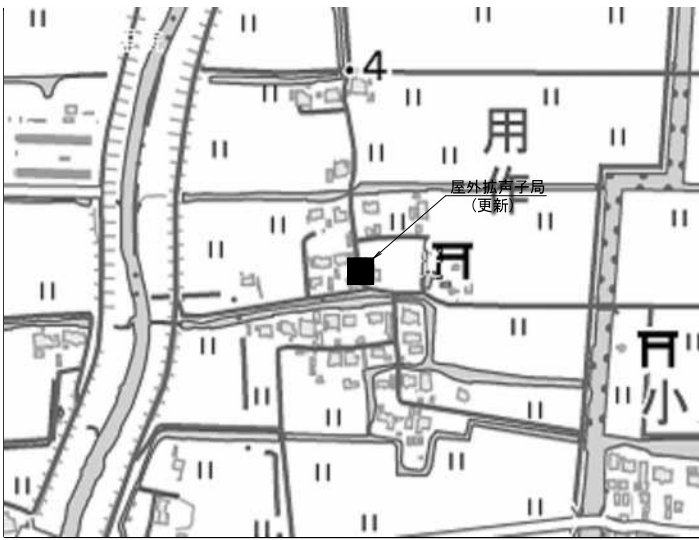


位置図 S=NON

- : 更 新
- : 新 設
- ▲ : 撤 去

087 柴尾

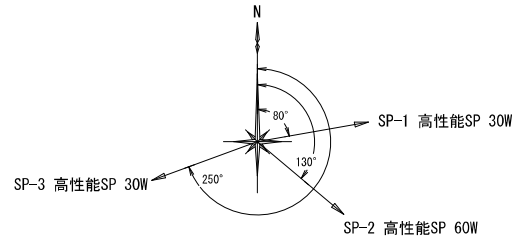

スピーカ方位図

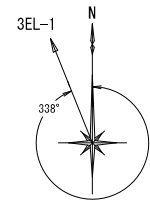

アンテナ方位図


※スピーカ・空中線配置については、現地調整により配置する。




位置図 S=NON

- : 更 新
- : 新 設
- ▲ : 撤 去

088 小森田

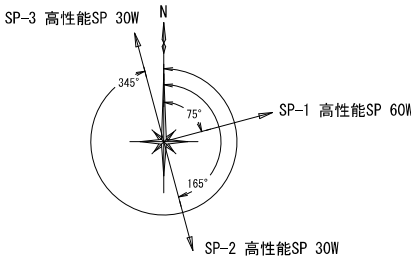

スピーカ方位図

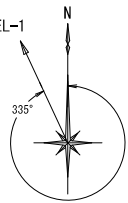

アンテナ方位図

※スピーカ・空中線配置については、現地調整により配置する。



位置図 S=NON

- : 更 新
- : 新 設
- ▲ : 撤 去



株式会社 エイト日本技術開発


承認	設計	担当	

縮尺
NPS
設計年度
令和6年度


工事名称	令和5年度 神崎市防災行政無線更新実施設計業務委託
図面名称	屋外拡声子局設備配置図「085~088」

屋外拡声子局設備配置図「089~092」

089 上直鳥

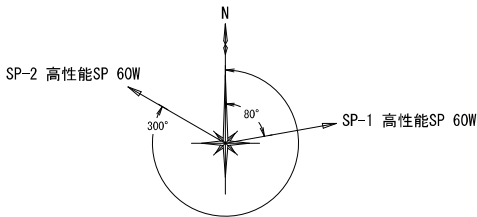


スピーカ方位図

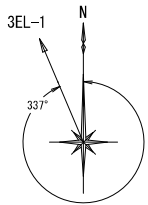

アンテナ方位図


※スピーカ・空中線配置については、現地調整により配置する。

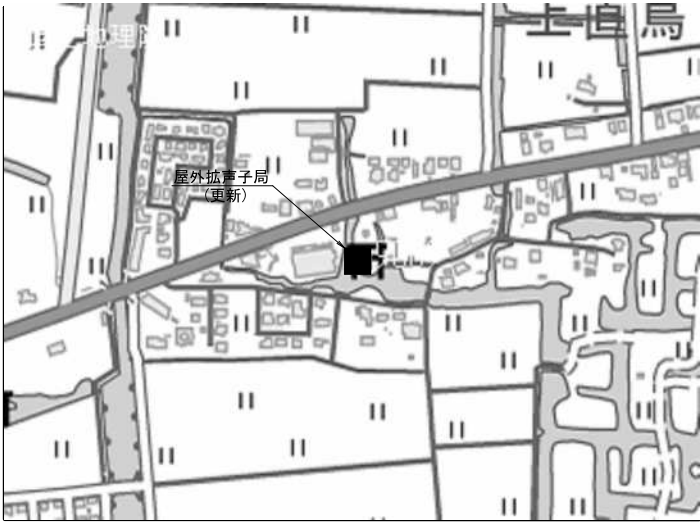


位置図 S=NON

- : 更 新
- : 新 設
- ▲ : 撤 去

090 下直鳥

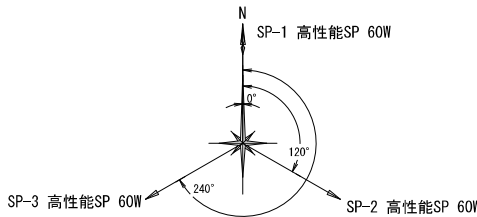

スピーカ方位図

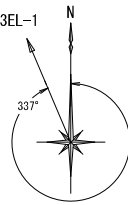

アンテナ方位図

※追加増幅装置 1台


※スピーカ・空中線配置については、現地調整により配置する。




位置図 S=NON

- : 更 新
- : 新 設
- ▲ : 撤 去

091 姉

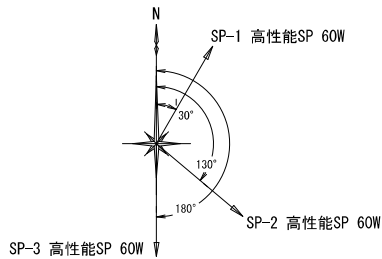

スピーカ方位図

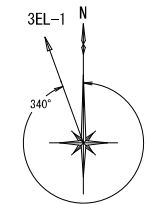

アンテナ方位図

※追加増幅装置 1台


※スピーカ・空中線配置については、現地調整により配置する。




位置図 S=NON

- : 更 新
- : 新 設
- ▲ : 撤 去

092 乙南里

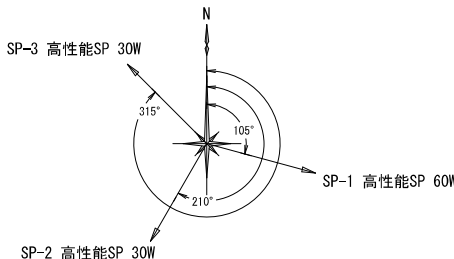

スピーカ方位図

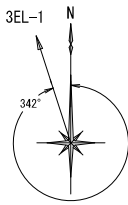

アンテナ方位図

※スピーカ・空中線配置については、現地調整により配置する。



位置図 S=NON

- : 更 新
- : 新 設
- ▲ : 撤 去



株式会社 エイト日本技術開発


承認	設計	担当	

縮尺
NPS
設計年度
令和6年度


工事名称	令和5年度 神崎市防災行政無線更新実施設計業務委託
図面名称	屋外拡声子局設備配置図「089~092」

屋外拡声子局設備配置図「093~096」

093 新宿

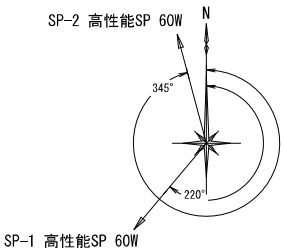

スピーカ方位図

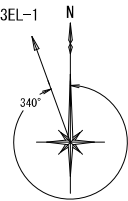

アンテナ方位図


※スピーカ・空中線配置については、現地調整により配置する。




位置図 S=NON

- : 更 新
- : 新 設
- ▲ : 撤 去

094 大石

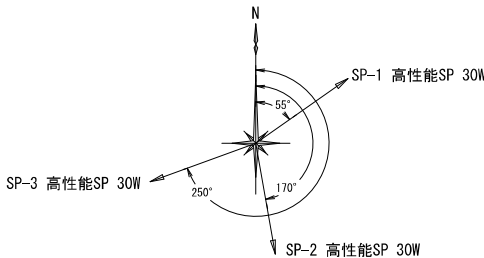

スピーカ方位図

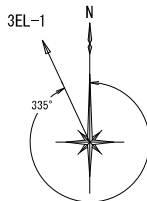

アンテナ方位図


※スピーカ・空中線配置については、現地調整により配置する。




位置図 S=NON

- : 更 新
- : 新 設
- ▲ : 撤 去

095 下黒井

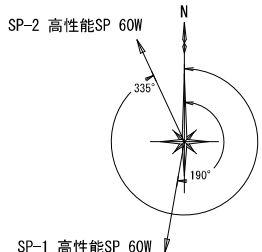

スピーカ方位図

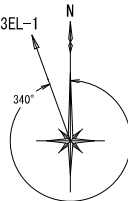

アンテナ方位図


※スピーカ・空中線配置については、現地調整により配置する。




位置図 S=NON

- : 更 新
- : 新 設
- ▲ : 撤 去

096 上黒井

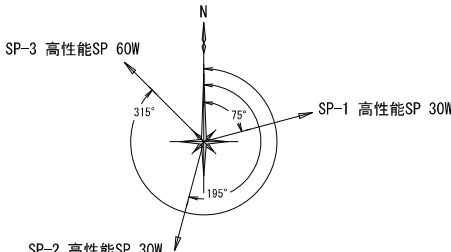

スピーカ方位図

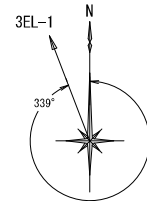

アンテナ方位図

※スピーカ・空中線配置については、現地調整により配置する。



位置図 S=NON

- : 更 新
- : 新 設
- ▲ : 撤 去



株式会社 エイト日本技術開発


承認	設計	担当	

縮尺
NPS
設計年度
令和6年度


工事名称 令和5年度 神崎市防災行政無線更新実施設計業務委託
図面名称 屋外拡声子局設備配置図「093~096」

屋外拡声子局設備配置図「097~100」

097 十条

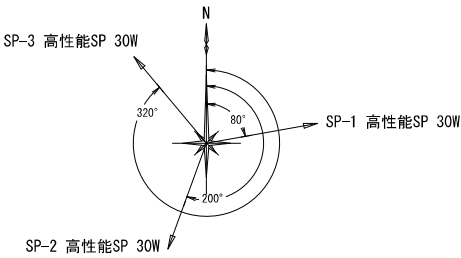

スピーカ方位図

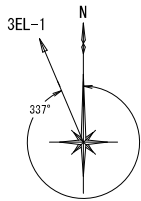

アンテナ方位図

※スピーカ・空中線配置については、現地調整により配置する。




北緯33度16分55.6秒 東経130度21分45秒


位置図 S=NON

- : 更 新
- : 新 設
- ▲ : 撤 去

098 嘉納

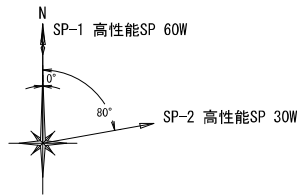

スピーカ方位図

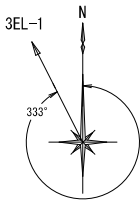

アンテナ方位図

※スピーカ・空中線配置については、現地調整により配置する。




北緯33度16分55.1秒 東経130度22分21.3秒


位置図 S=NON

- : 更 新
- : 新 設
- ▲ : 撤 去

099 丙太田

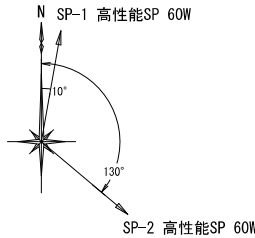

スピーカ方位図

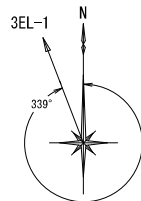

アンテナ方位図

※スピーカ・空中線配置については、現地調整により配置する。




北緯33度16分41.4秒 東経130度22分32.6秒


位置図 S=NON

- : 更 新
- : 新 設
- ▲ : 撤 去

100 丁太田

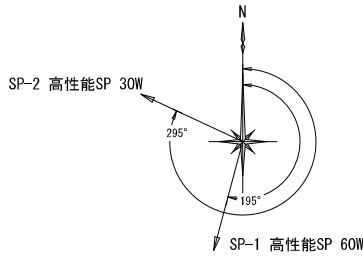

スピーカ方位図

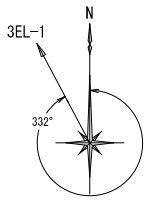

アンテナ方位図

※スピーカ・空中線配置については、現地調整により配置する。



北緯33度16分13.3秒 東経130度22分57秒

位置図 S=NON

- : 更 新
- : 新 設
- ▲ : 撤 去



株式会社 エイト日本技術開発

承認	設計	担当	


縮尺
NPS
設計年度
令和6年度

工事名称	令和5年度 神崎市防災行政無線更新実施設計業務委託
図面名称	屋外拡声子局設備配置図「097~100」


No. 095

屋外拡声子局設備配置図「101~104」

101 上地

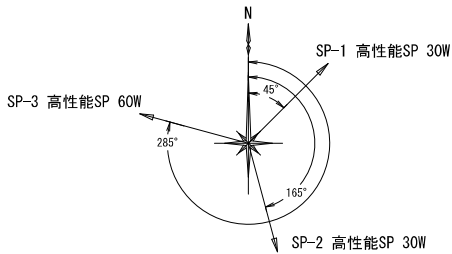


スピーカ方位図

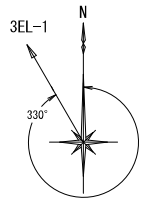

アンテナ方位図

※スピーカ・空中線配置については、現地調整により配置する。

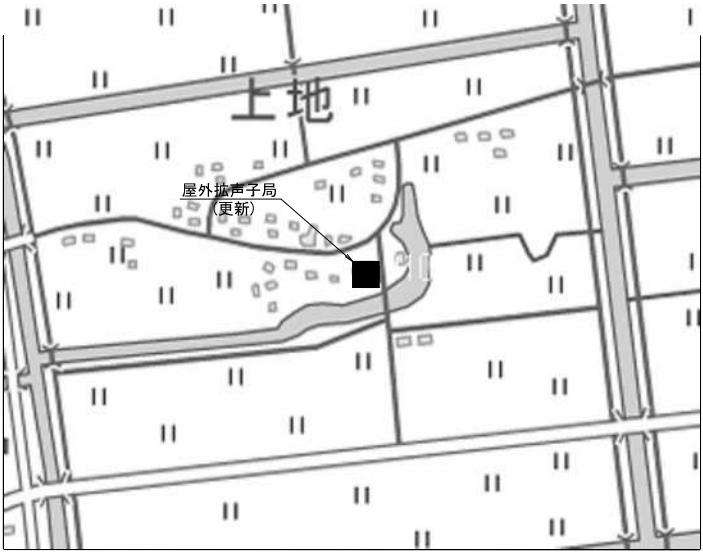


北緯33度16分13.3秒 東経130度23分13.3秒


位置図 S=NON

- : 更 新
- : 新 設
- ▲ : 撤 去

102 詫東

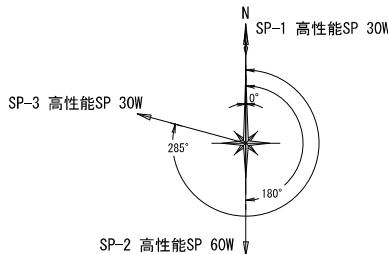


スピーカ方位図

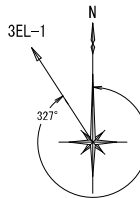

アンテナ方位図

※スピーカ・空中線配置については、現地調整により配置する。

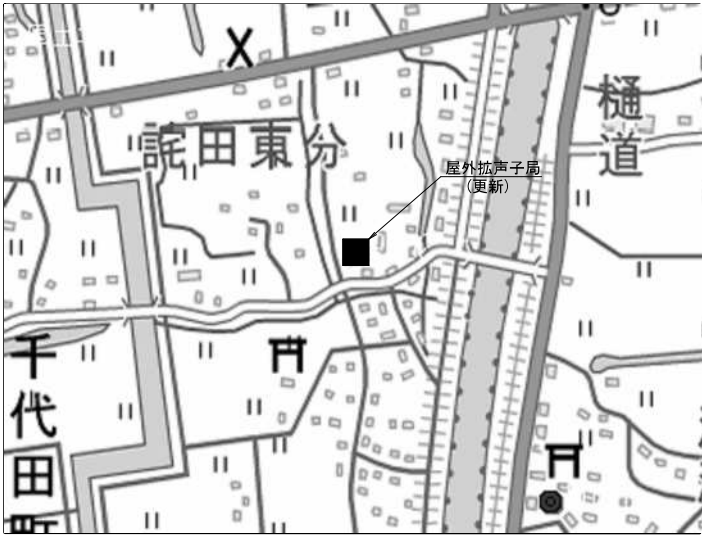


北緯33度16分35.4秒 東経130度23分30.8秒


位置図 S=NON

- : 更 新
- : 新 設
- ▲ : 撤 去

103 詫西

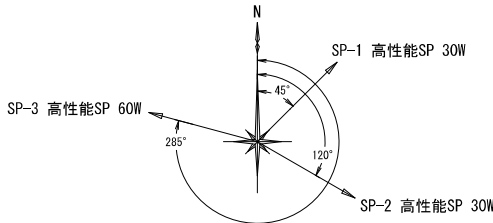

スピーカ方位図

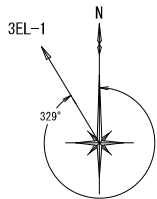

アンテナ方位図

※スピーカ・空中線配置については、現地調整により配置する。




北緯33度16分35.8秒 東経130度23分10.3秒


位置図 S=NON

- : 更 新
- : 新 設
- ▲ : 撤 去

104 高志

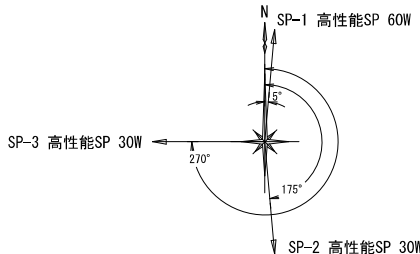

スピーカ方位図

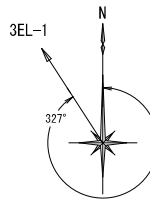

アンテナ方位図

※スピーカ・空中線配置については、現地調整により配置する。



北緯33度16分56.6秒 東経130度22分15.8秒

位置図 S=NON

- : 更 新
- : 新 設
- ▲ : 撤 去



株式会社 エイト日本技術開発


承認	設計	担当

縮尺
NPS
設計年度
令和6年度


工事名称	令和5年度 神崎市防災行政無線更新実施設計業務委託
図面名称	屋外拡声子局設備配置図「101~104」

屋外拡声子局設備配置図「105~108」

105 下板

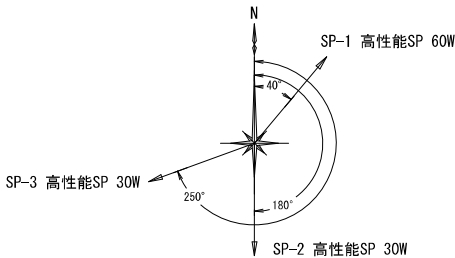

スピーカ方位図

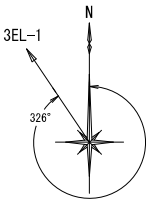

アンテナ方位図


※スピーカ・空中線配置については、現地調整により配置する。




位置図 S=NON

- : 更新
- : 新設
- ▲ : 撤去

106 藤西

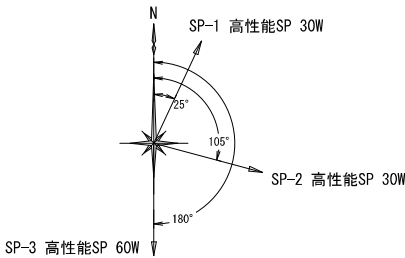

スピーカ方位図

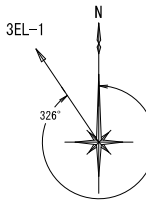

アンテナ方位図


※スピーカ・空中線配置については、現地調整により配置する。




位置図 S=NON

- : 更新
- : 新設
- ▲ : 撤去

107 又南里

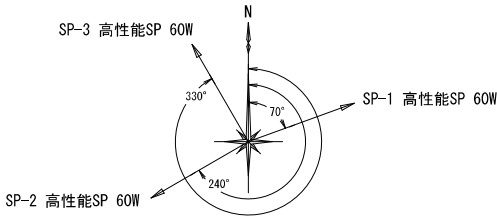

スピーカ方位図

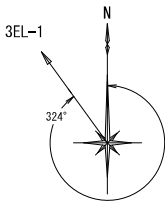

アンテナ方位図

※追加増幅装置 1台


※スピーカ・空中線配置については、現地調整により配置する。




位置図 S=NON

- : 更新
- : 新設
- ▲ : 撤去

108 原ノ町

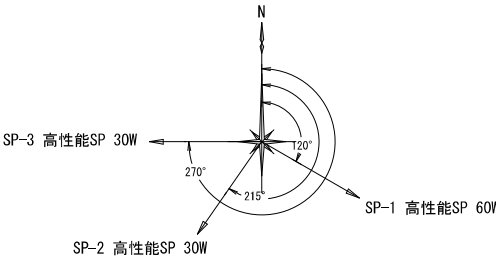


スピーカ方位図

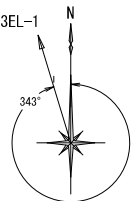

アンテナ方位図

※スピーカ・空中線配置については、現地調整により配置する。

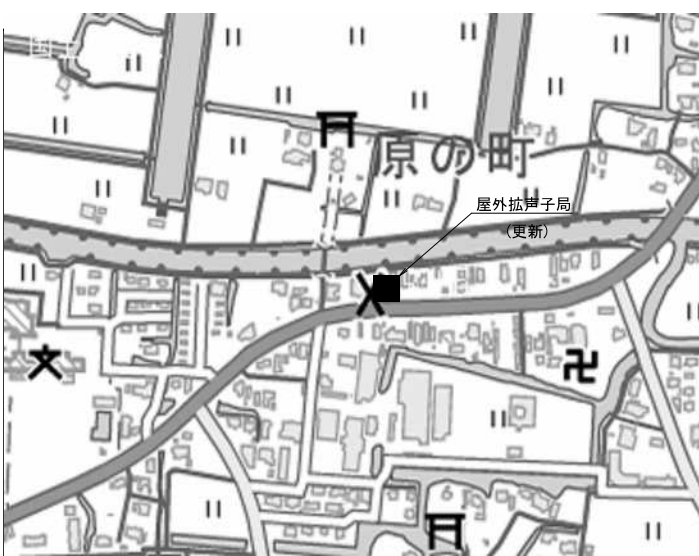

位置図 S=NON

- : 更新
- : 新設
- ▲ : 撤去



株式会社 エイト日本技術開発


承認	設計	担当

縮尺
NPS
設計年度
令和6年度


工事名称	令和5年度 神崎市防災行政無線更新実施設計業務委託
図面名称	屋外拡声子局設備配置図「105~108」

屋外拡声子局設備配置図「109~112」

109 境原

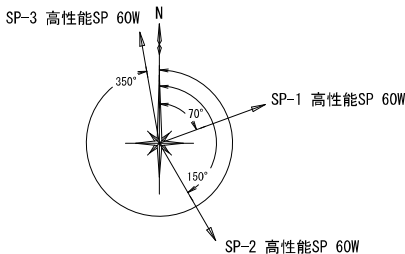

スピーカ方位図

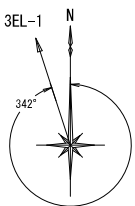

アンテナ方位図

※追加増幅装置 1台


※スピーカ・空中線配置については、現地調整により配置する。




位置図 S=NON

- : 更 新
- : 新 設
- ▲ : 撤 去

110 上犬童

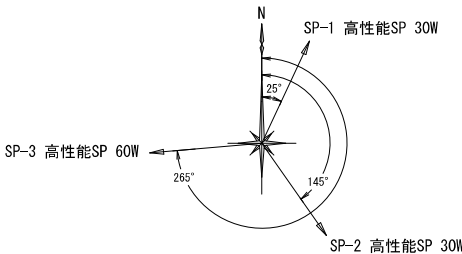


スピーカ方位図

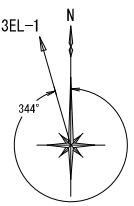

アンテナ方位図


※スピーカ・空中線配置については、現地調整により配置する。

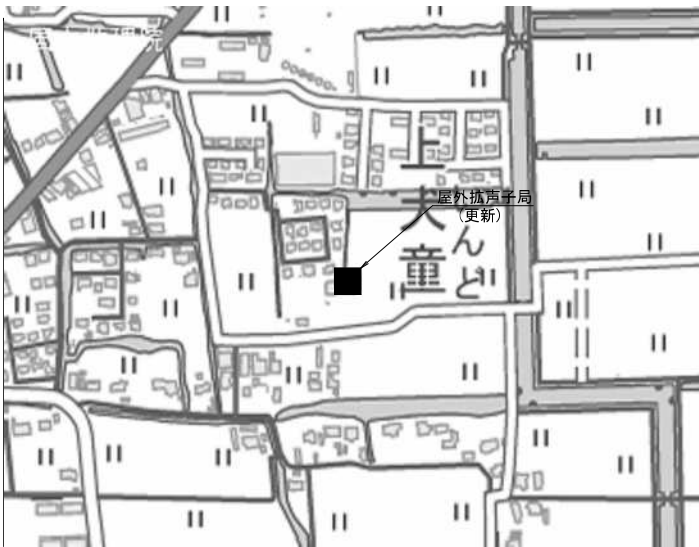


位置図 S=NON

- : 更 新
- : 新 設
- ▲ : 撤 去

111 下犬童 1

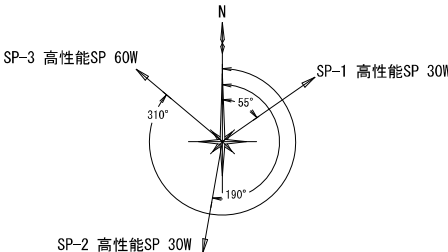

スピーカ方位図

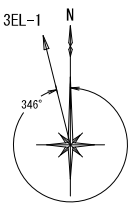

アンテナ方位図


※スピーカ・空中線配置については、現地調整により配置する。




位置図 S=NON

- : 更 新
- : 新 設
- ▲ : 撤 去

112 下犬童 2

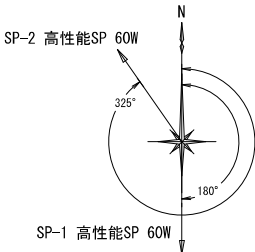


スピーカ方位図

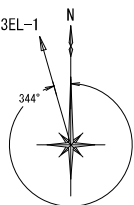

アンテナ方位図

※スピーカ・空中線配置については、現地調整により配置する。

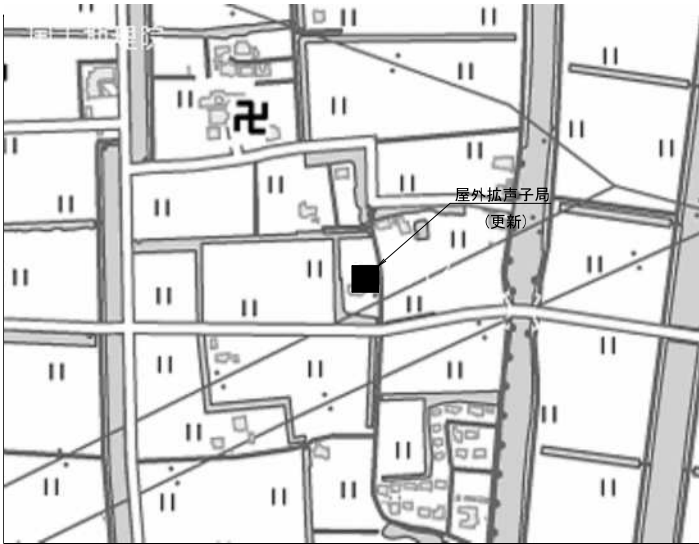

位置図 S=NON

- : 更 新
- : 新 設
- ▲ : 撤 去



株式会社 エイト日本技術開発


承認	設計	担当

縮尺
NPS
設計年度
令和6年度


工事名称 令和5年度 神崎市防災行政無線更新実施設計業務委託
図面名称 屋外拡声子局設備配置図「109~112」

屋外拡声子局設備配置図「113~116」

113 下犬童 3

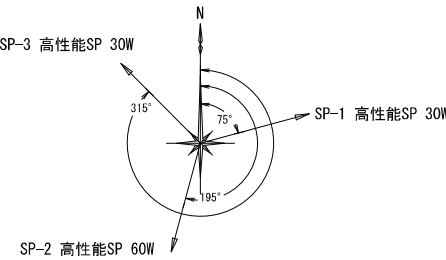


スピーカ方位図

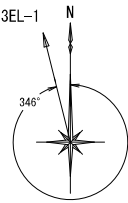

アンテナ方位図

※スピーカ・空中線配置については、現地調整により配置する。

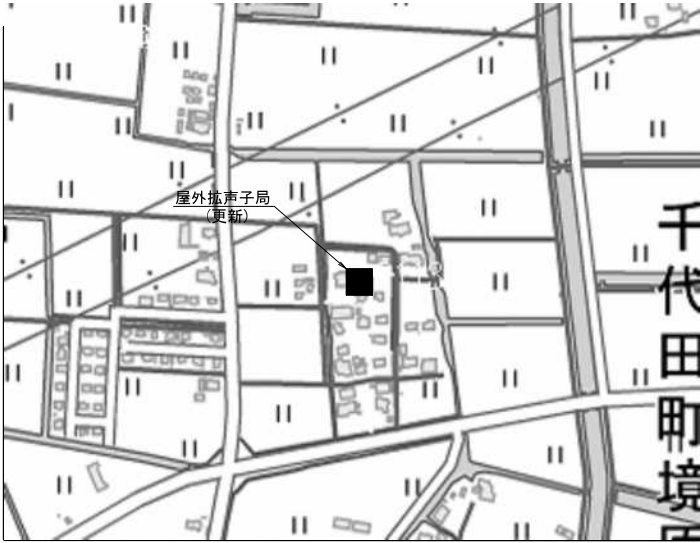


北緯33度16分10.5秒 東経130度20分43.8秒


位置図 S=NON

- : 更 新
- : 新 設
- ▲ : 撤 去

114 餘江

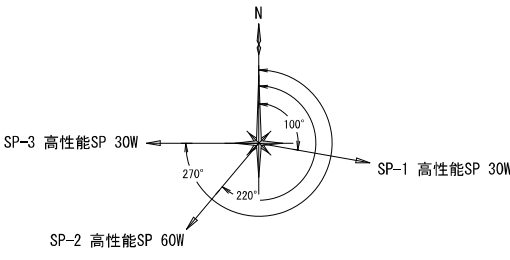


スピーカ方位図

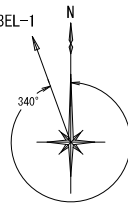

アンテナ方位図

※スピーカ・空中線配置については、現地調整により配置する。

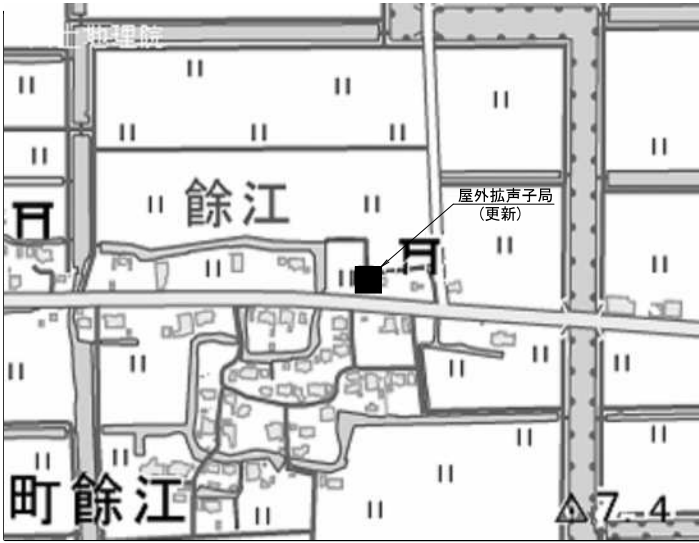


北緯33度15分34.1秒 東経130度21分53.2秒


位置図 S=NON

- : 更 新
- : 新 設
- ▲ : 撤 去

115 川崎

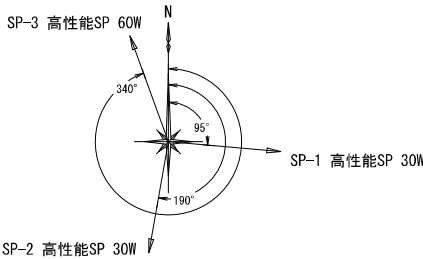

スピーカ方位図

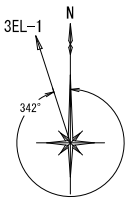

アンテナ方位図

※スピーカ・空中線配置については、現地調整により配置する。




北緯33度15分37秒 東経130度21分31.4秒


位置図 S=NON

- : 更 新
- : 新 設
- ▲ : 撤 去

116 東野ヶ里

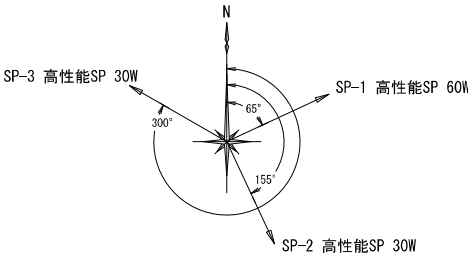


スピーカ方位図

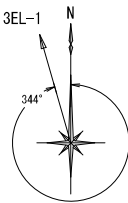

アンテナ方位図

※スピーカ・空中線配置については、現地調整により配置する。

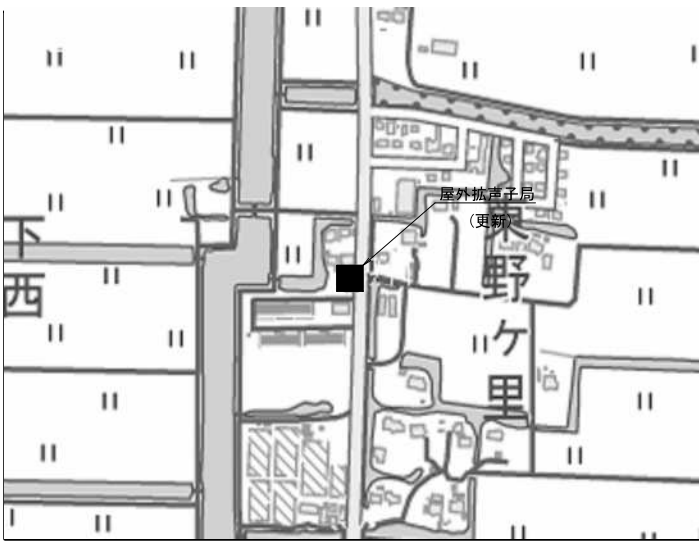

北緯33度15分29.9秒 東経130度21分09.5秒

位置図 S=NON

- : 更 新
- : 新 設
- ▲ : 撤 去



株式会社 エイト日本技術開発


承認	設計	担当

縮尺
NPS
設計年度
令和6年度


工事名称	令和5年度 神崎市防災行政無線更新実施設計業務委託
図面名称	屋外拡声子局設備配置図「113~116」

屋外拡声子局設備配置図「117~120」

117 下西

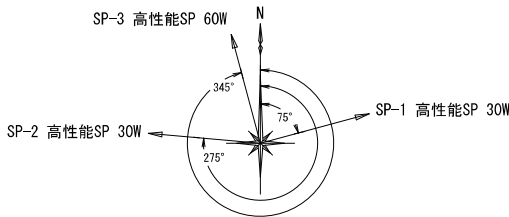

スピーカ方位図

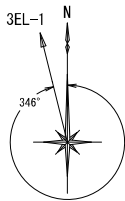

アンテナ方位図

※スピーカ・空中線配置については、現地調整により配置する。




北緯33度15分29.3秒 東経130度20分49.7秒


位置図 S=NON

- : 更 新
- : 新 設
- ▲ : 撤 去

118 仲田町

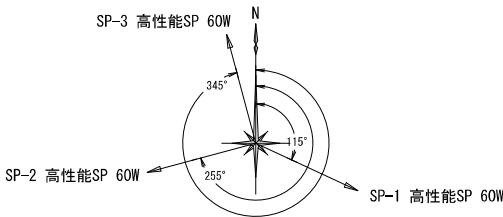

スピーカ方位図

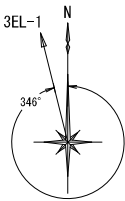

アンテナ方位図

※追加増幅装置 1台

※スピーカ・空中線配置については、現地調整により配置する。




北緯33度15分45.1秒 東経130度20分49.3秒


位置図 S=NON

- : 更 新
- : 新 設
- ▲ : 撤 去

119 仁戸田

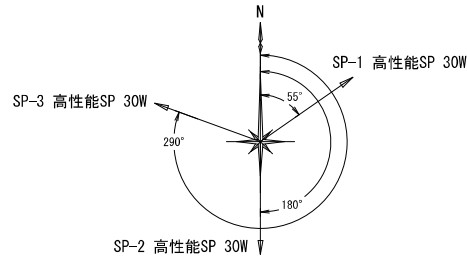

スピーカ方位図

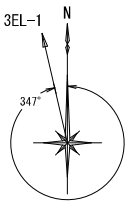

アンテナ方位図

※スピーカ・空中線配置については、現地調整により配置する。




北緯33度15分17秒 東経130度20分50.3秒


位置図 S=NON

- : 更 新
- : 新 設
- ▲ : 撤 去

120 脊振支所

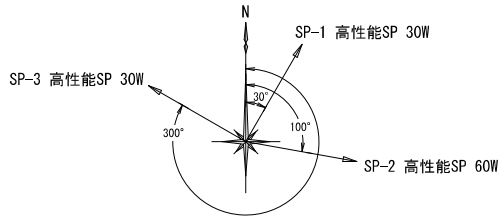

スピーカ方位図

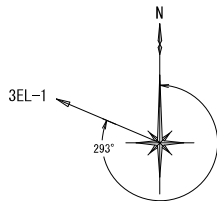

アンテナ方位図

※スピーカ・空中線配置については、現地調整により配置する。



北緯33度22分36秒 東経130度19分38.4秒

位置図 S=NON

- : 更 新
- : 新 設
- ▲ : 撤 去



株式会社 エイト日本技術開発


承認	設計	担当	

縮尺
NPS
設計年度
令和6年度


工事名称	令和5年度 神崎市防災行政無線更新実施設計業務委託
図面名称	屋外拡声子局設備配置図「117~120」

屋外拡声子局設備配置図「121~124」

121 広滝西

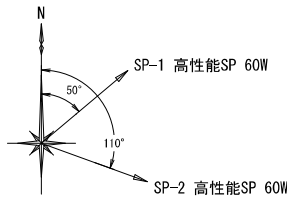

スピーカ方位図

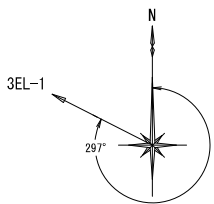

アンテナ方位図

※スピーカ・空中線配置については、現地調整により配置する。




北緯33度22分40.9秒 東経130度19分18.2秒


位置図 S=NON

- : 更 新
- : 新 設
- ▲ : 撤 去

122 広滝下

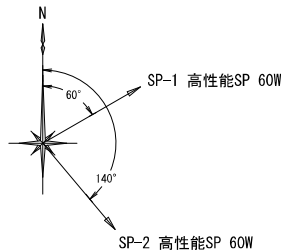

スピーカ方位図

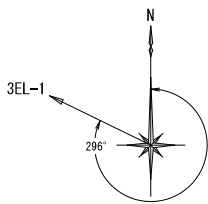

アンテナ方位図

※スピーカ・空中線配置については、現地調整により配置する。




北緯33度22分28.3秒 東経130度19分52秒


位置図 S=NON

- : 更 新
- : 新 設
- ▲ : 撤 去

123 岩屋

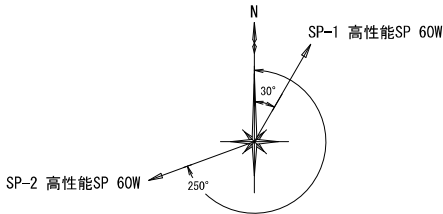

スピーカ方位図

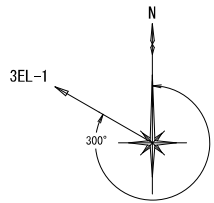

アンテナ方位図

※スピーカ・空中線配置については、現地調整により配置する。




北緯33度21分47.3秒 東経130度21分04.3秒


位置図 S=NON

- : 更 新
- : 新 設
- ▲ : 撤 去

124 倉谷

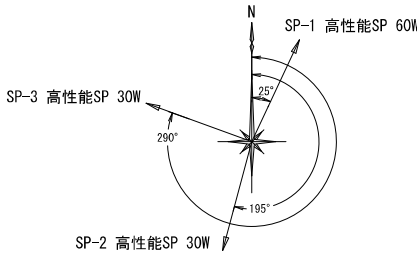


スピーカ方位図

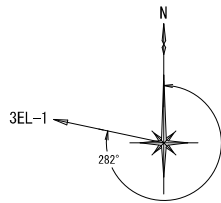

アンテナ方位図

※スピーカ・空中線配置については、現地調整により配置する。

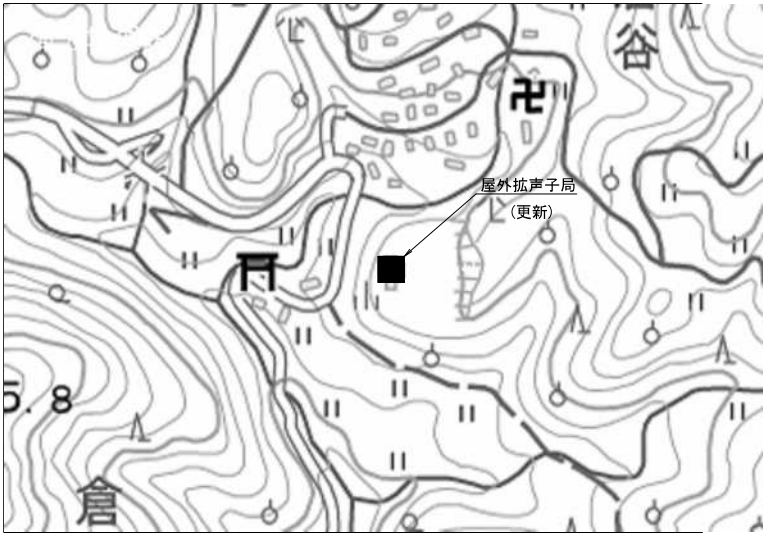

北緯33度22分28.6秒 東経130度21分17.3秒

位置図 S=NON

- : 更 新
- : 新 設
- ▲ : 撤 去



株式会社 エイト日本技術開発


承認	設計	担当

縮尺
NPS
設計年度
令和6年度


工事名称	令和5年度 神崎市防災行政無線更新実施設計業務委託
図面名称	屋外拡声子局設備配置図「121~124」

屋外拡声子局設備配置図「125~128」

125 一番ヶ瀬下

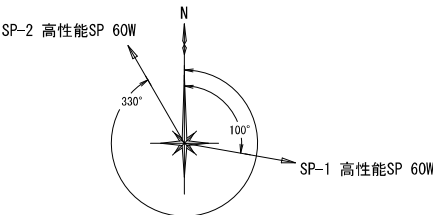

スピーカ方位図

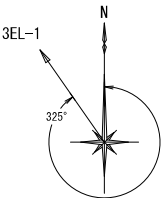

アンテナ方位図

※スピーカ・空中線配置については、現地調整により配置する。




北緯33度23分26.2秒 東経130度19分14.4秒

位置図 S=NON

- : 更 新
- : 新 設
- ▲ : 撤 去

126 服巻

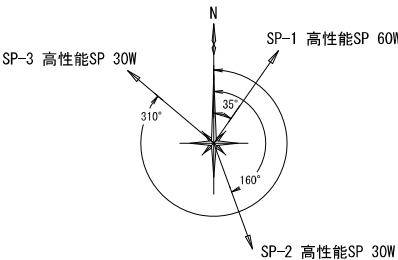


スピーカ方位図



アンテナ方位図

※スピーカ・空中線配置については、現地調整により配置する。

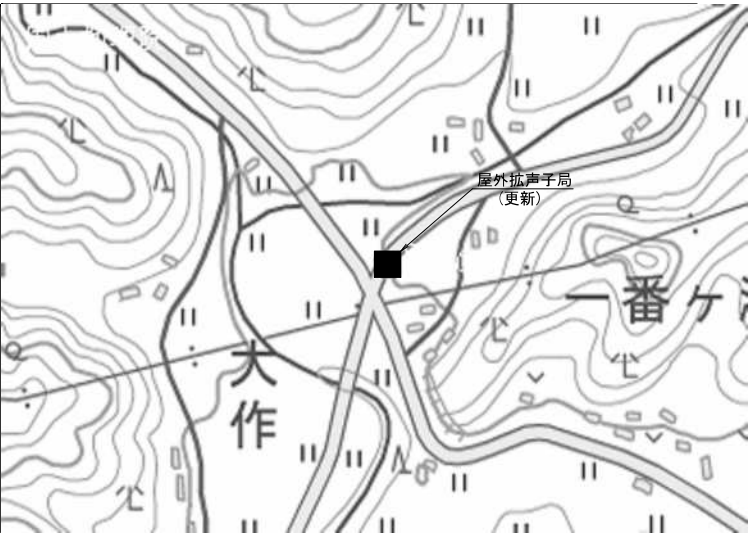


北緯33度23分45.2秒 東経130度18分52.7秒

位置図 S=NON

- : 更 新
- : 新 設
- ▲ : 撤 去

127 頭野

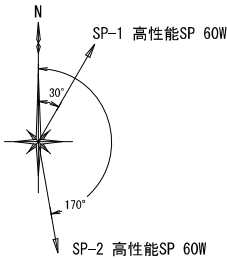

スピーカ方位図



アンテナ方位図

※スピーカ・空中線配置については、現地調整により配置する。




北緯33度24分06.6秒 東経130度18分31.8秒


位置図 S=NON

- : 更 新
- : 新 設
- ▲ : 撤 去

128 田中

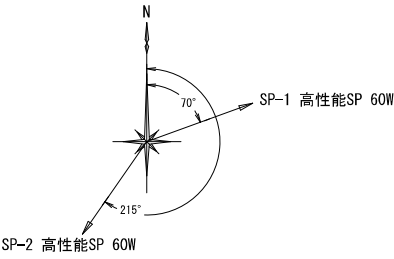

スピーカ方位図

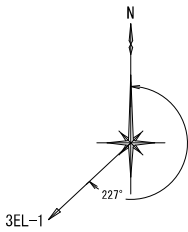

アンテナ方位図

※スピーカ・空中線配置については、現地調整により配置する。



北緯33度24分54.5秒 東経130度21分11.7秒

位置図 S=NON

- : 更 新
- : 新 設
- ▲ : 撤 去



株式会社 エイト日本技術開発


承認	設計	担当	

縮尺
NPS
設計年度
令和6年度


工事名称	令和5年度 神崎市防災行政無線更新実施設計業務委託
図面名称	屋外拡声子局設備配置図「125~128」

屋外拡声子局設備配置図「129~131」

129 伊福

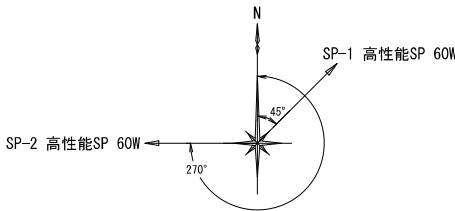

スピーカー方位図

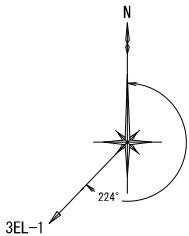

アンテナ方位図


※スピーカー・空中線配置については、現地調整により配置する。




位置図 S=NON

- : 更 新
- : 新 設
- ▲ : 撤 去

130 東鹿路

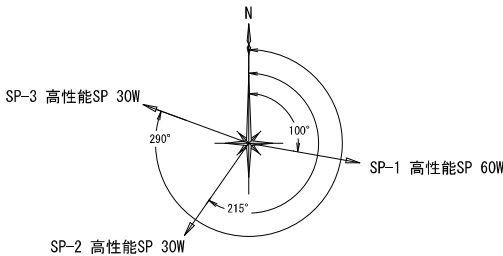

スピーカー方位図

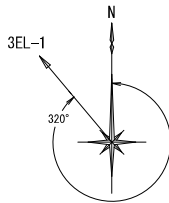

アンテナ方位図


※スピーカー・空中線配置については、現地調整により配置する。




位置図 S=NON

- : 更 新
- : 新 設
- ▲ : 撤 去

131 鹿路下

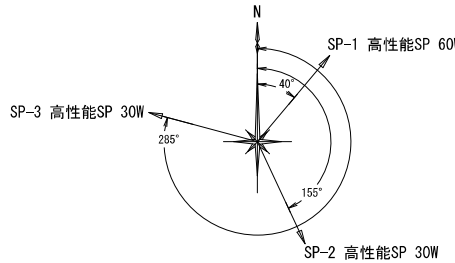

スピーカー方位図

 

アンテナ方位図

※スピーカー・空中線配置については、現地調整により配置する。




位置図 S=NON

- : 更 新
- : 新 設
- ▲ : 撤 去

三継山中継所



スピーカー方位図

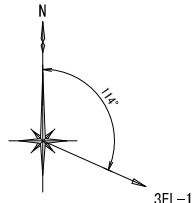

アンテナ方位図

※スピーカー・空中線配置については、現地調整により配置する。



位置図 S=NON

- : 更 新
- : 新 設
- ▲ : 撤 去



株式会社 エイト日本技術開発

承認	設計	担当

縮尺
NPS
設計年度
令和6年度

工事名称	令和5年度 神崎市防災行政無線更新実施設計業務委託
図面名称	屋外拡声子局設備配置図「129~131」